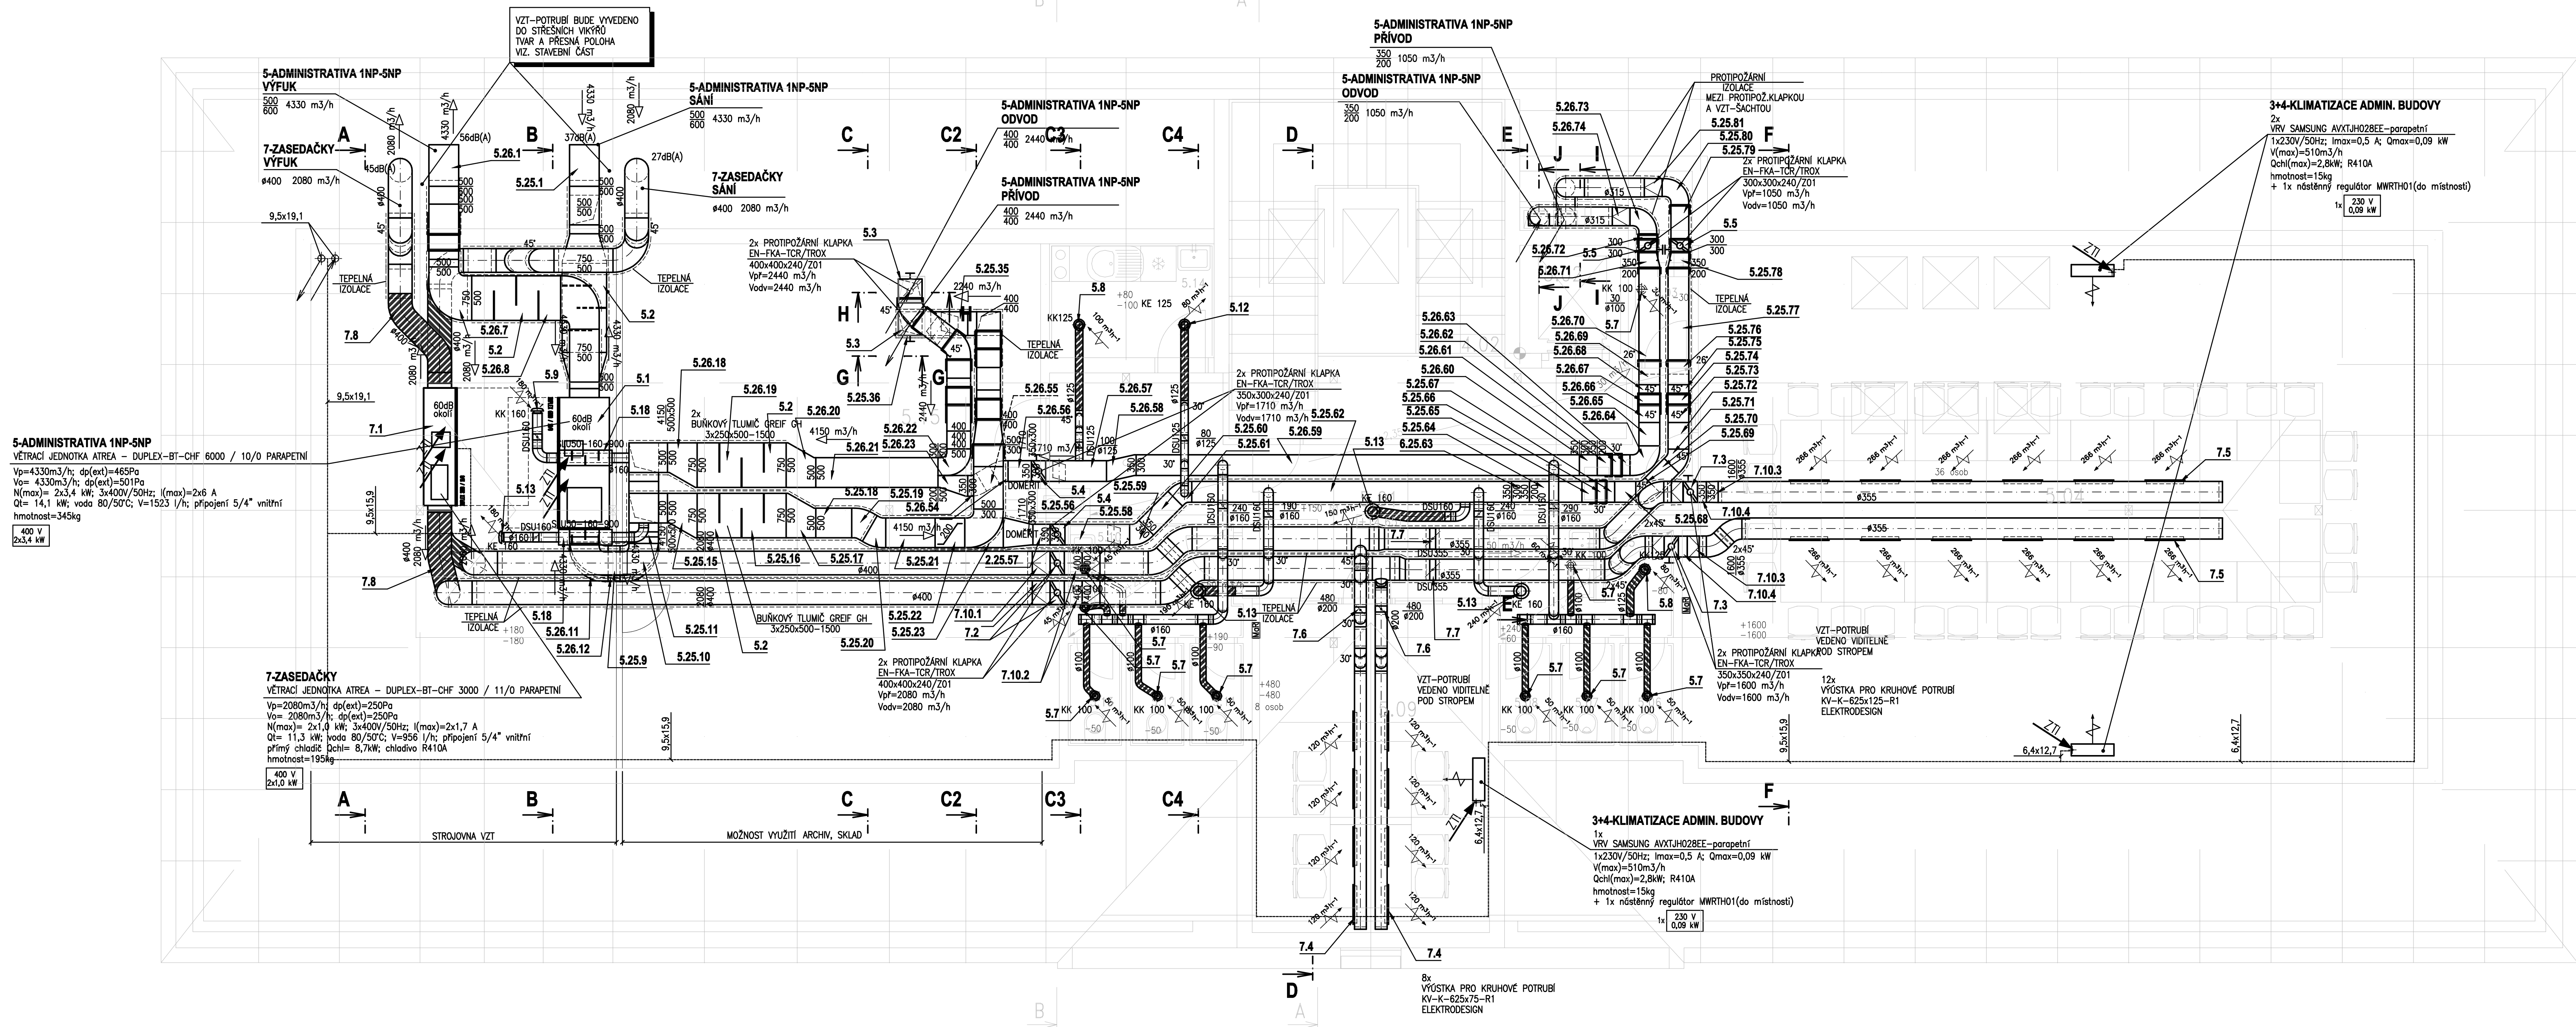


PŮDORYS PODKROVÍ

 
 
 


TABULKA MÍSTNOSTÍ

Č.	MÍSTNOST	m <sup>2</sup>
5.01	CHODBA	32,0
5.02	VÝTAHOVÁ ŠACHTA	1,9
5.03	OKLIDOVÁ MÍSTNOST	2,0
5.04	ZASEDACÍ MÍSTNOST	109,3
5.05	PŘEDSÍŇ WC	5,4
5.06	WC MUŽI	1,5
5.07	WC MUŽI	1,5
5.08	WC MUŽI	1,5
5.09	MALÁ ZAS.MÍSTNOST	22,2
5.10	PŘEDSÍŇ WC	5,4
5.11	WC MUŽI	1,5
5.12	WC MUŽI	1,5
5.13	WC MUŽI	1,5
5.14	KUCHYŇKA	5,3
5.15	REZERVA	108,6

POZNÁMKA:  
-ROZMÍSTĚNÍ KRUHOVÝCH VENTILŮ  
VENTILŮ BYLO KOORDINOVÁNO S ROZMÍSTĚNÍM SVÍTIDEL.  
-UMÍSTĚNÍ UPŘESNIT PŘI MONTÁŽI DLE RASTRU PODHLEDU.

Pokud tato projektová dokumentace obsahuje požadavky nebo odkazy na jednotlivá obchodní jména nebo označení výrobků, výkonů nebo obchodních materiálů, které platí pro určitého podnikatele za příznacné, je možno tyto výrobky a materiály nahradit obdobnými s technicky a kvalitativně srovnatelnými parametry. V tom případě uvažuje v nabídce uvede obchodní názvy a výrobce těchto výrobků a materiálů, příp. údaje prokazující dodržení funkčních a kvalitativních parametrů min. v úrovni stanovené dokumentací.

Hlavní projektant				 <b>PROFES PROJEKT</b> s.p.a. stavební a projektovací firma Veřichova 272 TURNOV tel. 481319831 fax 481319832 e-mail: profeprojekt@profeprojekt.cz www.profeprojekt.cz
Zodpovědný projektant	Kontroloval			
Ing. Richard Müller 	Ing. Tomáš Hocke 			
Zodpovědný projektant části	Část vypracoval	Část kontroloval	<b>ING. MOCÁK PETR</b> Dobšín 35, 294 04 Dolní Bausov tel.: 603 248 200 e-mail: pmocak@seznam.cz IČO : 70206678, ČKAIT č.: 0500867	
Ing. Petr Mocák	Ing. Petr Mocák	Ing. Petr Mocák		
Místo: Turnov	Stavební úřad: Turnov		Stupeň	DSR
Objednatel: Město Turnov			Datum	03.2010
Akce:	REKONSTRUKCE č.p.466, SKÁLOVA UL., TURNOV SO-01 OBJEKT MĚSTSKÉHO ÚŘADU VZDUCHOTECHNIKA A CHLAZENÍ		Číslo zakázky	10039
			Měřítko 1:50	Výtisk č.
Příloha:	PŮDORYS 5.NP		Příloha č. F.1.4.2.e.01-7	