
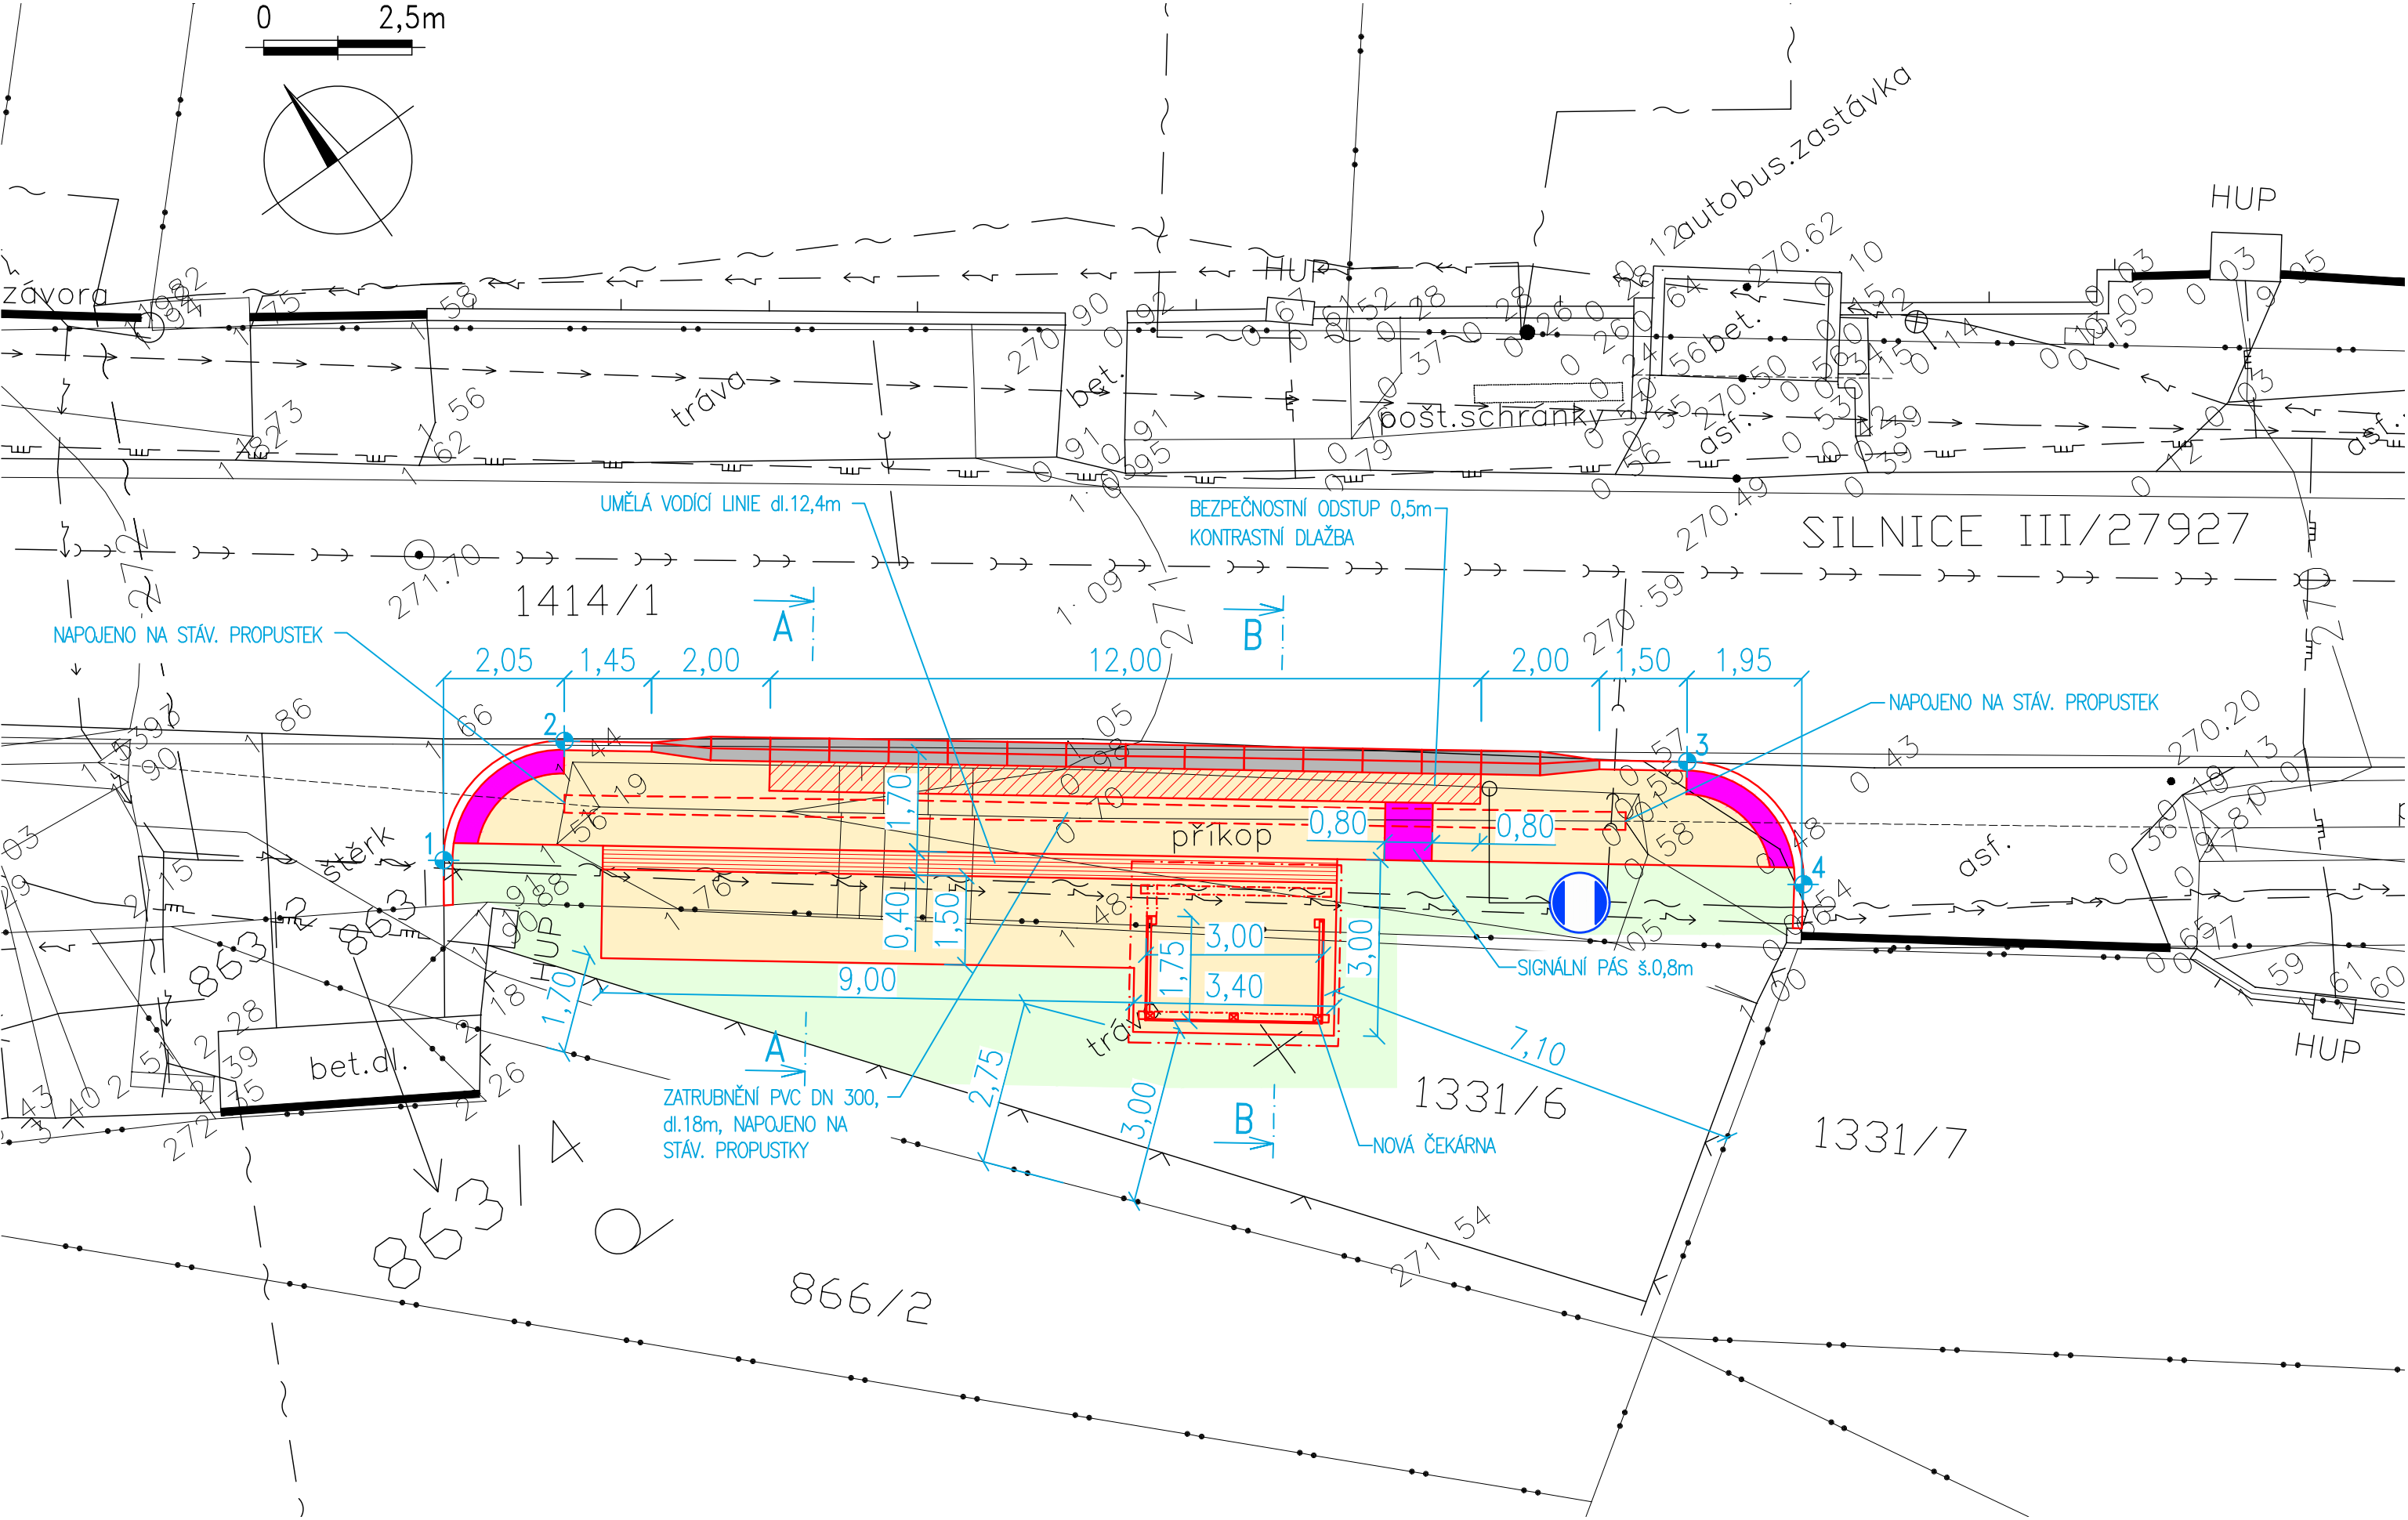


SITUACE 1:100

0 2,5m

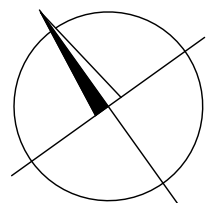

VYTYČOVACÍ BODY JTSK

Č	Y	X
1	682984.602	996839.226
2	682981.774	996838.774
3	682966.567	996850.081
4	682966.173	996852.903

VÝŠKOVÝ SYSTÉM : Bpv

LEGENDA:

- HRANICE POZEMKŮ
- NOVÉ CHODNÍKY
- NOVĚ NAVRŽENÉ ZATRAVNĚNÍ
- BEZBARIEROVÝ OBRUBNÍK K AUTOBUSOVÝM ZASTÁVKÁM
- VAROVNÝ A SIGNÁLNÍ PÁS DLE VYHL.Č.398/2009 SB.
- STÁVAJÍCÍ VODOVOD
- STÁVAJÍCÍ SPLAŠKOVÁ KANALIZACE
- STÁVAJÍCÍ KABELOVÉ VEDENÍ NN
- STÁVAJÍCÍ VRCHNÍ VEDENÍ SDĚLOVACÍHO KABELU
- STÁVAJÍCÍ SPL. PLYNOVOD
- STÁVAJÍCÍ OPLOCENÍ

Zodpovědný projektant	Vypracoval	Kontroloval	PROFES PROJEKT spol. s r. o. stavební a projektční firma Vějířkova 272 TURNOV tel. 481319831 fax 481319832 e-mail : profesp@profesprojekt.cz www.profesprojekt.cz
Ing. Petr Štěpánek	Ing. Petr Štěpánek	Rudolf Hördler	

Místo: Turnov	Stavební úřad: Turnov	Stupeň	DSR
Objednatel: Město Turnov, Antonána Dvořáka 335, 511 22 Turnov		Datum	09.2016
Akce: NOVÁ AUTOBUSOVÁ ZASTÁVKA PELEŠANY - ROVINKA, TURNOV		Číslo zakázky	16100
		Měřítko 1:100	Výtisk č.
Příloha: SITUACE STAVBY		Příloha č. C.2	