


PŮDORYS 1.PP

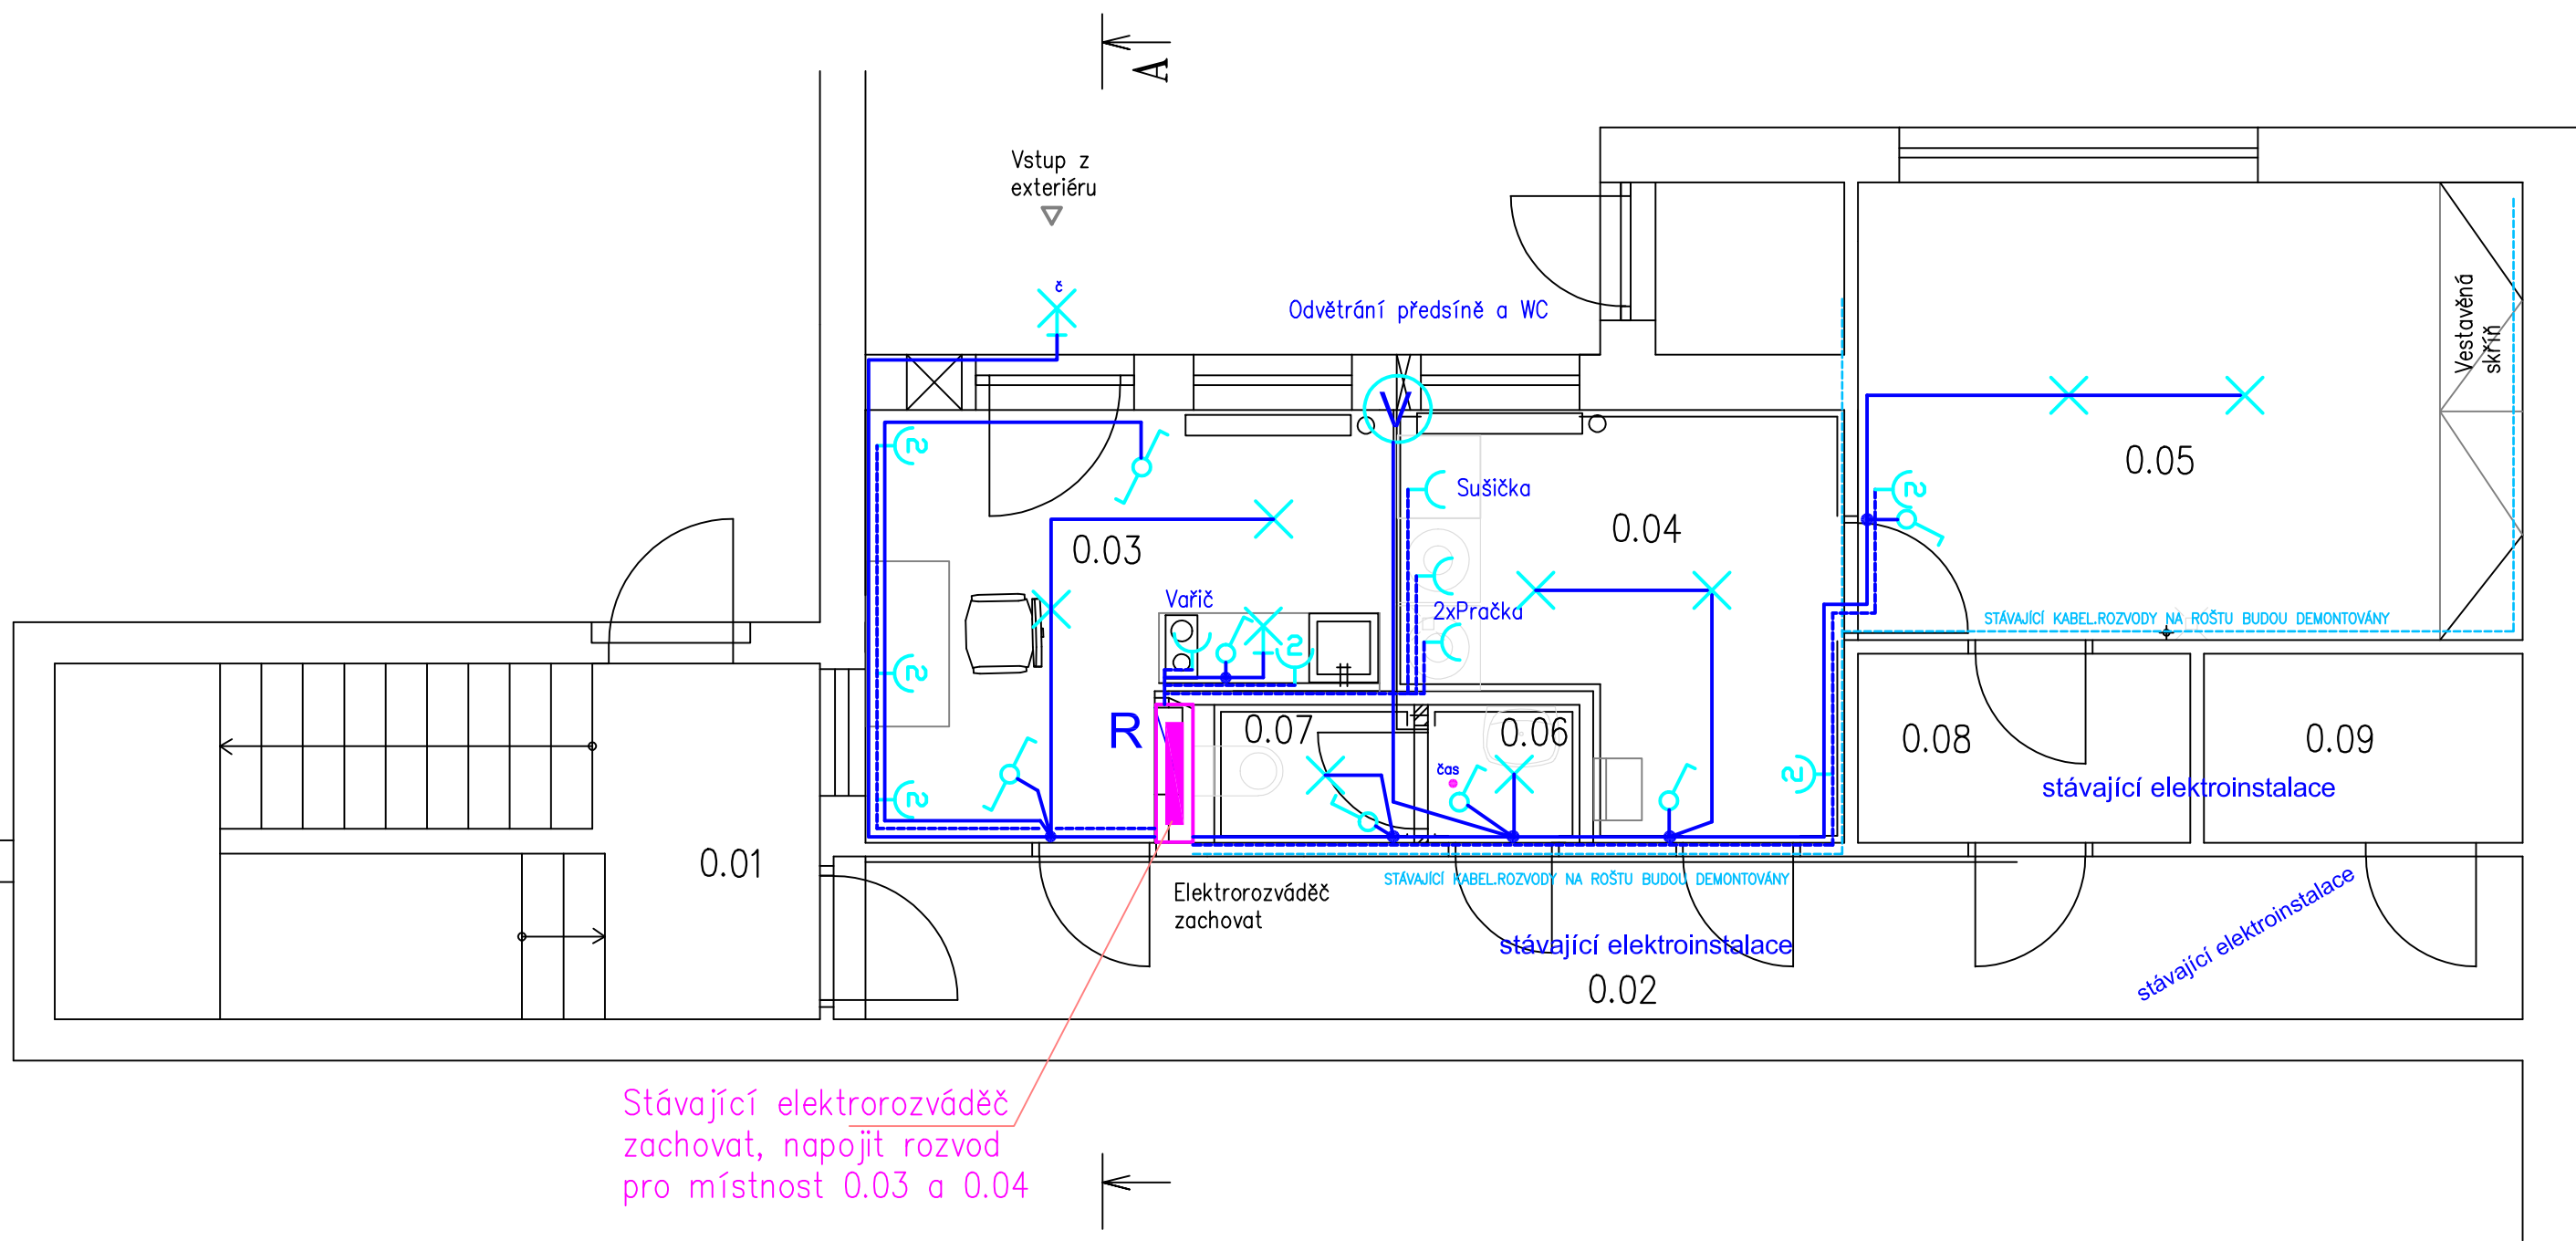

TABULKA MÍSTNOSTÍ

Č.	MÍSTNOST	m2	PODLAHA
0.01	SCHODIŠTĚ	14,3	KER. DLAŽBA
0.02	CHODBA	4,5	KER. DLAŽBA
0.03	KANCELAR VEDOUcí KUCHYNĚ	11,7	KER. DLAŽBA
0.04	PRADELNA	10,3	KER. DLAŽBA
0.05	SUŠARNA	15,1	KER. DLAŽBA
0.06	PŘEDSÍŇ WC	1,1	KER. DLAŽBA
0.07	WC	1,6	KER. DLAŽBA
0.08	SKLAD	3,3	KER. DLAŽBA
0.09	SKLAD	3,2	KER. DLAŽBA

POZNÁMKA:

-VZT 2 -NUCENNÉ ODVĚTRÁNÍ MÍSTNOSTI Č. 0.06 A 0.07, Ø100mm, NA FASÁDĚ OPATŘIT PLASTOVOU MŘÍŽKOU
-NOVÁ VÁPENNÁ ŠTUKOVÁ OMÍTKA STĚN BUDE PROVEDENA V MÍSTNOSTECH Č. 0.03, 0.06, 0.07
BUDE PROVEDEN TAKÉ SDK PODHLED NA OCEL. ROŠT

Ved. projektant Ing. Pavel Marek	Vypracoval Michal Beneš	MICHAL BENEŠ projektant elektro Štefánikova nám. 773/6 460 01 Liberec 1 Tel: 485 103 944 IC: 139 20 341
Investor : Město Tumov, Ant. Dvořáka 355., 511 01 Tumov	Místo stavby : STAVEBNÍ ÚPRAVY BYTU NA ODDĚLENÍ PRO DĚTI MLADŠÍ 3 LET V MŠ ZBOROVSKÁ	účel: DRS
ELEKTROINSTALACE		č.zakázky 10.2018
STAV.ÚPRAVY - ČÁSTI 1.PP		datum D1.04
		měřítko 1:50
		č.výkresu E2