


BYT 2 +kk varianta B

VYTÁPĚNÍ -PŮDORYS

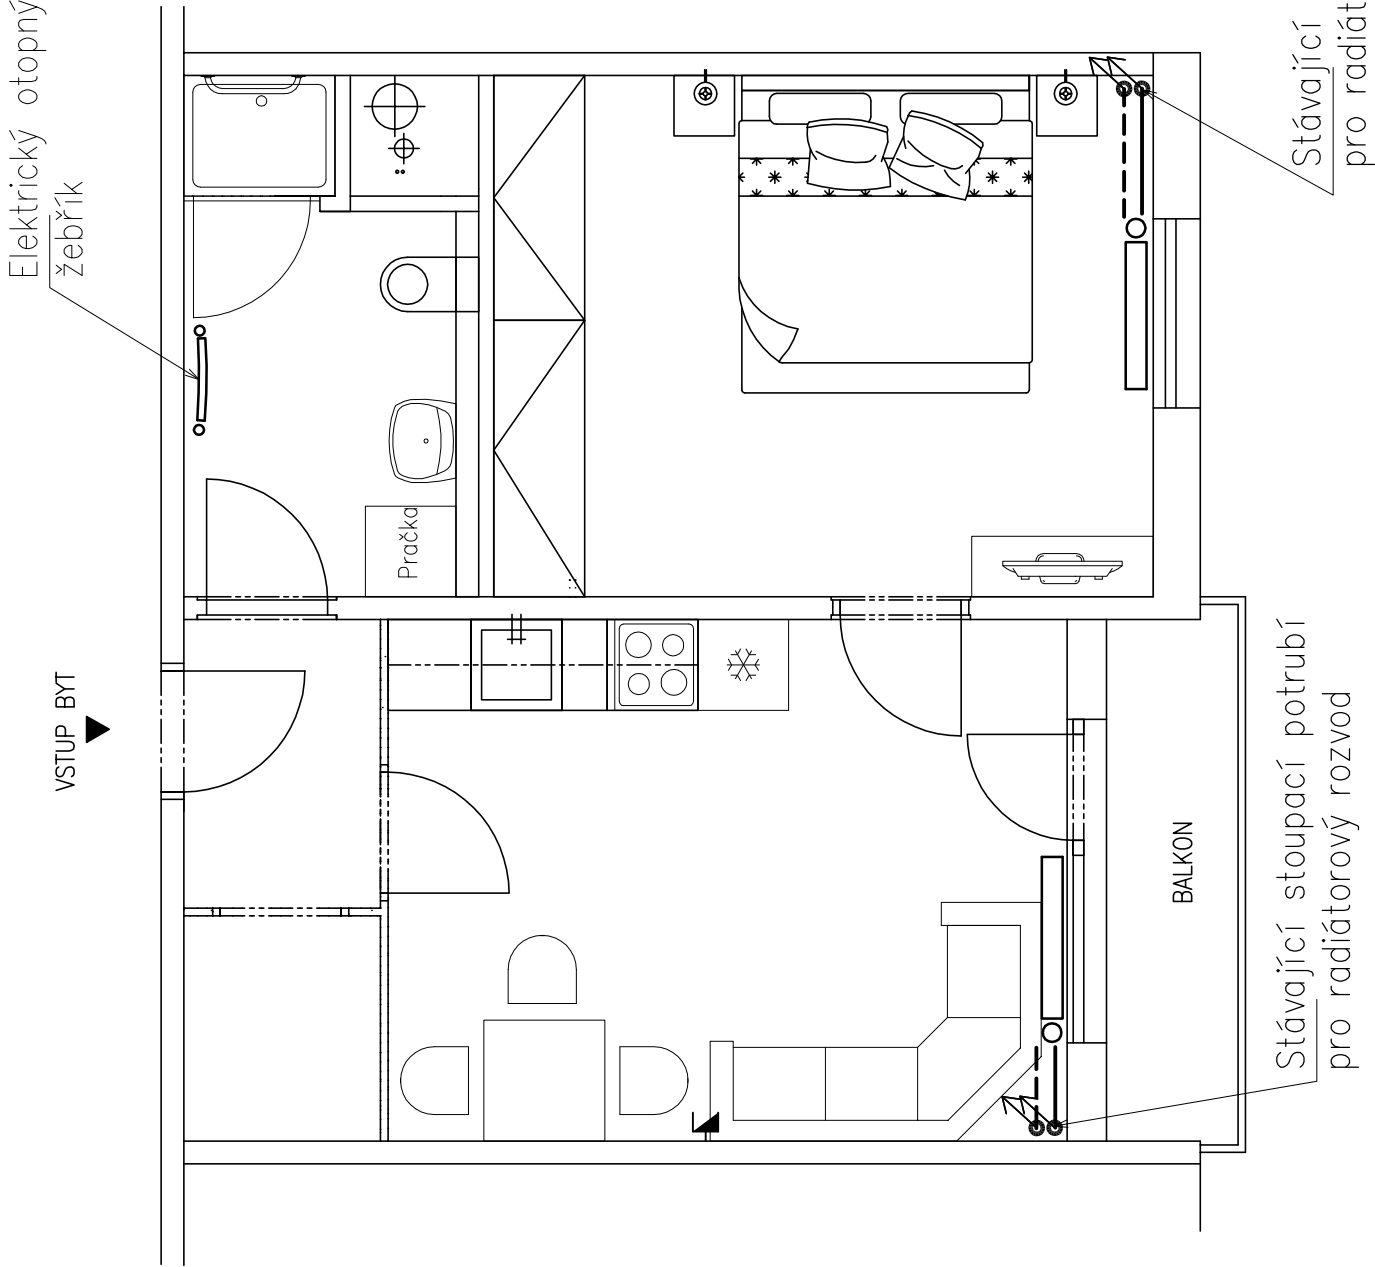

LEGENDA:

-  RADIÁTOR STÁVAJÍCÍ
-  OTOPNÝ ŽEBŘÍK ELEKTRICKÝ
-  POTRUBÍ ÚT
-  ZPĚTNÉ POTRUBÍ

POZNÁMKA:

ROZVODY INSTALACÍ JSOU NAVRŽENY SCHEMATICKY.

č. zakázky: 34/X 17	
akce:	STAVEBNÍ OPRAVY BYTŮ V DOMĚ S PEČOVATELSKOU SLUŽBOU, GRANÁTOVÁ ČP.1897, TURNOV
místo:	p.p.č. 1660/91, k.d. Turnov
objednavatel:	Město Turnov, Antonína Dvořáka 335, Turnov 51101
stav. úřad:	Turnov
investor:	Město Turnov, Antonína Dvořáka 335, Turnov 51101
zodp. projektant:	Ing. Pavel Marek
vypracoval:	Tomáš Krotíl, Dis.
obsah:	BYT 2+KK VARIANTA B
	VYTÁPĚNÍ –PŮDORYS
datum: 02/2019	
stupeň: DVZ	
č. výkresu: VT1.1	
měřítko: 1:50	

č. zakázky: 34/X 17	
ING. PAVEL MAREK projektční ateliér Kudrnáčova 1290, TURNOV p.marek@rejon-marek.cz telefon: 481 325 185, 604 852 002	