


KULTURNÍ CENTRUM TURNOV  
OBJEKT STŘELNICE  
PŮDORYS MEZANINU

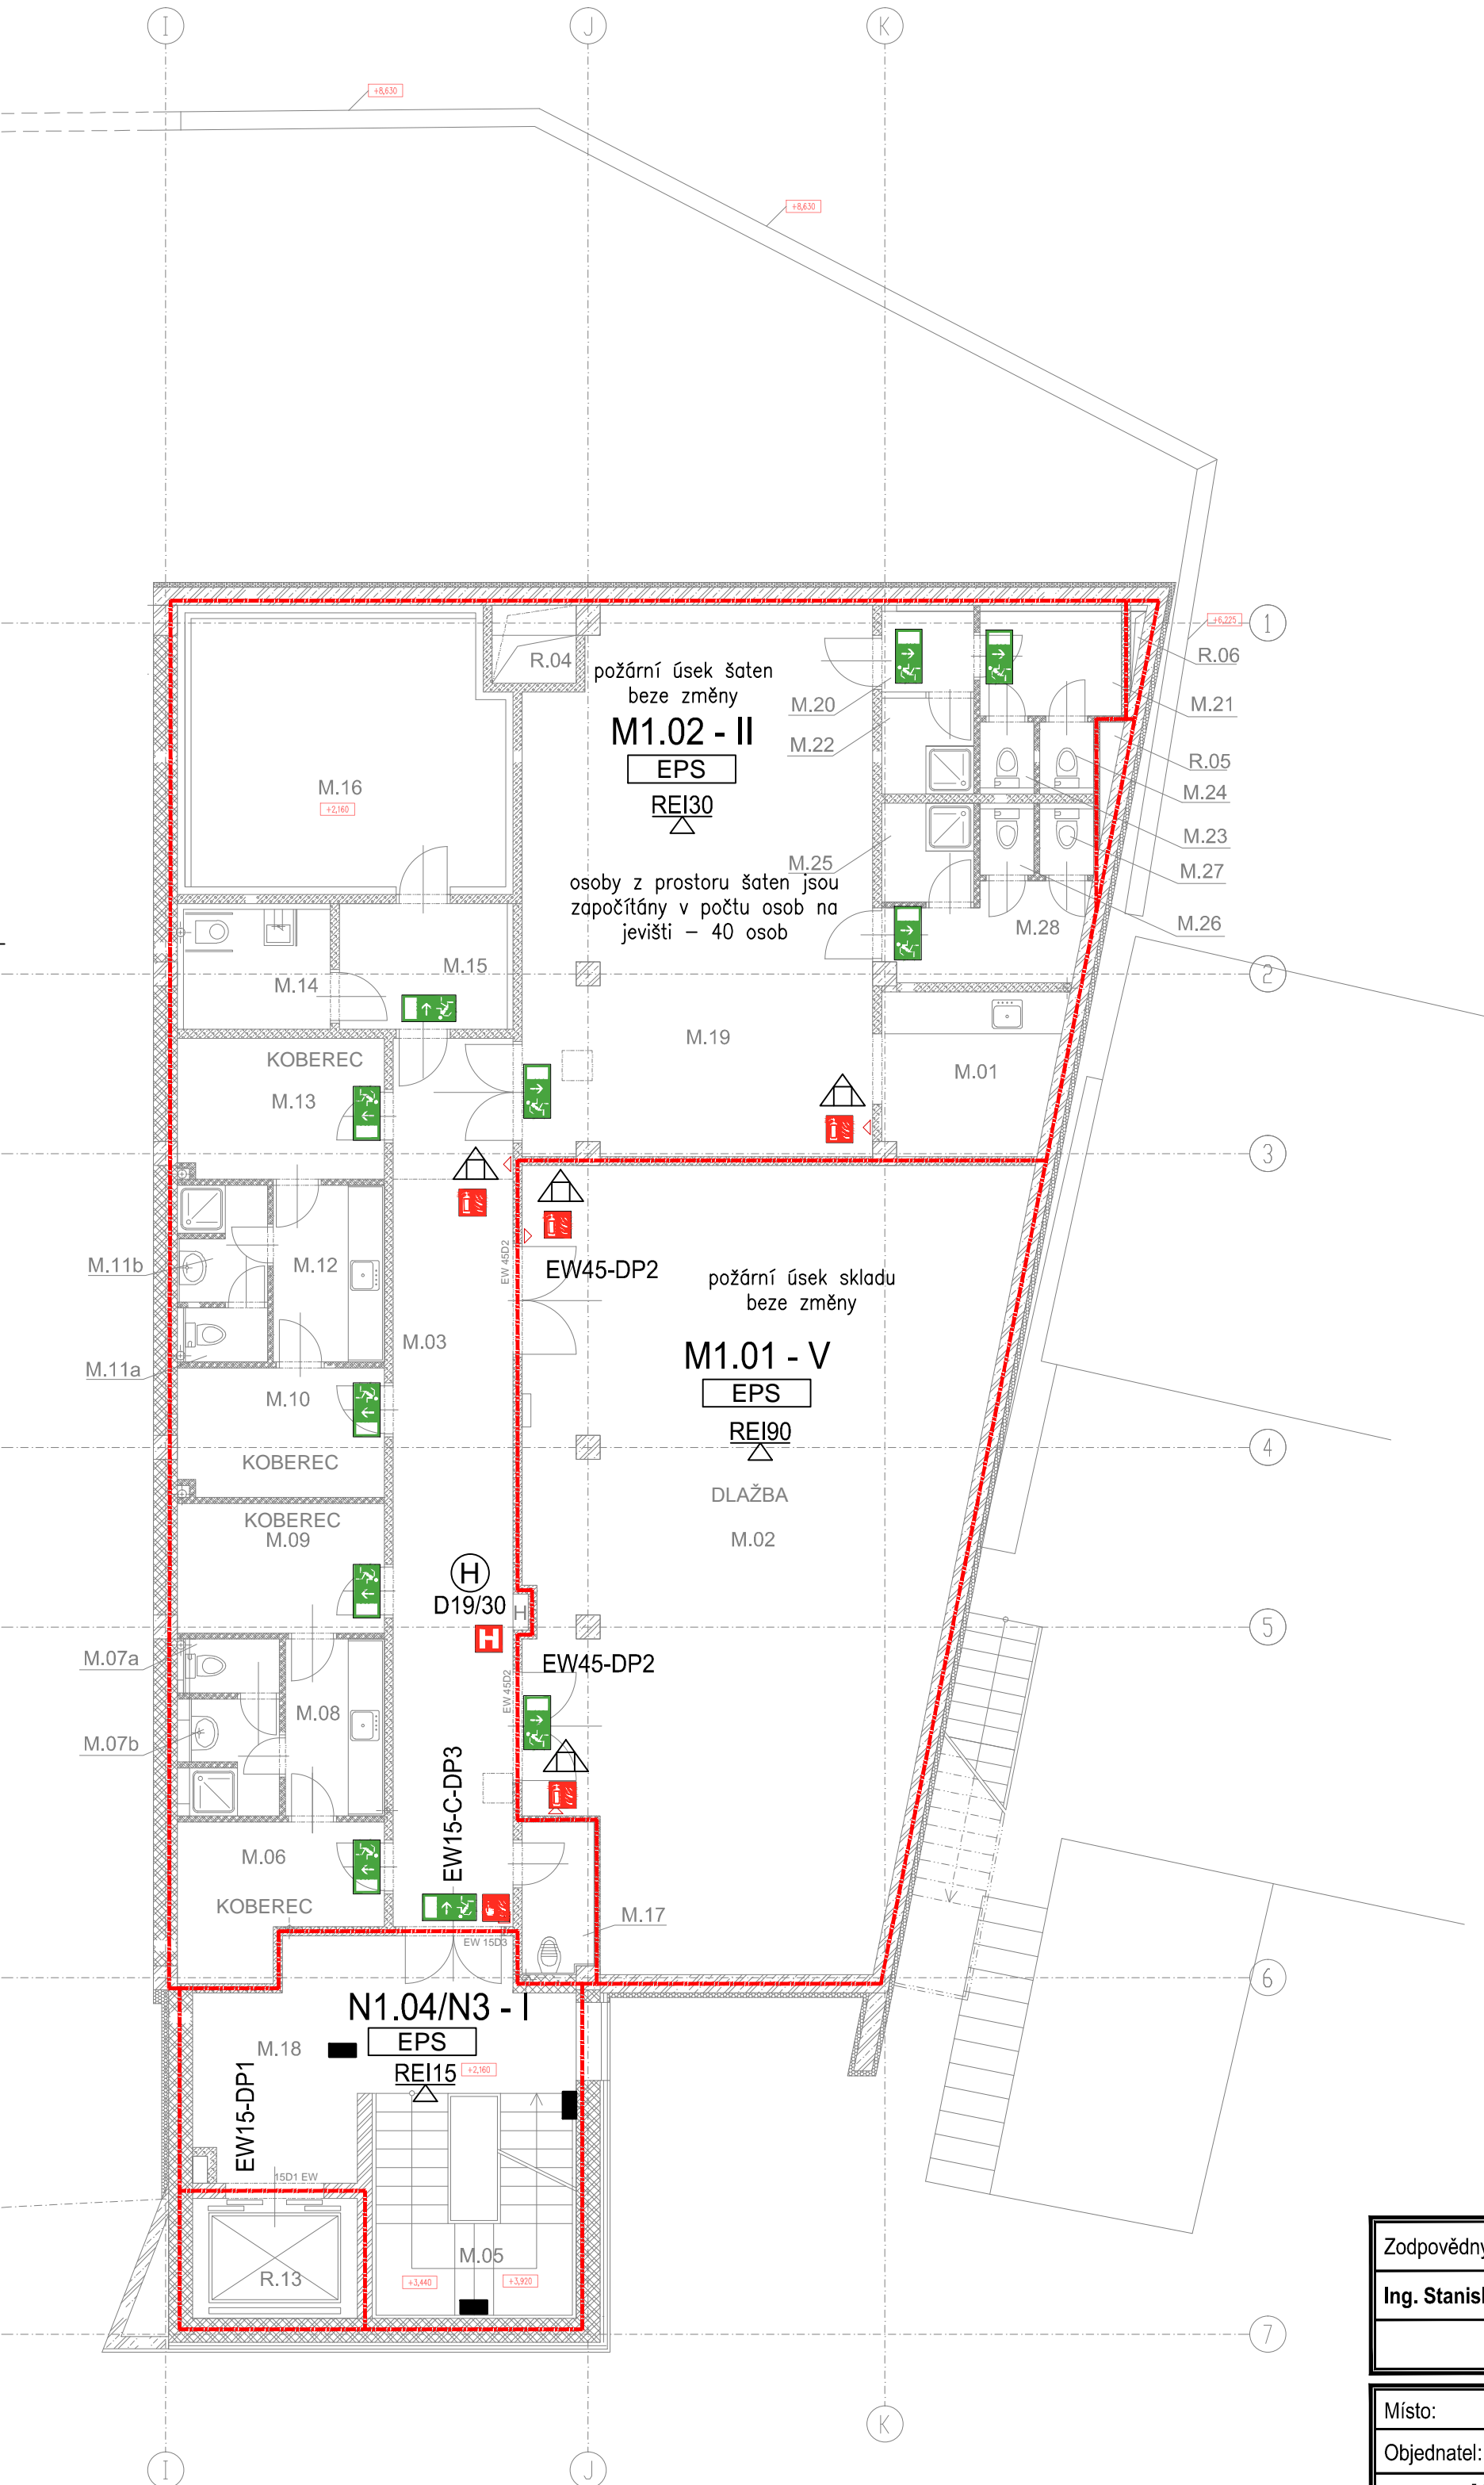


LEGENDA MÍSTNOSTÍ:

ČÍSLO MÍSTNOSTI	NÁZEV MÍSTNOSTI	PLOCHA m <sup>2</sup>
M.01	ČAJOVÁ KUCHYŇKA	7,7
M.02	SKLAD	93,8
M.03	CHODBA	30,2
M.04	neobsazeno	
M.05	SCHODIŠTĚ	10,7
M.06	ŠATNA	7,6
M.07a	WC	1,4
M.07b	UMÝVÁRNA	2,8
M.08	ČAJOVÁ KUCHYŇKA	5,4
M.09	ŠATNA	7,7
M.10	ŠATNA	7,7
M.11a	WC	1,3
M.11b	UMÝVÁRNA	2,9
M.12	ČAJOVÁ KUCHYŇKA	5,4
M.13	ŠATNA	8,2
M.14	LÁŽEŇ PRO INVALIDY	5,0
M.15	CHODBA	6,2
M.16	ZKUŠEBNA	25,9
M.17	ÚKLID	3,0
M.18	HALA	18,5
M.19	VELKÁ ŠATNA	51,7
M.20	UMÝVÁRNA MUŽI	2,2
M.21	WC PISOARY	4,2
M.22	SPRCHA MUŽI	2,5
M.23	WC	1,1
M.24	WC	1,1
M.25	SPRCHA ŽENY	2,5
M.26	WC	1,1
M.27	WC	1,1
M.28	UMÝVÁRNA ŽENY	4,8

LEGENDA:

- HRANICE POŽÁRNÍHO ÚSEKU
- HRANICE POŽÁRNĚ NEBEZPEČNÉHO PROSTORU
- SMĚR ÚNIKU OSOB
- POŽÁRNÍ ODOLNOST STROPNÍ KONSTRUKCE
- POŽÁRNÍ ODOLNOST SVISLÝCH KONSTRUKCÍ
- POŽÁRNÍ DVEŘE EI ODOLNOST ..minut
- RUČNÍ HASICÍ PŘÍSTROJ PRAŠKOVÝ P6Te(21A)
- NOUZOVÉ SVÍTIDLO VČETNĚ PIKTOGRAMU ÚNIKOVÝ VÝCHOD
- TLAČÍTKOVÝ HLASIČ POŽÁRU
- TABULKA OZNAČENÍ PŘENOSNÉHO HASICÍHO PŘÍSTROJE
- EPS V POŽÁRNÍM ÚSEKU JE PROVEDENA INSTALACE EPS

Zodpovědný projektant	Vypracoval	Kontroloval	 <b>PROFES PROJEKT spol. s r.o.</b> projektová a inženýrská činnost Veřejichova 272, 511 01 Turnov tel. 481 319 831 e-mail : profeprojekt@profeprojekt.cz www.profeprojekt.cz
Ing. Stanislav Šéfr	Ing. Stanislav Šéfr	Rudolf Hördler	

Místo: Turnov	Stavební úřad: Turnov	Stupeň	DSR
Objednatel: Kulturní centrum Turnov, Markova 311, 511 01 Turnov		Datum	07.2019
Akce: KULTURNÍ CENTRUM TURNOV OBJEKT STŘELNICE ZVÝŠENÍ POŽÁRNÍ BEZPEČNOSTI D.1.3. POŽÁRNĚ BEZPEČNOSTNÍ ŘEŠENÍ	Číslo zakázky	19020	
	Měřítko 1:100	Výtisk č.	
Příloha: PŮDORYS MEZANINU	Příloha č. D.1.3.b-05		