


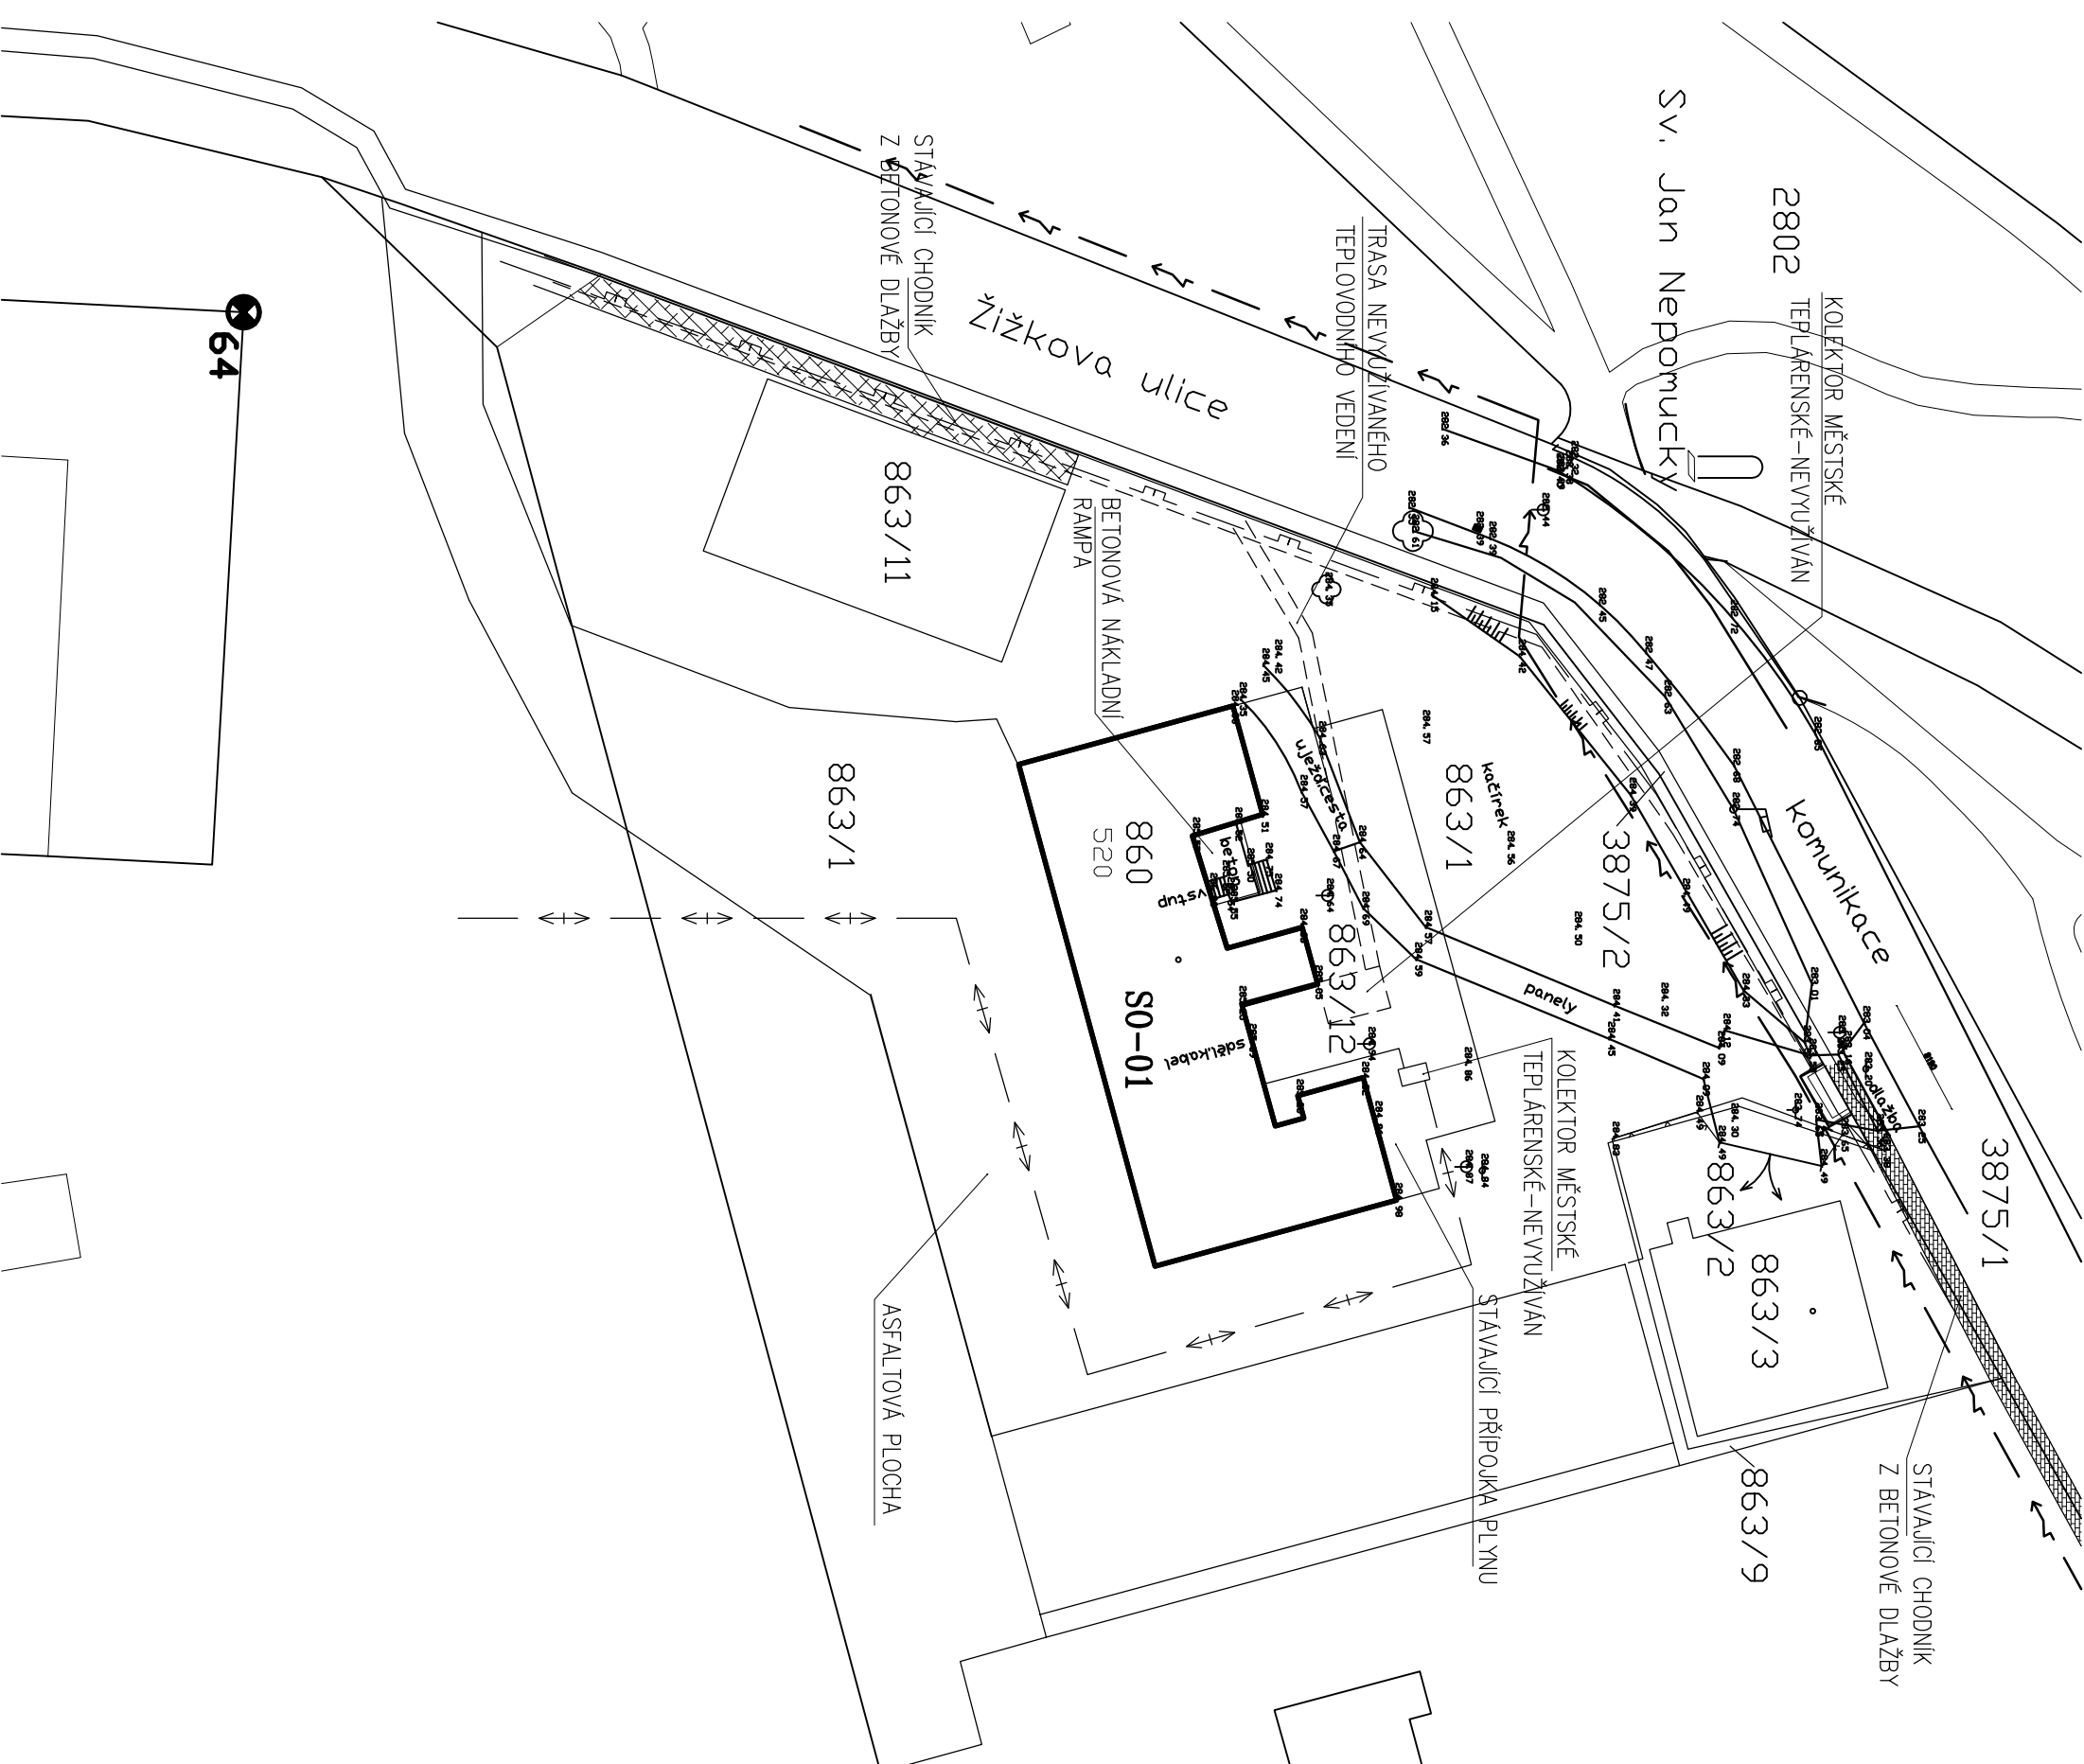


LEGENDA:

SO-01 DÚM ČP. 520

-  NITL PLYNOVOD PE 160 – STÁVAJÍCÍ
-  ELEKTRO KABEL ZEMNÍ – STÁVAJÍCÍ VEREJNÉ OSVĚTLENÍ
-  TEPLOVOD MĚSTSKÉ TEPLÁRENSKÉ – NEVYUŽÍVANÝ



POZNÁMKA:

- HRANICE POZEMKU PRO STAVBU BUDE GEODETICKY VYTÝČENA
- PŘED ZAPOČETÍM ZEMLNÍCH PRACÍ BUDOU VYTÝČENY VŠECHNY PODZEMNÍ SÍTĚ

dke:		OPRAVA PROSTRANSTVÍ PŘED BYTOVÝM DOMEM ČP. 520, ŽÍŽKOVA UL., TURNOV	
místo:	P.Č.863/1, 3875/2, k.ú. TURNOV		
objednatel:	MĚSTO TURNOV, ANTONINNA DVOŘÁKA 335, TURNOV		
slav. úřad:	TURNOV		
investor:	MĚSTO TURNOV		
zodp. projektant:	ING. PAVEL MAREK		
vyracovali:	ING. PAVEL MAREK, TOMAŠ KROTLIL		
obsah:	KOORDINAČNÍ SITUACE –STÁVAJÍCÍ STAV		
č. zakázky: 28/VI/07		ING. PAVEL MAREK projektant atelier	
datum: srpen 2007		Kudrnáčova 1290, TURNOV Nováčkova 620, M.L. BOLESLAV telefon: 481 325 185, 604 852 002	
stupeň: DPS+DVZ		č. výkresu: C 1.2	
měřítko: 1:500			