


BYT 2 +KK

KANALIZACE -PŮDORYS

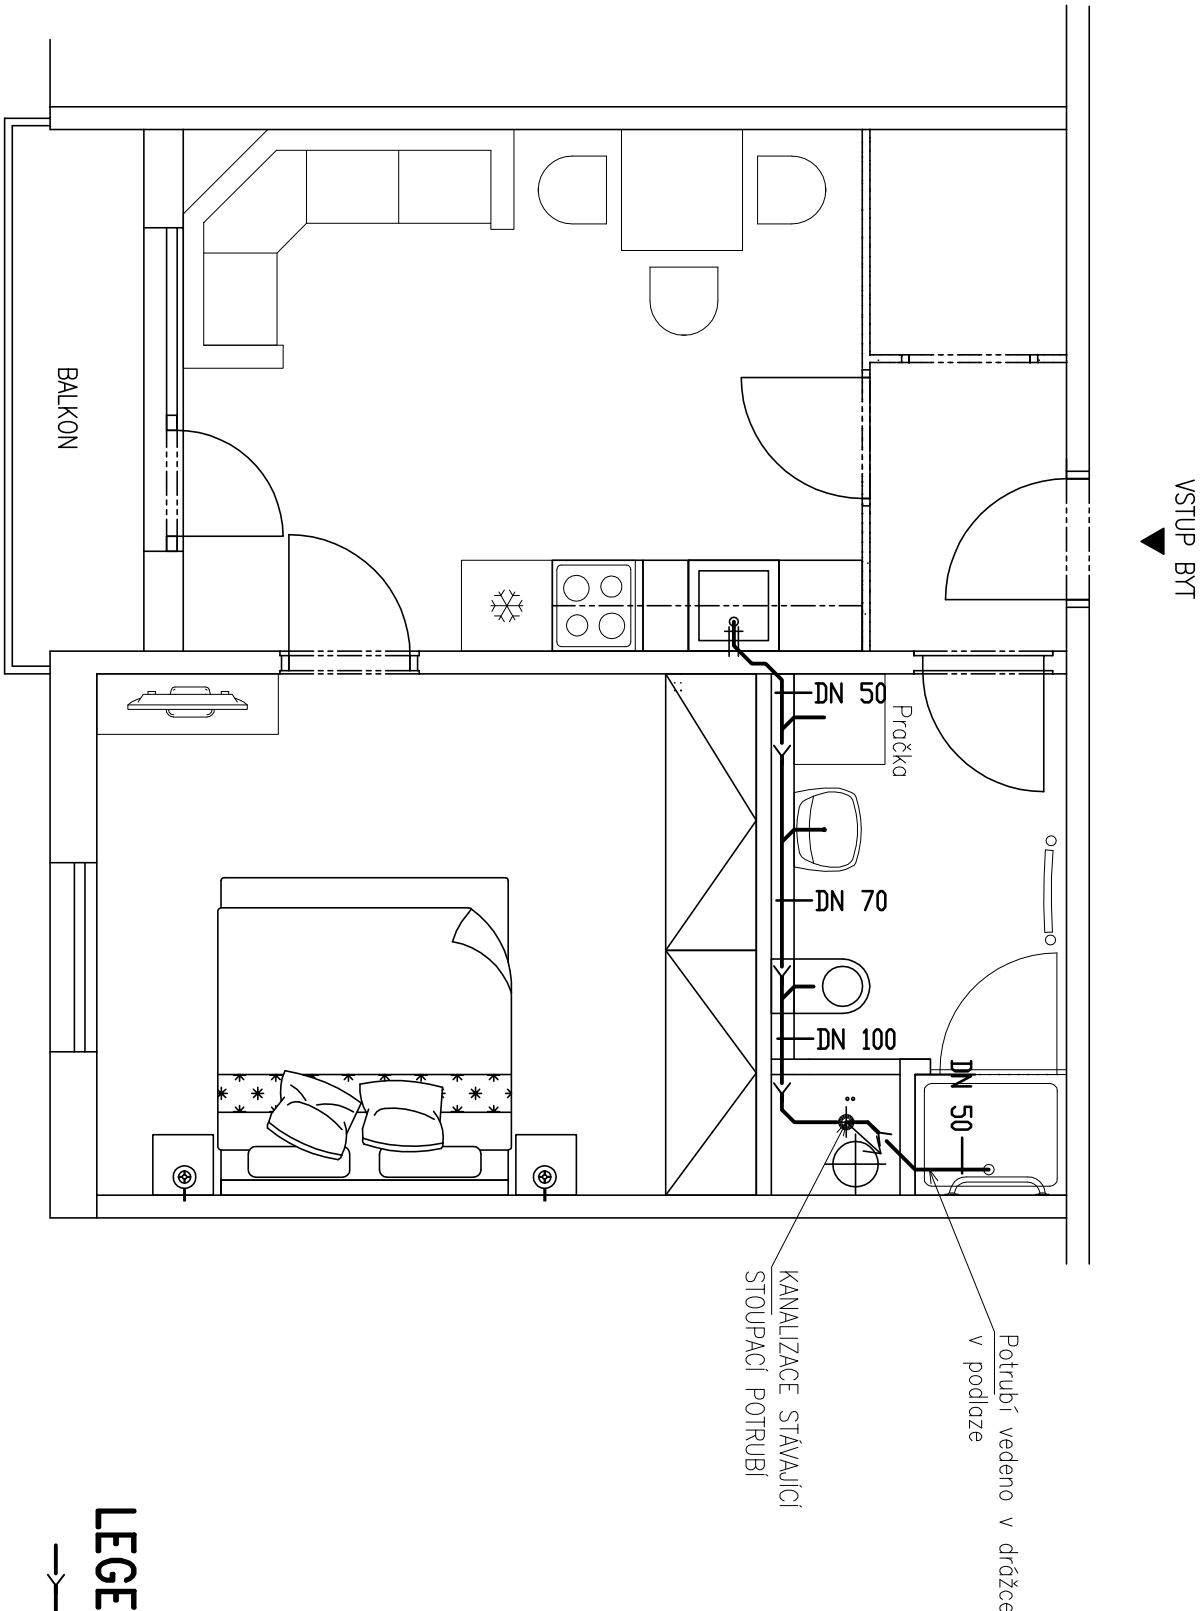

LEGENDA:

→→→→ Nové vnitřní kanalizační potrubí splaškové kanalizace

POZNÁMKA:

ROZVODY INSTALACÍ JSOU NAVRŽENY SCHEMATICKY.

okce:		č. zakázky: 34/X 17	
STAVEBNÍ OPRAVY BYTU č.20 V DOMĚ S PĚČOVATELSKOU SLUŽBOU, GRANAŤOVÁ č.p.1897, TURNOV			
místo:		p.p.č. 1660/91, kú. Turnov	
objednavatel:		Město Turnov, Antonína Dvořáka 335, Turnov 51101	
stav. úřad:		Turnov	
investor:		Město Turnov, Antonína Dvořáka 335, Turnov 51101	
zodp. projektant:		Ing. Pavel Marek	
vypracoval:		Tomáš Kročil, Dis.	
obsah:		BYT 2+KK KANALIZACE –PŮDORYS	
		ING. PAVEL MAREK projektční atelier Kudrnáčova 1290, TURNOV p.marek@rejon-marek.cz telefon: 481 325 185, 604 852 002	
		datum: 05/2022	
		stupeň: DVZ	
		č. výkresu: K1.1	
		měřítko: 1:50	