


BYT 2 +kk

VZDUCHOTECHNIKA -PŮDORYS

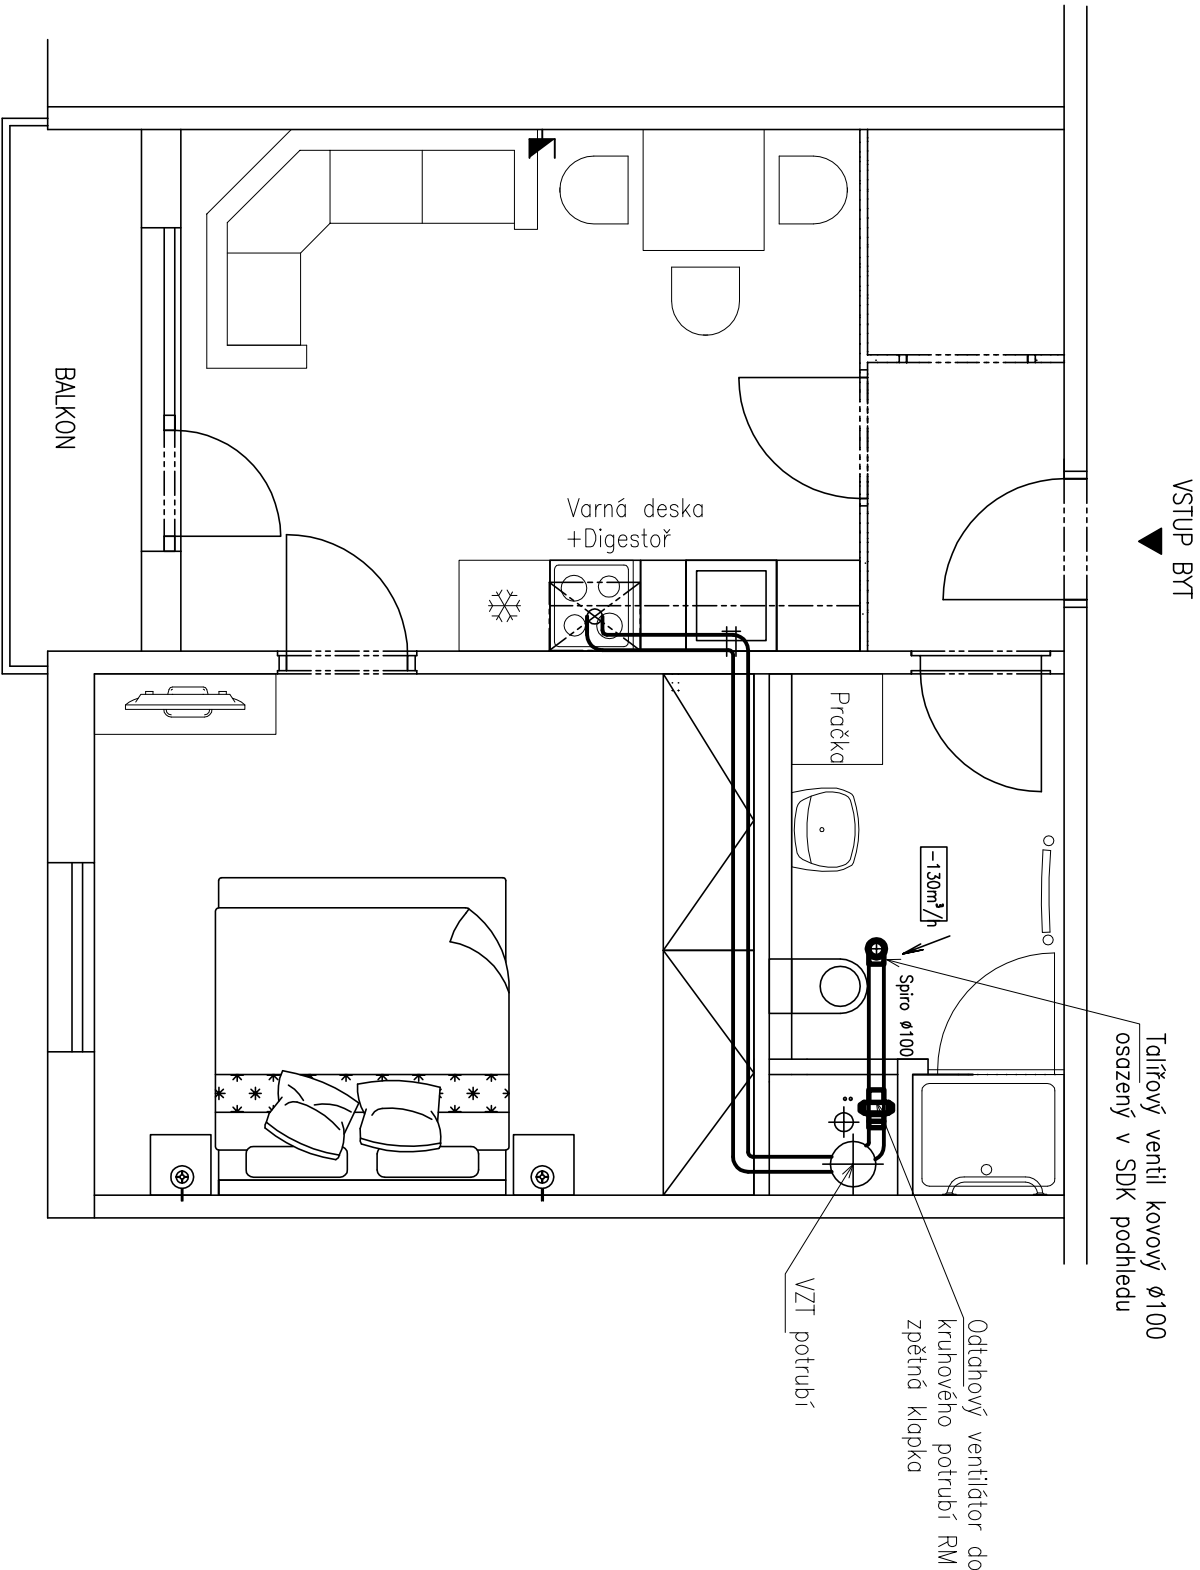

LEGENDA:

- VŠECHNY ROZVODY BUDOU VEDENY POD STROPEM JEDNOTLIVÝCH MÍSTNOSTÍ, A BUDOU PROVEDENY ZE SPIRO POTRUBÍ (PŘÍP. Z HADIC ALUFLEX, SONOFLEX)
- VZDUCHOTECHNICKÉ ROZVODY BUDOU VEDENY V SDK PODHLEDECH MÍSTNOSTÍ
- JAKO ODTAHOVÉ ELEMENTY BUDOU POUŽITY KOVOVÉ TALÍŘOVÉ VENTILY
- MNOŽSTVÍ VZDUCHU ODVÁDĚNÉHO Z JEDNOTLIVÝCH PROSTOR BUDE NASTAVENO PŘI ZAREGULOVÁNÍ ROZVODŮ, JE UVEDENO U KAŽDÉHO ODTAHOVÉHO PRVKU
- JEDNOTLIVÉ VENTILÁTORY BUDOU SPÍNÁNY RUČNĚ Z KOUPELNY

POZNÁMKA:

ROZVODY INSTALACÍ JSOU NAVRŽENY SCHEMATICKY.

okce:		STAVEBNÍ OPRAVY BYTU Č.20 V DOMĚ S PEČOVATELSKOU SLUŽBOU, GRANAUTOVÁ ČP.1897, TURNOV		č. zakázky: 34/X 17	
místo:		p.p.č. 1660/91, k.d. Turnov		<div>ING. PAVEL MAREK</div> <div>projektní atelier</div> <div>Kudrnáčova 1290, TURNOV</div> <div>p.marek@rejmion-marek.cz</div> <div>telefon: 481 325 185,</div> <div>604 852 002</div>	
objednavatel:		Město Turnov, Antonína Dvořáka 335, Turnov 51101			
stav. úřad:		Turnov			
investor:		Město Turnov, Antonína Dvořáka 335, Turnov 51101			
zodb. projektant:		Ing. Pavel Marek		datum: 05/2022	
vyrabovali:		Tomáš Kroutil, Dis.		stupeň: DVZ	
obsah:		BYT 2+KK		č. výkresu: VZT1.1	
				měřítko: 1:50	