


BYT 2 +kk

VNITŘNÍ VODOVOD -PŮDORYS

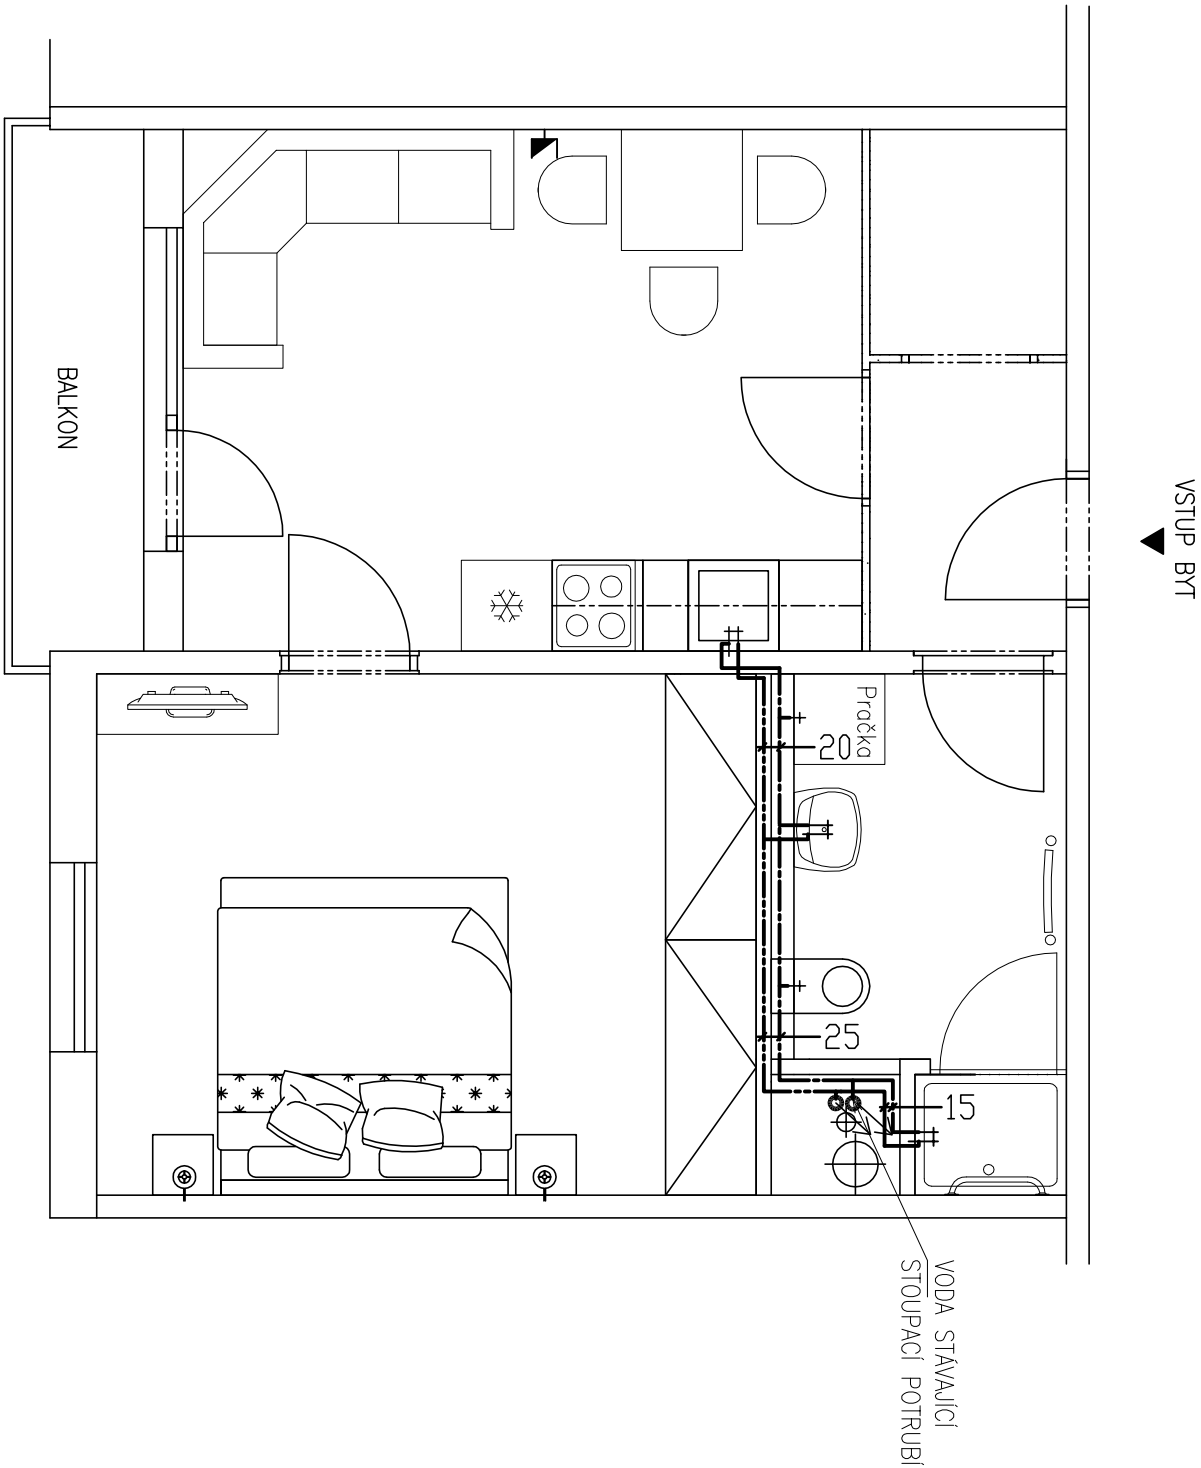

LEGENDA:

- PŘÍVOD VODY
- ROZVOD STUDENÉ VODY
- ROZVOD TEPLÉ UŽITKOVÉ VODY

POZNÁMKA:

ROZVODY INSTALACÍ JSOU NAVRŽENY SCHEMATICKY.

akce:		STAVEBNÍ OPRAVY BYTU Č.20 V DOMĚ S PÉČOVATELSKOU SLUŽBOU, GRANAŤOVÁ ČP.1897, TURNOV		č. základky: 34/X 17	
místo:		p.p.č. 1660/91, kú. Turnov		<div>ING. PAVEL MAREK</div> <div>projektní ateliér</div> <div>Kudrnáčova 1290, TURNOV</div> <div>p.marek@rejmon-marek.cz</div> <div>telefon: 481 325 185,</div> <div>604 852 002</div>	
objednavatel:		Město Turnov, Antonína Dvořáka 335, Turnov 51101			
stav. úřad:		Turnov			
investor:		Město Turnov, Antonína Dvořáka 335, Turnov 51101			
zodp. projektant:		Ing. Pavel Marek		datum: 05/2022	
vypracoval:		Tomáš Krotil, Dis.		stůpeň: DVZ	
obsch:		BYT 2+KK		č. výkresu: V1.1	
		VNITŘNÍ VODOVOD –PŮDORYS		měřítko: 1:50	