


BYT 1+kk

VZDUCHOTECHNIKA -PŮDORYS

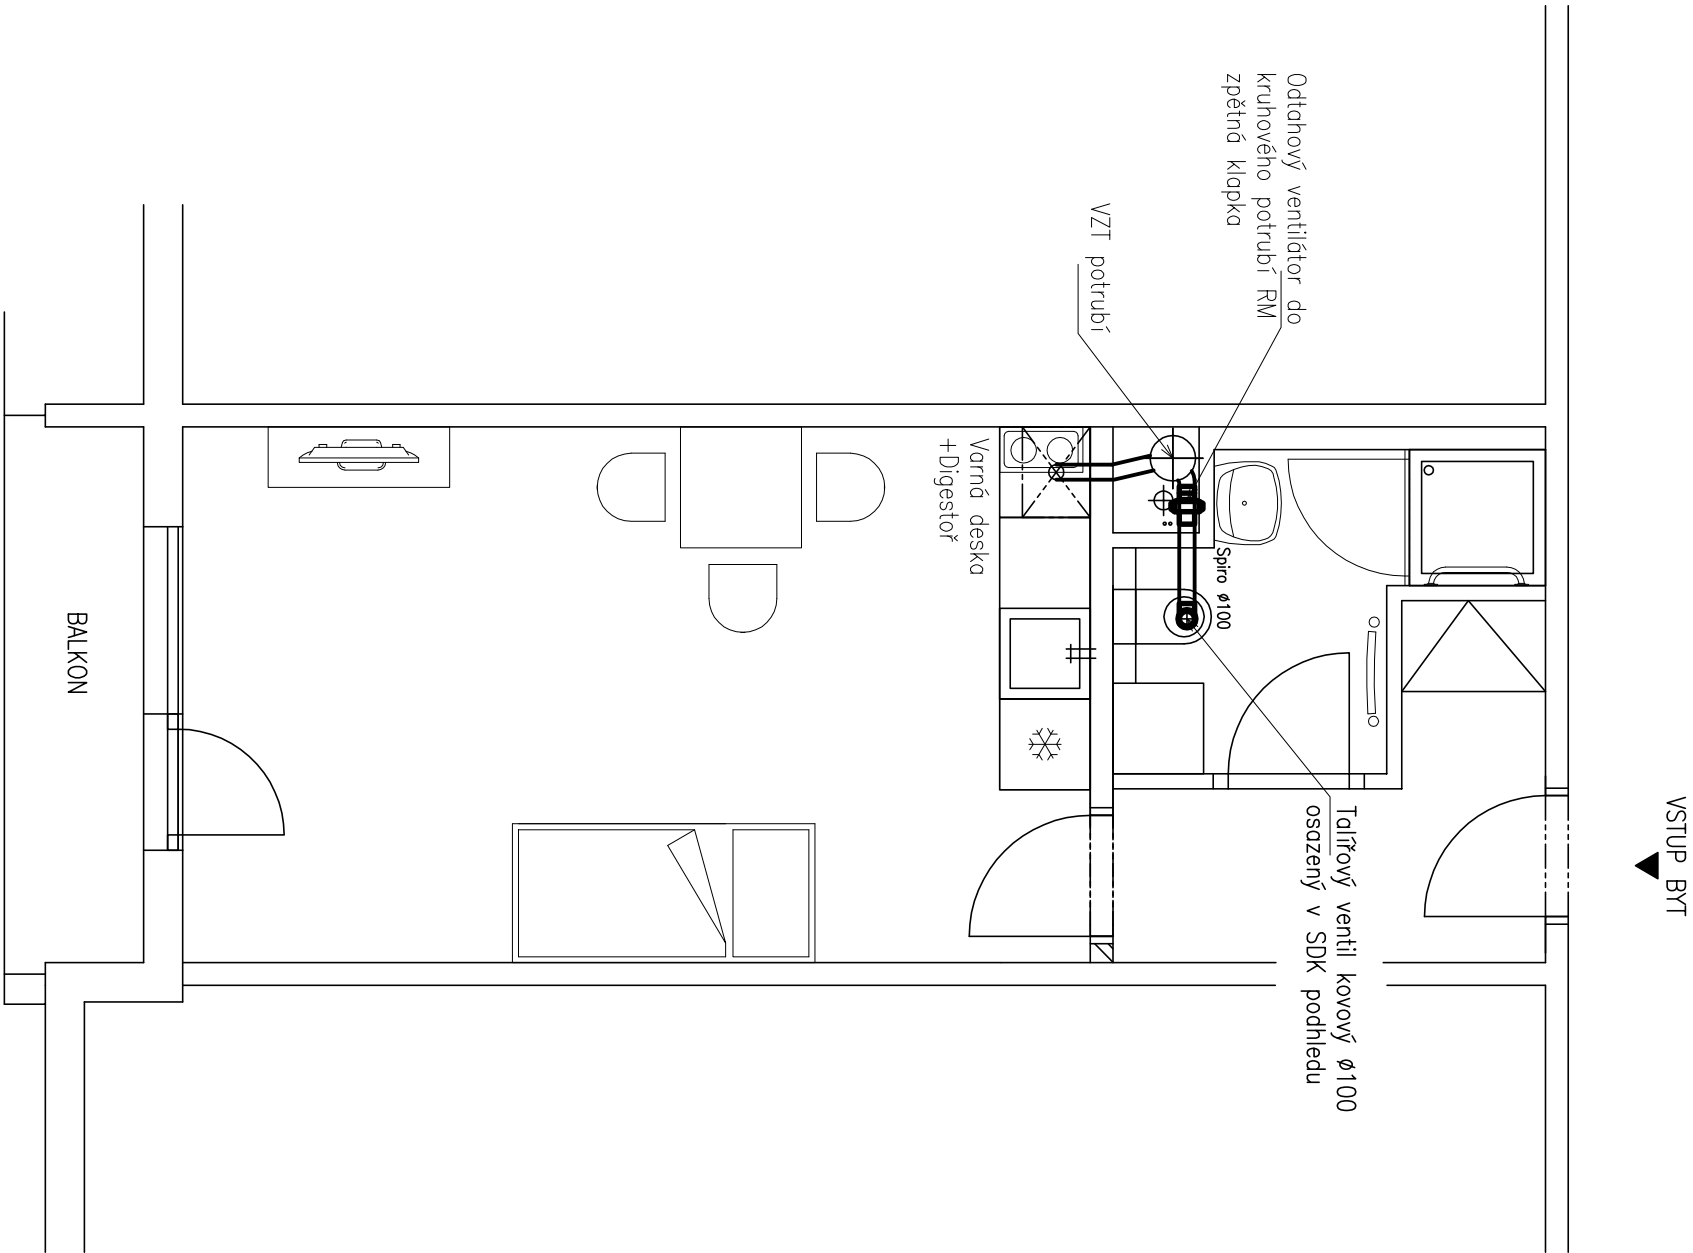

LEGENDA:

- VŠECHNY ROZVODY BUDOU VEDENY POD STROPEM JEDNOTLIVÝCH MÍSTNOSTÍ, A BUDOU PROVEDENY ZE SPIRO POTRUBÍ (PŘÍP. Z HADIC ALUFLEX, SONOFLEX)
- VZDUCHOTECHNICKÉ ROZVODY BUDOU VEDENY V SDK PODHLEDECH MÍSTNOSTÍ
- JAKO ODTAHOVÉ ELEMENTY BUDOU POUŽITY KOVOVÉ TALÍŘOVÉ VENTILY
- MNOŽSTVÍ VZDUCHU ODVÁDĚNÉHO Z JEDNOTLIVÝCH PROSTOR BUDE NASTAVENO PŘI ZAREGULOVÁNÍ ROZVODŮ, JE UVEDENO U KAŽDÉHO ODTAHOVÉHO PRVKU
- JEDNOTLIVÉ VENTILÁTORY BUDOU SPÍNÁNY RUČNĚ Z KOUPELNY

POZNÁMKA:

ROZVODY INSTALACÍ JSOU NAVRŽENY SCHEMATICKY.

č. zokázky: 34/X 17	
akce:	STAVEBNÍ OPRAVY BYTU Č.28 V DOMĚ S PEČOVATELSKOU SLUŽBOU, GRANAŤOVÁ ČP.1897, TURNOV
místo:	p.p.č. 1660/91, kčl. Turnov
objednavatel:	Město Turnov, Antonína Dvořáka 335, Turnov 51101
stav. úřad:	Turnov
investor:	Město Turnov, Antonína Dvořáka 335, Turnov 51101
zodp. projektant:	Ing. Pavel Marek
vypracovali:	Tomáš Kroutil, Dis.
obsch:	BYT 1+KK VZDUCHOTECHNIKA –PŮDORYS
Ing. PAVEL MAREK projektní atelier Kudrnáčova 1290, TURNOV p.marek@ejmon-marek.cz telefon: 481 325 185, 604 852 002	
datum: 05/2022	
slupeň: DVZ	
č. výkresu: VZT1.1	
měřítko: 1:50	