


SITUACE
M 1:250

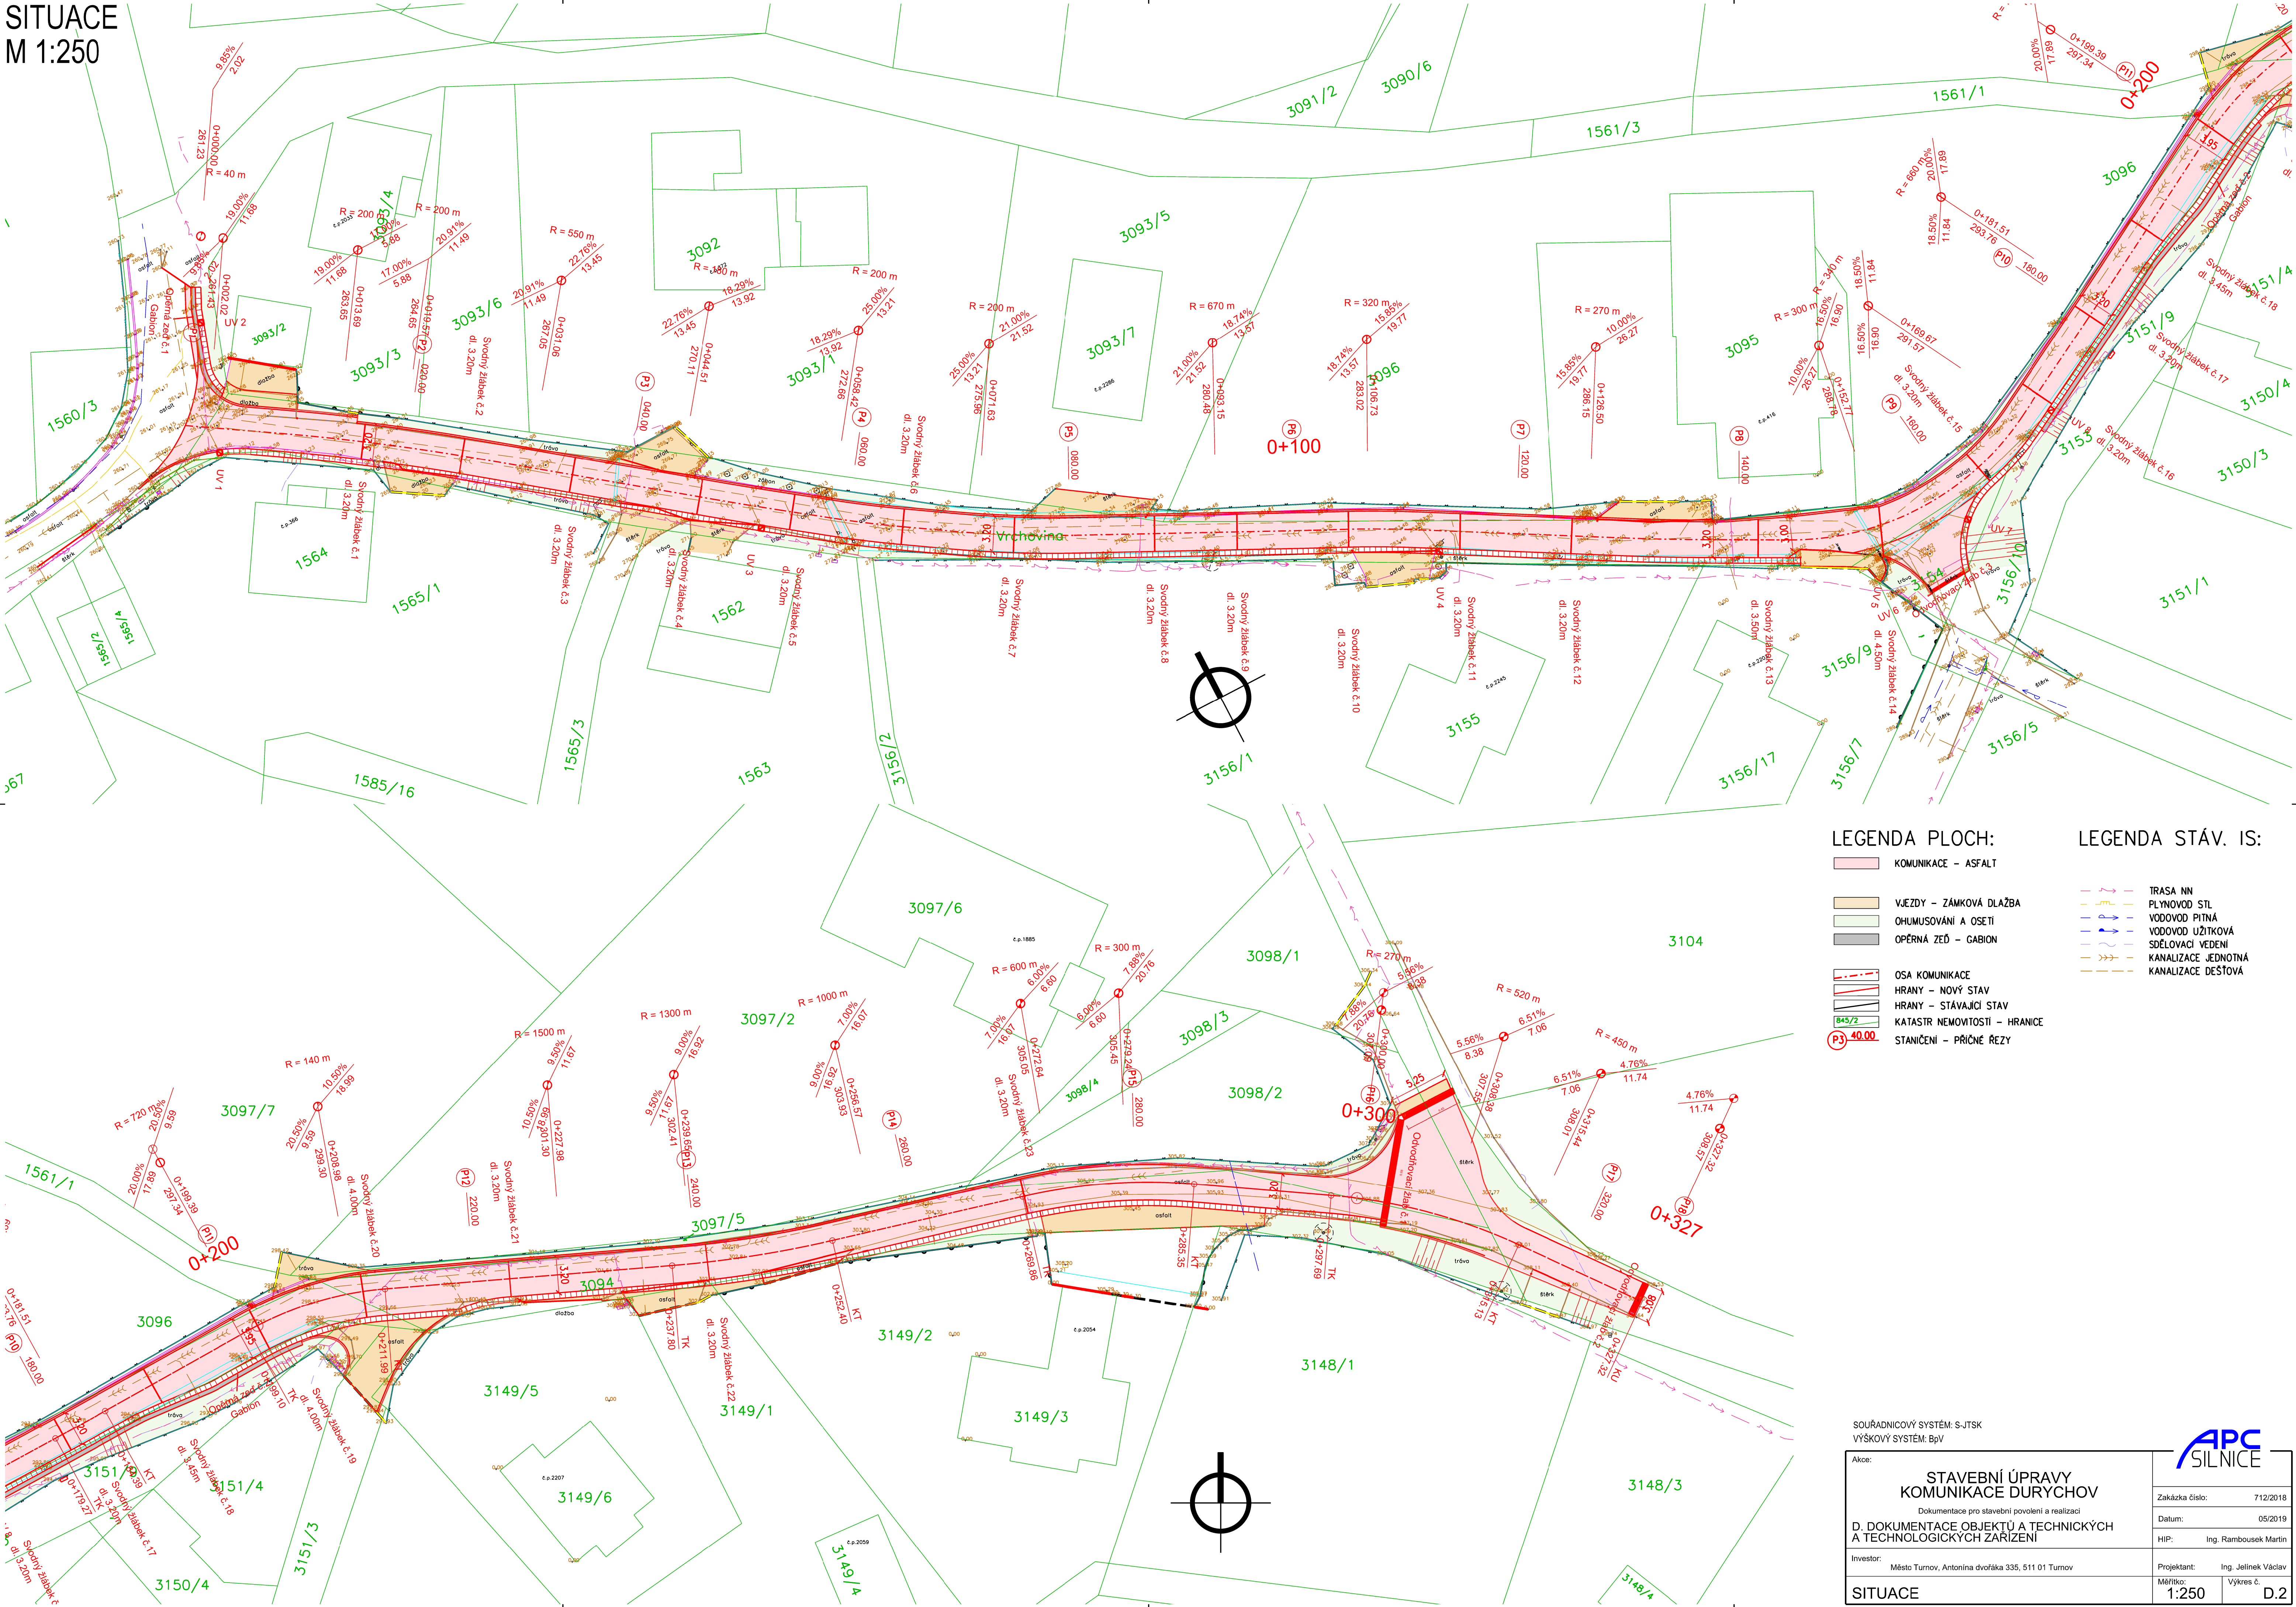

- LEGENDA PLOCH:

 - KOMUNIKACE – ASFALT
 - VJEZDY – ZÁMKOVÁ DLAŽBA
 - OHUMUSOVÁNÍ A OSETI
 - OPĚRNÁ ZEĎ – GABION
 - OSA KOMUNIKACE
 - HRANY – NOVÝ STAV
 - HRANY – STÁVAJÍCÍ STAV
 - KATASTR NEMOVITOSTÍ – HRANICE
 - STANIČENÍ – PŘÍČNÉ REZY
- LEGENDA STÁV. IS:

 - TRASA NN
 - PLYNOVOD STL
 - VODOVOD PÍTNÁ
 - VODOVOD UŽITKOVÁ
 - SDĚLOVACÍ VEDENÍ
 - KANALIZACE JEDNOTNÁ
 - KANALIZACE DEŠŤOVÁ

SOURADNICOVÝ SYSTÉM: S-JTSK
VÝŠKOVÝ SYSTÉM: BpV

Akce:

**STAVEBNÍ ÚPRAVY
KOMUNIKACE DURYCHOV**

Dokumentace pro stavební povolení a realizaci

**D. DOKUMENTACE OBJEKTŮ A TECHNICKÝCH
A TECHNOLOGICKÝCH ZAŘÍZENÍ**

Investor: Město Turnov, Antonína dvoráka 335, 511 01 Turnov

Měřítko: 1:250

SITUACE

Zakázka číslo: 712/2018

Datum: 05/2019

HIP: Ing. Rambousek Martin

Projektant: Ing. Jelinek Václav

Výkres č. D.2

**APC
SILNICE**