
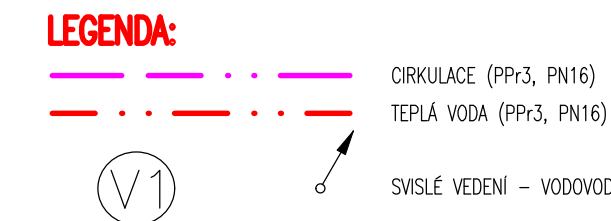


3. NP

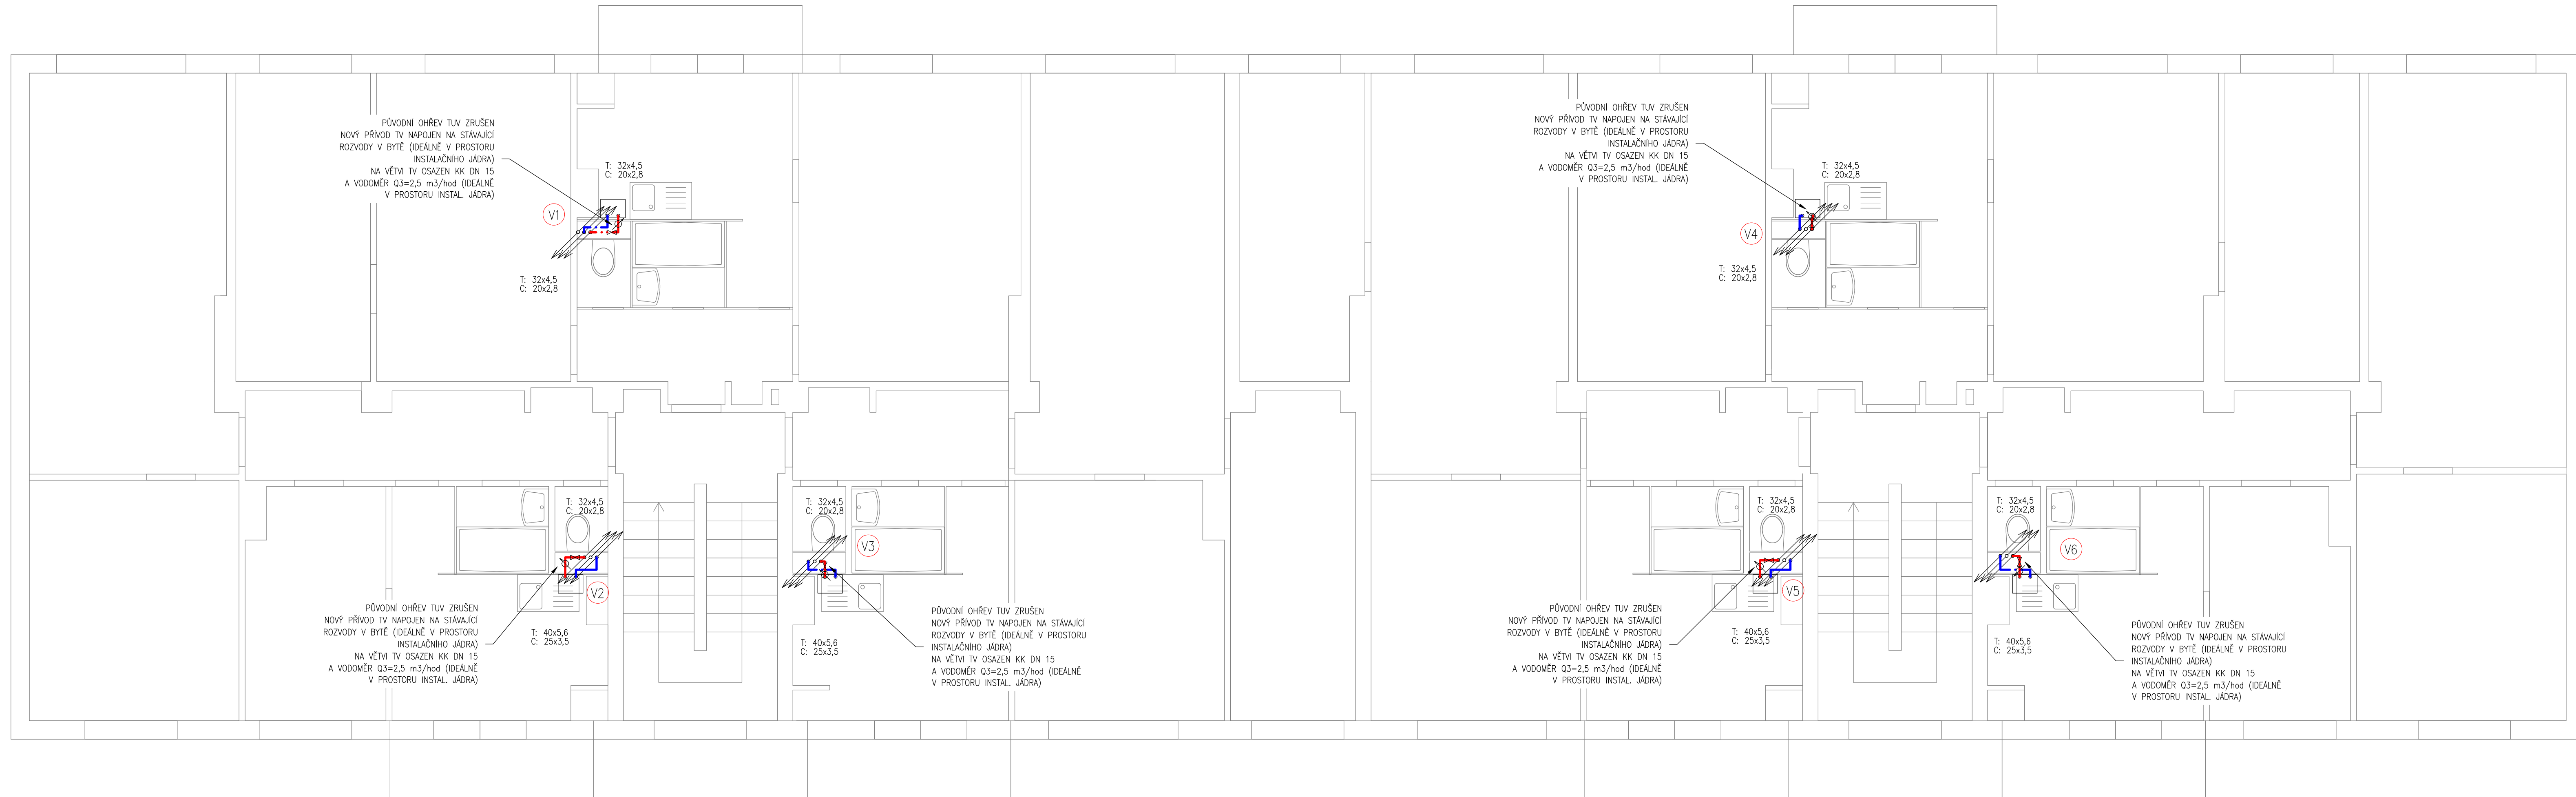

D.1.4.1 - ROZVOD TUV

Paré:		DOPLNĚNÍ ROZVODŮ TUV DO OBJEKTU Přepeřská 1449 - 50, Turnov			
Objednatel:		Město Turnov Antonína Dvořáka 335 511 01 Turnov		Zpracovatel ČÁSTI:	
					
				PVK Projekt s.r.o. Projektování, inženýrská činnost Hluboká 279, 511 01 Turnov www.pvkprojekt.cz, Tel.: +420 484 840 467 email: pvkprojekt@pvkprojekt.cz	
				Vypracoval: Ing. Petr Koldovský	
Místo: k.ú. Turnov, st.p. č. 2002/3				Odpovědný projektant: Ing. Petr Koldovský	
Datum: 11.2021	Měřítko: 1 : 50	Zak. č.: 21 - T066	Stupeň: DSP a DPS	Č. výkresu:	Revize:
Výkres: PŮDORYS 3. NP				05	0