


BYT 2 +KK

VZDUCHOTECHNIKA -PŮDORYS

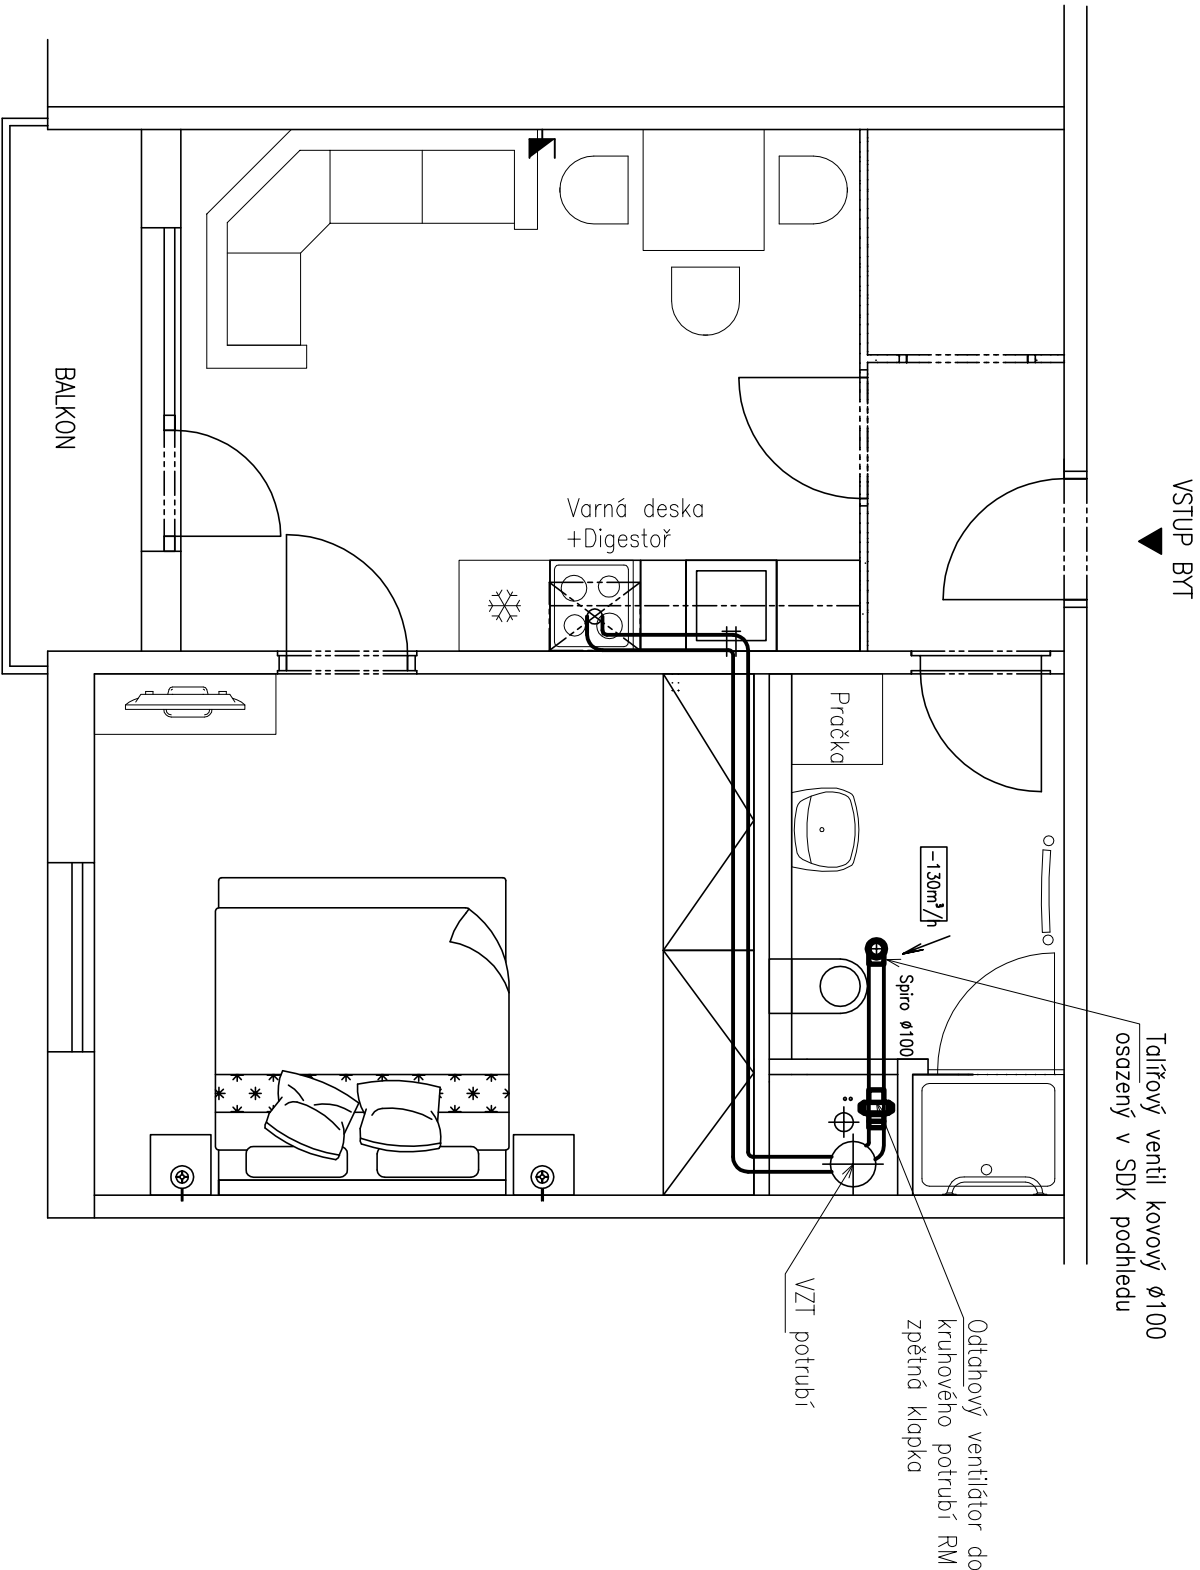

LEGENDA:

- VŠECHNY ROZVODY BUDOU VEDENY POD STROPEM JEDNOTLIVÝCH MÍSTNOSTÍ, A BUDOU PROVEDENY ZE SPIRO POTRUBÍ (PŘÍP. Z HADIC ALUFLEX, SONOFLEX)
- VZDUCHOTECHNICKE ROZVODY BUDOU VEDENY V SDK PODHLEDECH MÍSTNOSTÍ
- JAKO ODTAHOVÉ ELEMENTY BUDOU POUŽITY KOVOVÉ TALÍŘOVÉ VENTILY
- MNOŽSTVÍ VZDUCHU ODVÁDĚNÉHO Z JEDNOTLIVÝCH PROSTOR BUDE NASTAVENO PŘI ZAREGULOVÁNÍ ROZVODŮ, JE UVEDENO U KAŽDÉHO ODTAHOVÉHO PRVKU
- JEDNOTLIVÉ VENTILÁTORY BUDOU SPÍNÁNY RUČNĚ Z KOUPELNY

POZNÁMKA:

ROZVODY INSTALACÍ JSOU NAVRŽENY SCHEMATICKY.

č. zakázky: 34/X 17	
okce: STAVEBNÍ OPRAVY BYTŮ V DOMĚ S PEČOVATELSKOU SLUŽBOU, GRANÁTOVÁ ČP.1897, TURNOV	
místo: p.p.č. 1660/91, k.d. Turnov	ING. PAVEL MAREK projektní atelier Kudrnáčova 1290, TURNOV p.marek@rejm-on-marek.cz telefon: 481 325 185, 604 852 002
objednavatel: Město Turnov, Antonína Dvořáka 335, Turnov 51101	
stav. úřad: Turnov	
investor: Město Turnov, Antonína Dvořáka 335, Turnov 51101	
zodp. projektant: Ing. Pavel Marek	datum: 02/2023
vyrabovali: Tomáš Kročil, Dis.	
obsch: BYT 2+KK VZDUCHOTECHNIKA-PŮDORYS	stůpeň: DVZ
	č. výkresu: VZT1.1
	měřítko: 1:50