


BYT 2 +kk
VYTÁPĚNÍ -PŮDORYS

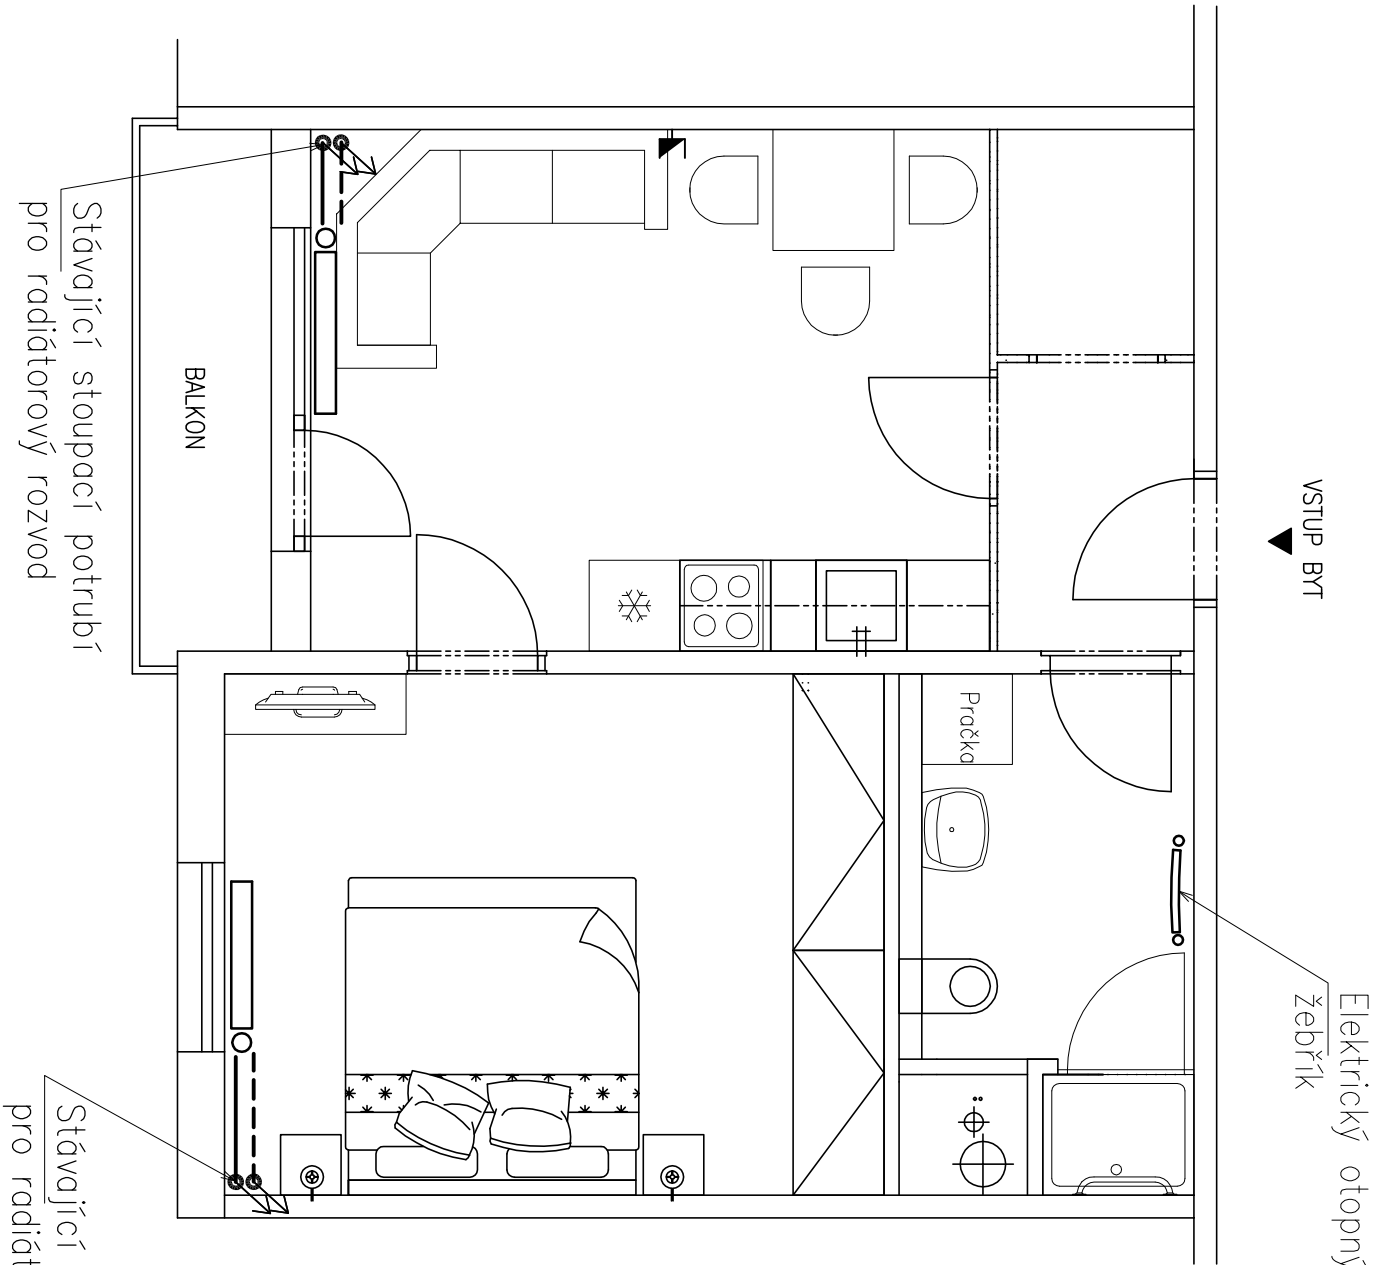

- LEGENDA:
- RADIÁTOR STÁVAJÍCÍ
 - OTOPNÝ ŽEBŘÍK ELEKTRICKÝ
 - POTRUBÍ ÚT
 - ZPĚTNÉ POTRUBÍ

POZNÁMKA:
ROZVODY INSTALACÍ JSOU NAVRŽENY SCHEMATICKY.

č. zakázky: 34/X 17	
akce: STAVEBNÍ OPRAVY BYTŮ V DOMĚ S PÉČOVATELSKOU SLUŽBOU, GRANÁTOVÁ ČP.1897, TURNOV	
místo: p.p.č. 1660/91, k.d. Turnov	ING. PAVEL MAREK projektní atelier Kudrnáčova 1290, TURNOV p.marek@rejmon-marek.cz telefon: 481 325 185, 604 852 002
objednavatel: Město Turnov, Antonína Dvořáka 335, Turnov 51101	
stav. úřad: Turnov	
investor: Město Turnov, Antonína Dvořáka 335, Turnov 51101	
zodb. projektant: Ing. Pavel Marek	datum: 02/2023
vpracovali: Tomáš Kročil, Dis.	slupeň: DVZ
obsch: BYT 2+KK VYTÁPĚNÍ –PŮDORYS	č. výkresu: VT1.1
	měřítko: 1:50