


BYT 2 +kk varianta B

VNITŘNÍ VODOVOD -PŮDORYS

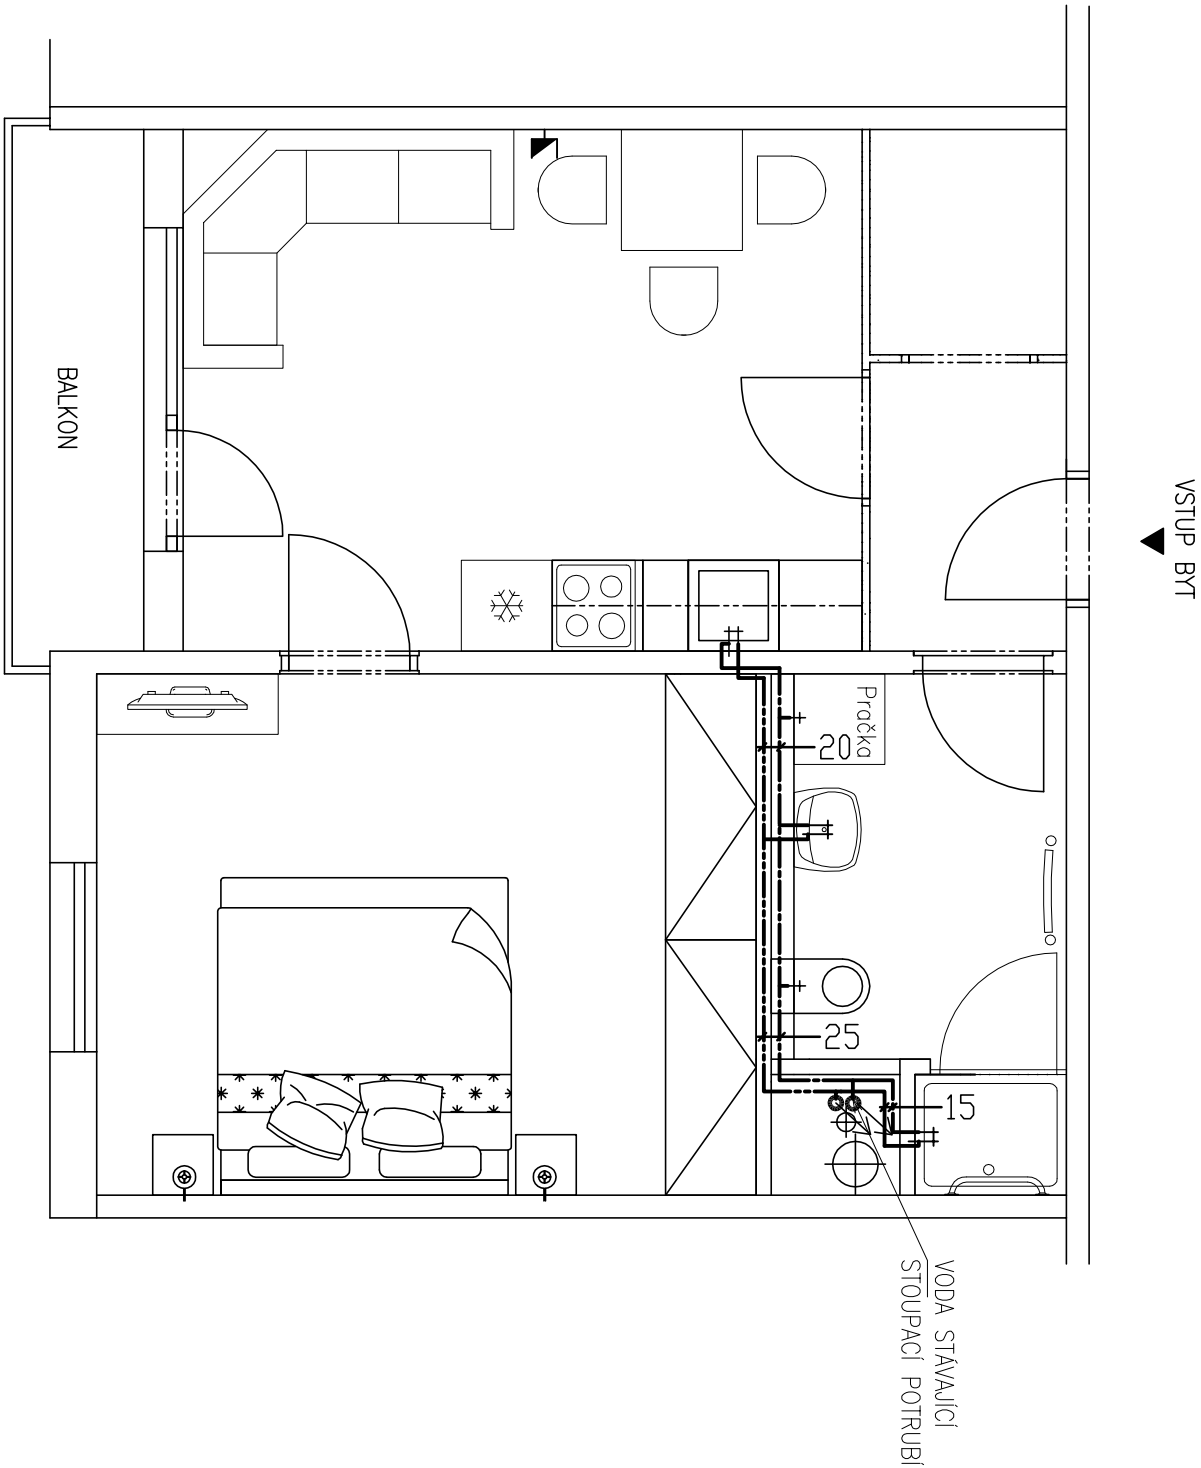

LEGENDA:

- PŘÍVOD VODY
- ROZVOD STUDENÉ VODY
- ROZVOD TEPLÉ UŽÍTKOVÉ VODY

POZNÁMKA:

ROZVODY INSTALACÍ JSOU NAVRŽENY SCHEMATICKY.

akce: STAVEBNÍ OPRAVY BYTŮ V DOMĚ S PÉČOVATELSKOU SLUŽBOU, GRANAŤOVÁ ČP.1897, TURNOV		č. základky: 34/X 17
místo: p.p.č. 1660/91, kú. Turnov	ING. PAVEL MAREK projektní atelier Kudrnáčova 1290, TURNOV p.marek@rejmon-marek.cz telefon: 481 325 185, 604 852 002	
objednavatel: Město Turnov, Antonína Dvořáka 335, Turnov 51101		
stav. úřad: Turnov		
investor: Město Turnov, Antonína Dvořáka 335, Turnov 51101		
zodp. projektant: Ing. Pavel Marek	datum: 02/2023	stůpeň: DVZ
vypracoval: Tomáš Krotil, Dis.	č. výkresu: V1.1	
obsah: BYT 2+KK VNITŘNÍ VODOVOD –PŮDORYS	měřítko: 1:50	