


BYT 1+kk

VYTÁPĚNÍ -PŮDORYS

VSTUP BYT

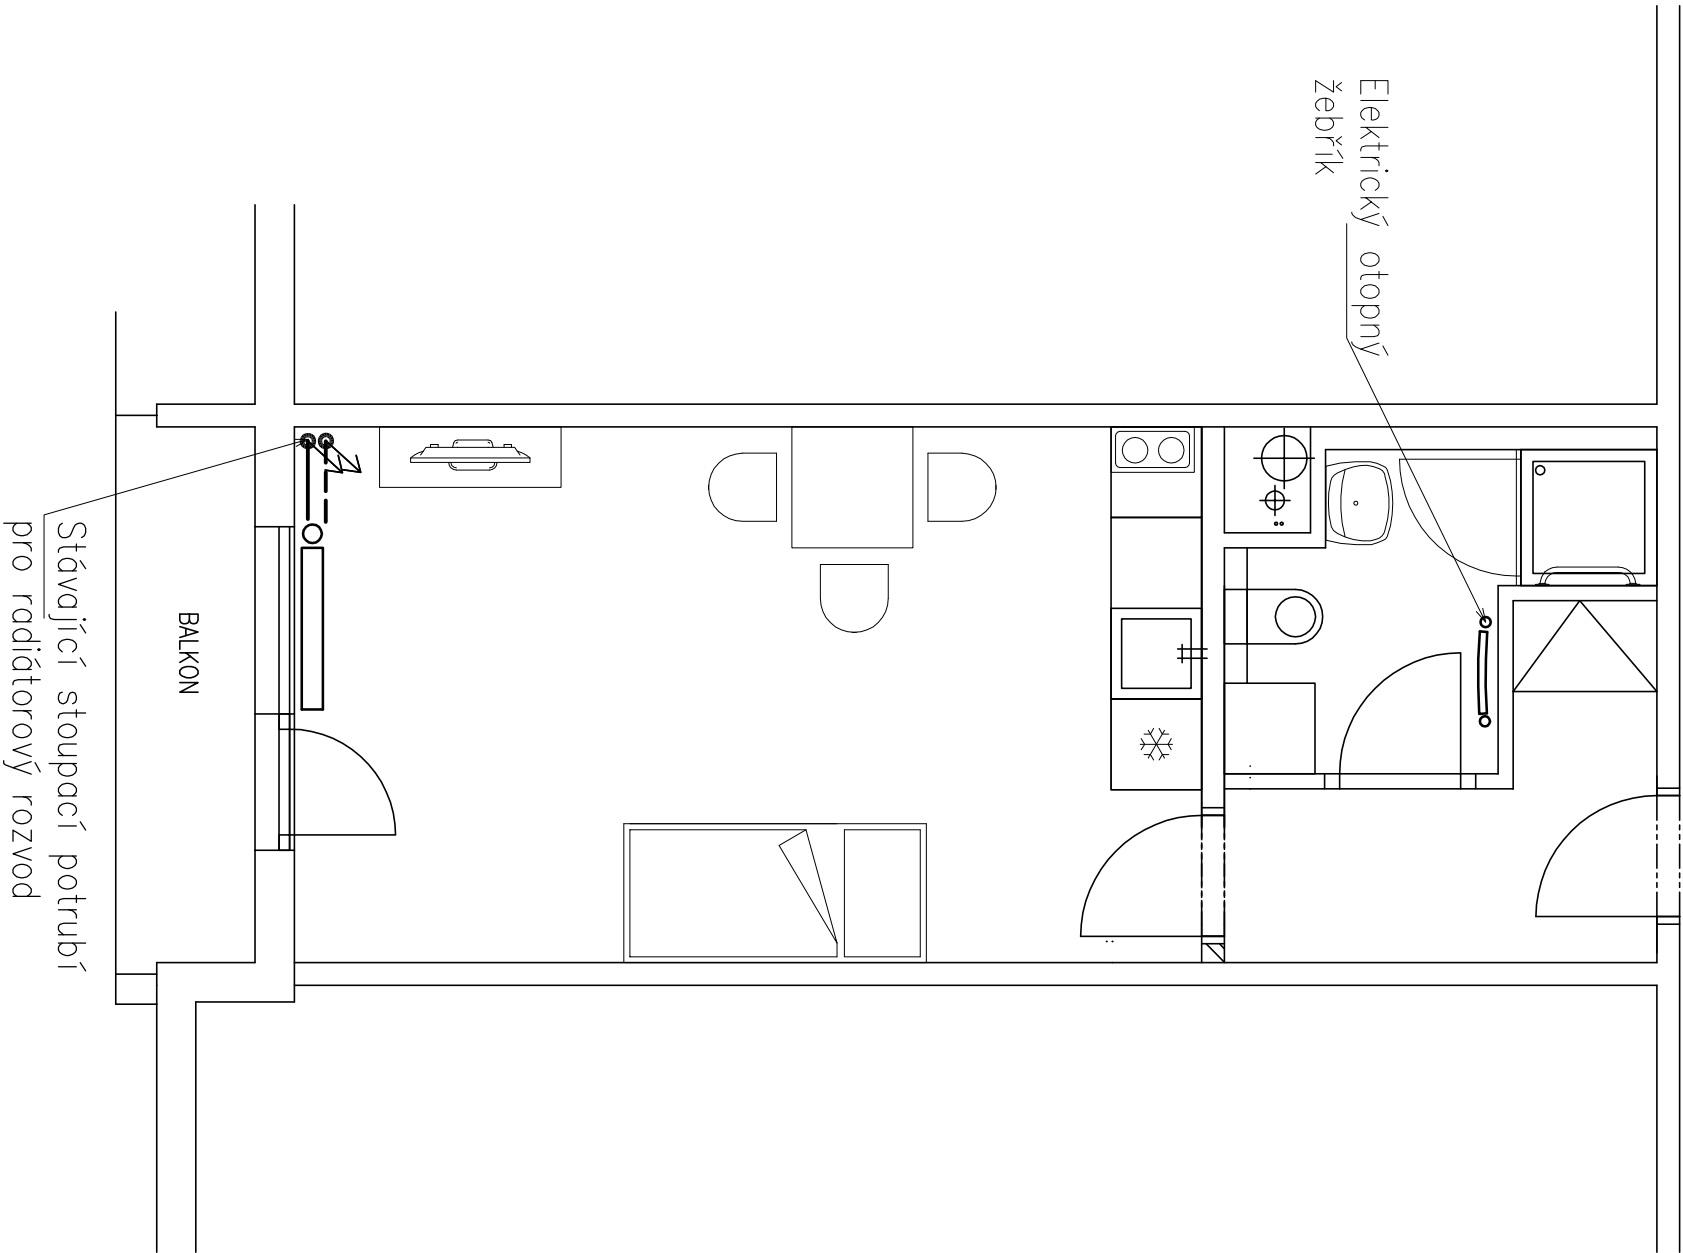

LEGENDA:

-  RADIÁTOR STÁVAJÍCÍ
-  OTOPNÝ ŽEBŘÍK ELEKTRICKÝ
-  POTRUBÍ ÚT
-  ZPĚTNÉ POTRUBÍ

POZNÁMKA:

ROZVODY INSTALACÍ JSOU NAVRŽENY SCHEMATICKY.

okce:		STAVEBNÍ OPRAVY BYTŮ V DOMĚ S PEČOVATELSKOU SLUŽBOU, GRANTOVÁ ČP.1897, TURNOV	
místo:	p.p.č. 1660/91, k.d. Turnov	<div>ING. PAVEL MAREK</div> <div>projektní atelier</div> <div>Kudrnáčova 1290, TURNOV</div> <div>p.marek@ejmron-marek.cz</div> <div>telefon: 481 325 185,</div> <div>604 852 002</div>	
objednavatel:	Město Turnov, Antonína Dvořáka 335, Turnov 51101		
stav. úřad:	Turnov		
investor:	Město Turnov, Antonína Dvořáka 335, Turnov 51101	č. záznamy: 34/X 17	
zodb. projektant:	Ing. Pavel Marek	datum: 02/2023	
vpracovali:	Tomáš Kročil, Dis.	slupeň: DVZ	
obsch:	BYT 1+KK VYTÁPĚNÍ –PŮDORYS	č. výkresu: VT1.1	
		měřítko: 1:50	