
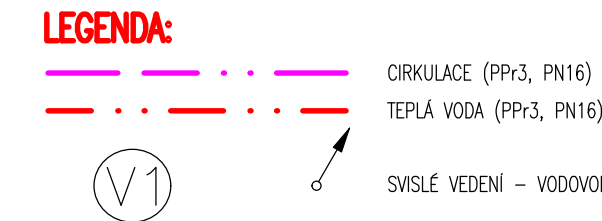


4.NP

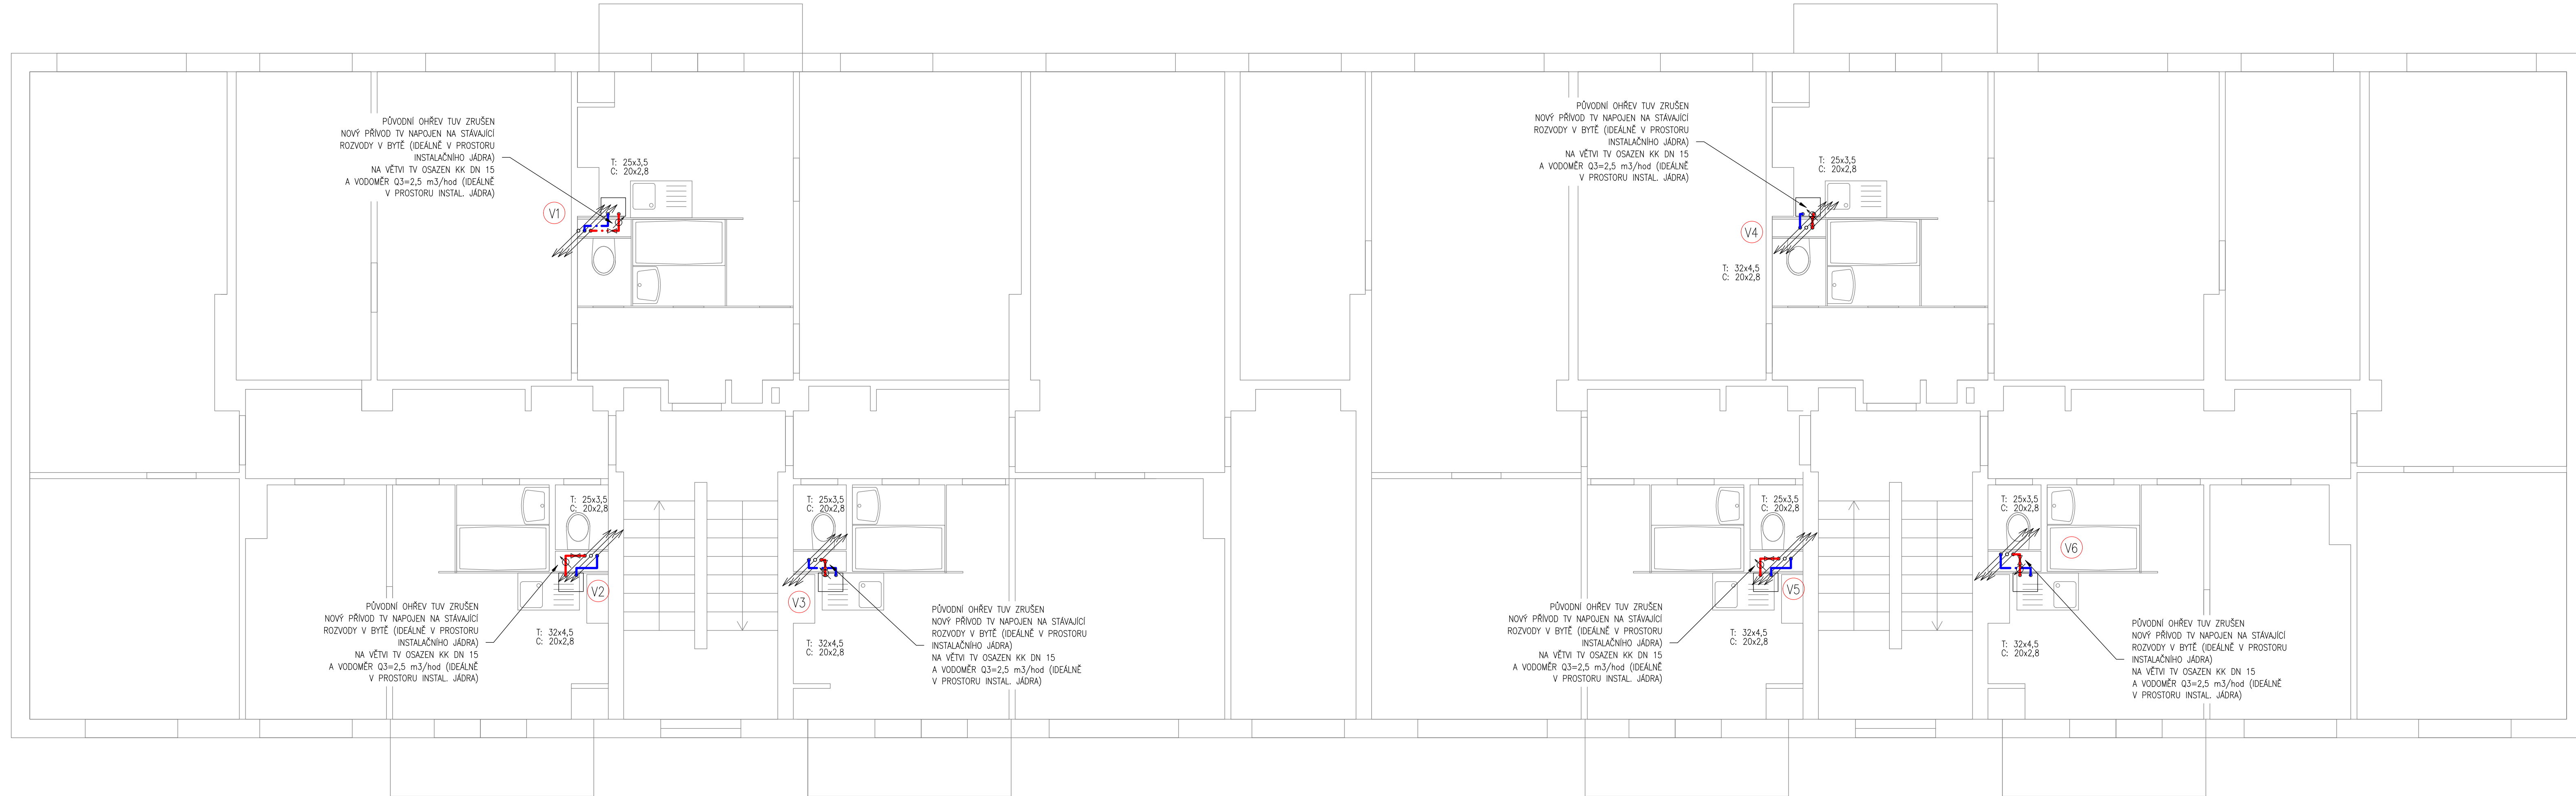

D.1.4.1 - ROZVOD TUV

| | | | | | |
|---|---|--|--------|-------------|-----------|
| Paré: | | DOPLNĚNÍ ROZVODŮ TUV DO OBJEKTU Přepeřská 1449 - 50, Turnov | | | |
| Objednatel:  Město Turnov Antonína Dvořáka 335 511 01 Turnov | Zpracovatel ČÁSTI:  PVK Projekt s.r.o. Projektování, inženýrská činnost Hluboká 279, 511 01 Turnov www.pvkprojekt.cz, Tel.: +420 484 640 467 email: pvkprojekt@pvkprojekt.cz | Vypracoval: Ing. Petr Koldovský | | | |
| | | Odpovědný projektant: Ing. Petr Koldovský | | | |
| Místo: | k.ú. Turnov, st.p. č. 2002/3 | | | | |
| Datum: | 11.2021 | Měřítko: | 1 : 50 | Zak. č.: | 21 - T066 |
| Výkres: | | Stupeň: DSP a DPS | | Č. výkresu: | Revize: |
| PŮDORYS 4. NP | | | | 06 | 0 |