



PŮDORYS ŘEZ A-A

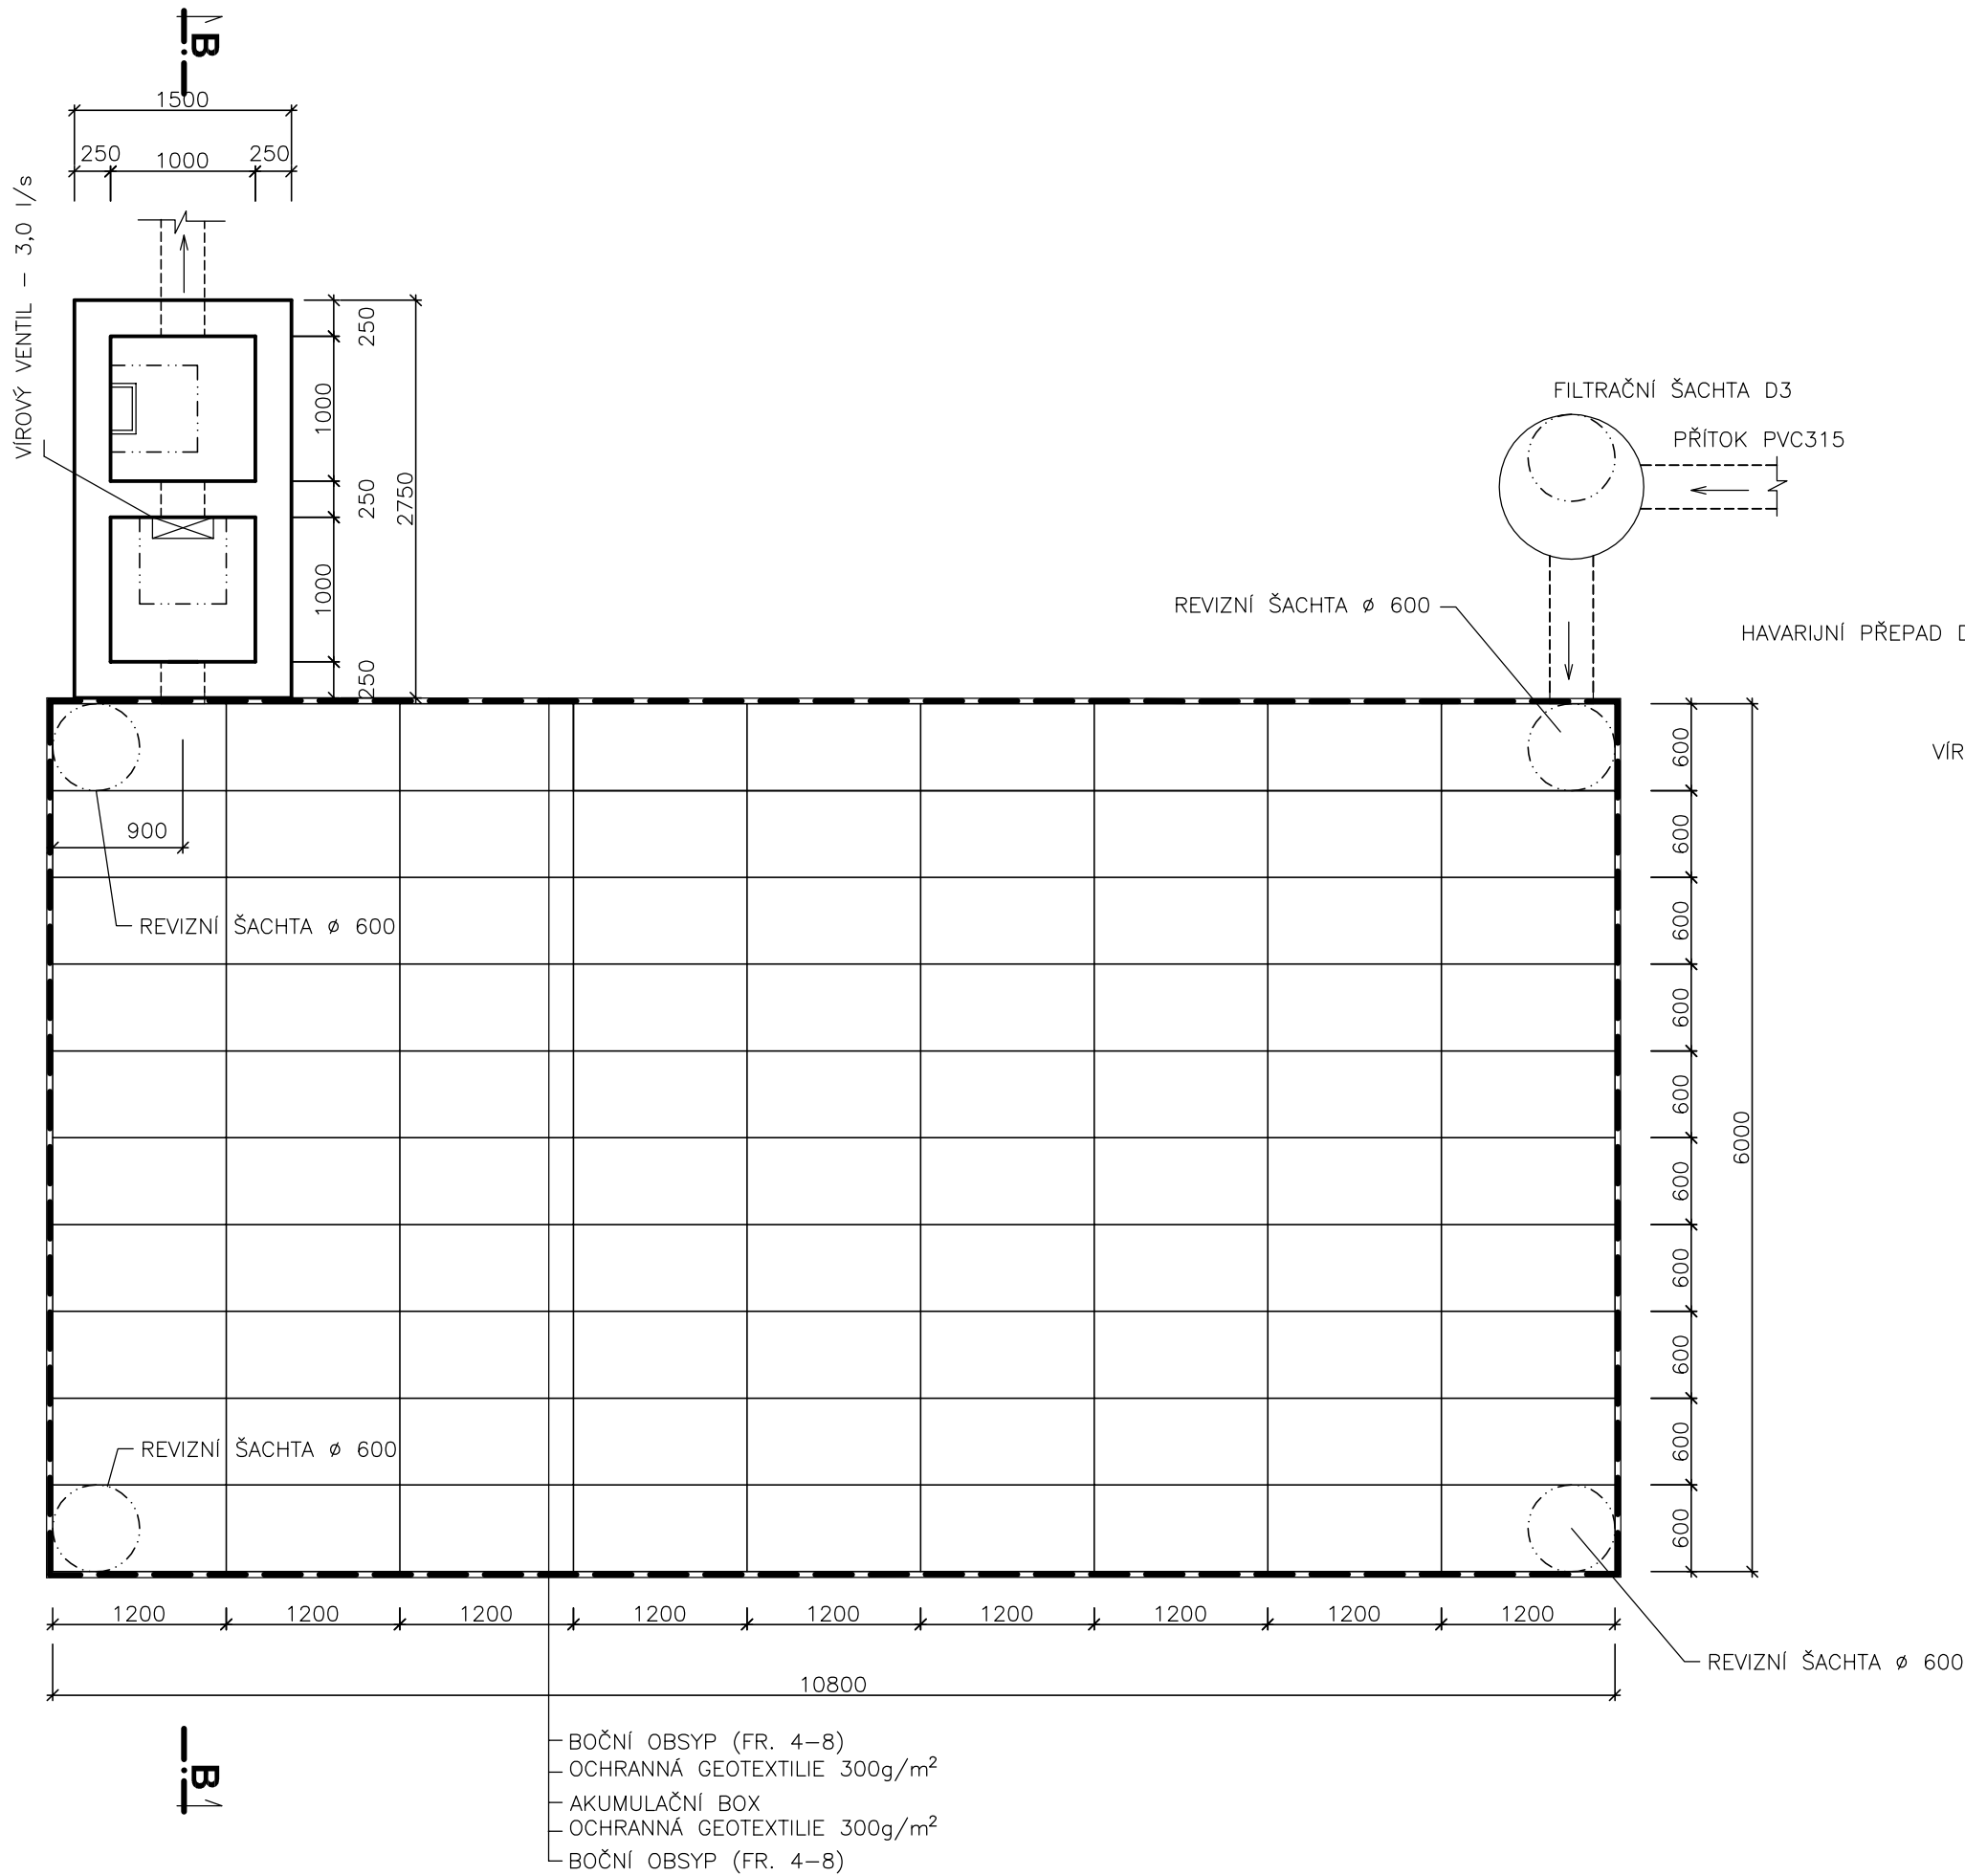

ŘEZ B-B

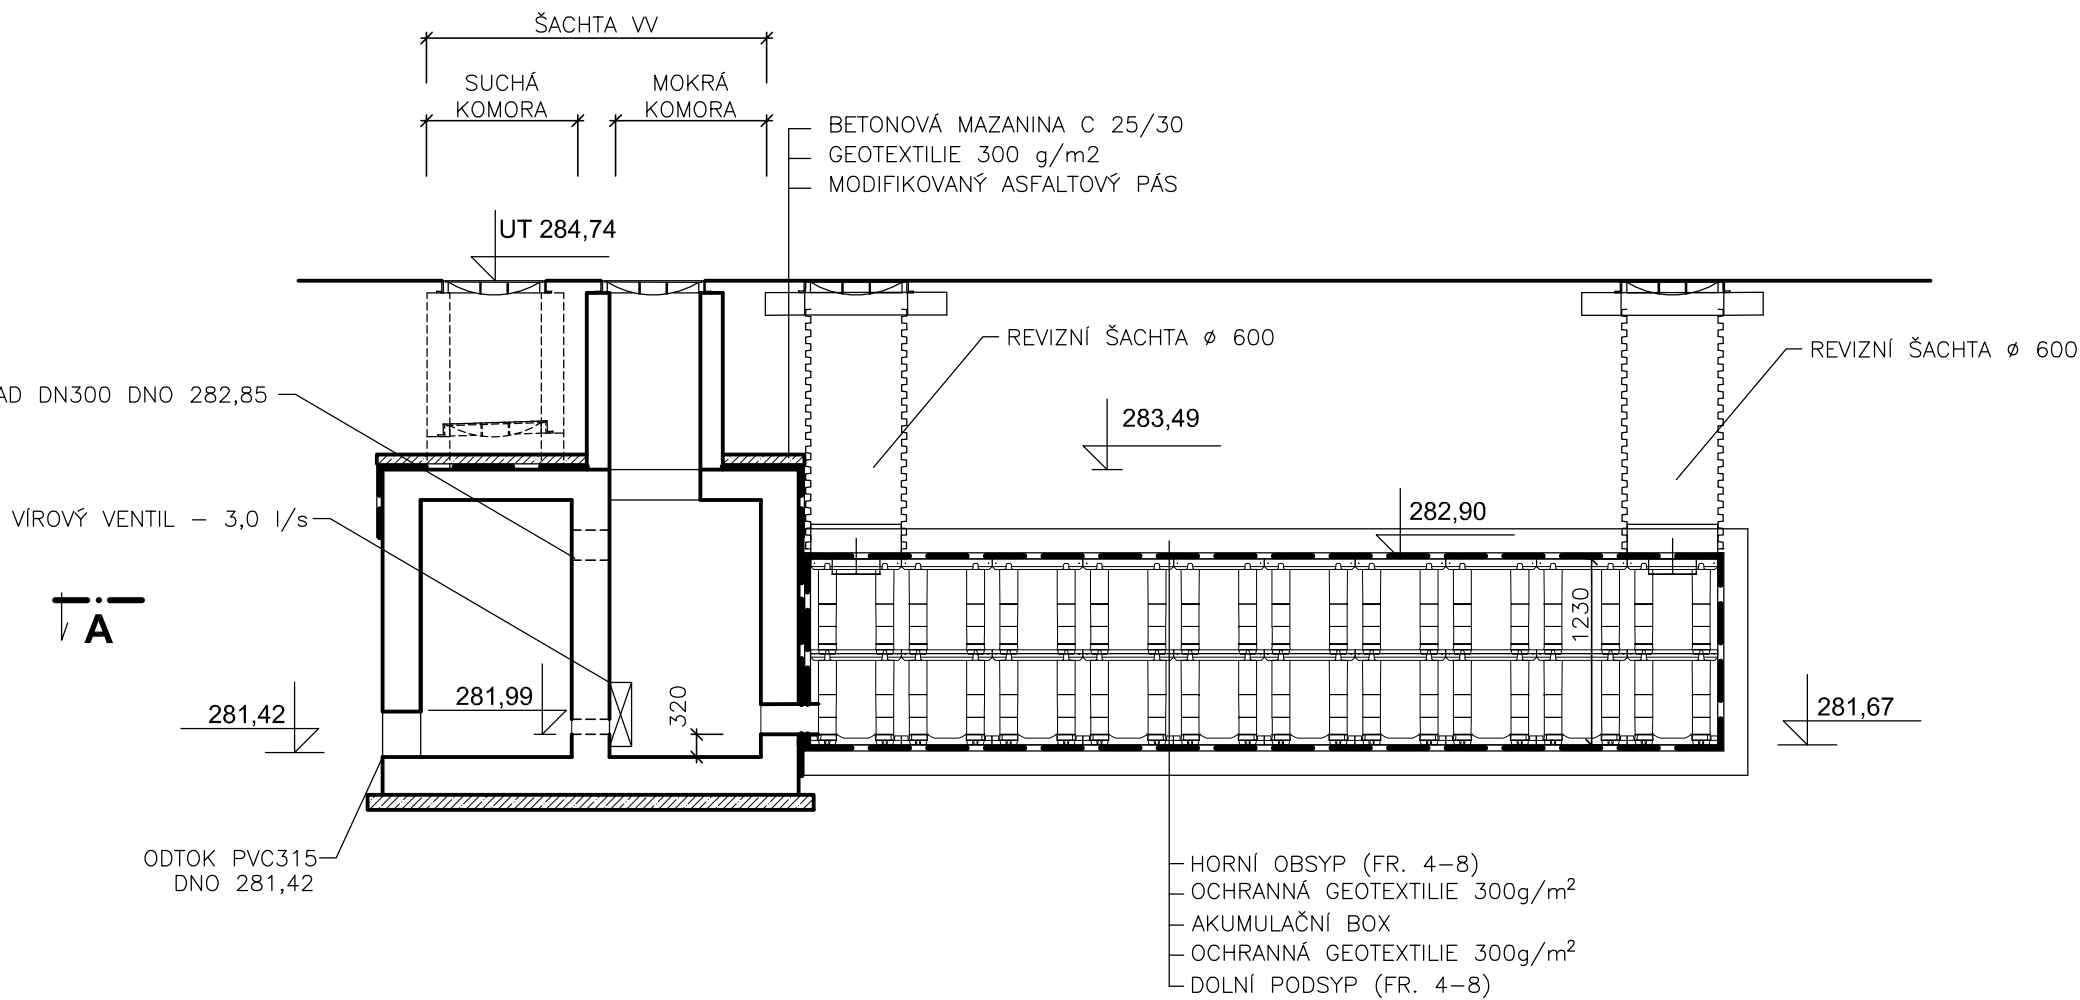

HLAVNÍ INŽENÝR PROJEKTU : ING. JIŘÍ ŠKLIBA	ARCHITEKT PROJEKTU : -	VYPRACOVAL : ING. PAVEL ZEMLER	Ing. Pavel Zemler Projekty a inženýrská činnost Pod Skalkou 2223/11 466 01 Jablonec n. N. tel. : 777 756 829 mail : pavel.zemler@gmail.com	
NÁZEV AKCE: PŘÍJEZDOVÁ KOMUNIKACE K ZÁKLADNĚ IZS VESECKO - TURNOV			STUPEŇ	DSP
ČÁST: SO 310 DEŠŤOVÁ KANALIZACE			FORMÁT	3x A4
NÁZEV VÝKRESU: RETENČNÍ NÁDRŽ			DATUM	LEDEN 2023
			ČÍSLO ZAKÁZKY	220401
			MĚŘÍTKO: 1:50	Č. VÝKRESU: K.19