

LEGENDA


- SPLAŠKOVÁ KANALIZAČNÍ PŘÍPOJKA Z KG DN200
- SPLAŠKOVÁ KANALIZACE
ŘEŠENO SAMOSTATNOU PROJEKTOVOU DOKUMENTACÍ
- HRANICE MEZI ZPEVNĚNOU PLOCHOU
A ZATRAVNĚNOU PLOCHOU

POZNÁMKA:
- PŘI NAPOJENÍ JE NUTNÉ RESPEKTOVAT POKYNY SPRÁVCE SÍTĚ, SEVEROČESKÉ VODOVODY A KANALIZACE - VIZ VYJÁDŘENÍ SPRÁVCE!
- PŘED ZAHÁJENÍM PRACÍ BUDE PŘESNÝ PRŮBĚH SÍTĚ VYTÝČEN SPRÁVCEM SÍTĚ!
- STÁVAJÍCÍ POLOHA NAPOJENÍ BUDE OVĚŘENA RUČNĚ KOPANOU SONDOU!
- PŘED ZAKRYTÍM BUDE PŘÍPOJKA GEODETICKY ZAMĚŘENA A ZAMĚŘENÍ PŘEDÁNO SPRÁVCI.

MÍSTO NAPOJENÍ NA SPLAŠKOVOU KANALIZACI
ŠACHTA S33 - DNO 283,20 m n.m. KT200

SPLAŠKOVÁ KANALIZACE - SOUVISEJÍCÍ INVESTICE
ŘEŠENO SAMOSTATNOU PROJEKTOVOU DOKUMENTACÍ



STAVBA: POŽÁRNÍ ZBROJNICE PRO JEDNOTKU SBORU DOBROVOLNÝCH HASIČŮ TURNOV - TURNOV, VESECKO		GENERÁLNÍ PROJEKTANT: Jan Hošek Mikulášovice 795 407 79 +420 732 437 160 hossek@pk-hossek.cz	
MÍSTO: P.P.Č. 708/12, K.O. DALMĚŘICE	ZODP. PROJEKTANT: JAN HOŠEK	VYPRACOVAL: TOMÁŠ BERNATIK	AUTORIZACE:
	INVESTOR: MĚSTO TURNOV ANTONÍN DVOŘÁK 335 511 01 TURNOV	FORMÁT: 6x4 STUPEŇ PD: DPS	
PROJEKTOVÁ ČÁST: D.1.4.A - ZDRAVOTECHNICKÉ ZAŘÍZENÍ BUDOV	ČÁST: D.1.4.A	DATUM: 06/2025 ZAKÁZKA ČÍSLO: 2022313	PARE ČÍSLO:
	VÝKRES: PŮDORYS SPLAŠKOVÉ KANALIZAČNÍ PŘÍPOJKY	ČÍSLO VÝKRESU: E.2.1	

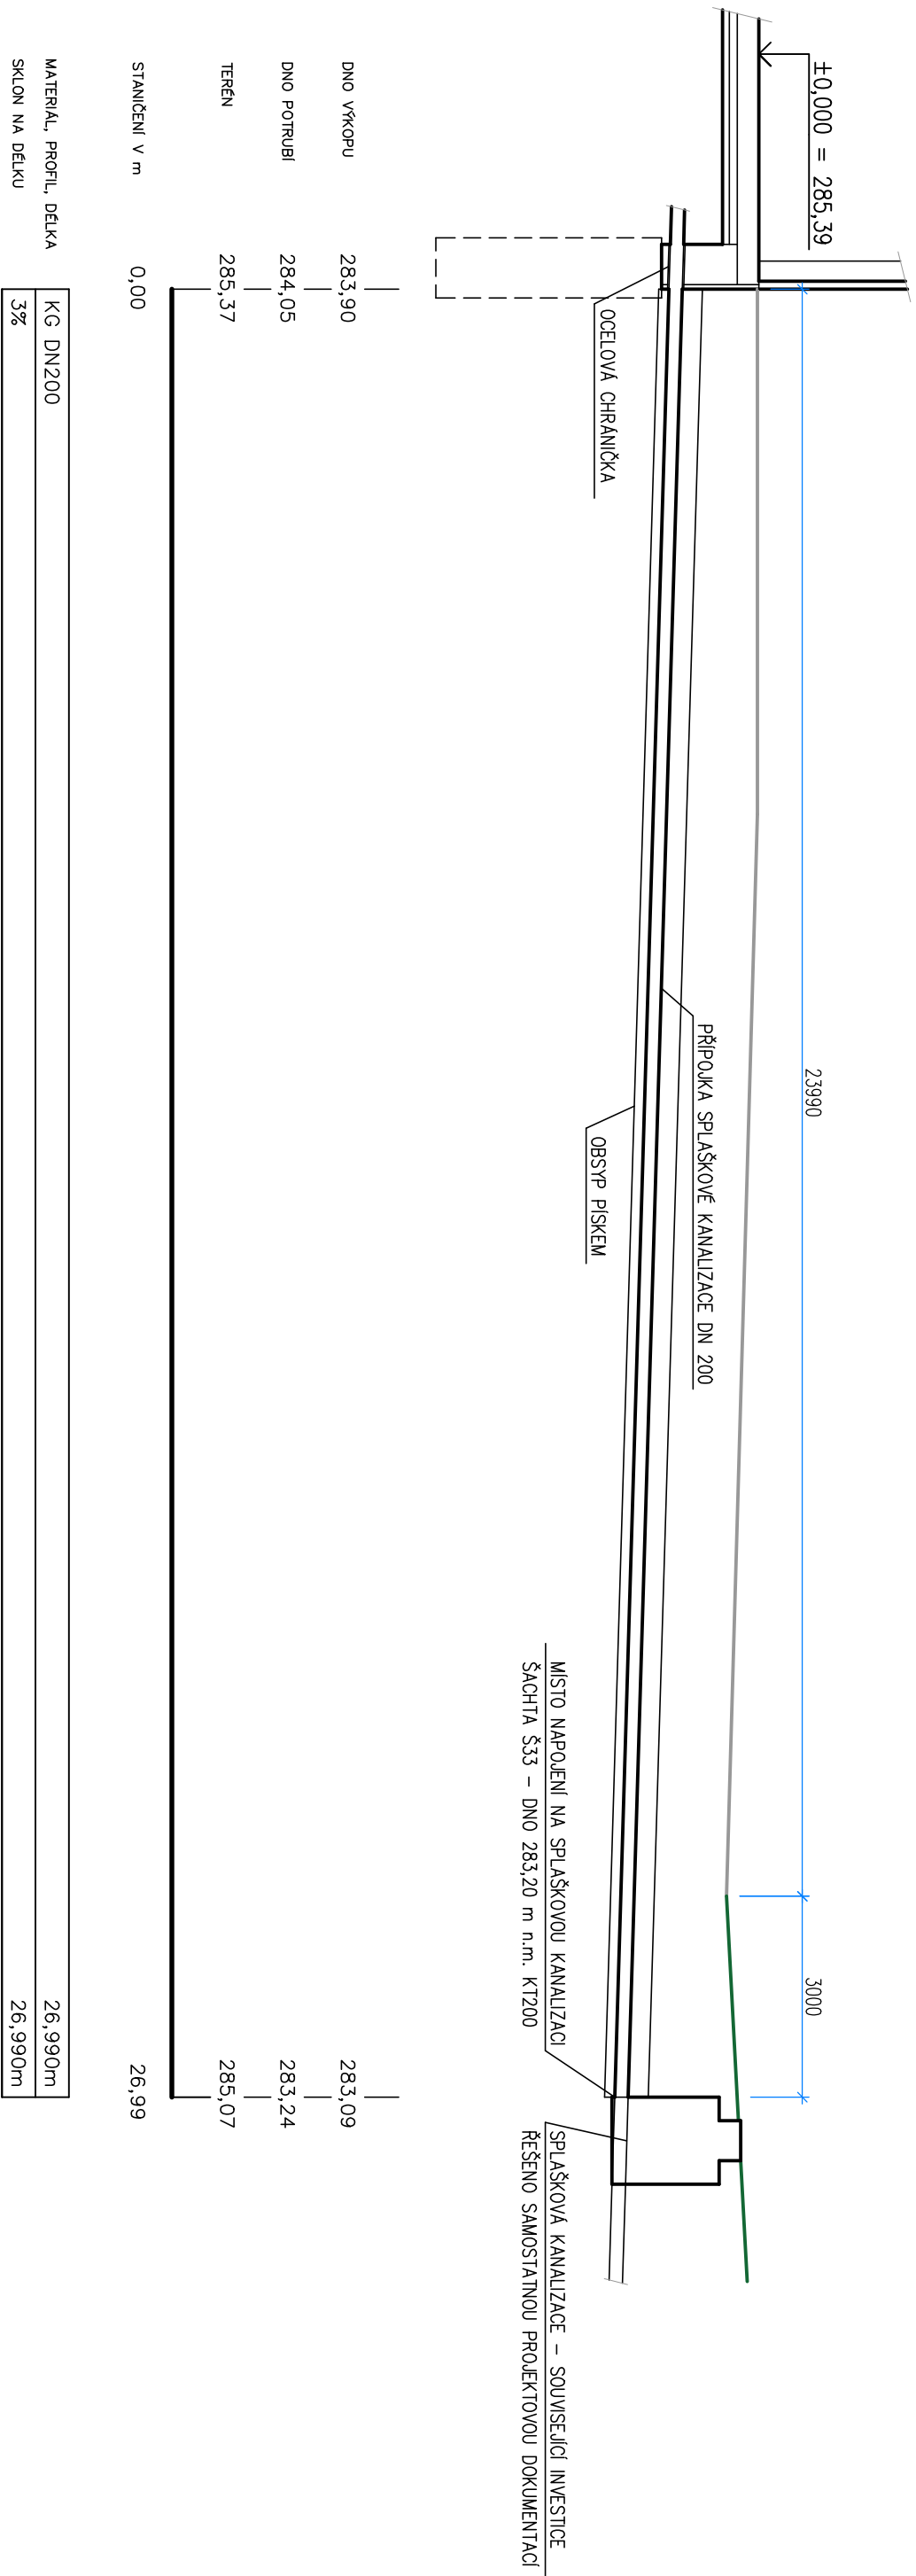

MATERIAL, PROFIL, DELKA
SKLON NA DELKU

KG DN200	26,990m
3%	26,990m

  
LEGENDA

-  – ZPEVNĚNÁ PLOCHA NA POZEMKU INVESTORA
-  – TRAVNATÁ PLOCHA NA POZEMKU INVESTORA

- POZNÁMKA:**
- PŘI NÁPOJENÍ JE NUTNÉ RESPEKTOVAT POKYNY SPRÁVCE SÍTĚ, SEVEROČESKÉ VODOVODY A KANALIZACE - VIZ VYJÁDRĚNÍ SPRÁVCE!
 - PŘED ZAHÁJENÍM PRACÍ BUDE PŘESNÝ PRŮBĚH SÍTÍ VYTÝČEN SPRÁVCEM SÍTĚ!
 - STÁVAJÍCÍ POLOHA NÁPOJENÍ BUDE OVĚŘENA RUČNĚ KOPANOU SONDOU!
 - PŘED ZAKRYTÍM BUDE PŘÍPOJKA GEODETICKY ZAMĚŘENA A ZAMĚŘENÍ PŘEDÁNO SPRÁVCI.


STAVBA: POŽÁRNÍ ZBRONJICE PRO JEDNOTKU SBORU DOBROVOLNÝCH HASIČŮ TURNOV - TURNOV, VESECKO		GENERÁLNÍ PROJEKTANT: PK HOŠEK Ján Hošek Mikulášovice 795 407 79 +420 732 437 160 hosek@pk-hosek.cz	
MÍSTO: P.P.Č. 708/12, K.Ú. DALUŠEŘICE	ZODP. PROJEKTANT: JÁN HOŠEK	VYPRACOVAL: TOMAŠ BERNATÍK	AUTORIZACE:
INVESTOR: MĚSTO TURNOV ANTONÍNKA DVOŘÁKA 335 511 01 TURNOV	FORMÁT: 2xA4	DATUM: 06./2025	
PROJEKTOVÁ ČÁST: D.1.4.A – ZDRAVOTECHNICKÉ ZAŘÍZENÍ BUDOV	STUPEŇ PD: DPS	ZAKÁZKA ČÍSLO: 2022313	
	ČÁST: D.1.4.A	MĚŘÍTKO: 1:100	PARÉ ČÍSLO:
VÝKRES: PODÉLNÝ ŘEZ SPLAŠKOVÉ KANALIZACE	ČÍSLO VÝKRESU: E.2.2		

VZOR. PŘÍČNÝ ŘEZ - KANALIZACE 1:10

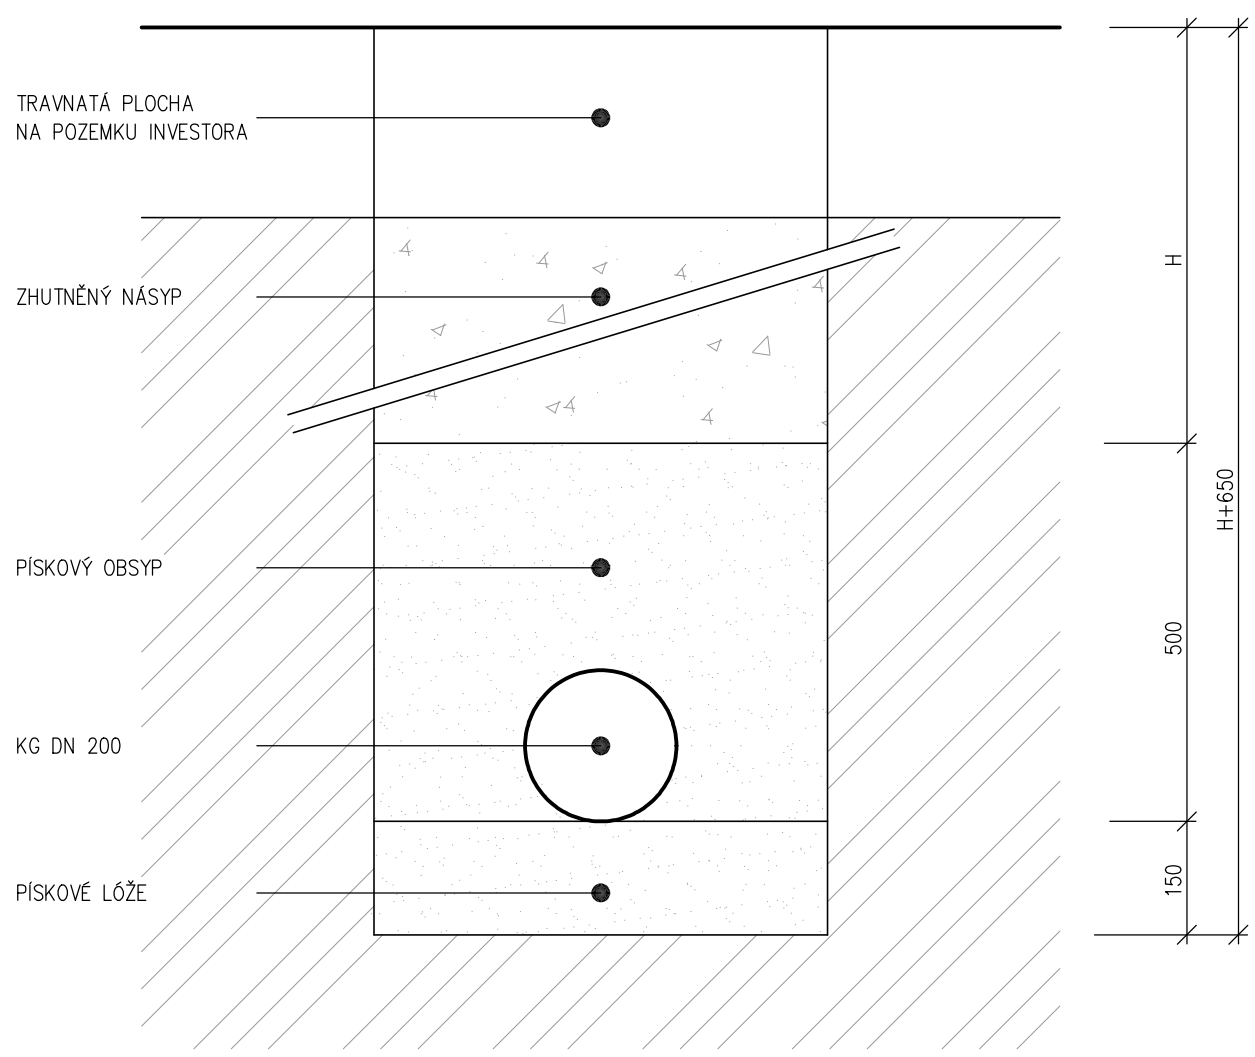

STAVBA: POŽÁRNÍ ZBROJNICE PRO JEDNOTKU SBORU DOBROVOLNÝCH HASIČŮ TURNOV - TURNOV, VESECKO		GENERÁLNÍ PROJEKTANT:		Jan Hošek Mikulášovice 795 407 79 +420 732 437 160 hosek@pk-hosek.cz	
MÍSTO: P.P.Č. 708/12, K.Ú. DALIMĚŘICE		ZODP. PROJEKTANT: JAN HOŠEK	VYPRACOVAL: TOMÁŠ BERNATÍK	AUTORIZACE:	
INVESTOR: MĚSTO TURNOV ANTONÍNA DVOŘÁKA 335 511 01 TURNOV		FORMÁT: 1xA4	DATUM: 06/2025		
PROJEKTOVÁ ČÁST: D.1.4.A – ZDRAVOTECHNICKÉ ZAŘÍZENÍ BUDOV		STUPEŇ PD: DPS	ZAKÁZKA ČÍSLO: 2022313	PARÉ ČÍSLO:	
VÝKRES: VZOROVÝ PŘÍČNÝ ŘEZ SPLAŠKOVÉ KANALIZACE		ČÁST: D.1.4.A	MĚŘÍTKO: 1:100		
			ČÍSLO VÝKRESU: E.2.3		

VZOR. PŘÍČNÝ ŘEZ - KANALIZACE 1:10

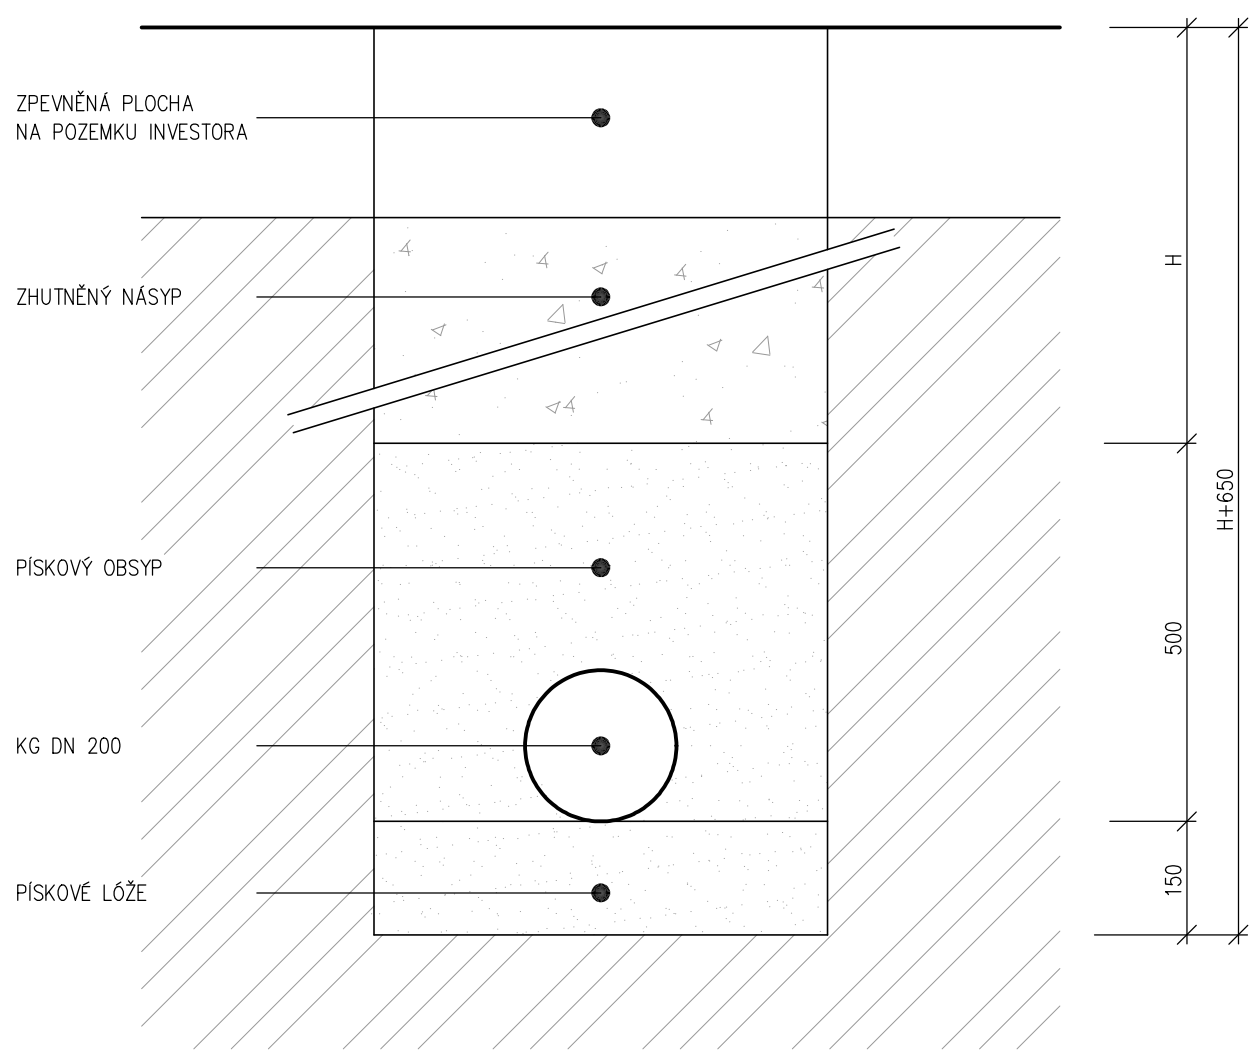

<div>STAVBA: POŽÁRNÍ ZBROJNICE PRO JEDNOTKU SBORU DOBROVOLNÝCH HASIČŮ TURNOV - TURNOV, VESECKO</div>		<div>GENERÁLNÍ PROJEKTANT:</div> <div><div><div></div><div>PK</div></div>HOŠEK</div> <div>Jan Hošek Mikulášovice 795 407 79 +420 732 437 160 hosek@pk-hosek.cz</div>		
<div>MÍSTO: P.P.Č. 708/12, K.Ú. DALIMĚŘICE</div>		<div>ZODP. PROJEKTANT:</div> <div>JAN HOŠEK</div>	<div>VYPRACOVAL:</div> <div>TOMÁŠ BERNATÍK</div>	<div>AUTORIZACE:</div>
<div>INVESTOR: MĚSTO TURNOV ANTONÍNA DVOŘÁKA 335 511 01 TURNOV</div>		<div>FORMÁT:</div> <div>1x A4</div>	<div>DATUM:</div> <div>06/2025</div>	
		<div>STUPEŇ PD:</div> <div>DPS</div>	<div>ZAKÁZKA ČÍSLO:</div> <div>2022313</div>	
<div>PROJEKTOVÁ ČÁST:</div> <div>D.1.4.A – ZDRAVOTECHNICKÉ ZAŘÍZENÍ BUDOV</div>		<div>ČÁST:</div> <div>D.1.4.A</div>	<div>MĚŘITKO:</div> <div>1:100</div>	
<div>VÝKRES:</div> <div>VZOROVÝ PŘÍČNÝ ŘEZ SPLAŠKOVÉ KANALIZACE</div>			<div>ČÍSLO VÝKRESU:</div> <div>E.2.4</div>	