
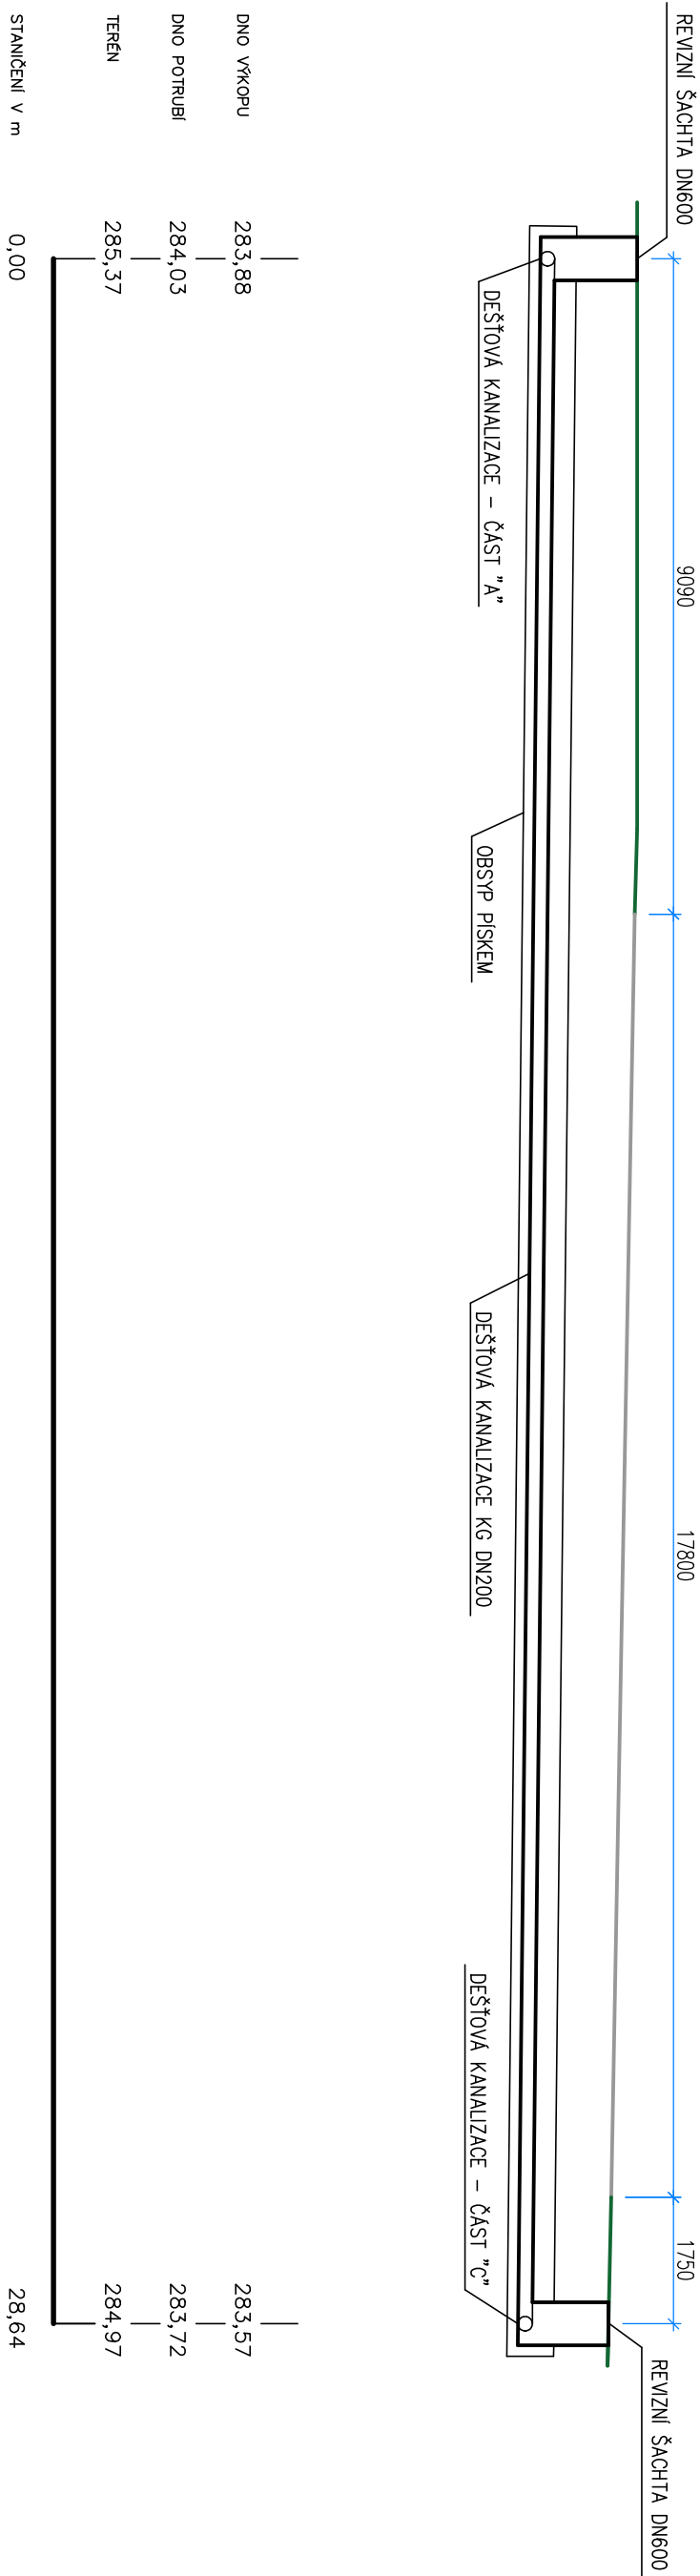


LEGENDA

- DEŠŤOVÁ KANALIZACE Z KG DN200
- KANALIZACE PRO ODVOD VOD Z ODVODŇOVACÍCH ŽLABŮ Z KG DN110
- SPLAŠKOVÁ KANALIZACE
ŘEŠENO SAMOSTATNOU PROJEKTOVOU DOKUMENTACÍ
- HRANICE MEZI ZPEVNĚNOU PLOCHOU A ZATRAVNĚNOU PLOCHOU



POZNÁMKA:
- PŘI NÁPOJENÍ JE NUTNÉ RESPEKTOVAT POKYNY SPRÁVCE SÍTĚ, SEVEROČESKÉ VODOVODY A KANALIZACE - VIZ VYJÁDRĚNÍ SPRÁVCE!
- PŘED ZAHÁJENÍM PRACÍ BUDE PŘESNÝ PRŮBĚH SÍTĚ VYTÝČEN SPRÁVCEM SÍTĚ!
- STÁVAJÍCÍ POLOHA NÁPOJENÍ BUDE OVĚŘENA RUČNĚ KOPANOU SONDOU!
- PŘED ZAKRYTÍM BUDE PŘÍPOJKA GEODETICKY ZAMĚŘENA A ZAMĚŘENÍ PŘEDÁNO SPRÁVCI.

STAVBA: POŽÁRNÍ ZBRojNICE PRO JEDNOTKU SBORU DOBROVOLNÝCH HASIČŮ TURNOV - TURNOV, VESECKO		GENERALNÍ PROJEKTANT: <div></div> Jan Hošek Mikulšovice 795 407 79 +420 732 437 160 hosek@pk-hosek.cz	
MÍSTO: P.P.C. 708/12, K.O. DALMĚŘICE	ZODP. PROJEKTANT: JAN HOŠEK	VYPRACOVAL: TOMÁŠ BERNATÍK	AUTORIZACE:
	FORMAT: 6x44	DATUM: 06/2025	
INVESTOR: MĚSTO TURNOV ANTONINA DVOŘÁKA 335 511 01 TURNOV	STUPEŇ PD: DPS	ZAKÁZKA ČÍSLO: 2022313	PÁŘE ČÍSLO:
	PROJEKTOVÁ ČÁST: D.1.4.A – ZDRAVOTECHNICKÉ ZAŘÍZENÍ BUDOV	ČÁST: D.1.4.A	
VÝKRES: PŮDORYS DEŠŤOVÉ KANALIZACE		ČÍSLO VÝKRESU: E.3.1	




MATERIÁL, PROFIL, DÉLKA	KG DN200	28,643m
SKLON NA DÉLKU	1,09%	28,643m

  LEGENDA

-  – ZPEVNĚNÁ PLOCHA NA POZEMKU INVESTORA
-  – TRAVNATÁ PLOCHA NA POZEMKU INVESTORA



- POZNÁMKA:**
- PŘI NAPOJENÍ JE NUTNÉ RESPEKTOVAT POKYNY SPRÁVCE SÍTĚ, SEVEROČESKÉ VODOVODY A KANALIZACE - VIZ VYJÁDRĚNÍ SPRÁVCE!
 - PŘED ZAHÁJENÍM PRACÍ BUDE PŘESNÝ PRŮBĚH SÍTÍ VYTÝČEN SPRÁVCEM SÍTĚ!
 - STÁVAJÍCÍ POLOHA NAPOJENÍ BUDE OVĚŘENA RUČNĚ KOPANOU SONDOU!
 - PŘED ZAKRYTÍM BUDE PŘÍPOJKA GEODETICKY ZAMĚŘENA A ZAMĚŘENÍ PŘEDÁNO SPRÁVCI.

STAVBA: POŽÁRNÍ ZBRONJICE PRO JEDNOTKU SBORU DOBROVOLNÝCH HASIČŮ TURNOV - TURNOV, VESECKO		GENERÁLNÍ PROJEKTANT:	
MÍSTO: P.P.Č. 708/12, K.Ú. DALUŠEŘICE	ZODP. PROJEKTANT: JAN HOŠEK	VYPRACOVAL: TOMAŠ BERNATÍK	Jlqn Hošek Mikulášovice 795 407 79 +420 732 437 160 hosek@pk-hosek.cz
INVESTOR: MĚSTO TURNOV ANTONÍNKA DVOŘÁKA 335 511 01 TURNOV	FORMÁT: 2xA4	DATUM: 06/2025	
PROJEKTOVÁ ČÁST: D.1.4.A – ZDRAVOTECHNICKÉ ZAŘÍZENÍ BUDOV	STUPEŇ PD: DPS	ZAKÁZKA ČÍSLO: 2022313	
	ČÁST: D.1.4.A	MĚŘÍTKO: 1:100	
VÝKRES: PODÉLNÝ ŘEZ DEŠŤOVÉ KANALIZACE - ČÁST "B"		ČÍSLO VÝKRESU: E.3.3	

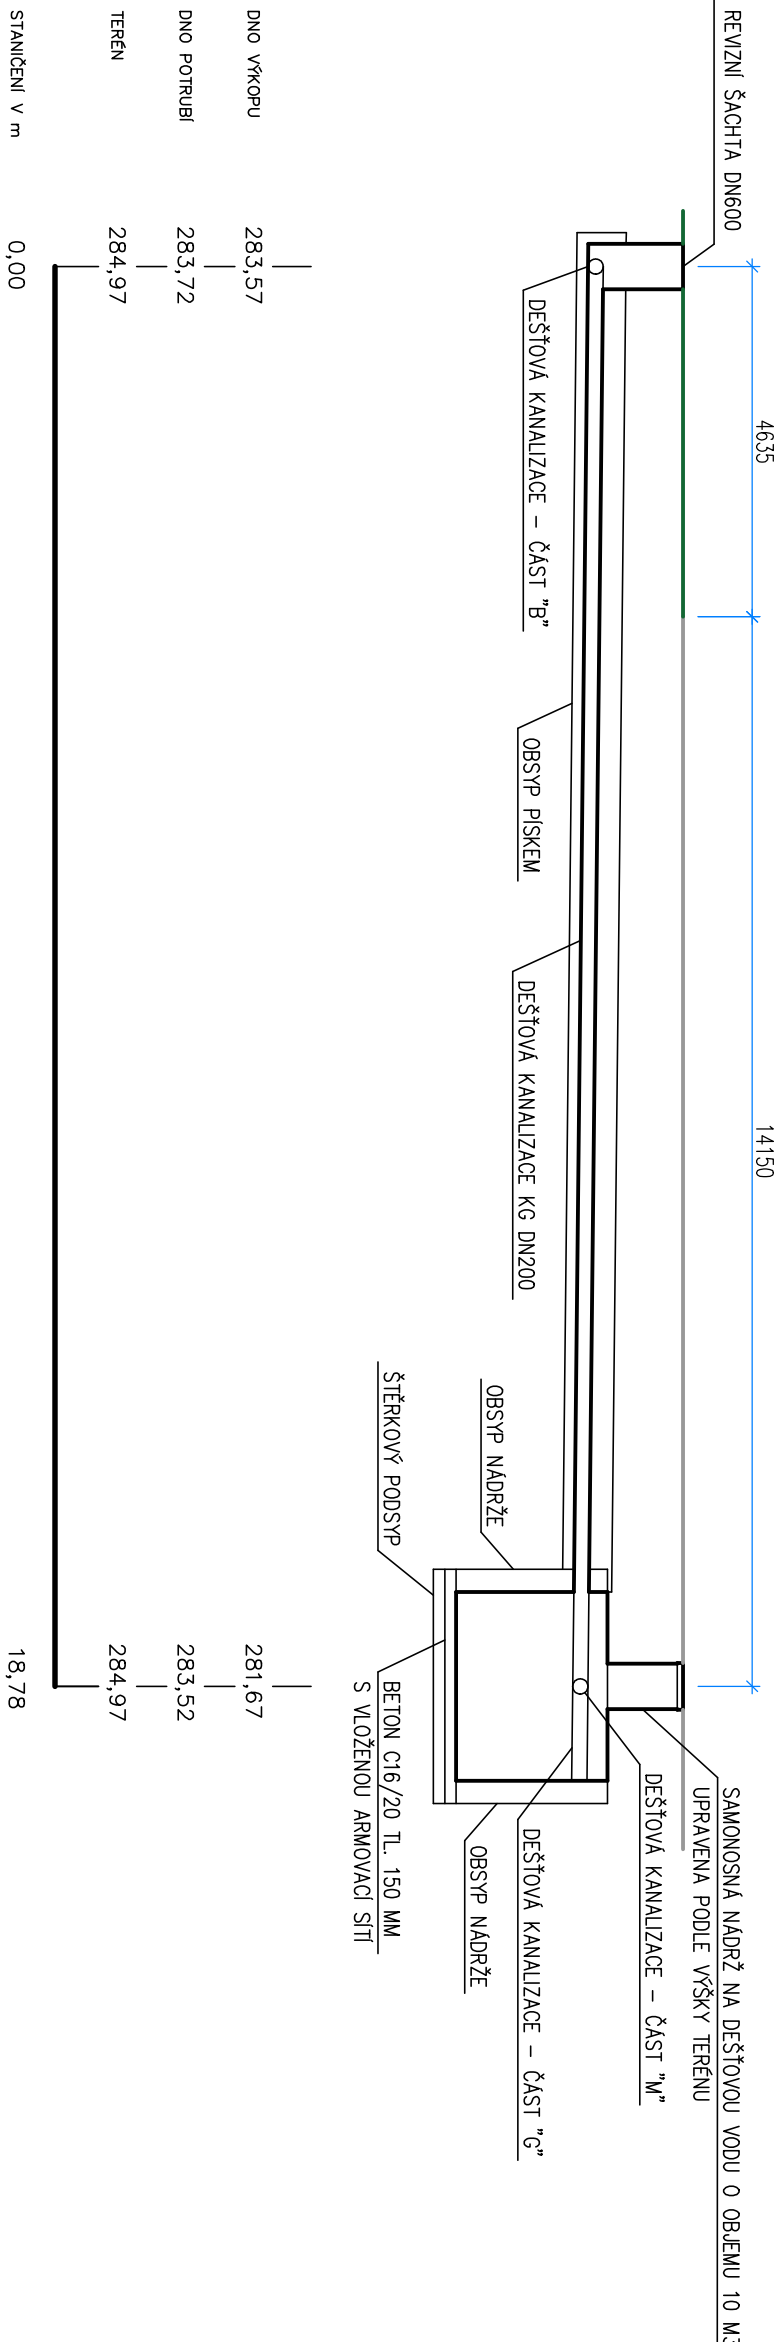

  
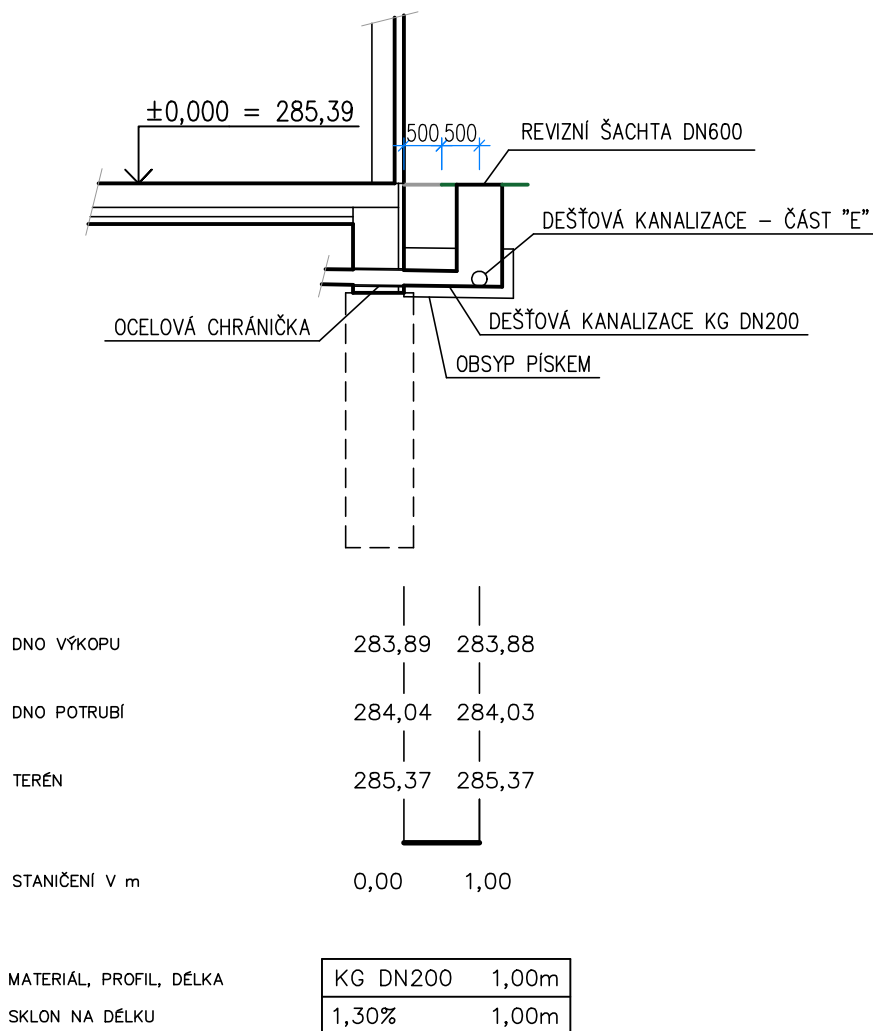
MATERIÁL, PROFIL, DELKA	KG DN200	18,783m
SKLON NA DELKU	1,09%	18,783m

LEGENDA


-  – ZPEVNĚNÁ PLOCHA NA POZEMKU INVESTORA
-  – TRAVNATÁ PLOCHA NA POZEMKU INVESTORA

- POZNÁMKA:**
- PŘI NÁPOJENÍ JE NUTNÉ RESPEKTOVAT POKYNY SPRÁVCE SÍŤE, SEVEROČESKÉ VODOVODY A KANALIZACE - VIZ VYJÁDRĚNÍ SPRÁVCE!
 - PŘED ZAHÁJENÍM PRACÍ BUDE PŘESNÝ PRŮBĚH SÍŤI VYTÝČEN SPRÁVCEM SÍŤE!
 - STÁVAJÍCÍ POLOHA NÁPOJENÍ BUDE OVĚŘENA RUČNĚ KOPANOU SONDOU!
 - PŘED ZAKRYTÍM BUDE PŘÍPOJKA GEODETICKY ZAMĚŘENA A ZAMĚŘENÍ PŘEDÁNO SPRÁVCI.


STAVBA: POŽÁRNÍ ZBRONJICE PRO JEDNOTKU SBORU DOBROVOLNÝCH HASIČŮ TURNOV - TURNOV, VESECKO		GENERÁLNÍ PROJEKTANT: <div></div> <div>Jan Hošek Mikulšovice 795 407 79 +420 732 437 160 hosek@pk-hosek.cz</div>	
MÍSTO: P.P.Č. 708/12, K.Ú. DALMĚŘICE	ZODP. PROJEKTANT: JAN HOŠEK	VYPRACOVAL: TOMAŠ BERNATÍK	AUTORIZACE:
INVESTOR: MĚSTO TURNOV ANTONÍNNA DVOŘÁKA 335 511 01 TURNOV	FORMÁT: 2x44	DATUM: 06/2025	
	STUPEŇ PD: DPS	ZAKÁZKA ČÍSLO: 2022313	
PROJEKTOVÁ ČÁST: D.1.4.A – ZDRAVOTECHNICKÉ ZAŘÍZENÍ BUDOV	ČÁST: D.1.4.A	MĚŘÍTKO: 1:100	
VÝKRES:	ČÍSLO VÝKRESU: E.3.4		
PODÉLNÝ ŘEZ DEŠŤOVÉ KANALIZACE - ČÁST "C"			



 LEGENDA



- ZPEVNĚNÁ PLOCHA NA POZEMKU INVESTORA

 

- TRAVNATÁ PLOCHA NA POZEMKU INVESTORA

POZNÁMKA:

- PŘI NAPOJENÍ JE NUTNÉ RESPEKTOVAT POKYNY SPRÁVCE SÍTĚ, SEVEROČESKÉ VODOVODY A KANALIZACE - VIZ VYJÁDRĚNÍ SPRÁVCE!
- PŘED ZAHÁJENÍM PRACÍ BUDE PŘESNÝ PRŮBĚH SÍTĚ VYTYČEN SPRÁVCEM SÍTĚ!
- STÁVAJÍCÍ POLOHA NAPOJENÍ BUDE OVĚŘENA RUČNĚ KOPANOU SONDOU!
- PŘED ZAKRYTÍM BUDE PŘÍPOJKA GEODETICKY ZAMĚŘENA A ZAMĚŘENÍ PŘEDÁNO SPRÁVCI.

STAVBA: **POŽÁRNÍ ZBROJNICE PRO JEDNOTKU
SBORU DOBROVOLNÝCH HASIČŮ
TURNOV - TURNOV, VESECKO**

MÍSTO: P.P.Č. 708/12, K.Ú. DALIMĚŘICE

INVESTOR: MĚSTO TURNOV
ANTONINA DVOŘÁKA 335
511 01 TURNOV

PROJEKTOVÁ ČÁST:
D.1.4.A – ZDRAVOTECHNICKÉ ZAŘÍZENÍ BUDOV

VÝKRES:

PODÉLNÝ ŘEZ DEŠŤOVÉ KANALIZACE - ČÁST "D"

GENERÁLNÍ PROJEKTANT:



Jan Hošek
Mikulášovice 795
407 79
+420 732 437 160
hosek@pk-hosek.cz

ZODP. PROJEKTANT:
JAN HOŠEK

VYPRACOVAL:
TOMÁŠ BERNATÍK

AUTORIZACE:

FORMÁT:
1xA4

DATUM:
06/2025

STUPEŇ PD:
DPS

ZAKÁZKA ČÍSLO:
2022313


ČÁST:
D.1.4.A

MĚŘÍTKO:
1:100

PARÉ ČÍSLO:

ČÍSLO VÝKRESU:

E.3.5

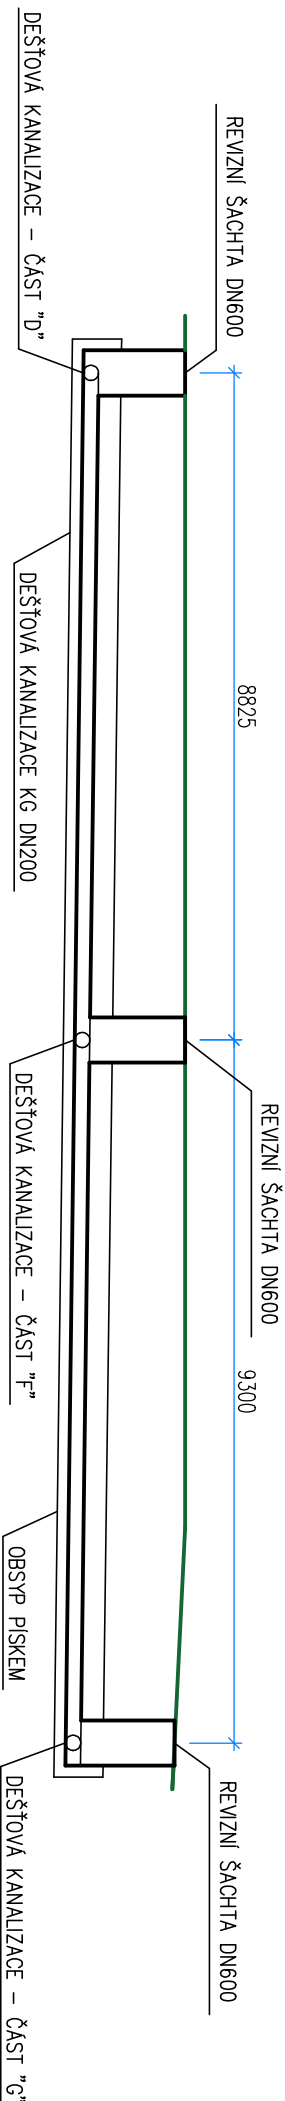


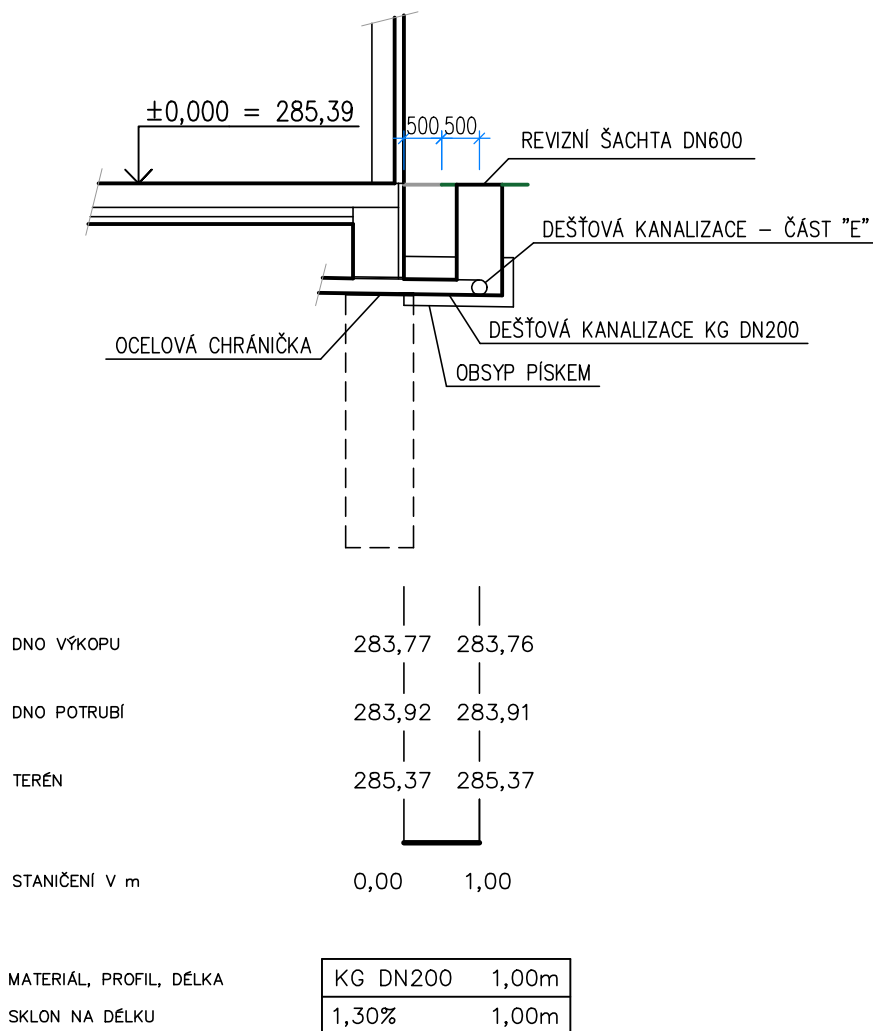
DNO VÝKOPU	283,88	283,76	283,64
DNO POTRUBÍ	284,03	283,91	283,79
TERÉN	285,37	285,37	285,23
STANIČENÍ V m	0,00	8,83	18,13
MATERIÁL, PROFIL, DÉLKA	KG DN200 18,126m		
SKLON NA DÉLKU	1,30% 18,126m		

LEGENDA




- POZNÁMKA:**
- PŘI NÁPOJENÍ JE NUTNÉ RESPEKTOVAT POKYNY SPRÁVCE SÍTĚ, SEVEROČESKÉ VODOVODY A KANALIZACE - VIZ VYJÁDRĚNÍ SPRÁVCE!
 - PŘED ZAHÁJENÍM PRACÍ BUDE PŘESNÝ PRŮBĚH SÍTĚ VYTÝČEN SPRÁVCEM SÍTĚ!
 - STÁVAJÍCÍ POLOHA NÁPOJENÍ BUDE OVĚŘENA RUČNĚ KOPANOU SONDOU!
 - PŘED ZAKRYTÍM BUDE PŘÍPOJKA GEODETICKY ZAMĚŘENA A ZAMĚŘENÍ PŘEDÁNO SPRÁVCI.

STAVBA: POŽÁRNÍ ZBRONJICE PRO JEDNOTKU SBORU DOBROVOLNÝCH HASIČŮ TURNOV - TURNOV, VESECKO			GENERÁLNÍ PROJEKTANT: <div></div> <div>Jan Hošek Mikulášovice 795 407 79 +420 732 437 160 hosek@pk-hosek.cz</div>		
MÍSTO: P.P.Č. 708/12, K.Ú. DALUŠEŘICE	ZODP. PROJEKTANT: JAN HOŠEK	VYPRACOVAL: TOMAŠ BERNATÍK	AUTORIZACE:		
INVESTOR: MĚSTO TURNOV ANTONÍNKA DVOŘÁKA 335 511 01 TURNOV	FORMÁT: 2x44	DATUM: 06/2025			
	STUPEŇ PD: DPS	ZAKÁZKA ČÍSLO: 2022313			
PROJEKTOVÁ ČÁST: D.1.4.A – ZDRAVOTECHNICKÉ ZAŘÍZENÍ BUDOV	ČÁST: D.1.4.A	MĚŘÍTKO: 1:100	PARÉ ČÍSLO:		
VÝKRES: PODELNÝ ŘEZ DEŠŤOVÉ KANALIZACE - ČÁST "E"			ČÍSLO VÝKRESU: E.3.6		



 LEGENDA



- ZPEVNĚNÁ PLOCHA NA POZEMKU INVESTORA



- TRAVNATÁ PLOCHA NA POZEMKU INVESTORA

POZNÁMKA:

- PŘI NAPOJENÍ JE NUTNÉ RESPEKTOVAT POKYNY SPRÁVCE SÍTĚ, SEVEROČESKÉ VODOVODY A KANALIZACE - VIZ VYJÁDRĚNÍ SPRÁVCE!
- PŘED ZAHÁJENÍM PRACÍ BUDE PŘESNÝ PRŮBĚH SÍTĚ VYTYČEN SPRÁVCEM SÍTĚ!
- STÁVAJÍCÍ POLOHA NAPOJENÍ BUDE OVĚŘENA RUČNĚ KOPANOU SONDOU!
- PŘED ZAKRYTÍM BUDE PŘÍPOJKA GEODETICKY ZAMĚŘENA A ZAMĚŘENÍ PŘEDÁNO SPRÁVCI.

STAVBA: **POŽÁRNÍ ZBROJNICE PRO JEDNOTKU
SBORU DOBROVOLNÝCH HASIČŮ
TURNOV - TURNOV, VESECKO**

MÍSTO: P.P.Č. 708/12, K.Ú. DALIMĚŘICE

INVESTOR: MĚSTO TURNOV
ANTONÍNA DVOŘÁKA 335
511 01 TURNOV

PROJEKTOVÁ ČÁST:
D.1.4.A – ZDRAVOTECHNICKÉ ZAŘÍZENÍ BUDOV

VÝKRES:

PODÉLNÝ ŘEZ DEŠŤOVÉ KANALIZACE - ČÁST "F"

GENERÁLNÍ PROJEKTANT:



Jan Hošek
Mikulášovice 795
407 79
+420 732 437 160
hosek@pk-hosek.cz

ZODP. PROJEKTANT:
JAN HOŠEK

VYPRACOVAL:
TOMÁŠ BERNATÍK

AUTORIZACE:

FORMÁT:
1xA4

DATUM:
06/2025

STUPEŇ PD:
DPS

ZAKÁZKA ČÍSLO:
2022313


ČÁST:
D.1.4.A

MĚŘÍTKO:
1:100

PARÉ ČÍSLO:

ČÍSLO VÝKRESU:

E.3.6

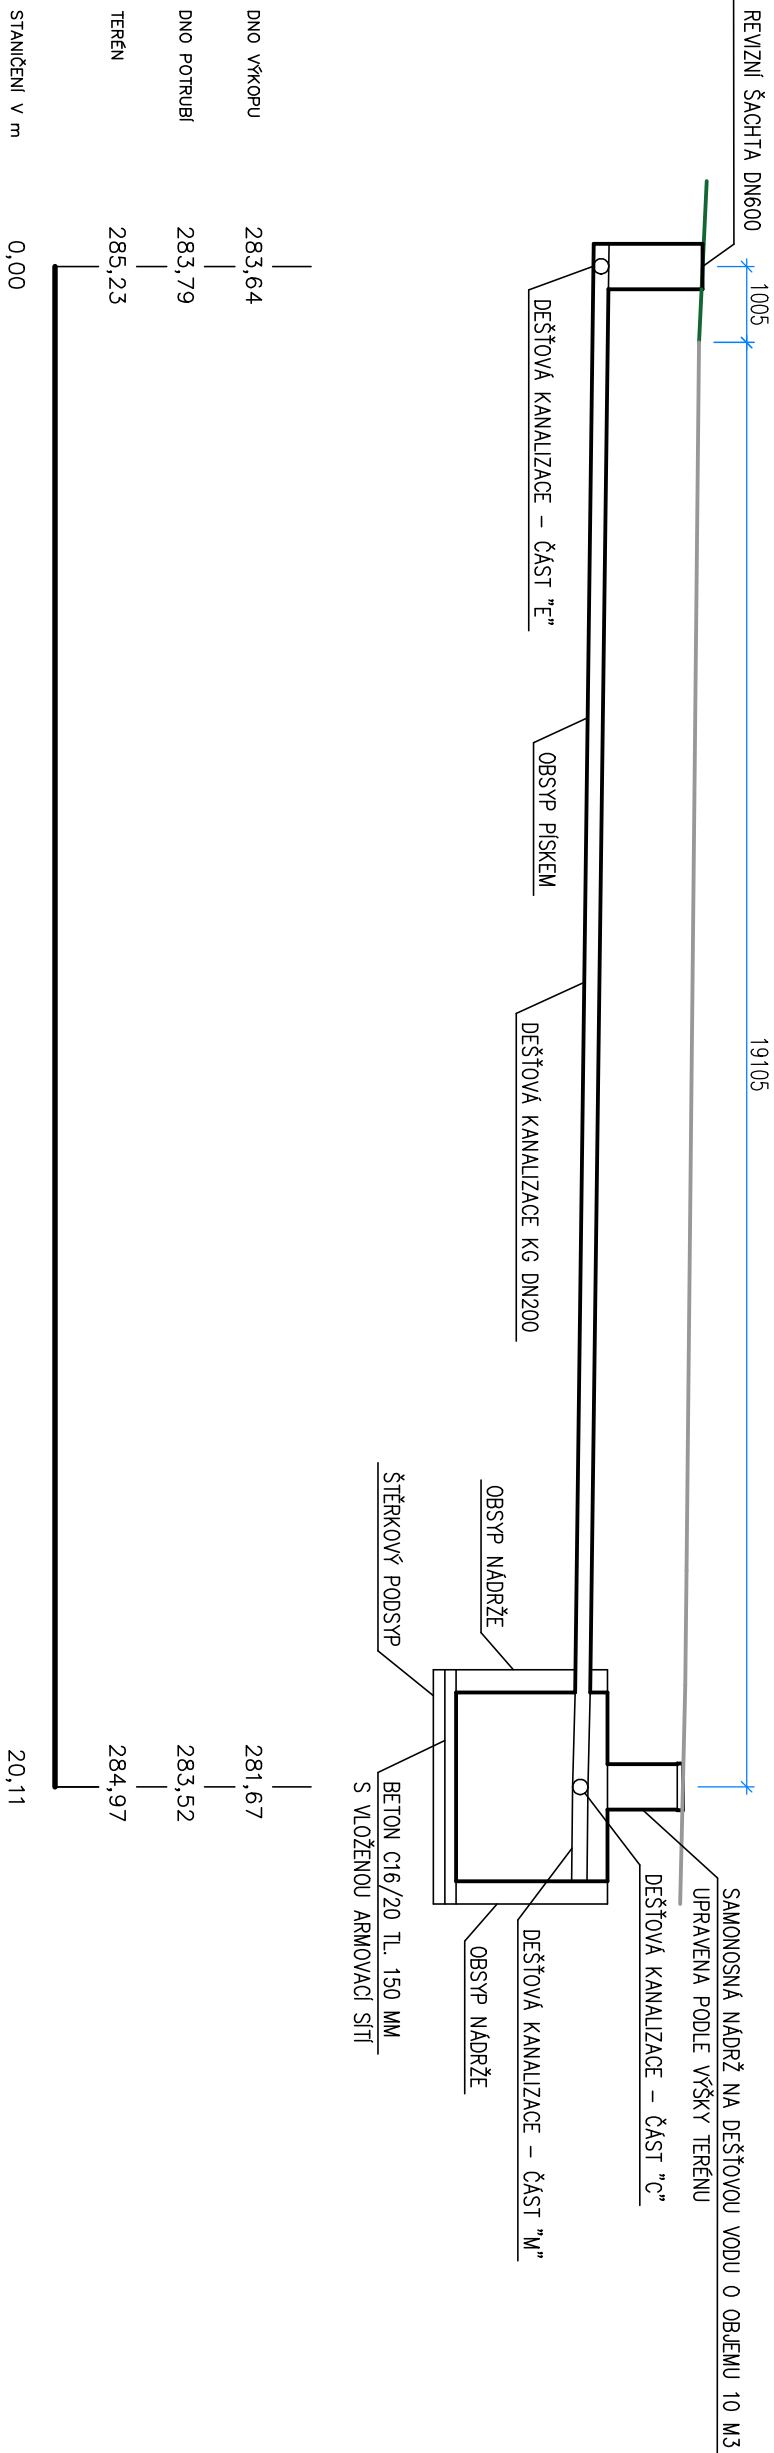


MATERIÁL, PROFIL, DELKA	KG DN200	20,113m
SKLON NA DELKU	1,38%	20,113m

LEGENDA


- ZPEVNĚNÁ PLOCHA NA POZEMKU INVESTORA
- TRAVNATÁ PLOCHA NA POZEMKU INVESTORA

- POZNÁMKA:**
- PŘI NAPOJENÍ JE NUTNÉ RESPEKTOVAT POKYNY SPRÁVCE SÍŤE, SEVEROČESKÉ VODOVODY A KANALIZACE - VIZ VYJÁDRĚNÍ SPRÁVCE!
 - PŘED ZAHÁJENÍM PRACÍ BUDE PŘESNÝ PRŮBĚH SÍŤI VYTÝČEN SPRÁVCEM SÍŤE!
 - STÁVAJÍCÍ POLOHA NAPOJENÍ BUDE OVĚŘENA RUČNĚ KOPANOU SONDOU!
 - PŘED ZAKRYTÍM BUDE PŘÍPOJKA GEODETICKY ZAMĚŘENA A ZAMĚŘENÍ PŘEDÁNO SPRÁVCI.

STAVBA: POŽÁRNÍ ZBRONJICE PRO JEDNOTKU SBORU DOBROVOLNÝCH HASIČŮ TURNOV - TURNOV, VESECKO		GENERÁLNÍ PROJEKTANT: PK HOŠEK Jan Hošek Mikulášovice 795 407 79 +420 732 437 160 hosek@pk-hosek.cz	
MÍSTO: P.P.Č. 708/12, K.Ú. DALUMĚŘICE	ZODP. PROJEKTANT: JAN HOŠEK	VYPRACOVAL: TOMAŠ BERNATÍK	AUTORIZACE:
INVESTOR: MĚSTO TURNOV ANTONÍNNA DVOŘÁKA 335 511 01 TURNOV	FORMÁT: 2xA4	DATUM: 06/2025	
	STUPEŇ PD: DPS	ZAKÁZKA ČÍSLO: 2022313	
PROJEKTOVÁ ČÁST: D.1.4.A – ZDRAVOTECHNICKÉ ZAŘÍZENÍ BUDOV	ČÁST: D.1.4.A	MĚŘÍTKO: 1:100	PARÉ ČÍSLO:
VÝKRES: PODÉLNÝ ŘEZ DEŠŤOVÉ KANALIZACE - ČÁST "G"	ČÍSLO VÝKRESU: E.3.7		

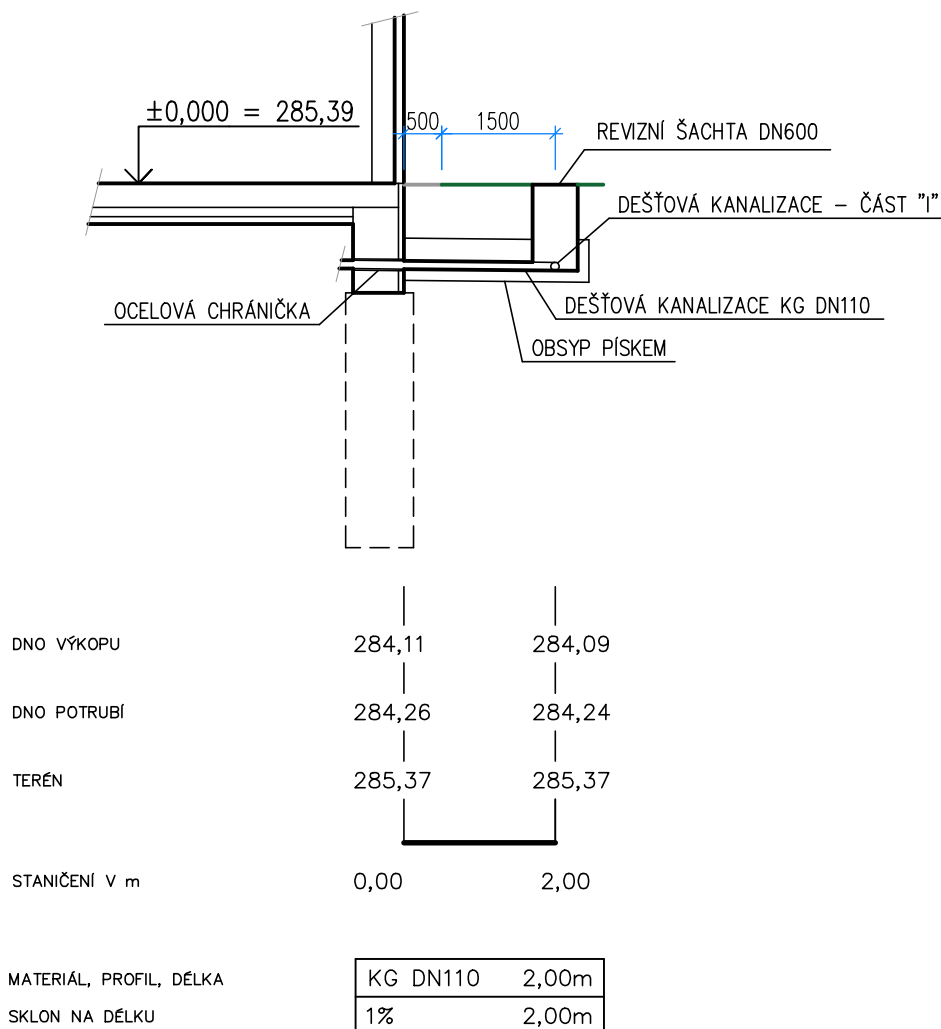

LEGENDA

 

- ZPEVNĚNÁ PLOCHA NA POZEMKU INVESTORA



- TRAVNATÁ PLOCHA NA POZEMKU INVESTORA

POZNÁMKA:

- PŘI NAPOJENÍ JE NUTNÉ RESPEKTOVAT POKYNY SPRÁVCE SÍTĚ, SEVEROČESKÉ VODOVODY A KANALIZACE - VIZ VYJÁDŘENÍ SPRÁVCE!
- PŘED ZAHÁJENÍM PRACÍ BUDE PŘESNÝ PRŮBĚH SÍTĚ VYTYČEN SPRÁVCEM SÍTĚ!
- STÁVAJÍCÍ POLOHA NAPOJENÍ BUDE OVĚŘENA RUČNĚ KOPANOU SONDOU!
- PŘED ZAKRYTÍM BUDE PŘÍPOJKA GEODETICKY ZAMĚŘENA A ZAMĚŘENÍ PŘEDÁNO SPRÁVCI.

STAVBA: **POŽÁRNÍ ZBROJNICE PRO JEDNOTKU
SBORU DOBROVOLNÝCH HASIČŮ
TURNOV - TURNOV, VESECKO**

MÍSTO: P.P.Č. 708/12, K.Ú. DALIMĚŘICE

INVESTOR: MĚSTO TURNOV
ANTONÍNA DVOŘÁKA 335
511 01 TURNOV

PROJEKTOVÁ ČÁST:
D.1.4.A – ZDRAVOTECHNICKÉ ZAŘÍZENÍ BUDOV

VÝKRES:

PODÉLNÝ ŘEZ DEŠŤOVÉ KANALIZACE - ČÁST "H"

GENERÁLNÍ PROJEKTANT:



Jan Hošek
Mikulášovice 795
407 79
+420 732 437 160
hosek@pk-hosek.cz

ZODP. PROJEKTANT:
JAN HOŠEK

VYPRACOVAL:
TOMÁŠ BERNATÍK

AUTORIZACE:

FORMÁT:
1xA4

DATUM:
06/2025

STUPEŇ PD:
DPS

ZAKÁZKA ČÍSLO:
2022313


ČÁST:
D.1.4.A

MĚŘÍTKO:
1:100

PARÉ ČÍSLO:

ČÍSLO VÝKRESU:

E.3.8

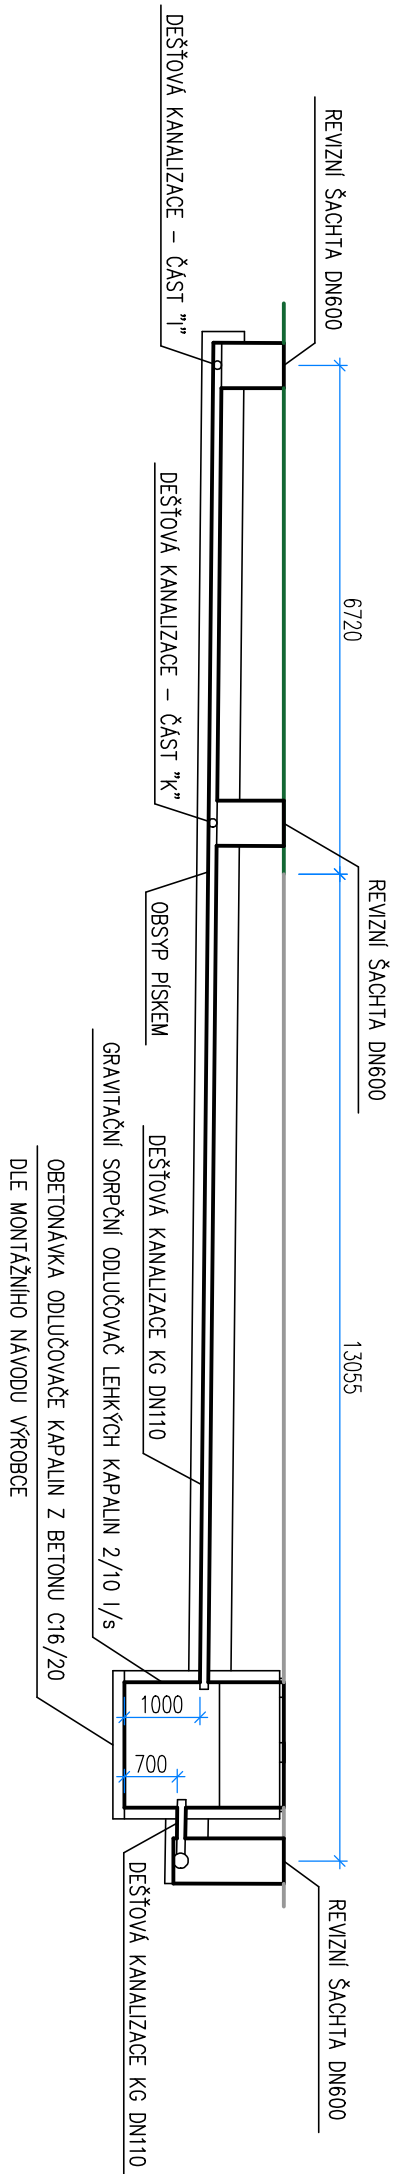


DNO VÝKOPU	283,85	283,79	282,67	283,36
DNO POTRUBÍ	284,00	283,94	283,82	283,47
TERÉN	284,93	284,93	284,93	284,93
STANIČENÍ V m	0,00	6,06	18,25	19,79
MATERIÁL, PROFIL, DÉLKA	KG DN110			
SKLON NA DÉLKU	1%			
	19,788m			
	19,788m			


LEGENDA

- ZPEVNĚNÁ PLOCHA NA POZEMKU INVESTORA
- TRAVNATÁ PLOCHA NA POZEMKU INVESTORA

POZNÁMKA:

- PŘI NÁPOJENÍ JE NUTNÉ RESPEKTOVAT POKYNY SPRÁVCE SÍTĚ, SEVEROČESKÉ VODOVODY A KANALIZACE - VIZ VYJÁDRĚNÍ SPRÁVCE!
- PŘED ZAHÁJENÍM PRACÍ BUDE PŘESNÝ PRŮBĚH SÍTĚ VYTÝČEN SPRÁVCEM SÍTĚ!
- STÁVAJÍCÍ POLOHA NÁPOJENÍ BUDE OVĚŘENA RUČNĚ KOPANOU SONDOU!
- PŘED ZAKRYTÍM BUDE PŘÍPOJKA GEODETICKY ZAMĚŘENA A ZAMĚŘENÍ PŘEDÁNO SPRÁVCI.

STAVBA: POŽÁRNÍ ZBRONJICE PRO JEDNOTKU SBORU DOBROVOLNÝCH HASIČŮ TURNOV - TURNOV, VESECKO			GENERÁLNÍ PROJEKTANT: <div></div> <div>Jdn Hošek Mikulšovice 795 407 79 +420 732 437 160 hosek@pk-hosek.cz</div>		
MÍSTO: P.P.Č. 708/12, K.Ú. DALUŠEŘICE	ZODP. PROJEKTANT: JAN HOŠEK	VYPRACOVAL: TOMAŠ BERNATÍK	AUTORIZACE:		
INVESTOR: MĚSTO TURNOV ANTONINA DVOŘÁKA 335 511 01 TURNOV	FORMÁT: 2x44	DATUM: 06/2025			
	STUPEŇ PD: DPS	ZAKÁZKA ČÍSLO: 2022313			
PROJEKTOVÁ ČÁST: D.1.4.A – ZDRAVOTECHNICKÉ ZAŘÍZENÍ BUDOV	ČÁST: D.1.4.A	MĚŘÍTKO: 1:100	PARÉ ČÍSLO:		
VÝKRES: PODÉLNÝ ŘEZ DEŠŤOVÉ KANALIZACE - ČÁST "J"	ČÍSLO VÝKRESU: E.3.10				

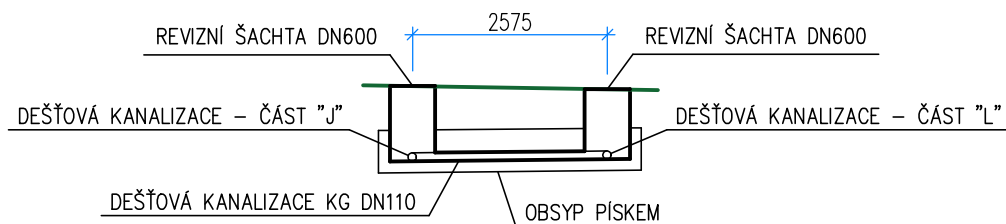

DNO VÝKOPU	283,79	283,81
DNO POTRUBÍ	283,94	283,96
TERÉN	284,93	284,89
STANIČENÍ v m	0,00	2,58

MATERIÁL, PROFIL, DÉLKA	KG DN110	2,576m
SKLON NA DÉLKU	1%	2,576m

LEGENDA



– TRAVNATÁ PLOCHA NA POZEMKU INVESTORA

POZNÁMKA:

- PŘI NAPOJENÍ JE NUTNÉ RESPEKTOVAT POKYNY SPRÁVCE SÍTĚ, SEVEROČESKÉ VODOVODY A KANALIZACE - VIZ VYJÁDŘENÍ SPRÁVCE!
- PŘED ZAHÁJENÍM PRACÍ BUDE PŘESNÝ PRŮBĚH SÍTĚ VYTYČEN SPRÁVCEM SÍTĚ!
- STÁVAJÍCÍ POLOHA NAPOJENÍ BUDE OVĚŘENA RUČNĚ KOPANOU SONDOU!
- PŘED ZAKRYTÍM BUDE PŘÍPOJKA GEODETICKY ZAMĚŘENA A ZAMĚŘENÍ PŘEDÁNO SPRÁVCI.

STAVBA: **POŽÁRNÍ ZBROJNICE PRO JEDNOTKU
SBORU DOBROVOLNÝCH HASIČŮ
TURNOV - TURNOV, VESECKO**

MÍSTO: P.P.Č. 708/12, K.Ú. DALIMĚŘICE

INVESTOR: MĚSTO TURNOV
ANTONÍNA DVOŘÁKA 335
511 01 TURNOV

PROJEKTOVÁ ČÁST:
D.1.4.A – ZDRAVOTECHNICKÉ ZAŘÍZENÍ BUDOV

VÝKRES:

PODÉLNÝ ŘEZ DEŠŤOVÉ KANALIZACE - ČÁST "K"

GENERÁLNÍ PROJEKTANT:



Jan Hošek
Mikulášovice 795
407 79
+420 732 437 160
hosek@pk-hosek.cz

ZODP. PROJEKTANT:
JAN HOŠEK

VYPRACOVAL:
TOMÁŠ BERNATÍK

AUTORIZACE:

FORMÁT:
1xA4

DATUM:
06/2025

STUPEŇ PD:
DPS

ZAKÁZKA ČÍSLO:
2022313


ČÁST:
D.1.4.A

MĚŘÍTKO:
1:100

PARÉ ČÍSLO:

ČÍSLO VÝKRESU:


E.3.11

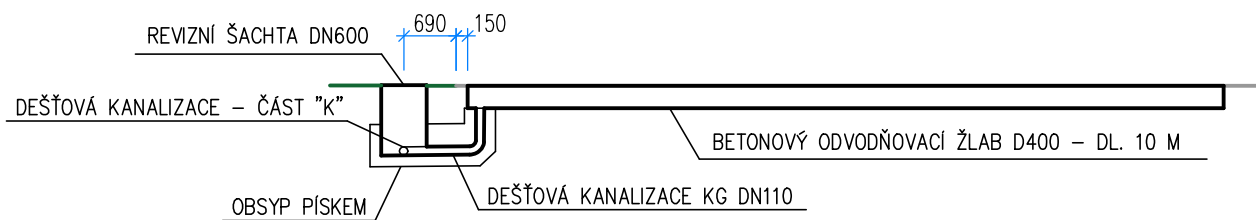

DNO VÝKOPU	283,81	283,82
DNO POTRUBÍ	283,96	283,97
TERÉN	284,89	284,89
STANIČENÍ V m	0,00	0,84

MATERIÁL, PROFIL, DÉLKA	KG DN110	0,840m
SKLON NA DÉLKU	1%	0,840m

 LEGENDA



– ZPEVNĚNÁ PLOCHA NA POZEMKU INVESTORA



– TRAVNATÁ PLOCHA NA POZEMKU INVESTORA

POZNÁMKA:

- PŘI NAPOJENÍ JE NUTNÉ RESPEKTOVAT POKYNY SPRÁVCE SÍTĚ, SEVEROČESKÉ VODOVODY A KANALIZACE - VIZ VYJÁDŘENÍ SPRÁVCE!
- PŘED ZAHÁJENÍM PRACÍ BUDE PŘESNÝ PRŮBĚH SÍTĚ VYTYČEN SPRÁVCEM SÍTĚ!
- STÁVAJÍCÍ POLOHA NAPOJENÍ BUDE OVĚŘENA RUČNĚ KOPANOU SONDOU!
- PŘED ZAKRYTÍM BUDE PŘÍPOJKA GEODETICKY ZAMĚŘENA A ZAMĚŘENÍ PŘEDÁNO SPRÁVCI.

STAVBA: **POŽÁRNÍ ZBROJNICE PRO JEDNOTKU
SBORU DOBROVOLNÝCH HASIČŮ
TURNOV - TURNOV, VESECKO**

MÍSTO: P.P.Č. 708/12, K.Ú. DALIMĚŘICE

INVESTOR: MĚSTO TURNOV
ANTONINA DVOŘÁKA 335
511 01 TURNOV

PROJEKTOVÁ ČÁST:
D.1.4.A – ZDRAVOTECHNICKÉ ZAŘÍZENÍ BUDOV

VÝKRES:

PODÉLNÝ ŘEZ DEŠŤOVÉ KANALIZACE - ČÁST "L"

GENERÁLNÍ PROJEKTANT:



Jan Hošek
Mikulášovice 795
407 79
+420 732 437 160
hosek@pk-hosek.cz

ZODP. PROJEKTANT:
JAN HOŠEK

VYPRACOVAL:
TOMÁŠ BERNATÍK

AUTORIZACE:

FORMÁT:
1xA4

DATUM:
06/2025

STUPEŇ PD:
DPS

ZAKÁZKA ČÍSLO:
2022313


ČÁST:
D.1.4.A

MĚŘÍTKO:
1:100

PARÉ ČÍSLO:

ČÍSLO VÝKRESU:


E.3.12

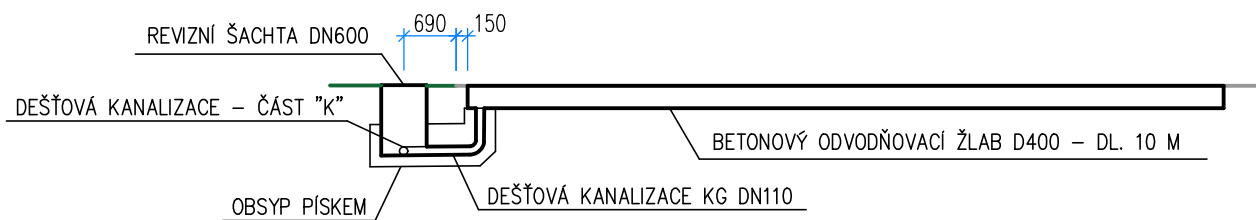

DNO VÝKOPU	283,81	283,82
DNO POTRUBÍ	283,96	283,97
TERÉN	284,89	284,89
STANIČENÍ V m	0,00	0,84

MATERIÁL, PROFIL, DÉLKA	KG DN110	0,840m
SKLON NA DÉLKU	1%	0,840m

 LEGENDA



– ZPEVNĚNÁ PLOCHA NA POZEMKU INVESTORA



– TRAVNATÁ PLOCHA NA POZEMKU INVESTORA

POZNÁMKA:

- PŘI NAPOJENÍ JE NUTNÉ RESPEKTOVAT POKYNY SPRÁVCE SÍTĚ, SEVEROČESKÉ VODOVODY A KANALIZACE - VIZ VYJÁDŘENÍ SPRÁVCE!
- PŘED ZAHÁJENÍM PRACÍ BUDE PŘESNÝ PRŮBĚH SÍTÍ VYTYČEN SPRÁVCEM SÍTĚ!
- STÁVAJÍCÍ POLOHA NAPOJENÍ BUDE OVĚŘENA RUČNĚ KOPANOU SONDOU!
- PŘED ZAKRYTÍM BUDE PŘÍPOJKA GEODETICKY ZAMĚŘENA A ZAMĚŘENÍ PŘEDÁNO SPRÁVCI.

STAVBA: **POŽÁRNÍ ZBROJNICE PRO JEDNOTKU
SBORU DOBROVOLNÝCH HASIČŮ
TURNOV - TURNOV, VESECKO**

MÍSTO: P.P.Č. 708/12, K.Ú. DALIMĚŘICE

INVESTOR: MĚSTO TURNOV
ANTONINA DVOŘÁKA 335
511 01 TURNOV

PROJEKTOVÁ ČÁST:
D.1.4.A – ZDRAVOTECHNICKÉ ZAŘÍZENÍ BUDOV

VÝKRES:

PODÉLNÝ ŘEZ DEŠŤOVÉ KANALIZACE - ČÁST "L"

GENERÁLNÍ PROJEKTANT:



Jan Hošek
Mikulášovice 795
407 79
+420 732 437 160
hosek@pk-hosek.cz

ZODP. PROJEKTANT:
JAN HOŠEK

VYPRACOVAL:
TOMÁŠ BERNATÍK

AUTORIZACE:

FORMÁT:
1xA4

DATUM:
06/2025

STUPEŇ PD:
DPS

ZAKÁZKA ČÍSLO:
2022313


ČÁST:
D.1.4.A

MĚŘÍTKO:
1:100


PARÉ ČÍSLO:

ČÍSLO VÝKRESU:

E.3.12

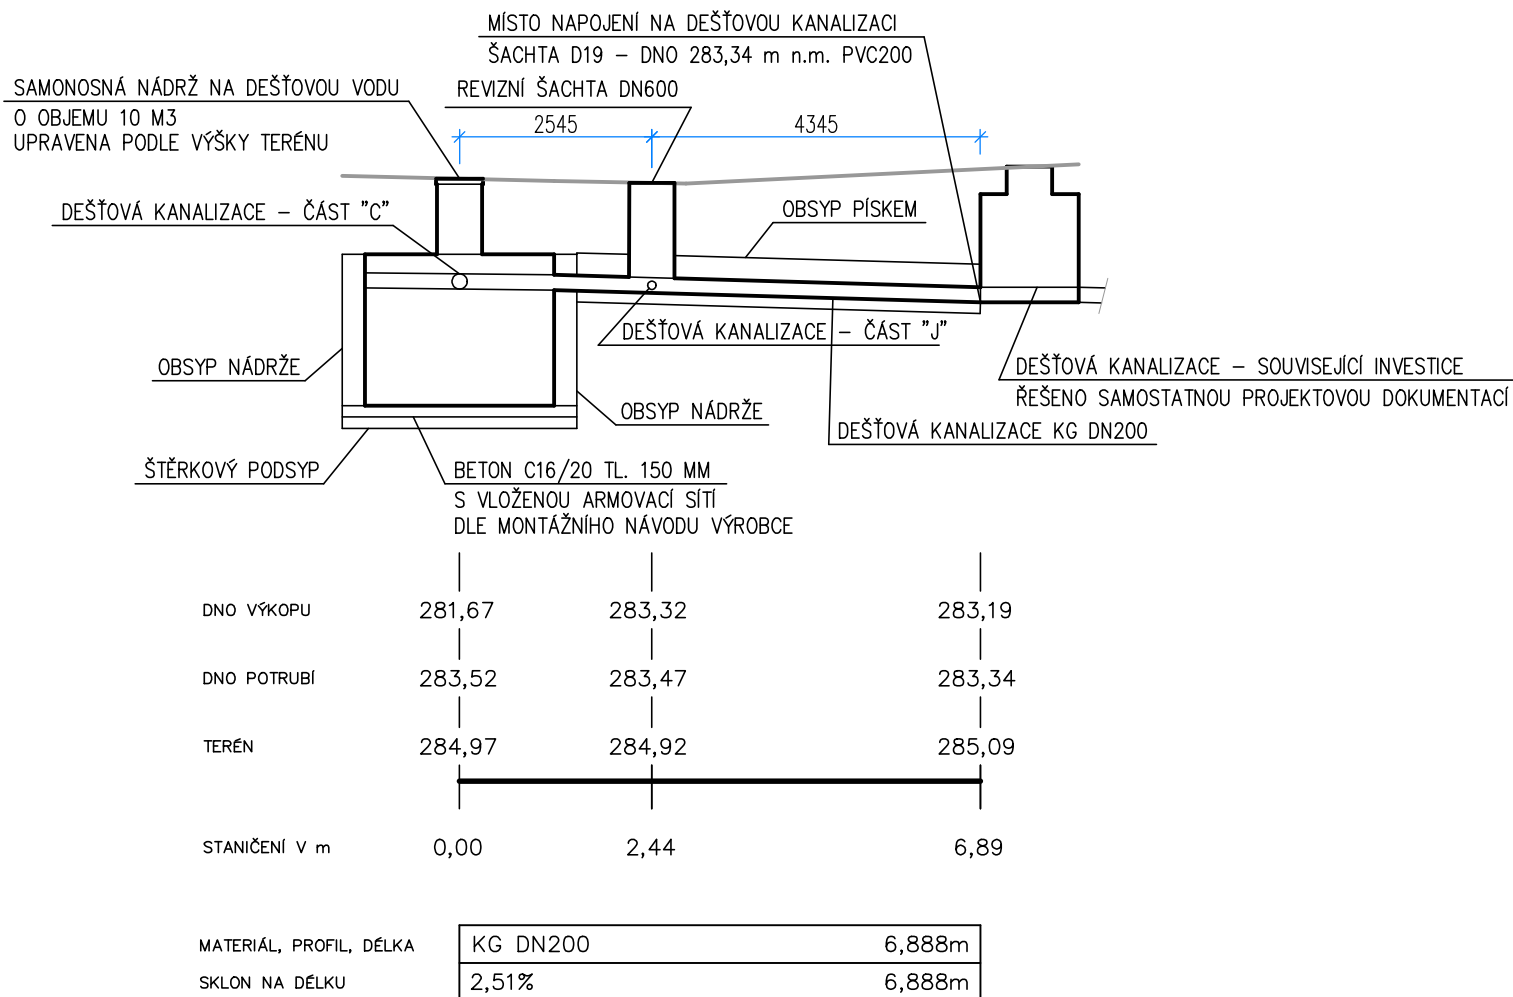

LEGENDA

 

– ZPEVNĚNÁ PLOCHA NA POZEMKU INVESTORA

POZNÁMKA:

- PŘI NAPOJENÍ JE NUTNÉ RESPEKTOVAT POKYNY SPRÁVCE SÍTĚ, SEVEROČESKÉ VODOVODY A KANALIZACE - VIZ VYJÁDRĚNÍ SPRÁVCE!
- PŘED ZAHÁJENÍM PRACÍ BUDE PŘESNÝ PRŮBĚH SÍTÍ VYTYČEN SPRÁVCEM SÍTĚ!
- STÁVAJÍCÍ POLOHA NAPOJENÍ BUDE OVĚŘENA RUČNĚ KOPANOU SONDOU!
- PŘED ZAKRYTÍM BUDE PŘÍPOJKA GEODETICKY ZAMĚŘENA A ZAMĚŘENÍ PŘEDÁNO SPRÁVCI.

STAVBA: **POŽÁRNÍ ZBROJNICE PRO JEDNOTKU
SBORU DOBROVOLNÝCH HASIČŮ
TURNOV - TURNOV, VESECKO**

MÍSTO: P.P.Č. 708/12, K.Ú. DALIMĚŘICE

INVESTOR: MĚSTO TURNOV
ANTONINA DVOŘÁKA 335
511 01 TURNOV

PROJEKTOVÁ ČÁST:
D.1.4.A – ZDRAVOTECHNICKÉ ZAŘÍZENÍ BUDOV

VÝKRES:

PODÉLNÝ ŘEZ DEŠŤOVÉ KANALIZACE - ČÁST "M"

GENERÁLNÍ PROJEKTANT:



Jan Hošek
Mikulášovice 795
407 79
+420 732 437 160
hosek@pk-hosek.cz

ZODP. PROJEKTANT:
JAN HOŠEK

VYPRACOVAL:
TOMÁŠ BERNATÍK

AUTORIZACE:

FORMÁT:
1xA4

DATUM:
06/2025

STUPEŇ PD:
DPS

ZAKÁZKA ČÍSLO:
2022313

ČÁST:
D.1.4.A


MĚŘÍTKO:
1:100

PARÉ ČÍSLO:

ČÍSLO VÝKRESU:


E.3.13

VZOR. PŘÍČNÝ ŘEZ - KANALIZACE 1:10

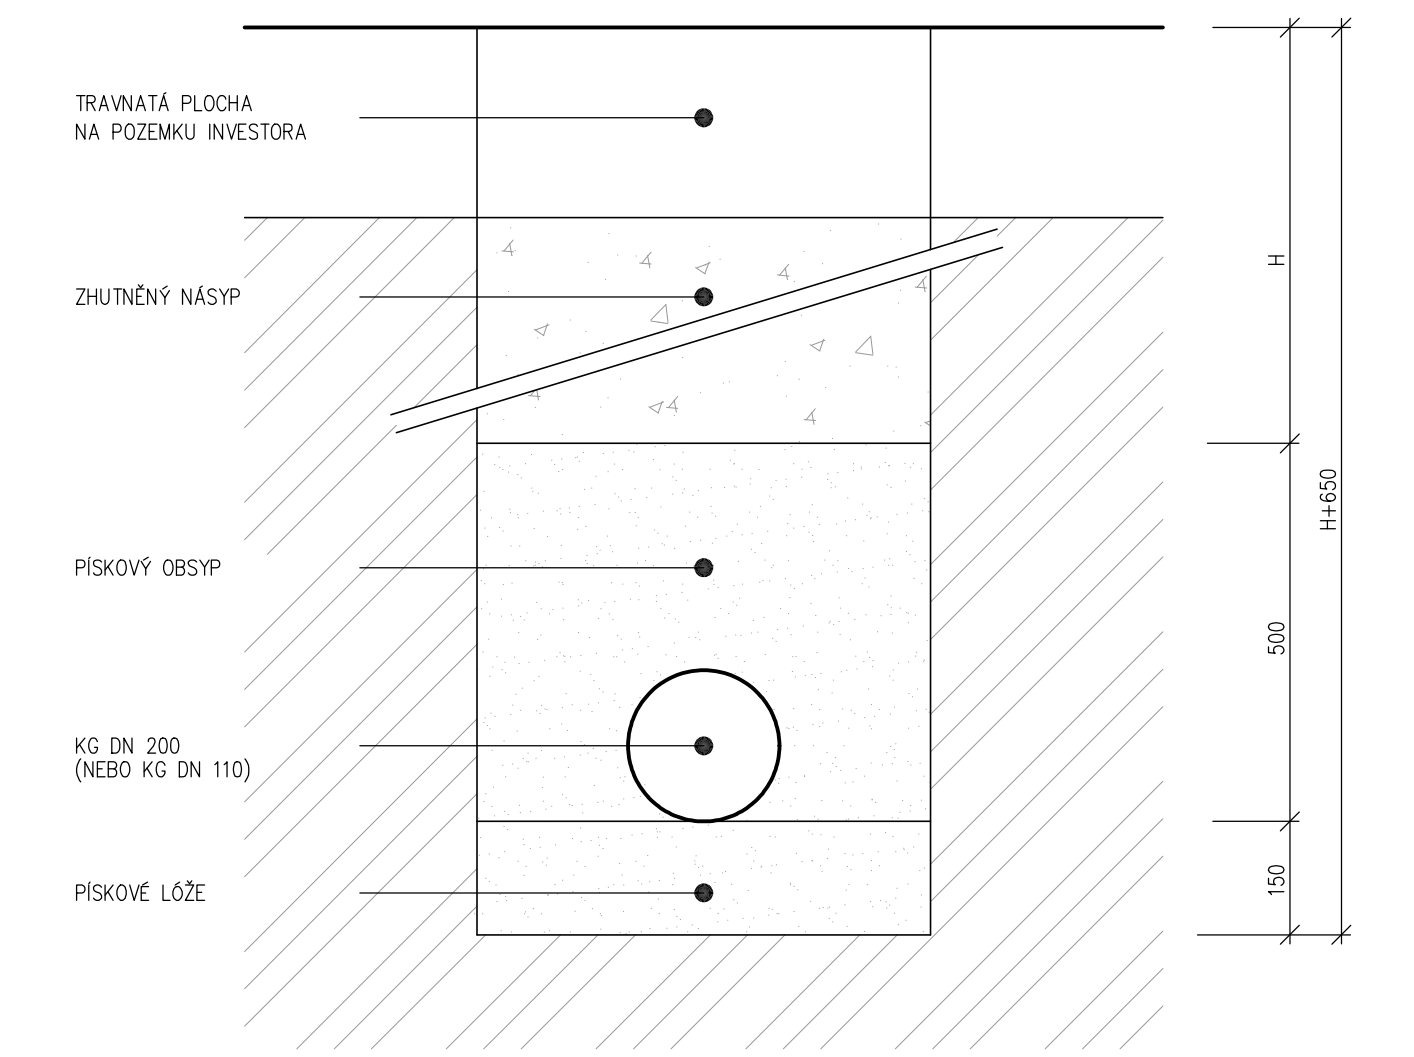

STAVBA: POŽÁRNÍ ZBROJNICE PRO JEDNOTKU SBORU DOBROVOLNÝCH HASIČŮ TURNOV - TURNOV, VESECKO		GENERÁLNÍ PROJEKTANT: <div></div>		Jan Hošek Mikulášovice 795 407 79 +420 732 437 160 hosek@pk-hosek.cz	
MÍSTO: P.P.Č. 708/12, K.Ú. DALIMĚŘICE		ZODP. PROJEKTANT: JAN HOŠEK	VYPRACOVAL: TOMÁŠ BERNATÍK	AUTORIZACE:	
INVESTOR: MĚSTO TURNOV ANTONÍNA DVOŘÁKA 335 511 01 TURNOV		FORMÁT: 1x A4	DATUM: 06/2025		
		STUPEŇ PD: DPS	ZAKÁZKA ČÍSLO: 2022313		
PROJEKTOVÁ ČÁST: D.1.4.A – ZDRAVOTECHNICKÉ ZAŘÍZENÍ BUDOV		ČÁST: D.1.4.A	MĚŘITKO: 1:100	PARÉ ČÍSLO:	
VÝKRES: VZOROVÝ PŘÍČNÝ ŘEZ DEŠŤOVÉ KANALIZACE			ČÍSLO VÝKRESU: E.3.14		

VZOR. PŘÍČNÝ ŘEZ - KANALIZACE 1:10

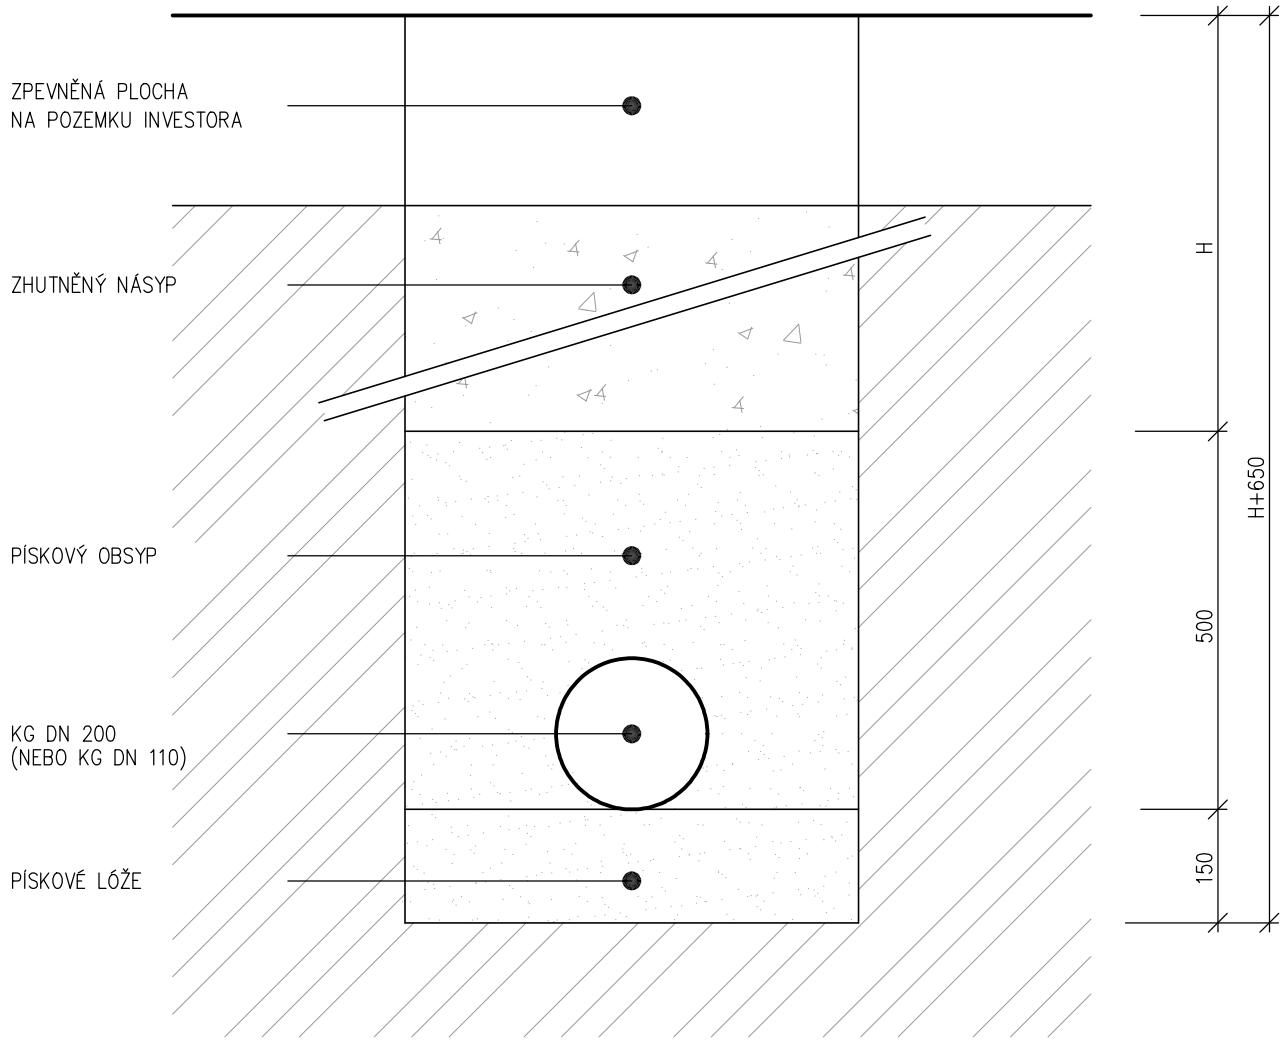

STAVBA: POŽÁRNÍ ZBROJNICE PRO JEDNOTKU SBORU DOBROVOLNÝCH HASIČŮ TURNOV - TURNOV, VESECKO		GENERÁLNÍ PROJEKTANT: <div></div>		Jan Hošek Mikulášovice 795 407 79 +420 732 437 160 hosek@pk-hosek.cz	
MÍSTO: P.P.Č. 708/12, K.Ú. DALIMĚŘICE		ZODP. PROJEKTANT: JAN HOŠEK	VYPRACOVAL: TOMÁŠ BERNATÍK	AUTORIZACE:	
INVESTOR: MĚSTO TURNOV ANTONÍNA DVOŘÁKA 335 511 01 TURNOV		FORMÁT: 1x A4	DATUM: 06/2025		
		STUPEŇ PD: DPS	ZAKÁZKA ČÍSLO: 2022313		
PROJEKTOVÁ ČÁST: D.1.4.A – ZDRAVOTECHNICKÉ ZAŘÍZENÍ BUDOV		ČÁST: D.1.4.A	MĚŘITKO: 1:100	PARÉ ČÍSLO:	
VÝKRES: VZOROVÝ PŘÍČNÝ ŘEZ DEŠŤOVÉ KANALIZACE			ČÍSLO VÝKRESU: E.3.15		