


LEGENDA

- VODOVODNÍ PŘÍPOJKA Z HDPE DN40
- HRANICE MEZI ZPEVNĚNOU PLOCHOU A ZATRAVNĚNOU PLOCHOU
- VODOVODNÍ PŘÍPOJKA Z HDPE DN40 (TECHNICKÁ VODA Z AKUMULAČNÍ NÁDRŽE PRO DEŠŤOVOU DOVU)
- VODOVODNÍ ŘAD ŘEŠENO SAMOSTATNOU PROJEKTOVOU DOKUMENTACÍ

POZNÁMKA:


- PŘI NAPOJENÍ JE NUTNÉ RESPEKTOVAT POKYNY SPRÁVCE SÍTĚ, SEVEROČESKÉ VODOVODY A KANALIZACE - VIZ VYJÁDRĚNÍ SPRÁVCE!
- PŘED ZAHÁJENÍM PRACÍ BUDE PŘESNÝ PRŮBĚH SÍTĚ VYTÝČEN SPRÁVCEM SÍTĚ!
- STÁVAJÍCÍ POLOHA NAPOJENÍ BUDE OVĚŘENA RUČNĚ KOPANOU SONDOU!
- PŘED ZAKRYTÍM BUDE PŘÍPOJKA GEODETICKY ZAMĚŘENA A ZAMĚŘENÍ PŘEDÁNO SPRÁVCI.

STAVBA: POŽÁRNÍ ZBROJNICE PRO JEDNOTKU SBORU DOBROVOLNÝCH HASIČŮ TURNOV - TURNOV, VESECKO		GENERÁLNÍ PROJEKTANT: Jan Hošek Mikulášovice 795 407 79 +420 732 437 160 hosek@pk-hosek.cz		
MÍSTO: P.P.Č. 708/12, K.O. DALIMĚŘICE		ZODP. PROJEKTANT: JAN HOŠEK	VYPRACOVAL: TOMÁŠ BERNATÍK	AUTORIZACE:
INVESTOR: MĚSTO TURNOV ANTONINA DVOŘÁKA 335 511 01 TURNOV		FORMÁT: 4xA4	DATUM: 06/2025	
PROJEKTOVÁ ČÁST: D.1.4.A – ZDRAVOTECHNICKÉ ZAŘÍZENÍ BUDOV		STUPEŇ PD: DPS	ZAKÁZKA ČÍSLO: 2022313	PARÉ ČÍSLO:
VÝKRES: PŮDORYS VODOVODNÍ PŘÍPOJKY		ČÁST: D.1.4.A	MĚŘÍTKO: 1:100	
			ČÍSLO VÝKRESU: E.1.1	

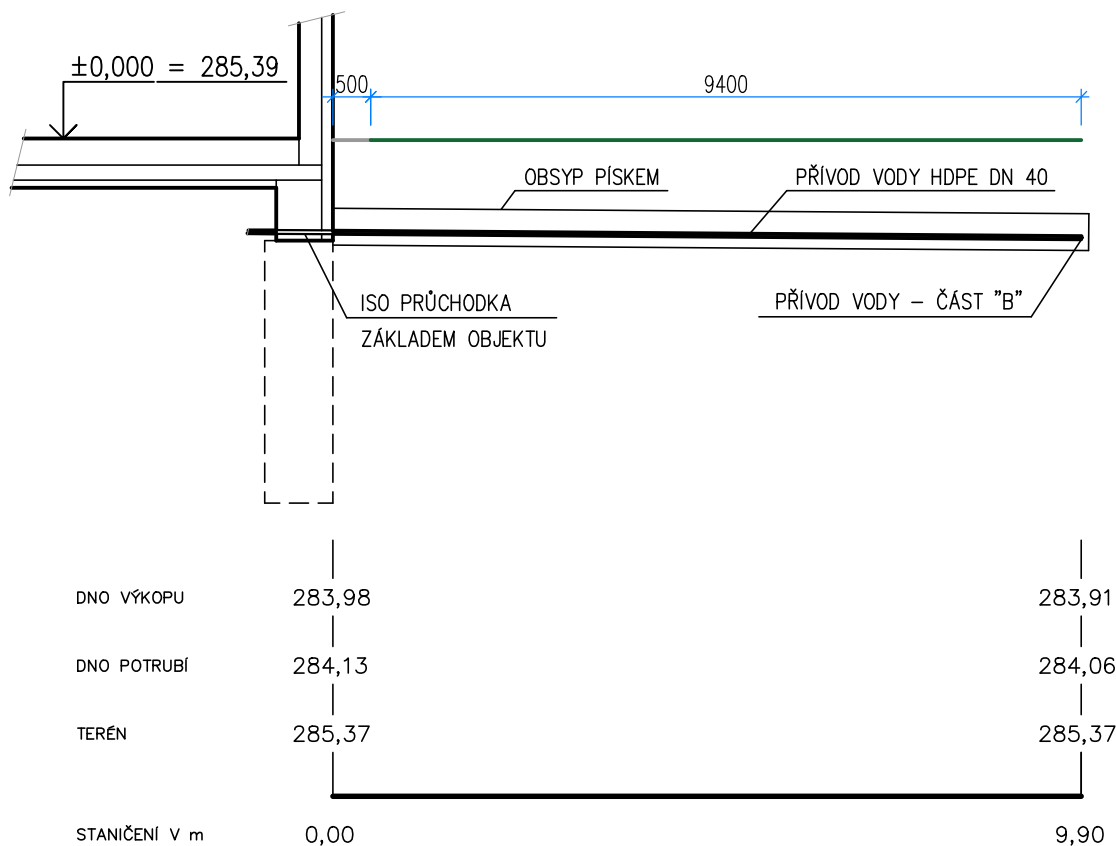

MATERIÁL, PROFIL, DÉLKA	HDPE DN40	9,90m
SKLON NA DÉLKU	0,72%	9,90m

## LEGENDA

 

– ZPEVNĚNÁ PLOCHA NA POZEMKU INVESTORA



– TRAVNATÁ PLOCHA NA POZEMKU INVESTORA

### POZNÁMKA:

- PŘI NAPOJENÍ JE NUTNÉ RESPEKTOVAT POKYNY SPRÁVCE SÍTĚ, SEVEROČESKÉ VODOVODY A KANALIZACE - VIZ VYJÁDŘENÍ SPRÁVCE!
- PŘED ZAHÁJENÍM PRACÍ BUDE PŘESNÝ PRŮBĚH SÍTĚ VYTYČEN SPRÁVCEM SÍTĚ!
- STÁVAJÍCÍ POLOHA NAPOJENÍ BUDE OVĚŘENA RUČNĚ KOPANOU SONDOU!
- PŘED ZAKRYTÍM BUDE PŘÍPOJKA GEODETICKY ZAMĚŘENA A ZAMĚŘENÍ PŘEDÁNO SPRÁVCI.

STAVBA: **POŽÁRNÍ ZBROJNICE PRO JEDNOTKU  
SBORU DOBROVOLNÝCH HASIČŮ  
TURNOV - TURNOV, VESECKO**

MÍSTO: P.P.Č. 708/12, K.Ú. DALIMĚŘICE

INVESTOR: MĚSTO TURNOV  
ANTONINA DVOŘÁKA 335  
511 01 TURNOV

PROJEKTOVÁ ČÁST:  
D.1.4.A – ZDRAVOTECHNICKÉ ZAŘÍZENÍ BUDOV

VÝKRES:

**PODÉLNÝ ŘEZ VODOVODU - ČÁST "A"**

GENERÁLNÍ PROJEKTANT:



Jan Hošek  
Mikulášovice 795  
407 79  
+420 732 437 160  
hosek@pk-hosek.cz

ZODP. PROJEKTANT:  
JAN HOŠEK

VYPRACOVAL:  
TOMÁŠ BERNATÍK

AUTORIZACE:

FORMÁT:  
1xA4

DATUM:  
06/2025

STUPEŇ PD:  
DPS

ZAKÁZKA ČÍSLO:  
2022313


ČÁST:  
**D.1.4.A**

MĚŘÍTKO:  
**1:100**

PARÉ ČÍSLO:

ČÍSLO VÝKRESU:

**E.1.2**

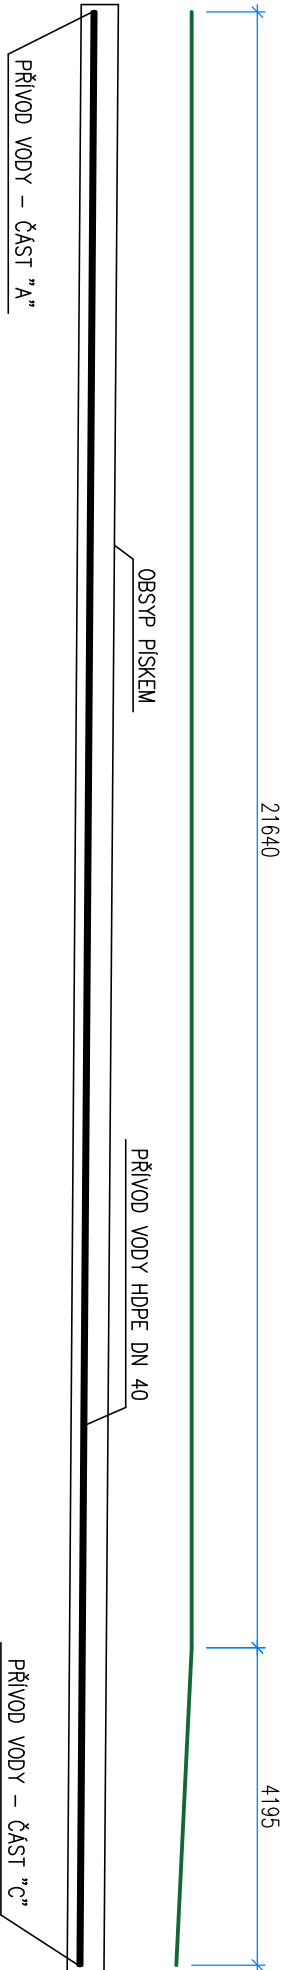


DNO VÝKOPU	283,91	283,72
DNO POTRUBÍ	284,06	283,87
TERÉN	285,37	285,17
STANIČENÍ V m	0,00	25,835


MATERIÁL, PROFIL, DÉLKA	HDPE DN40	25,835m
SKLON NA DÉLKU	0,72‰	25,835m

## LEGENDA

 – TRAVNATÁ PLOCHA NA POZEMKU INVESTORA

- POZNÁMKA:**
- PŘI NAPOJENÍ JE NUTNÉ RESPEKTOVAT POKYNY SPRÁVCE SÍTĚ, SEVEROČESKÉ VODOVODY A KANALIZACE - VIZ VYJÁDRĚNÍ SPRÁVCE!
  - PŘED ZAHÁJENÍM PRACÍ BUDE PŘESNÝ PRŮBĚH SÍTÍ VYTÝČEN SPRÁVCEM SÍTĚ!
  - STÁVAJÍCÍ POLOHA NAPOJENÍ BUDE OVĚŘENA RUČNĚ KOPANOU SONDOU!
  - PŘED ZAKRYTÍM BUDE PŘÍPOJKA GEODETICKY ZAMĚŘENA A ZAMĚŘENÍ PŘEDÁNO SPRÁVCI.

STAVBA: <b>POŽÁRNÍ ZBROJNICE PRO JEDNOTKU SBORU DOBROVOLNÝCH HASIČŮ TURNOV - TURNOV, VESECKO</b>		GENERÁLNÍ PROJEKTANT:  Jan Hošek Mikulášovice 795 407 79 +420 732 437 160 hosek@pk-hosek.cz	
MÍSTO: P.P.Č. 708/12, K.Ú. DALUŠEŘICE	ZODP. PROJEKTANT: JAN HOŠEK	VYPRACOVAL: TOMAŠ BERNATÍK	AUTORIZACE:
INVESTOR: MĚSTO TURNOV ANTONÍNKA DVOŘÁKA 335 511 01 TURNOV	FORMAT: 2xA4	DATUM: 06/2025	
	STUPEŇ PD: DPS	ZAKÁZKA ČÍSLO: 2022313	
PROJEKTOVÁ ČÁST: D.1.4.A – ZDRAVOTECHNICKÉ ZAŘÍZENÍ BUDOV	ČÁST: <b>D.1.4.A</b>	MĚŘÍTKO: <b>1:100</b>	PARÉ ČÍSLO:
VÝKRES:	PODÉLNÝ ŘEZ VODOVODU - ČÁST "B"		ČÍSLO VÝKRESU: <b>E.1.3</b>

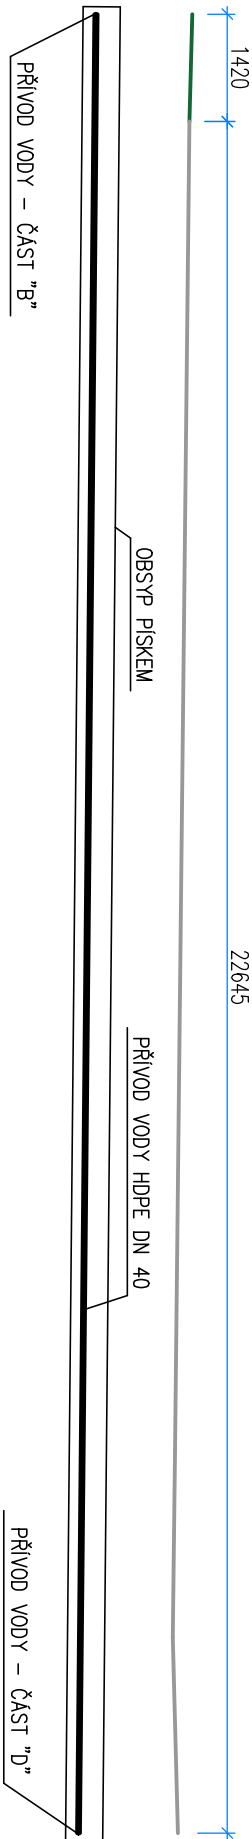


MATERIÁL, PROFIL, DÉLKA	HDPE DN40	24,060m
SKLON NA DÉLKU	0,96‰	24,060m

## LEGENDA

- ZPEVNĚNÁ PLOCHA NA POZEMKU INVESTORA
- TRAVNATÁ PLOCHA NA POZEMKU INVESTORA

- POZNÁMKA:**
- PŘI NÁPOJENÍ JE NUTNÉ RESPEKTOVAT POKYNY SPRÁVCE SÍTĚ, SEVEROČESKÉ VODOVODY A KANALIZACE - VIZ VYJÁDRĚNÍ SPRÁVCE!
  - PŘED ZAHÁJENÍM PRACÍ BUDE PŘESNÝ PRŮBĚH SÍTÍ VYTÝČEN SPRÁVCEM SÍTĚ!
  - STÁVAJÍCÍ POLOHA NÁPOJENÍ BUDE OVĚŘENA RUČNĚ KOPANOU SONDOU!
  - PŘED ZAKRYTÍM BUDE PŘÍPOJKA GEODETICKY ZAMĚŘENA A ZAMĚŘENÍ PŘEDÁNO SPRÁVCI.

STAVBA: <b>POŽÁRNÍ ZBROJNICE PRO JEDNOTKU SBORU DOBROVOLNÝCH HASIČŮ TURNOV - TURNOV, VESECKO</b>		GENERALNÍ PROJEKTANT: <b>Jan Hošek</b> Mikulášovice 795 407 79 +420 732 437 160 hosek@pk-hosek.cz	
MÍSTO: P.P.Č. 708/12, K.Ú. DALUŠEŘICE	ZODP. PROJEKTANT: JAN HOŠEK	VYPRACOVAL: TOMAŠ BERNATÍK	AUTORIZACE:
INVESTOR: MĚSTO TURNOV ANTONÍNKA DVOŘÁKA 335 511 01 TURNOV	FORMAT: 2xA4	DATUM: 06/2025	
	STUPEŇ PD: DPS	ZAKÁZKA ČÍSLO: 2022313	
	PROJEKTOVÁ ČÁST: D.1.4.A – ZDRAVOTECHNICKÉ ZAŘÍZENÍ BUDOV	ČÁST: <b>D.1.4.A</b>	
VÝKRES: <b>PODÉLNÝ ŘEZ VODOVODU - ČÁST "C"</b>		ČÍSLO VÝKRESU: <b>E.1.4</b>	

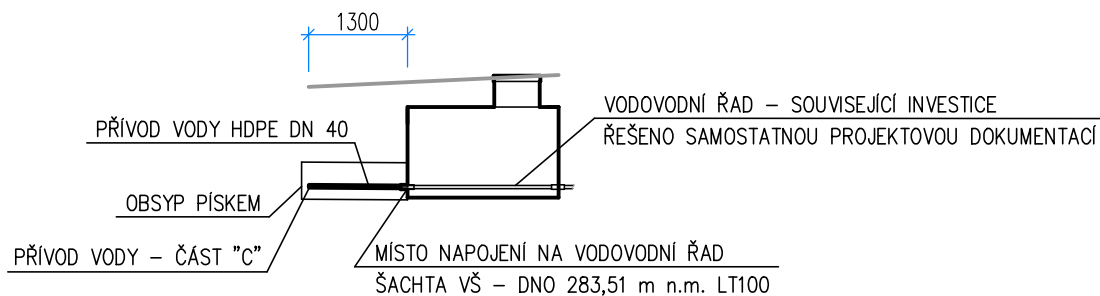


DNO VÝKOPU	283,49	283,48
DNO POTRUBÍ	283,64	283,63
TERÉN	284,98	285,04
STANIČENÍ V m	0,00	1,30

MATERIÁL, PROFIL, DÉLKA

HDPE DN40	1,30m
SKLON NA DÉLKU	0,77%

## LEGENDA

 

– ZPEVNĚNÁ PLOCHA NA POZEMKU INVESTORA

### POZNÁMKA:

- PŘI NAPOJENÍ JE NUTNÉ RESPEKTOVAT POKYNY SPRÁVCE SÍTĚ, SEVEROČESKÉ VODOVODY A KANALIZACE - VIZ VYJÁDŘENÍ SPRÁVCE!
- PŘED ZAHÁJENÍM PRACÍ BUDE PŘESNÝ PRŮBĚH SÍTÍ VYTČEN SPRÁVCEM SÍTĚ!
- STÁVAJÍCÍ POLOHA NAPOJENÍ BUDE OVĚŘENA RUČNĚ KOPANOU SONDOU!
- PŘED ZAKRYTÍM BUDE PŘÍPOJKA GEODETICKY ZAMĚŘENA A ZAMĚŘENÍ PŘEDÁNO SPRÁVCI.

STAVBA: **POŽÁRNÍ ZBROJNICE PRO JEDNOTKU  
SBORU DOBROVOLNÝCH HASIČŮ  
TURNOV - TURNOV, VESECKO**

MÍSTO: P.P.Č. 708/12, K.Ú. DALIMĚŘICE

INVESTOR: MĚSTO TURNOV  
ANTONINA DVOŘÁKA 335  
511 01 TURNOV

PROJEKTOVÁ ČÁST:  
D.1.4.A – ZDRAVOTECHNICKÉ ZAŘÍZENÍ BUDOV

VÝKRES:

**PODÉLNÝ ŘEZ VODOVODU - ČÁST "D"**

GENERÁLNÍ PROJEKTANT:



Jan Hošek  
Mikulášovice 795  
407 79  
+420 732 437 160  
hosek@pk-hosek.cz

ZODP. PROJEKTANT:  
JAN HOŠEK

VYPRACOVAL:  
TOMÁŠ BERNATÍK

AUTORIZACE:

FORMÁT:  
1xA4

DATUM:  
06/2025

STUPEŇ PD:  
DPS

ZAKÁZKA ČÍSLO:  
2022313


ČÁST:  
**D.1.4.A**

MĚŘÍTKO:  
**1:100**

PARÉ ČÍSLO:

ČÍSLO VÝKRESU:

**E.1.5**

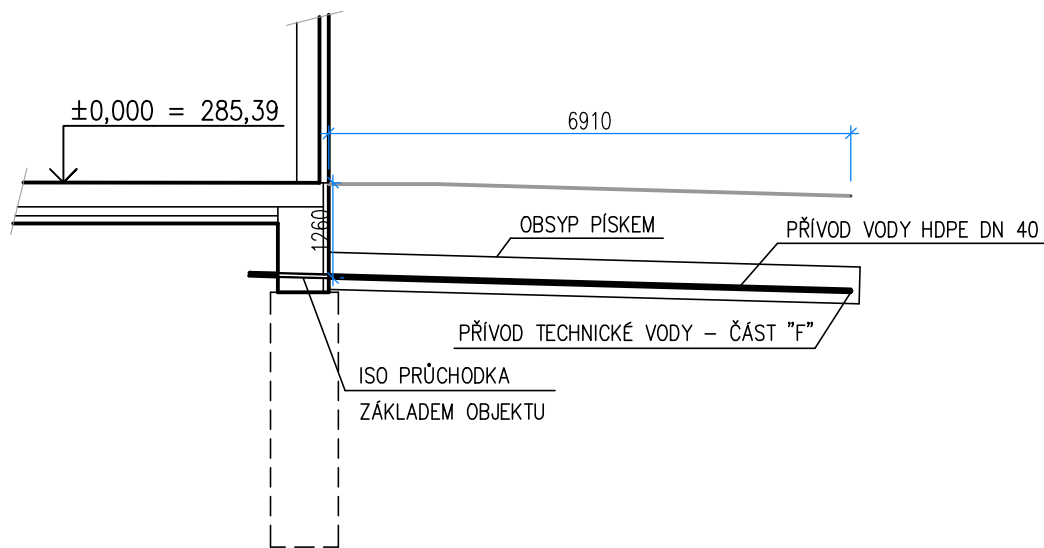


DNO VÝKOPU	283,98	283,79
DNO POTRUBÍ	284,13	283,94
TERÉN	285,37	285,21
STANIČENÍ V m	0,00	6,91

MATERIÁL, PROFIL, DÉLKA  
SKLON NA DÉLKU

HDPE DN40	6,91m
2,76%	6,91m

## LEGENDA

 

– ZPEVNĚNÁ PLOCHA NA POZEMKU INVESTORA

### POZNÁMKA:

- PŘI NAPOJENÍ JE NUTNÉ RESPEKTOVAT POKYNY SPRÁVCE SÍTĚ, SEVEROČESKÉ VODOVODY A KANALIZACE - VIZ VYJÁDŘENÍ SPRÁVCE!
- PŘED ZAHÁJENÍM PRACÍ BUDE PŘESNÝ PRŮBĚH SÍTĚ VYTYČEN SPRÁVCEM SÍTĚ!
- STÁVAJÍCÍ POLOHA NAPOJENÍ BUDE OVĚŘENA RUČNĚ KOPANOU SONDOU!
- PŘED ZAKRYTÍM BUDE PŘÍPOJKA GEODETICKY ZAMĚŘENA A ZAMĚŘENÍ PŘEDÁNO SPRÁVCI.

STAVBA: **POŽÁRNÍ ZBROJNICE PRO JEDNOTKU  
SBORU DOBROVOLNÝCH HASIČŮ  
TURNOV - TURNOV, VESECKO**

MÍSTO: P.P.Č. 708/12, K.Ú. DALIMĚŘICE

INVESTOR: MĚSTO TURNOV  
ANTONINA DVOŘÁKA 335  
511 01 TURNOV

PROJEKTOVÁ ČÁST:  
D.1.4.A – ZDRAVOTECHNICKÉ ZAŘÍZENÍ BUDOV

VÝKRES:

**PODÉLNÝ ŘEZ VODOVODU - ČÁST "E"**

GENERÁLNÍ PROJEKTANT:



Jan Hošek  
Mikulášovice 795  
407 79  
+420 732 437 160  
hosek@pk-hosek.cz

ZODP. PROJEKTANT:  
JAN HOŠEK

VYPRACOVAL:  
TOMÁŠ BERNATÍK

AUTORIZACE:

FORMÁT:  
1xA4

DATUM:  
06/2025

STUPEŇ PD:  
DPS

ZAKÁZKA ČÍSLO:  
2022313


ČÁST:  
**D.1.4.A**

MĚŘÍTKO:  
**1:100**


PARÉ ČÍSLO:

ČÍSLO VÝKRESU:

**E.1.6**

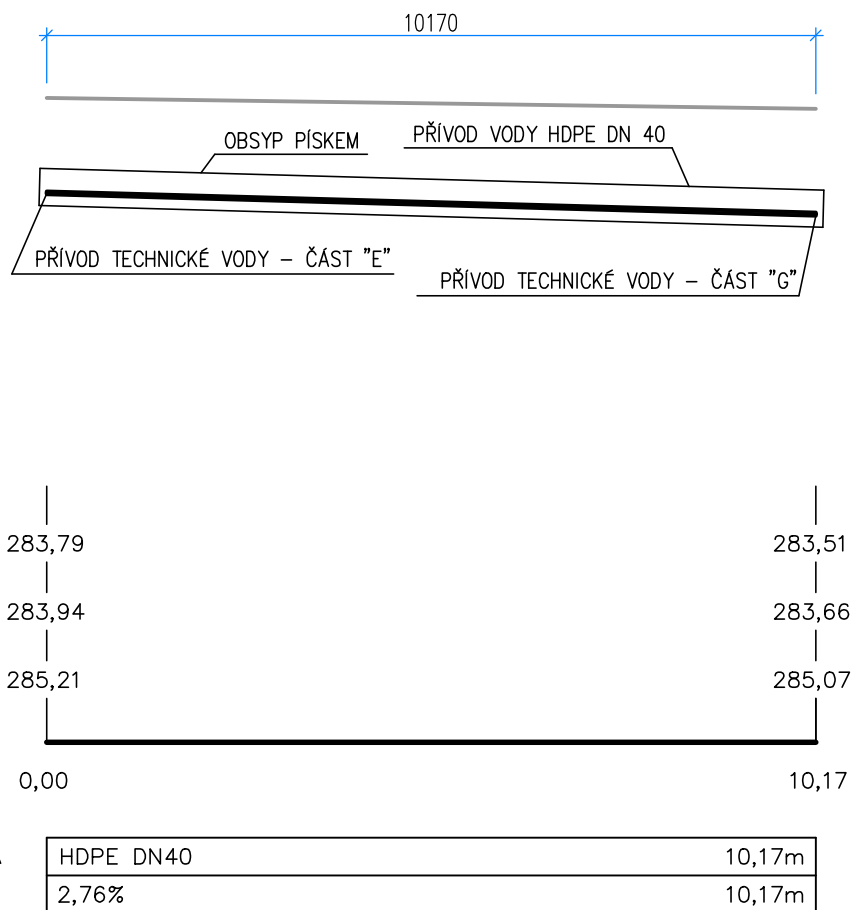

## LEGENDA

 


– ZPEVNĚNÁ PLOCHA NA POZEMKU INVESTORA

### POZNÁMKA:

- PŘI NAPOJENÍ JE NUTNÉ RESPEKTOVAT POKYNY SPRÁVCE SÍTĚ, SEVEROČESKÉ VODOVODY A KANALIZACE - VIZ VYJÁDŘENÍ SPRÁVCE!
- PŘED ZAHÁJENÍM PRACÍ BUDE PŘESNÝ PRŮBĚH SÍTĚ VYTYČEN SPRÁVCEM SÍTĚ!
- STÁVAJÍCÍ POLOHA NAPOJENÍ BUDE OVĚŘENA RUČNĚ KOPANOU SONDOU!
- PŘED ZAKRYTÍM BUDE PŘÍPOJKA GEODETICKY ZAMĚŘENA A ZAMĚŘENÍ PŘEDÁNO SPRÁVCI.


STAVBA: <b>POŽÁRNÍ ZBROJNICE PRO JEDNOTKU SBORU DOBROVOLNÝCH HASIČŮ TURNOV - TURNOV, VESECKO</b>		GENERÁLNÍ PROJEKTANT: <b>Jan Hošek</b> Mikulášovice 795 407 79 +420 732 437 160 hosek@pk-hosek.cz	
MÍSTO: P.P.Č. 708/12, K.Ú. DALIMĚŘICE		ZODP. PROJEKTANT: <b>JAN HOŠEK</b>	VYPRACOVAL: <b>TOMÁŠ BERNATÍK</b>
INVESTOR: MĚSTO TURNOV ANTONÍNA DVOŘÁKA 335 511 01 TURNOV		FORMÁT: 1xA4	DATUM: 06/2025
PROJEKTOVÁ ČÁST: D.1.4.A – ZDRAVOTECHNICKÉ ZAŘÍZENÍ BUDOV		STUPEŇ PD: DPS	ZAKÁZKA ČÍSLO: 2022313
VÝKRES: <b>PODÉLNÝ ŘEZ VODOVODU - ČÁST "F"</b>		ČÁST: <b>D.1.4.A</b>	MĚŘÍTKO: <b>1:100</b>
		PARÉ ČÍSLO:	
		ČÍSLO VÝKRESU: <b>E.1.7</b>	

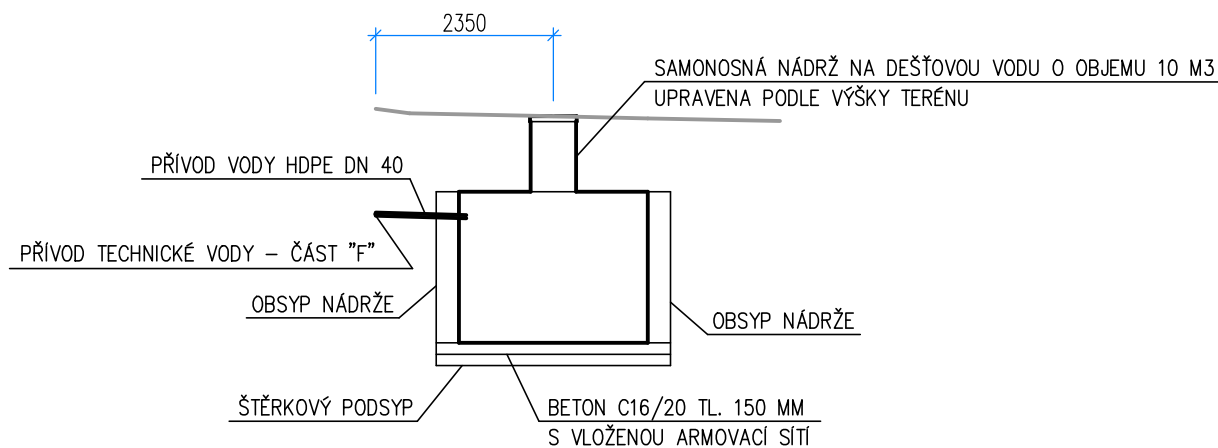

DNO VÝKOPU	283,51	281,67
DNO POTRUBÍ	283,66	283,59
TERÉN	285,07	284,97
STANIČENÍ V m	0,00	2,35

MATERIÁL, PROFIL, DÉLKA	HDPE DN40	2,35m
SKLON NA DÉLKU	2,76%	2,35m

## LEGENDA

 

– ZPEVNĚNÁ PLOCHA NA POZEMKU INVESTORA

### POZNÁMKA:

- PŘI NAPOJENÍ JE NUTNÉ RESPEKTOVAT POKYNY SPRÁVCE SÍTĚ, SEVEROČESKÉ VODOVODY A KANALIZACE - VIZ VYJÁDŘENÍ SPRÁVCE!
- PŘED ZAHÁJENÍM PRACÍ BUDE PŘESNÝ PRŮBĚH SÍTÍ VYTYČEN SPRÁVCEM SÍTĚ!
- STÁVAJÍCÍ POLOHA NAPOJENÍ BUDE OVĚŘENA RUČNĚ KOPANOU SONDOU!
- PŘED ZAKRYTÍM BUDE PŘÍPOJKA GEODETICKY ZAMĚŘENA A ZAMĚŘENÍ PŘEDÁNO SPRÁVCI.

STAVBA: **POŽÁRNÍ ZBROJNICE PRO JEDNOTKU SBORU DOBROVOLNÝCH HASIČŮ TURNOV - TURNOV, VESECKO**

MÍSTO: P.P.Č. 708/12, K.Ú. DALIMĚŘICE

INVESTOR: MĚSTO TURNOV  
ANTONINA DVOŘÁKA 335  
511 01 TURNOV

PROJEKTOVÁ ČÁST:  
D.1.4.A – ZDRAVOTECHNICKÉ ZAŘÍZENÍ BUDOV

VÝKRES:

**PODÉLNÝ ŘEZ VODOVODU - ČÁST "G"**

GENERÁLNÍ PROJEKTANT:



Jan Hošek  
Mikulášovice 795  
407 79  
+420 732 437 160  
hosek@pk-hosek.cz

ZODP. PROJEKTANT:  
JAN HOŠEK

VYPRACOVAL:  
TOMÁŠ BERNATÍK

AUTORIZACE:

FORMÁT:  
1xA4

DATUM:  
06/2025

STUPEŇ PD:  
DPS

ZAKÁZKA ČÍSLO:  
2022313

ČÁST:  
**D.1.4.A**

MĚŘÍTKO:  
**1:100**


PARÉ ČÍSLO:

ČÍSLO VÝKRESU:

**E.1.8**





# VZOR. PŘÍČNÝ ŘEZ - VODOVODU1:10

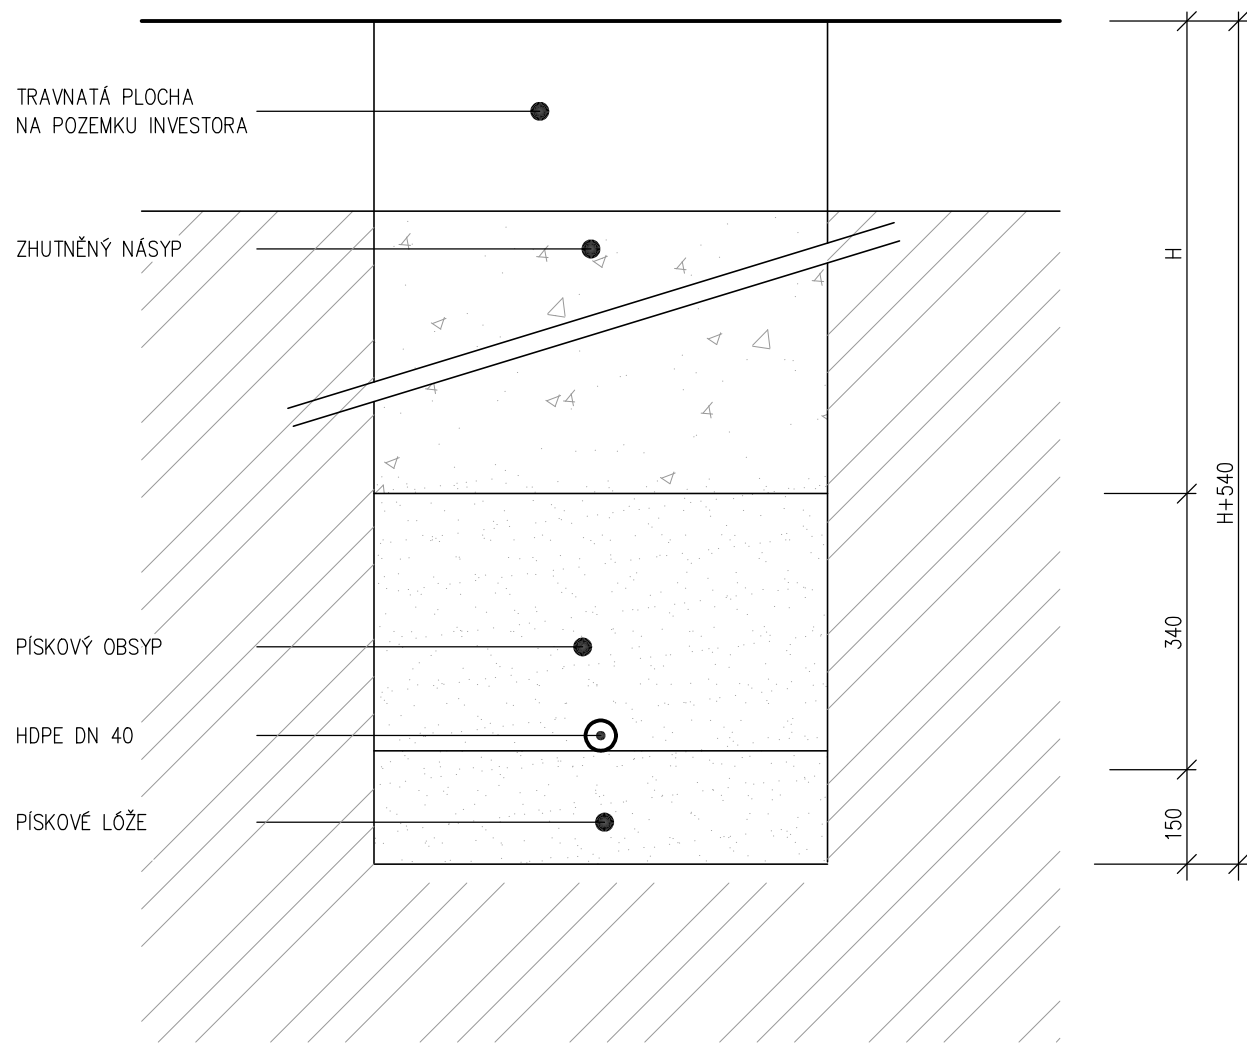

<div>STAVBA: POŽÁRNÍ ZBROJNICE PRO JEDNOTKU SBORU DOBROVOLNÝCH HASIČŮ TURNOV - TURNOV, VESECKO</div>		<div>GENERÁLNÍ PROJEKTANT:</div> <div><div><div></div><div>PK</div></div>HOŠEK</div> <div>Jan Hošek Mikulášovice 795 407 79 +420 732 437 160 hosek@pk-hosek.cz</div>		
<div>MÍSTO: P.P.Č. 708/12, K.Ú. DALIMĚŘICE</div>		<div>ZODP. PROJEKTANT:</div> <div>JAN HOŠEK</div>	<div>VYPRACOVAL:</div> <div>TOMÁŠ BERNATÍK</div>	<div>AUTORIZACE:</div>
<div>INVESTOR: MĚSTO TURNOV ANTONÍNA DVOŘÁKA 335 511 01 TURNOV</div>		<div>FORMÁT:</div> <div>1xA4</div>	<div>DATUM:</div> <div>06/2025</div>	
		<div>STUPEŇ PD:</div> <div>DPS</div>	<div>ZAKÁZKA ČÍSLO:</div> <div>2022313</div>	
<div>PROJEKTOVÁ ČÁST:</div> <div>D.1.4.A – ZDRAVOTECHNICKÉ ZAŘÍZENÍ BUDOV</div>		<div>ČÁST:</div> <div>D.1.4.A</div>	<div>MĚŘITKO:</div> <div>1:100</div>	<div>PARÉ ČÍSLO:</div>
<div>VÝKRES:</div> <div>VZOROVÝ PŘÍČNÝ ŘEZ VODOVODU</div>			<div>ČÍSLO VÝKRESU:</div> <div>E.1.9</div>	

# VZOR. PŘÍČNÝ ŘEZ - VODOVODU1:10

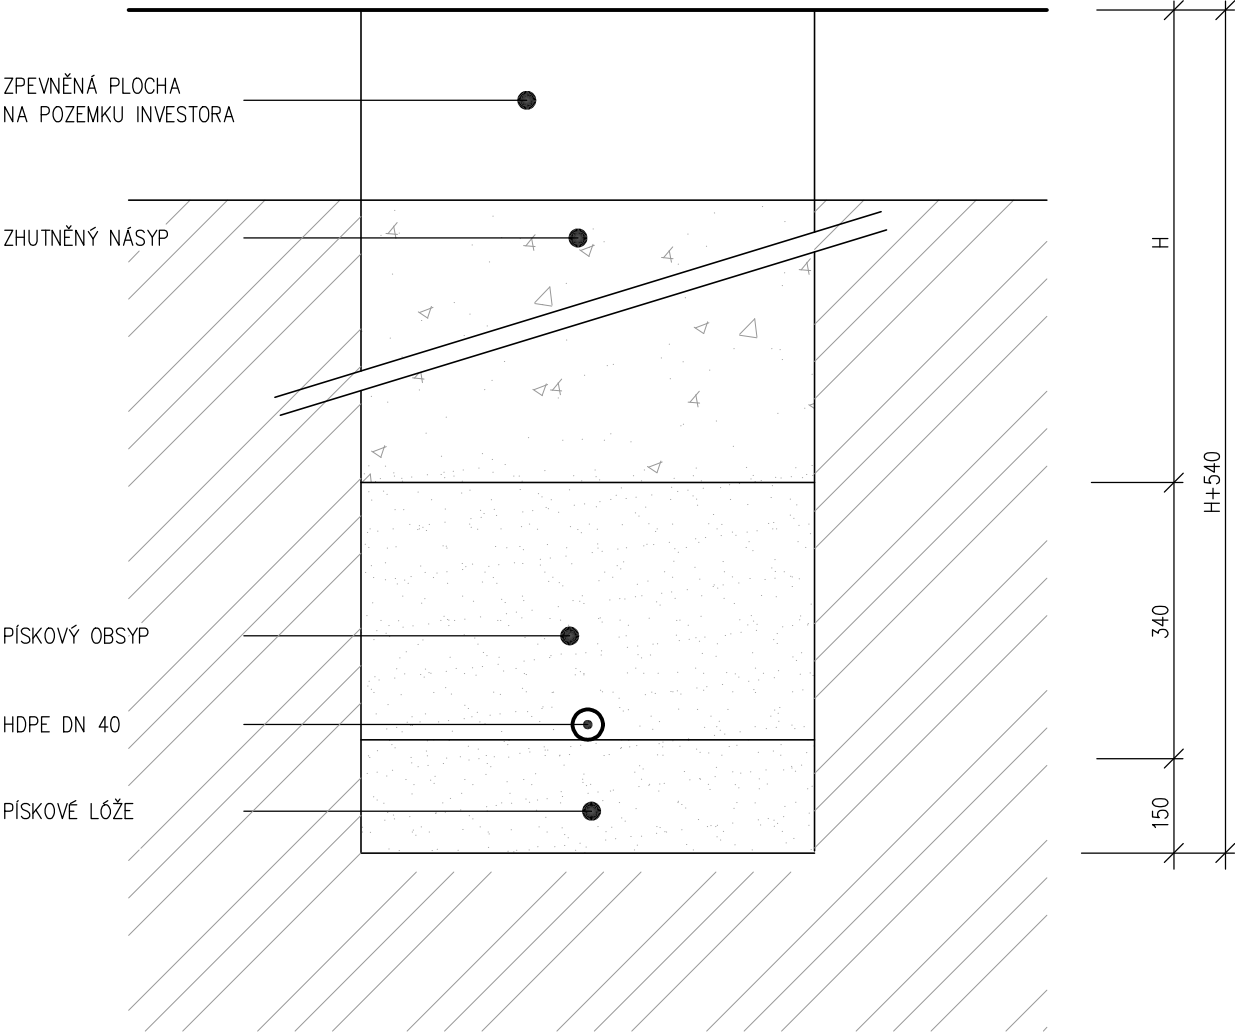

STAVBA: POŽÁRNÍ ZBROJNICE PRO JEDNOTKU SBORU DOBROVOLNÝCH HASIČŮ TURNOV - TURNOV, VESECKO		GENERÁLNÍ PROJEKTANT:		Jan Hošek Mikulášovice 795 407 79 +420 732 437 160 hosek@pk-hosek.cz	
					
MÍSTO: P.P.Č. 708/12, K.Ú. DALIMĚŘICE		ZODP. PROJEKTANT: JAN HOŠEK	VYPRACOVAL: TOMÁŠ BERNATÍK	AUTORIZACE:	
INVESTOR: MĚSTO TURNOV ANTONÍNA DVOŘÁKA 335 511 01 TURNOV		FORMÁT: 1x A4	DATUM: 06/2025		
		STUPEŇ PD: DPS	ZAKÁZKA ČÍSLO: 2022313		
PROJEKTOVÁ ČÁST: D.1.4.A – ZDRAVOTECHNICKÉ ZAŘÍZENÍ BUDOV		ČÁST: D.1.4.A	MĚŘITKO: 1:100	PARÉ ČÍSLO:	
VÝKRES: VZOROVÝ PŘÍČNÝ ŘEZ VODOVODU			ČÍSLO VÝKRESU: E.1.10		