

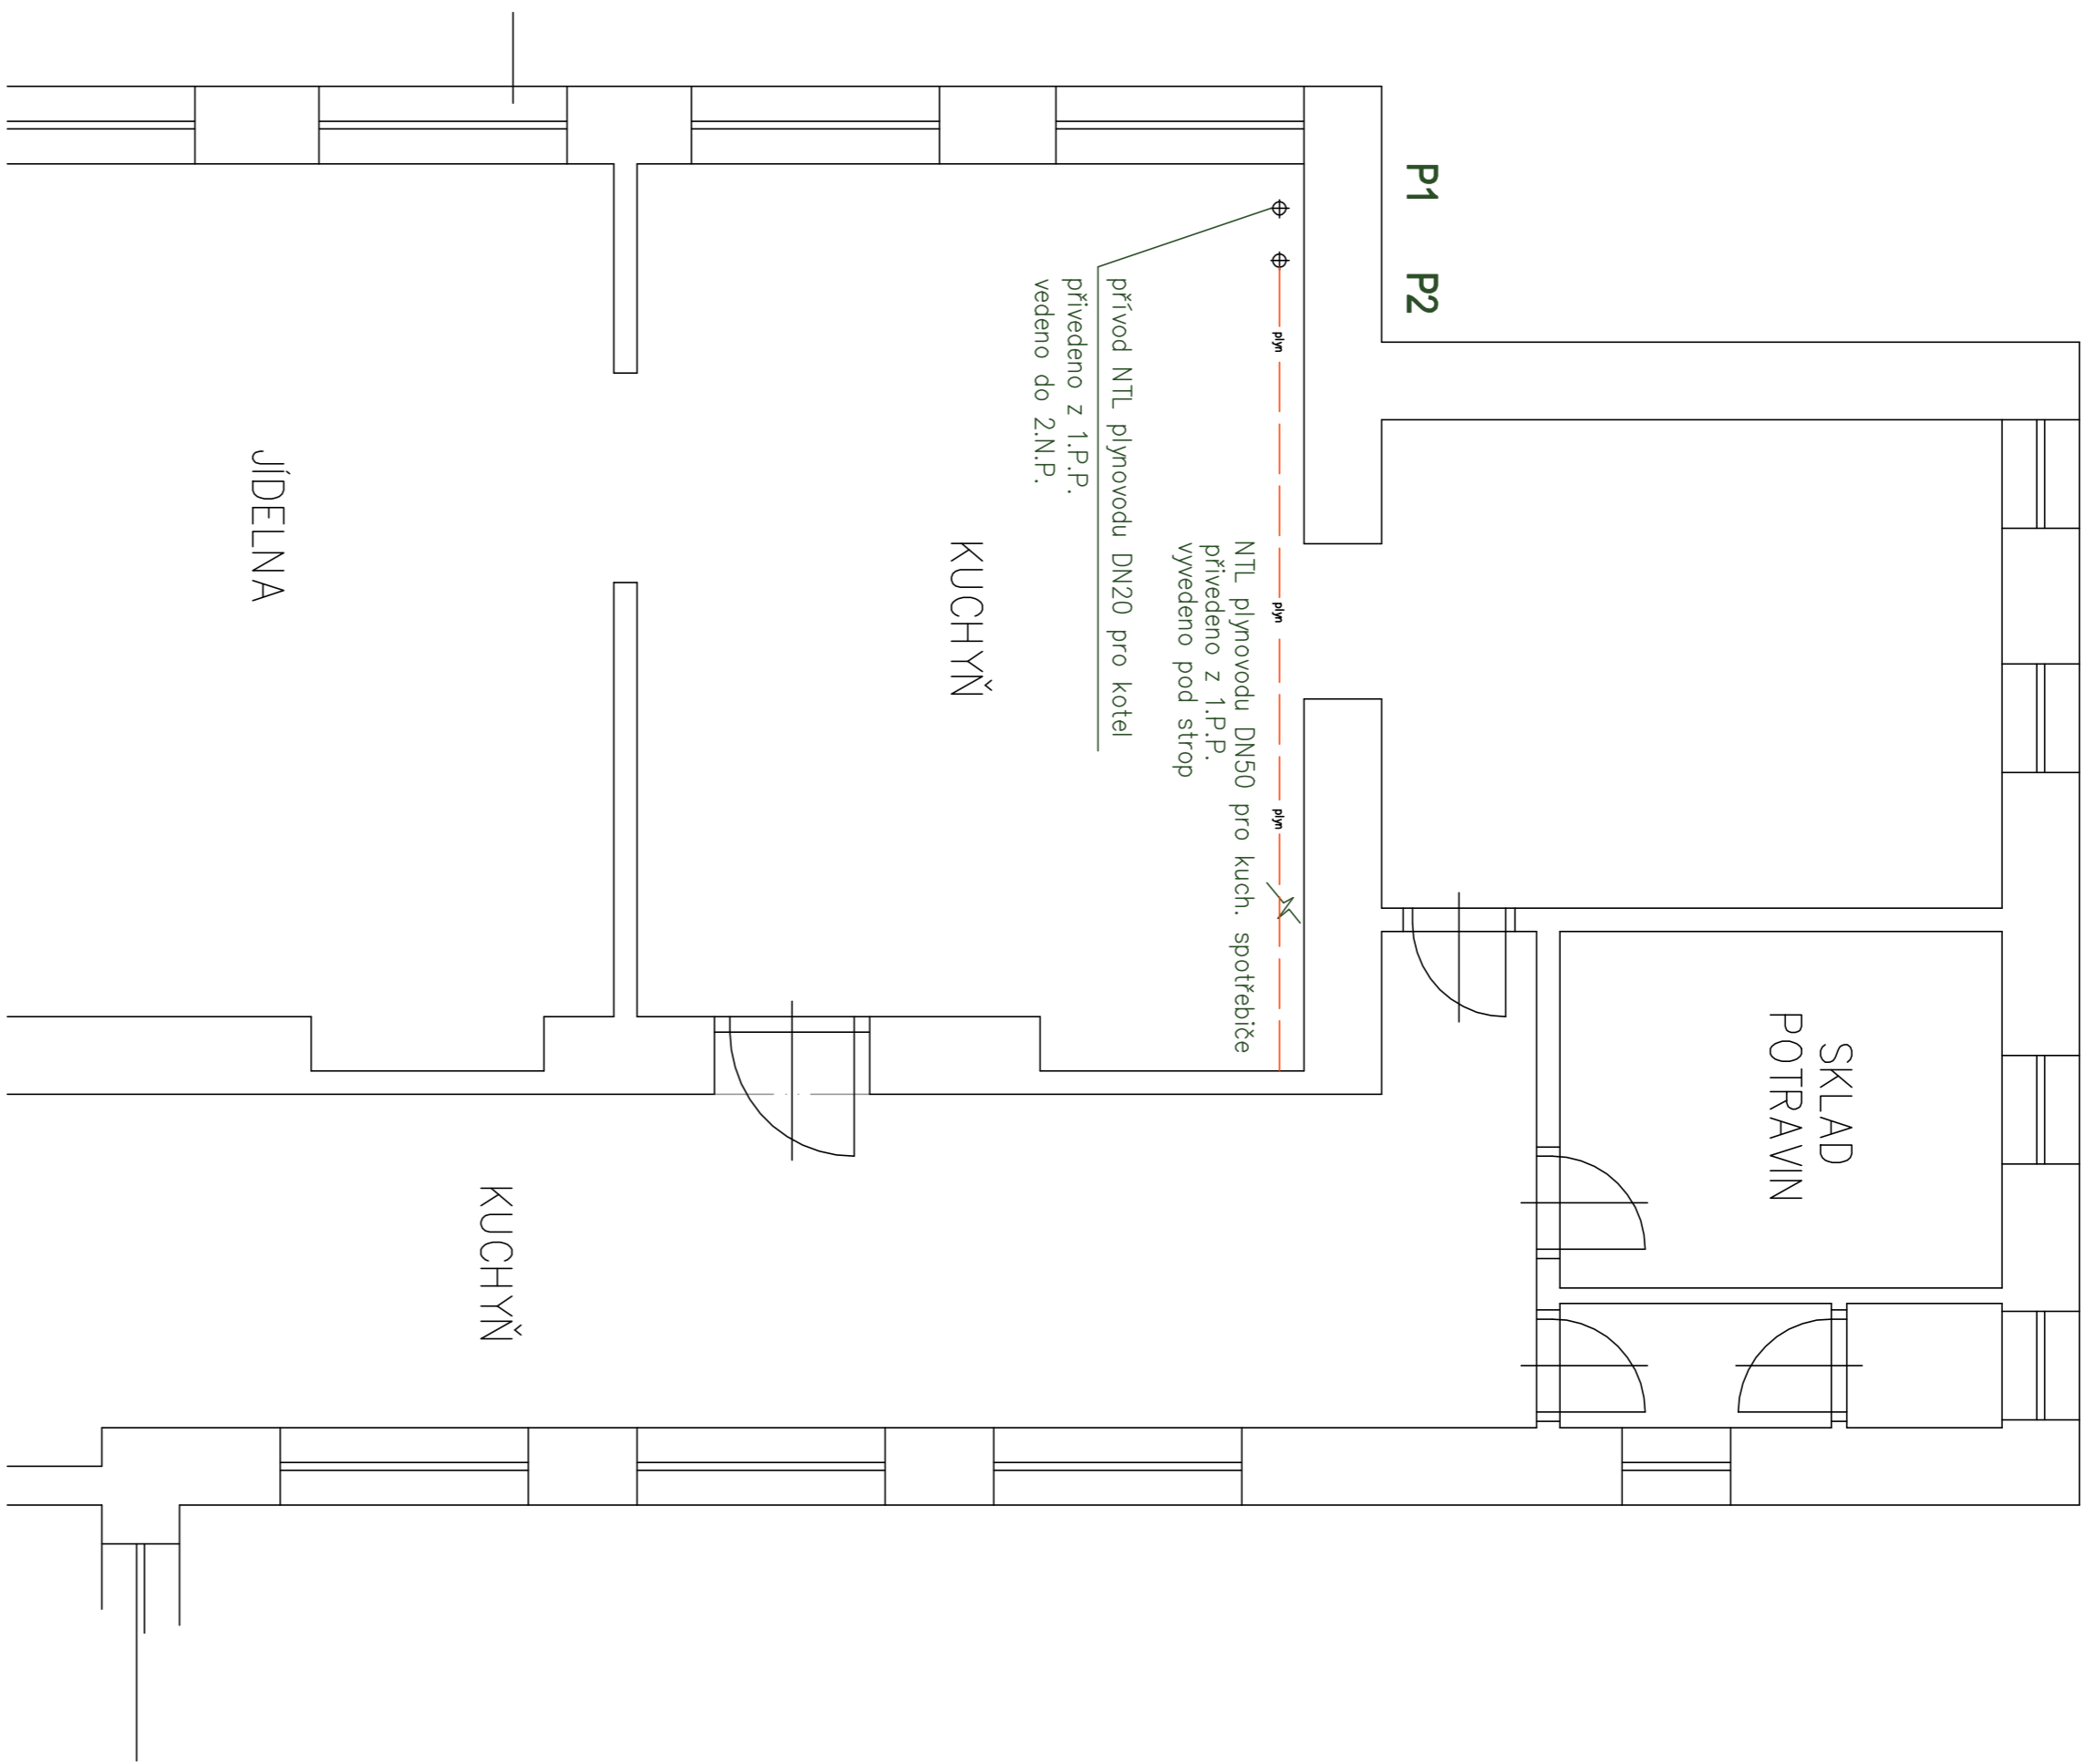


výřez 1

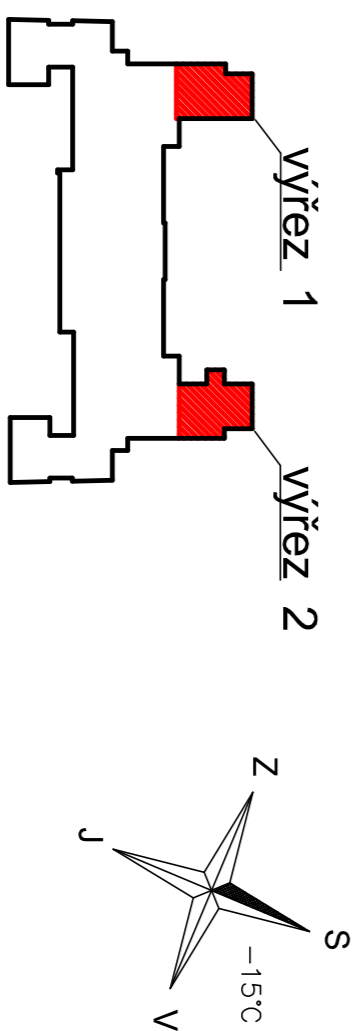

výřez 2

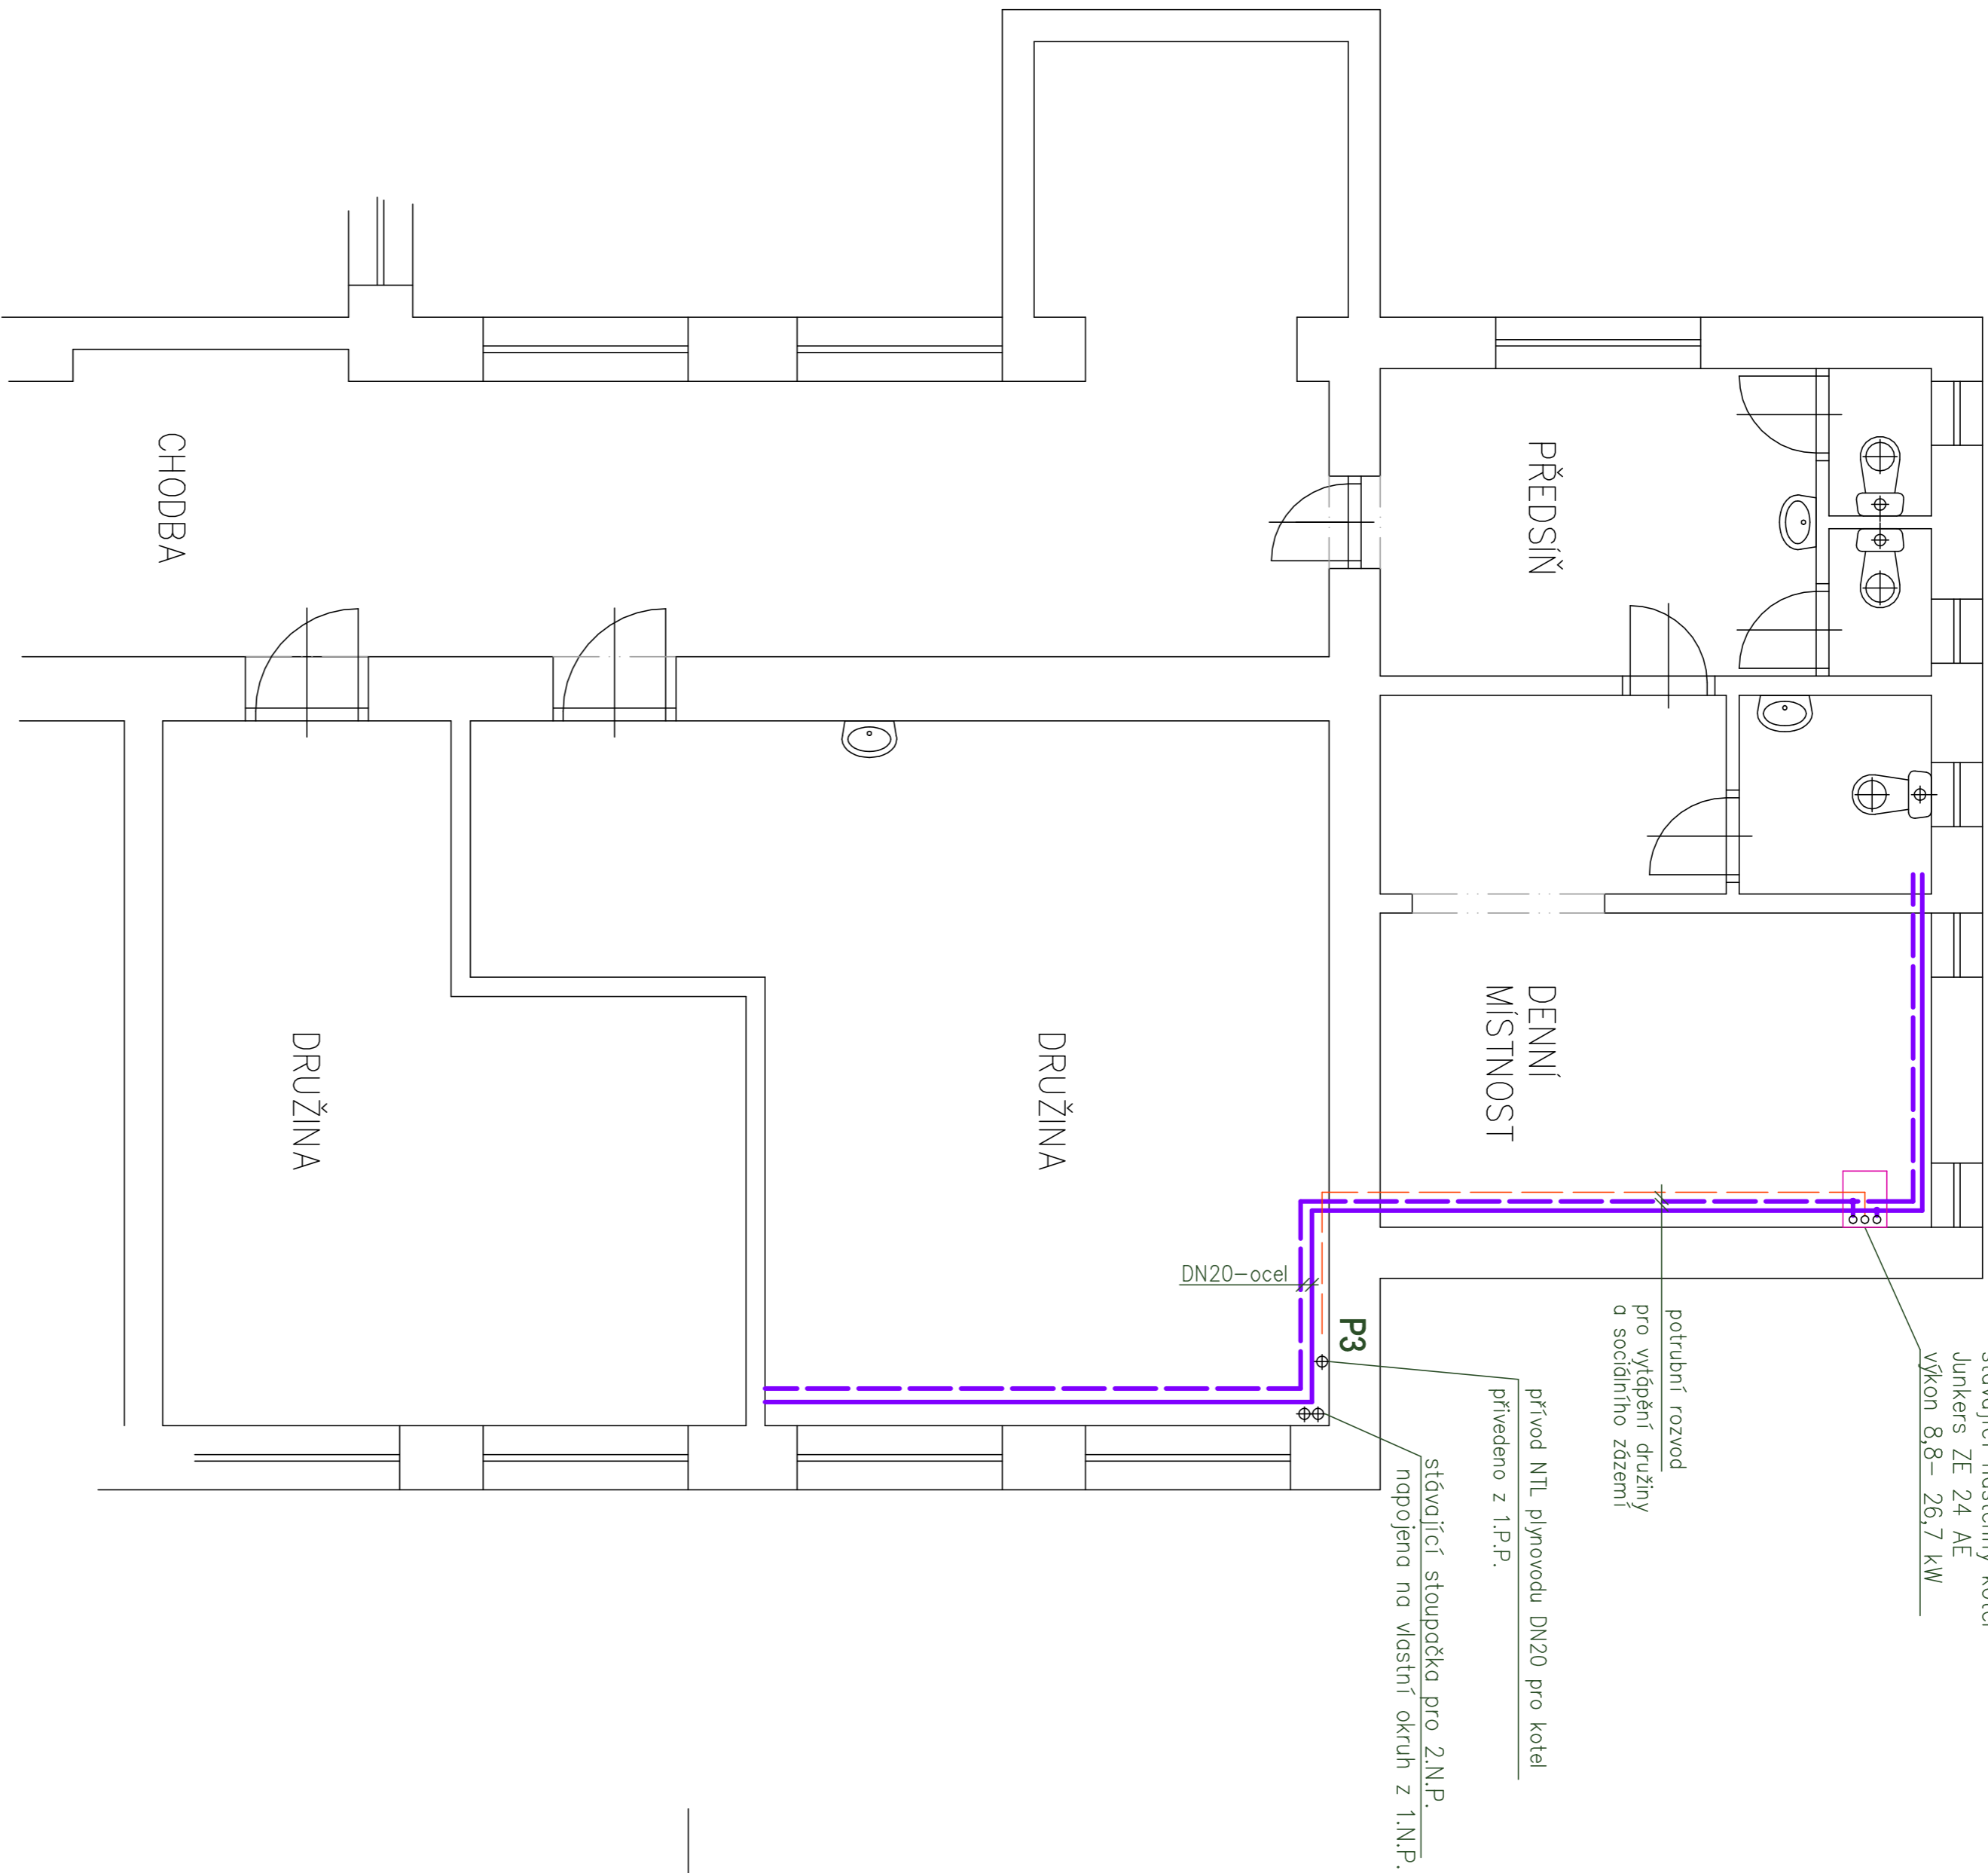

Název akce : Modernizace centrální plynové kotelny základní školy	
28. října 18, Turnov, PSČ 511 01	
parcely č. 1428, k.ú. Turnov, obec Turnov	
Stavebník : Město Turnov, Antonína Dvořáka 335, 511 01 Turnov	
Stupeň dokumentace : Dokumentace pro stavební povolení a provedení staveb	
Profese : D.1.2.4. Vytápění	
Výpracoval : TH PROJEKT S.R.O.	
Předmět výkresu : Plynová instalace, rozvodovnice a zajištění	
Adresa : 233, 468 21 Pánčín	
mob. 777 263 911 e-mail : horych@vohy.cz	
IČ:272 72 168 DIČ : CZ 272 72 168	
Zodp. projektant : Ing. Antonín Horych	
Kreslil : Jiří Kotáňko	
Název dokumentu : Stávající stav - Půdorys 1.N.P.-výřezy	
D.1.2.4.4	
Datum : 07/2025	Číslo zakázky : 27/2025
Měřítko : 1:50	