
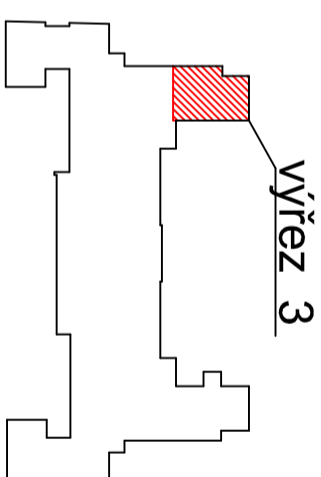



## výřez 3

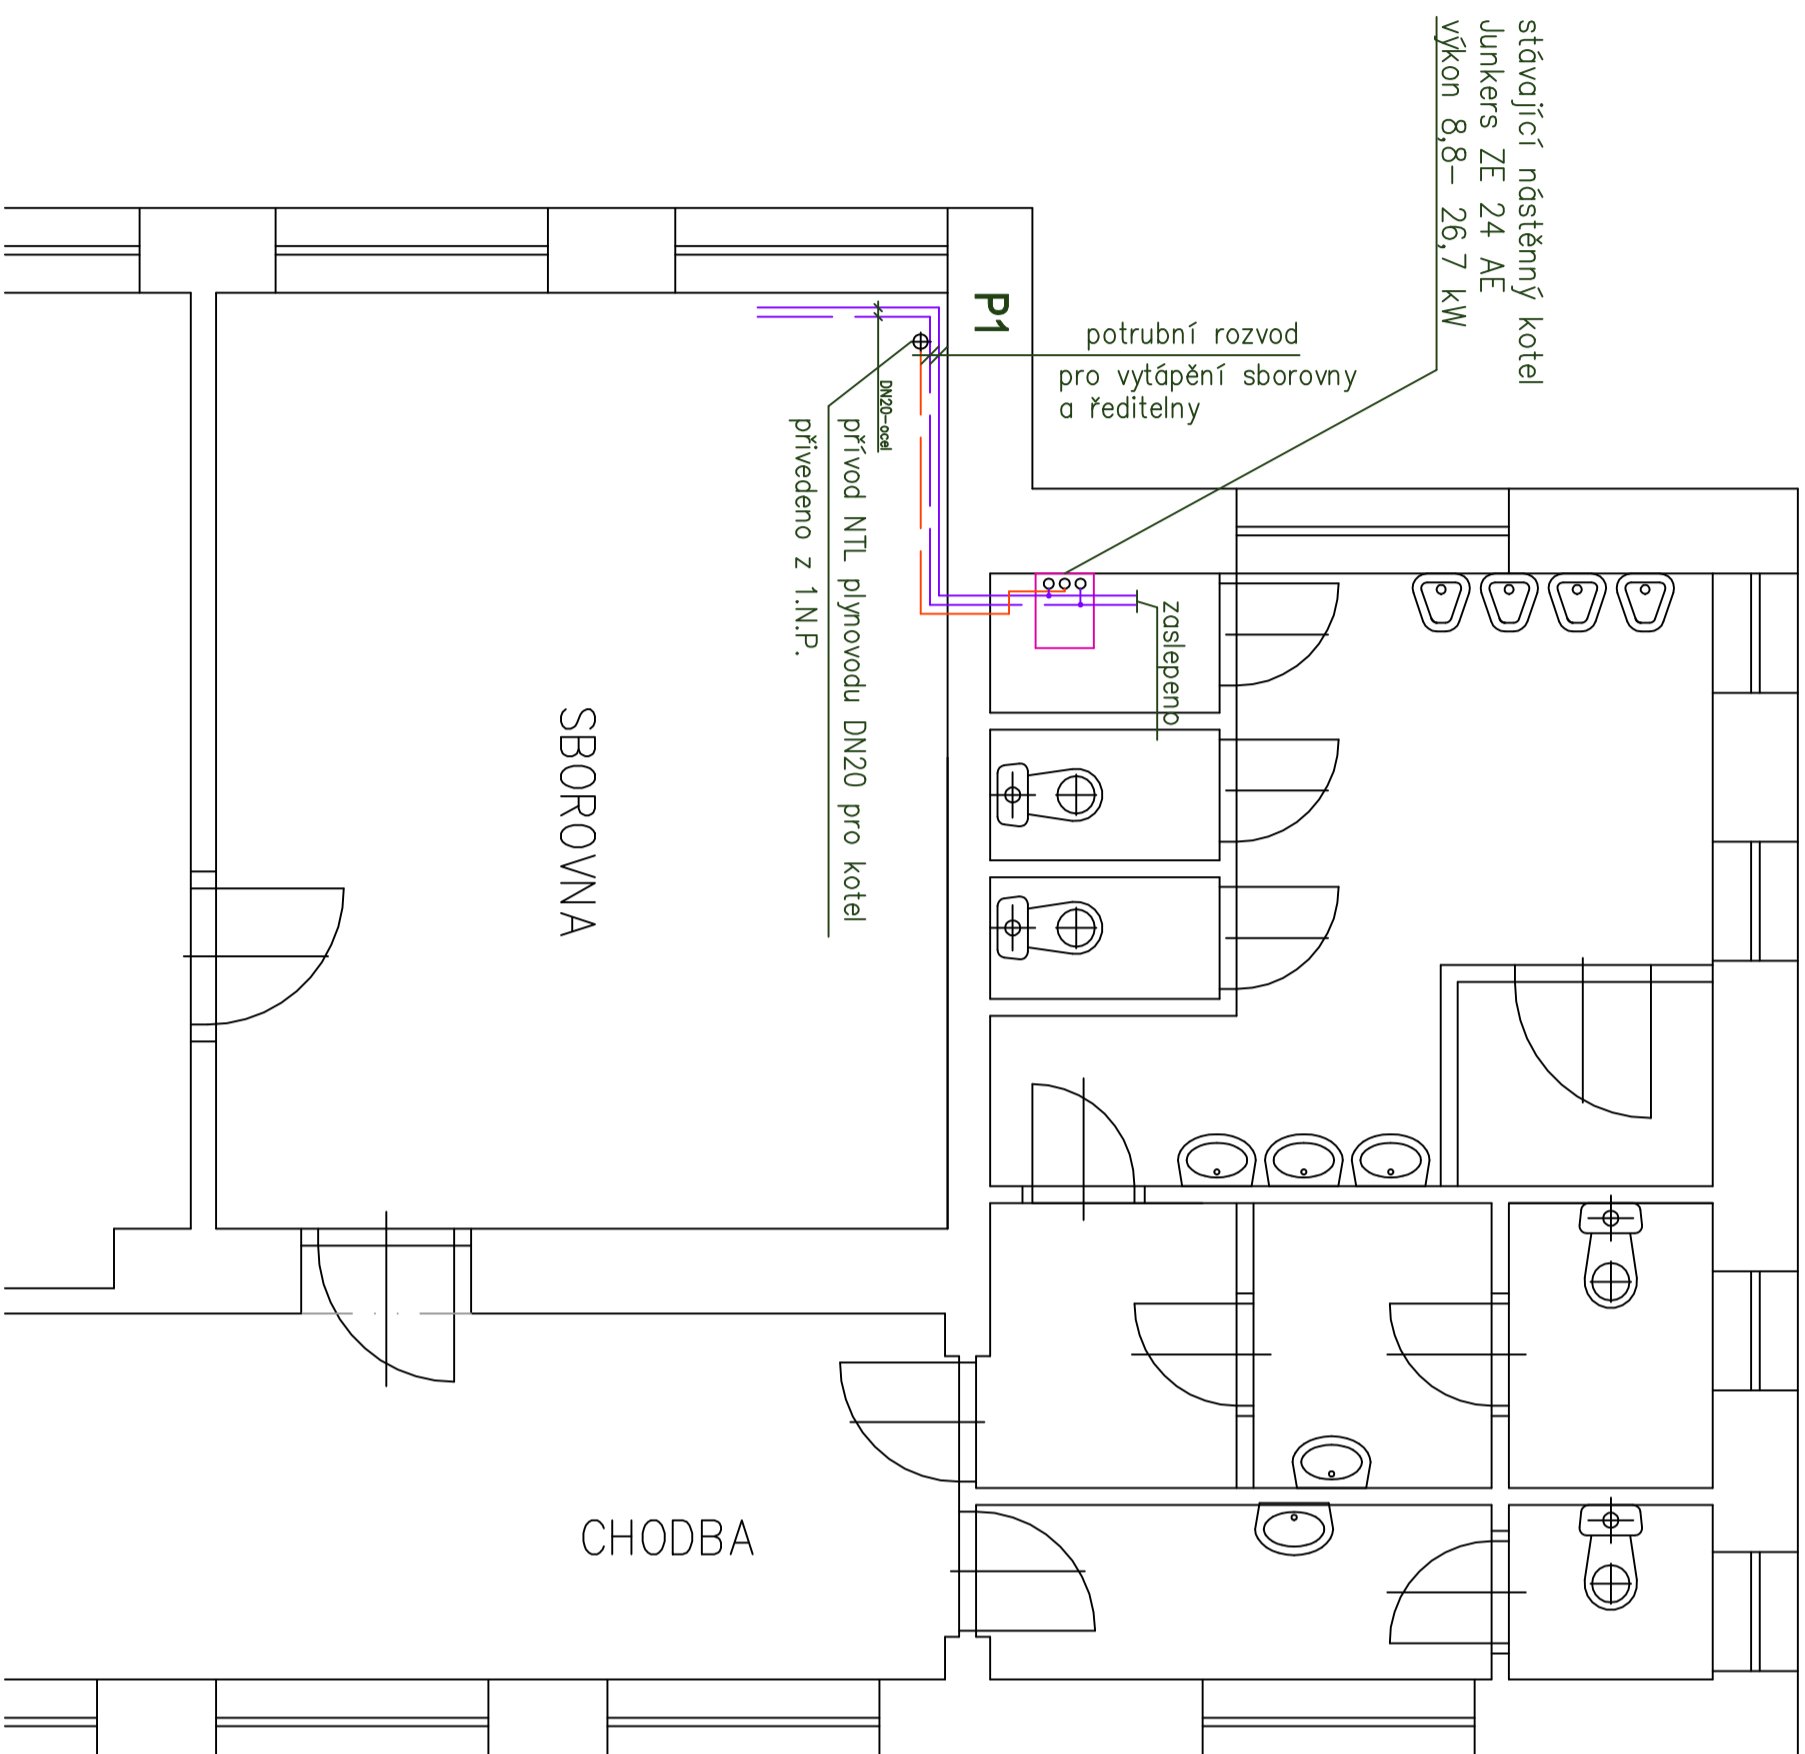

Název akce : Modernizace centrální plynové kotelny základní školy 28.října 18, Turnov, PSČ 511 01 parcelská č. 1428, k.ú. Turnov, obec Turnov	
Stavebník :	Město Turnov, Antonína Dvořáka 335, 511 01 Turnov
Stupeň dokumentace :	Dokumentace pro stavební povolení a provedení stavby
Profese :	<b>D.1.2.4. Vytápění</b>
Vypracoval :	<div><div>TH PROJEKT s.r.o.</div><div>PROJEKCE VYTAPENÍ, PLYNOVODSTVÍ, VZDUCHOTECHNIKA A ZDRAVOTECHNIKA</div><div>Aišovčice 233, 468 21 Penčín</div><div>mob. 777 263 911 e-mail : horych@volny.cz</div><div>lč: 272 12 168 DČ: CZ 272 72 168</div></div> <div></div>
Zodp. projektant :	Ing. Antonín Horych
Název dokumentu :	Kreslil : Jiří Kolářko
<b>D.1.2.4.5</b>	<b>Stávající stav - Půdorys 2.N.P.-výřez</b>
Datum : 07/2025	Číslo zakázky : 27/2025
	Měřítko : 1:50