
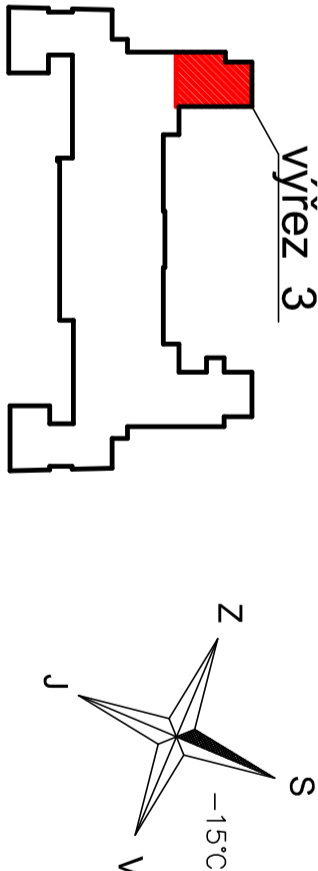


výřez 3

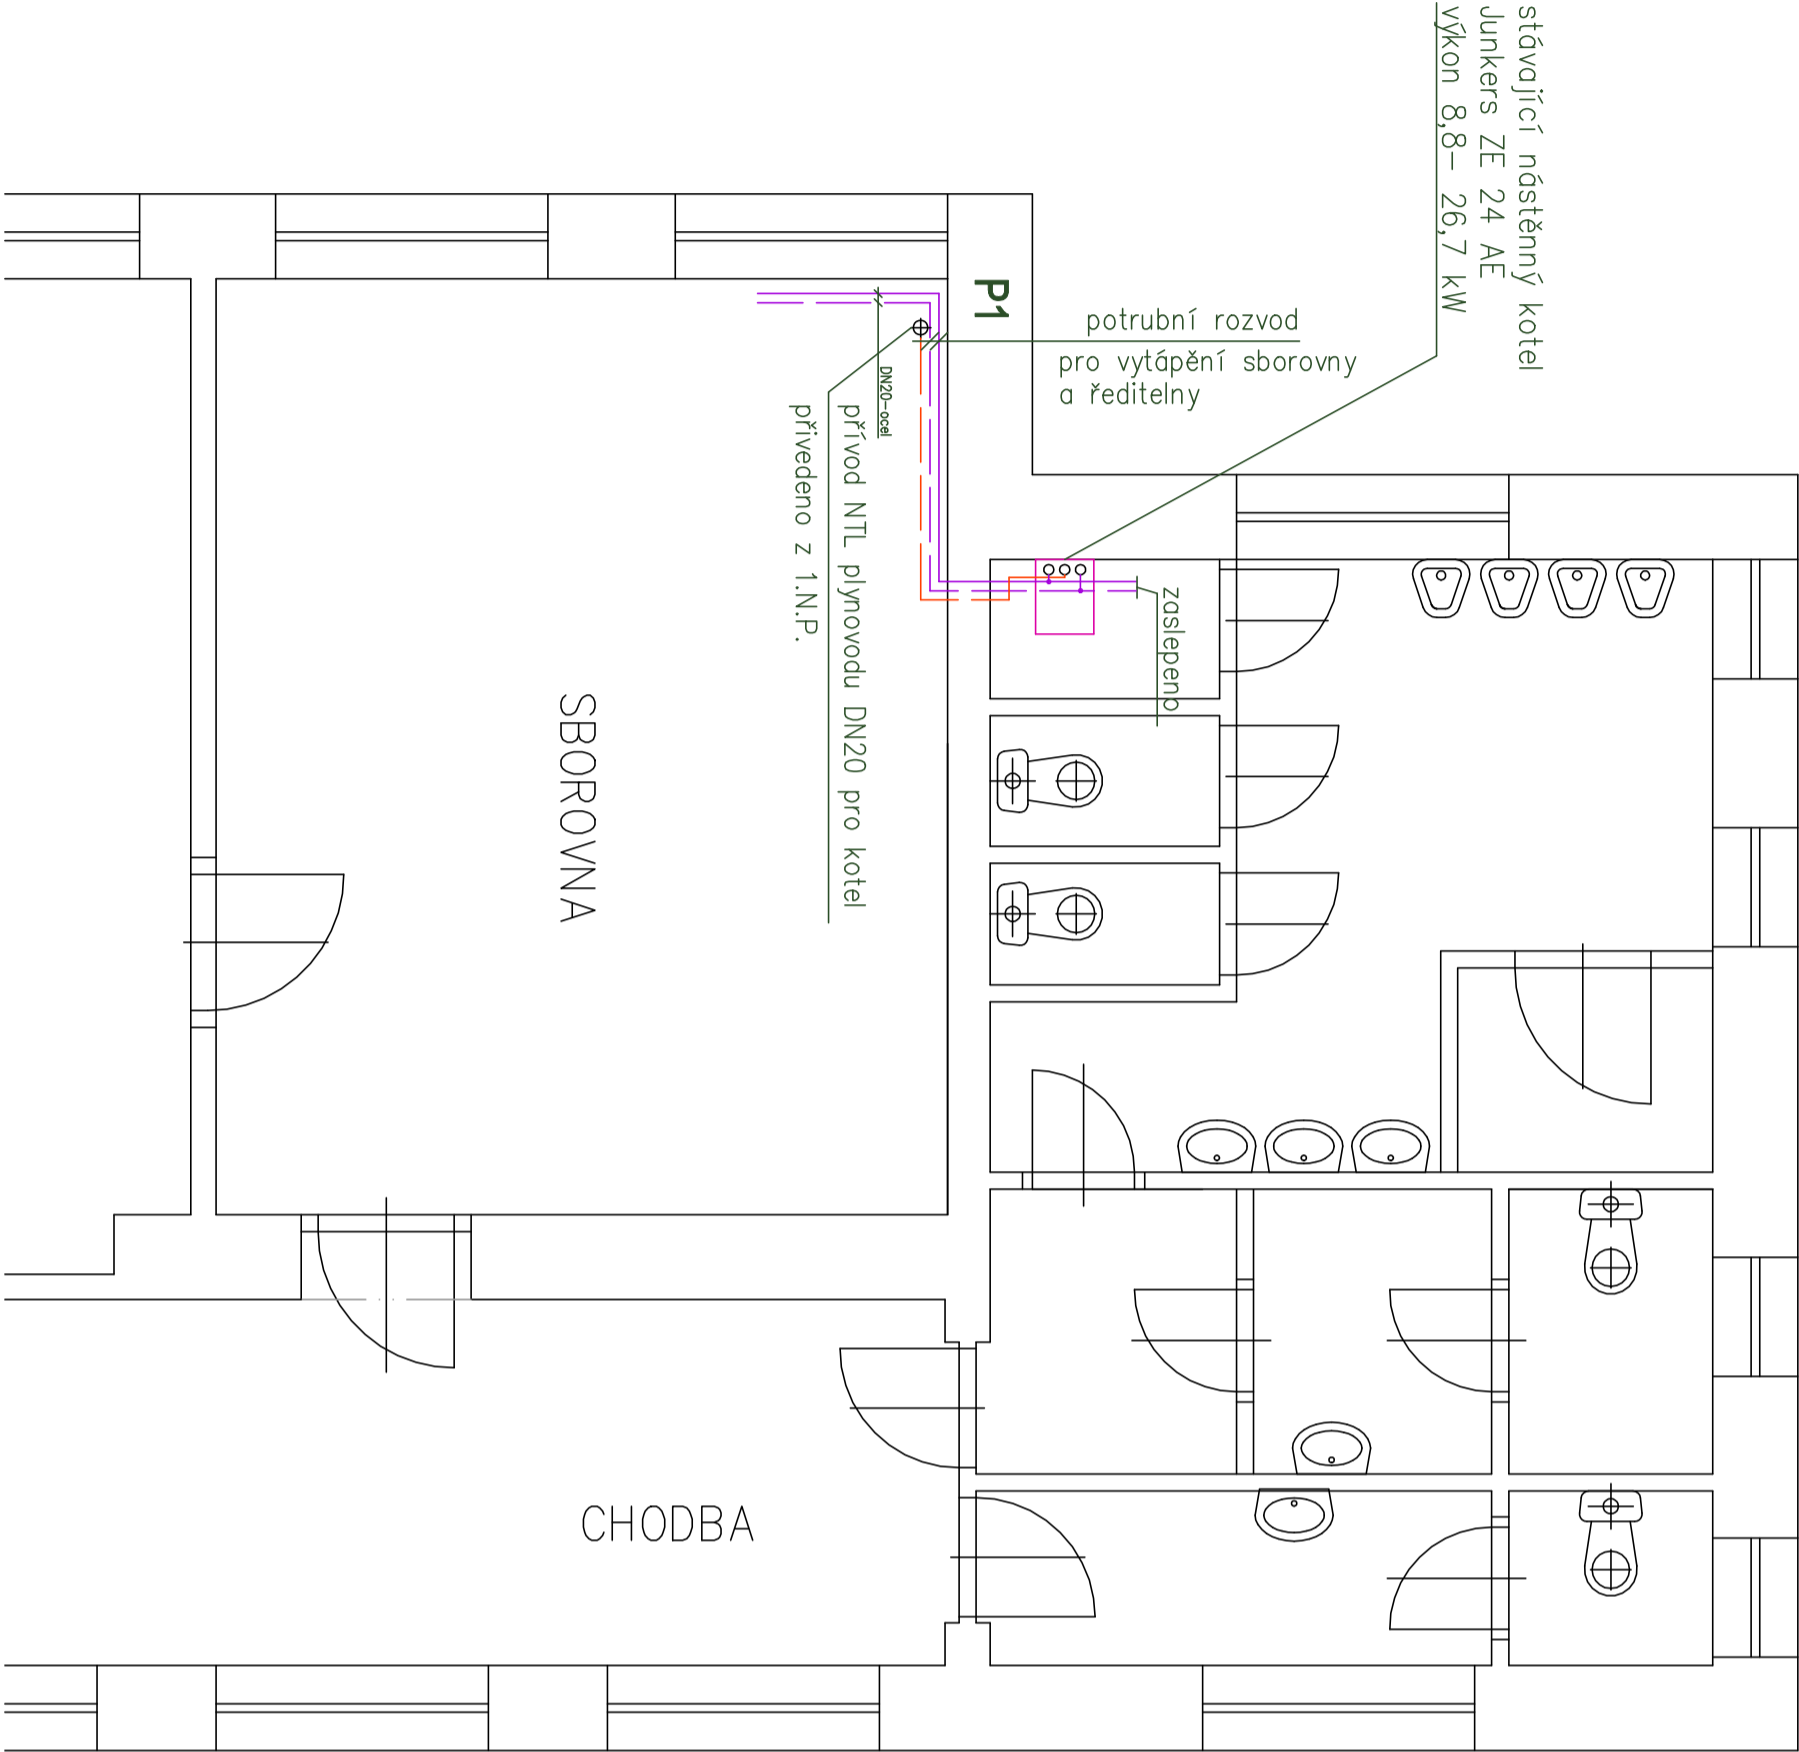

Název akce :	Modernizace centrální plynové kotelny základní školy 28.října 18, Turnov, PSČ 511 01 parcely č. 1428, k.ú. Turnov, obec Turnov		
Stavebník :	Město Turnov, Antonína Dvořáka 335, 511 01 Turnov		
Stupeň dokumentace :	Dokumentace pro stavební povolení a provedení stavby		
Profese :	D.1.2.4. Vytápění		
Vypracoval :	TH PROJEKT s.r.o. PROJEKCE VÝTÁPĚNÍ, KLIMATIZACE, VZDUCHOTECHNIKA A ZVUKOTECHNIKA Alšovice 233, 488 21 Pěnčín mob. 777 263 911 e-mail: horych@volny.cz IČ:272 72 168 DIČ: CZ 272 72 168		
Zodp. projektant :	Ing. Antonín Horych		Kreslil : Jiří Kotátko
Název dokumentu :	Stávající stav - Půdorys 2.N.P.-výřez		
D.1.2.4.5			
Datum : 07/2025	Číslo zakázky :	27/2025	Měřítko : 1:50