



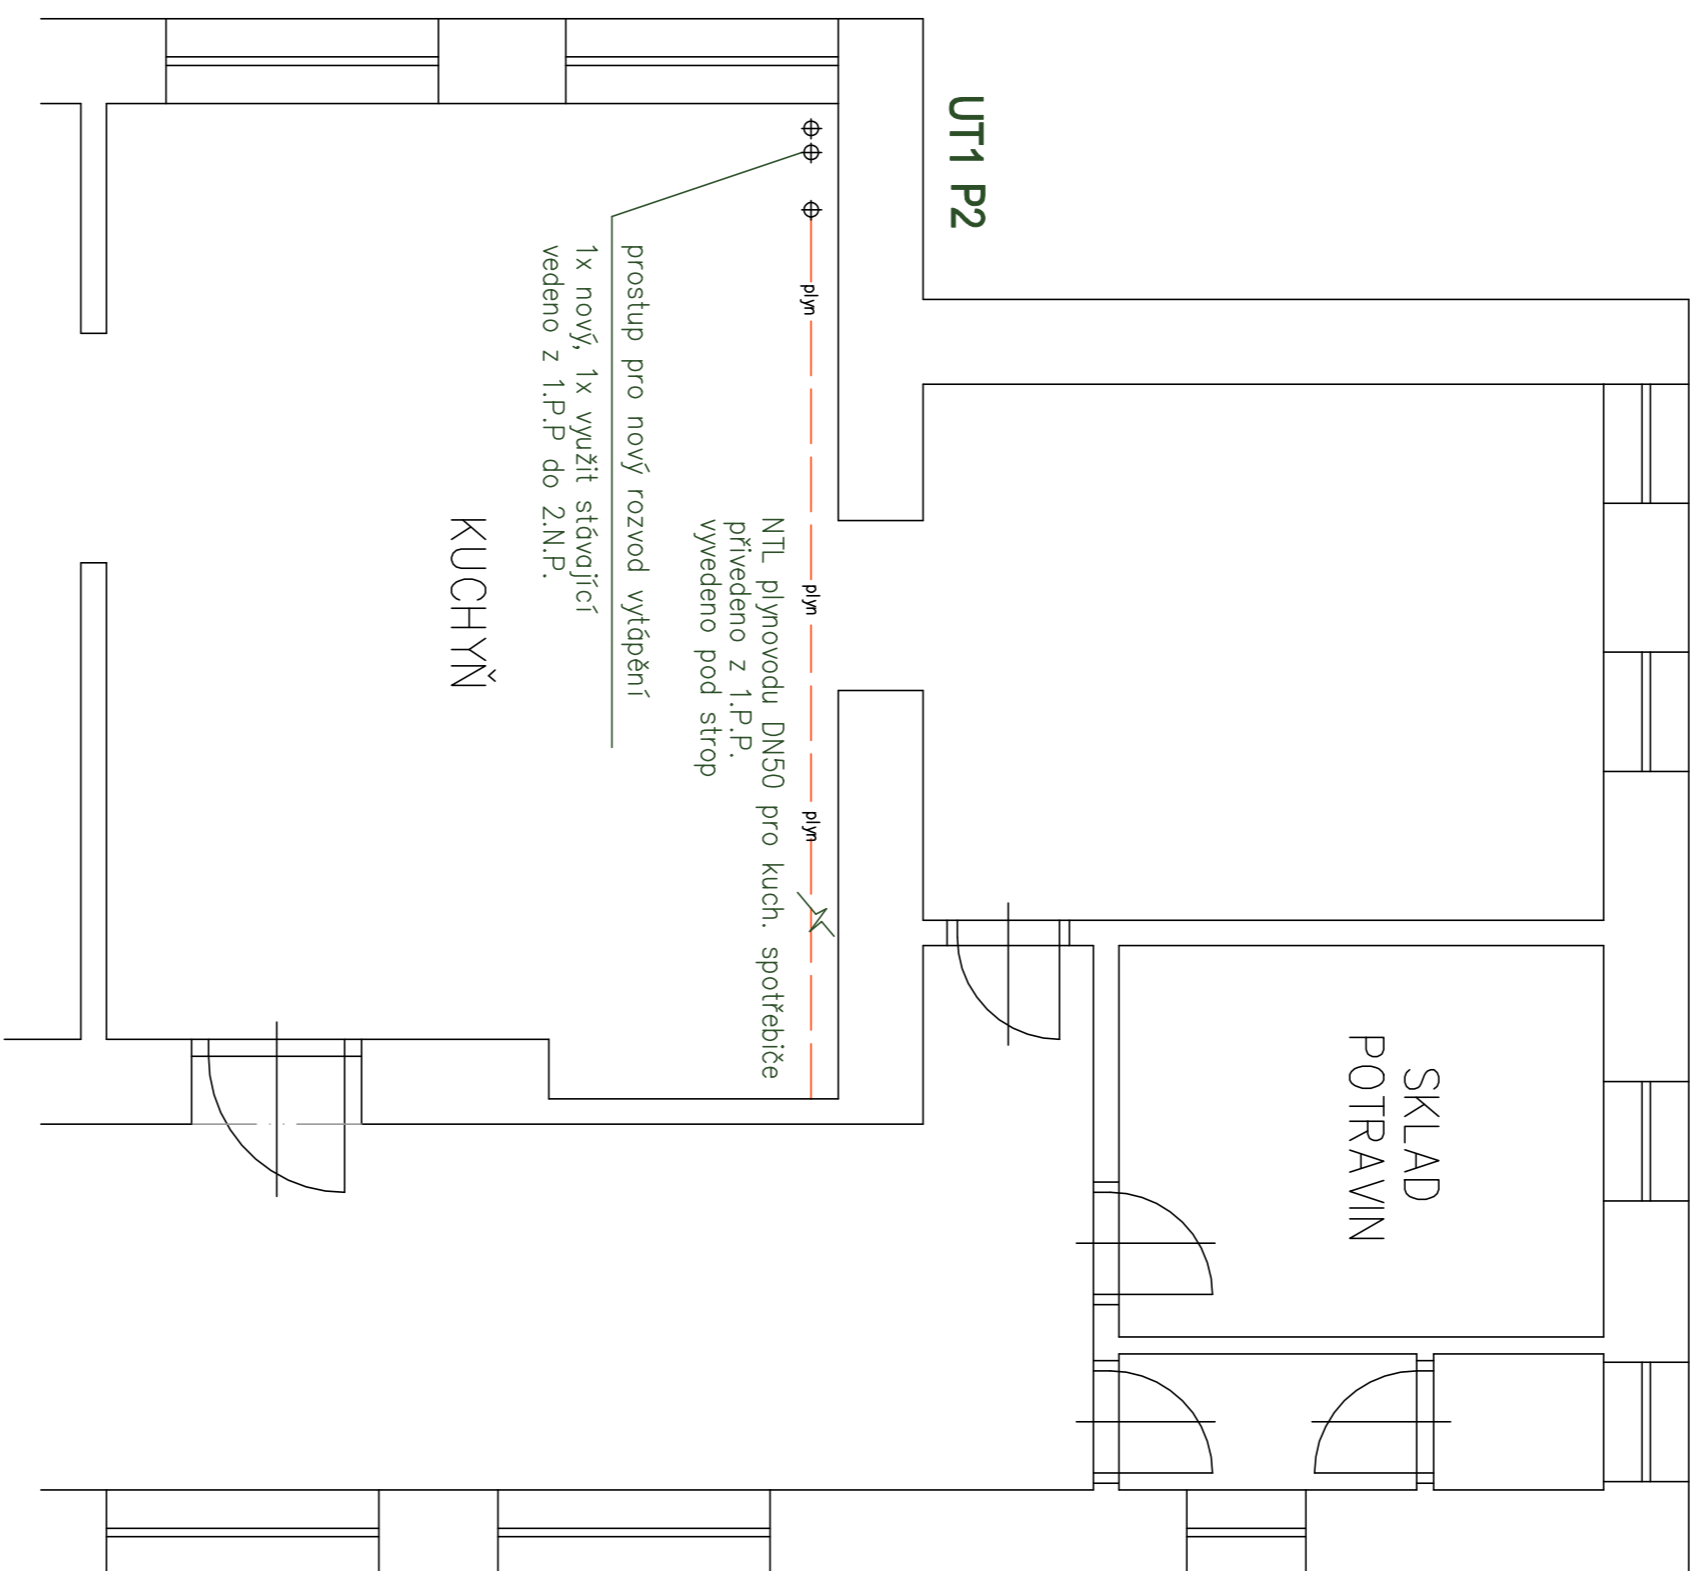

výřez 1





 
výřez 2

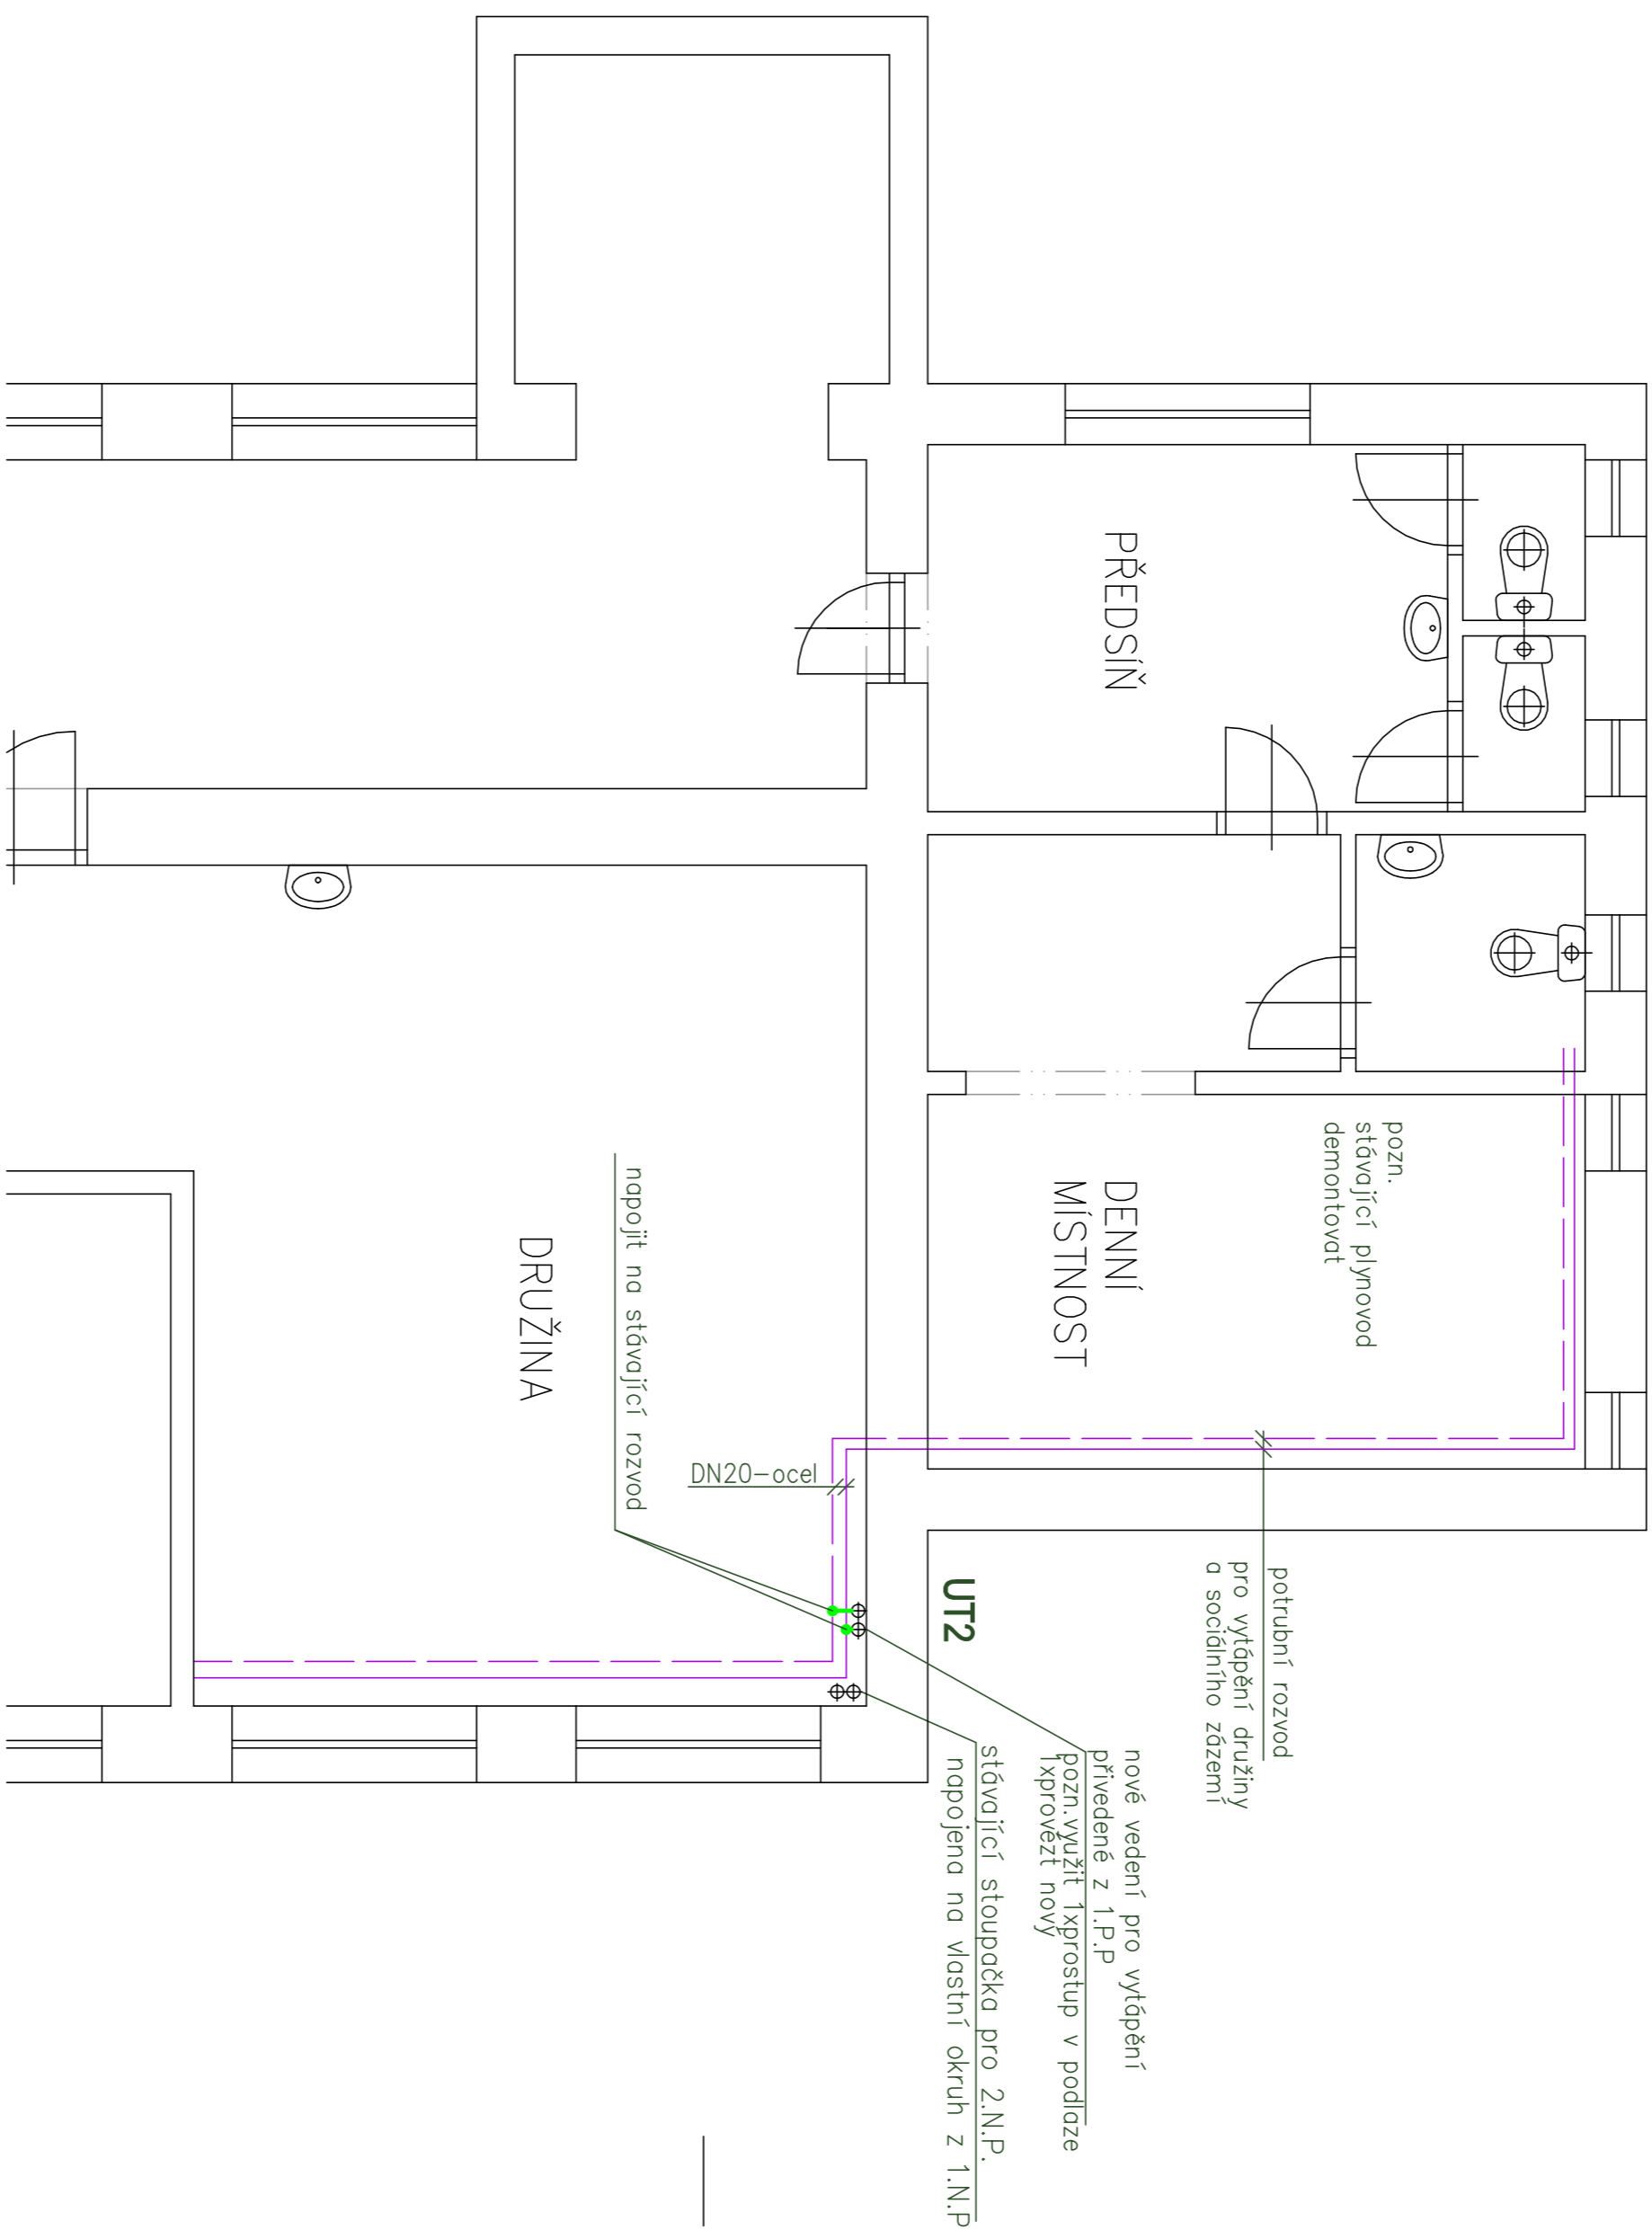

Legenda

	<p>stávající rozdíl přimnožsílá</p> <p>nový rozdíl pro vyláčení</p>
	<p>stávající rozdíl pro vyláčení</p>

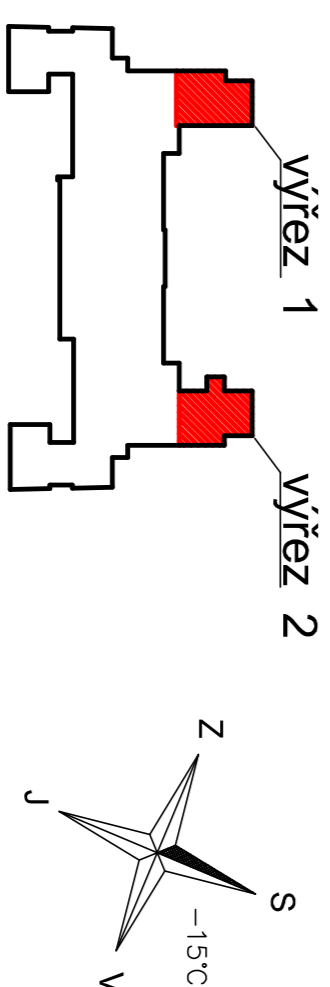

Názov dike : Modernizace centrální bytové kotelny základní školy 28. října 18. Turnov, PSČ 511 01 parcels č. 1428, k.ú. Turnov	
Stavebník : Město Turnov, Antonína Dvořáka 335, 511 01 Turnov	
Stupeň dokumentace : Dokumentace pro stavební povolení a provedení stavby	
Profese : D.1.2.4. Vytápění	
Vypracoval :  TH PROJEKT S.R.O. návrhové, výpočtové, inženýrské, projektování a zhotovování Adisbava 233, 468 21 Panchin mob. 777 283 911 e-mail: horysch@ohy.cz IC:2172 168 DIČ: CZ 217 172 168	
Zodp. projektant : Ing. Antonín Horysch	Kreslil : Jiří Kolářko 
Název dokumentu : D.1.2.4.7	Stávající stav - Půdorys 1.N.P. -výtřez
Datum : 07/2025	Číslo zadávký : 21/2025
	Měřítko : 1:50