

Rozvody vytápění, vodoinstalace, plynoinstalace a vzduchotechnika


Odvod spalin a kanalizace

půdorys koteleny

měřítko 1:25

půdorys koteleny

měřítko 1:25

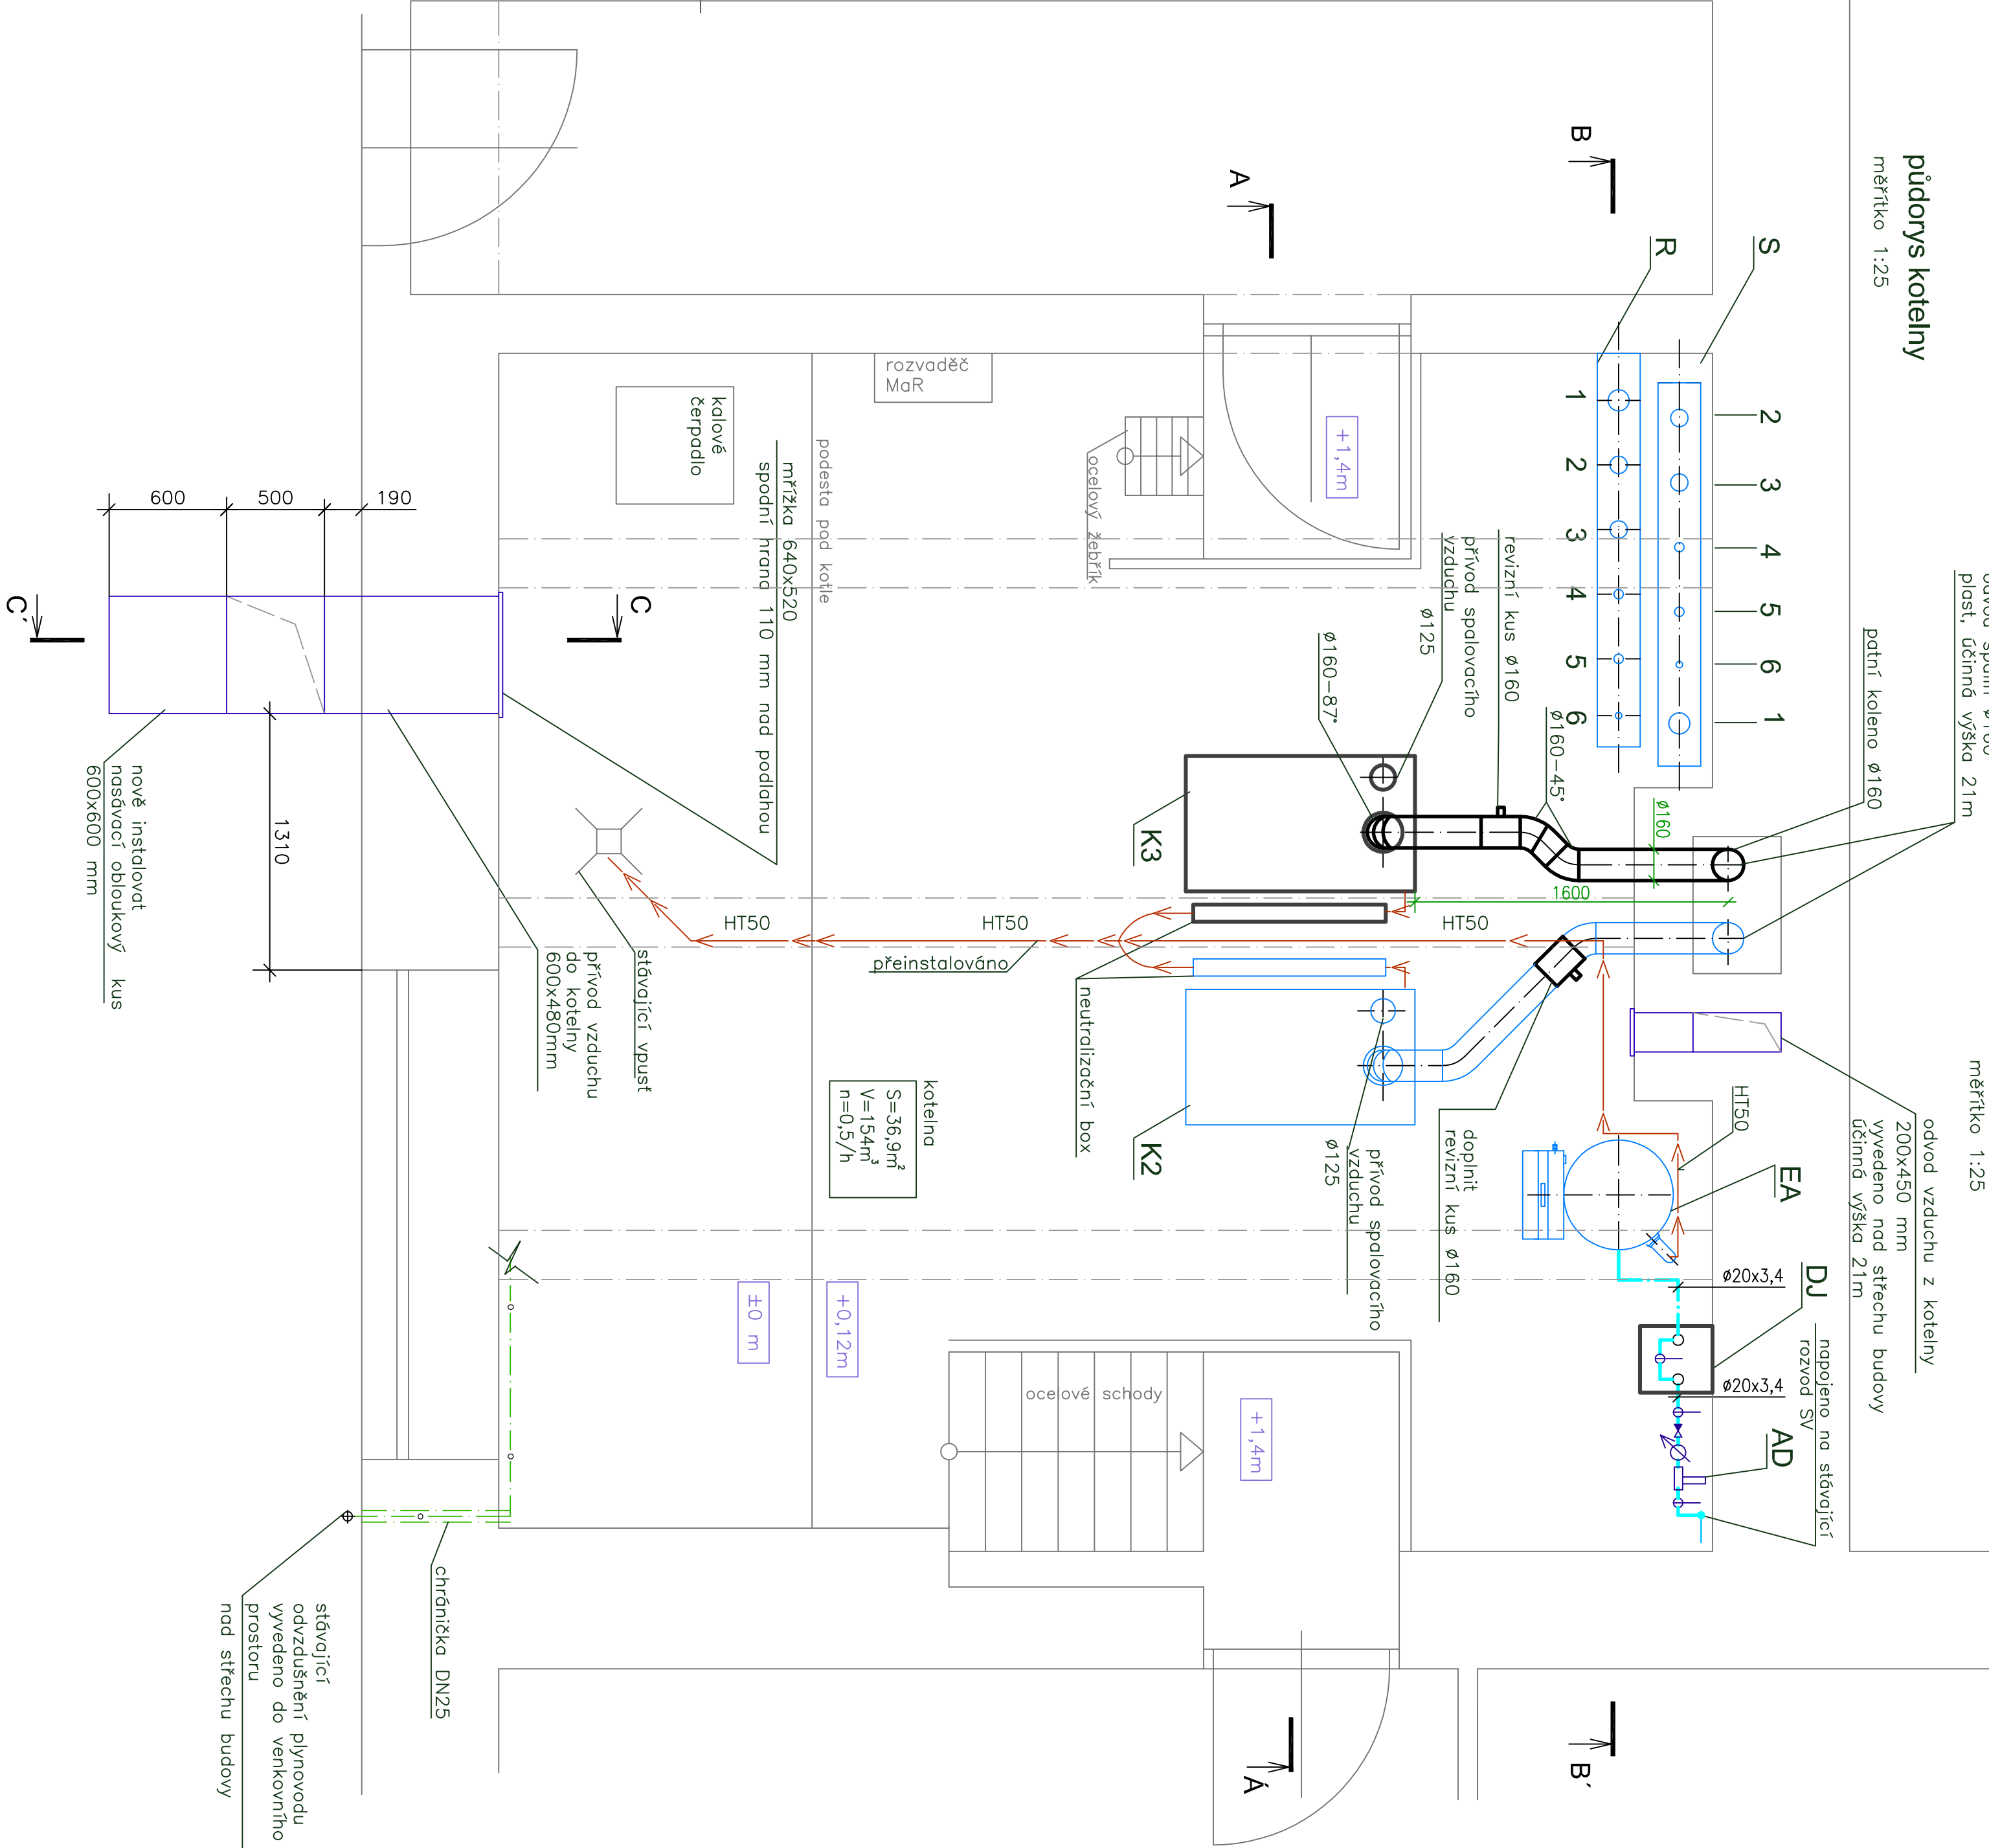

legenda potrubí-nová instalace

- zpeřné potrubí – kotlový okruh
- přívodní potrubí – kotlový okruh
- zpěšné potrubí – objektivý okruh
- přívodní potrubí – objektivý okruh
- studená voda – PPR, PN20
- NTL PLYNOVOD
- ODVZDUŠNĚNÍ PLYNOVODU
- pojšné potrubí


legenda potrubí-stávající instalace

- stávající rozvod NTL zemního plynu
- stávající rozvod odvzdušnění zemního plynu


Rozvody vytápění, vodoinstalace, plynoinstalace a vzduchotechnika

půdorys koteleny



měřítko 1:25

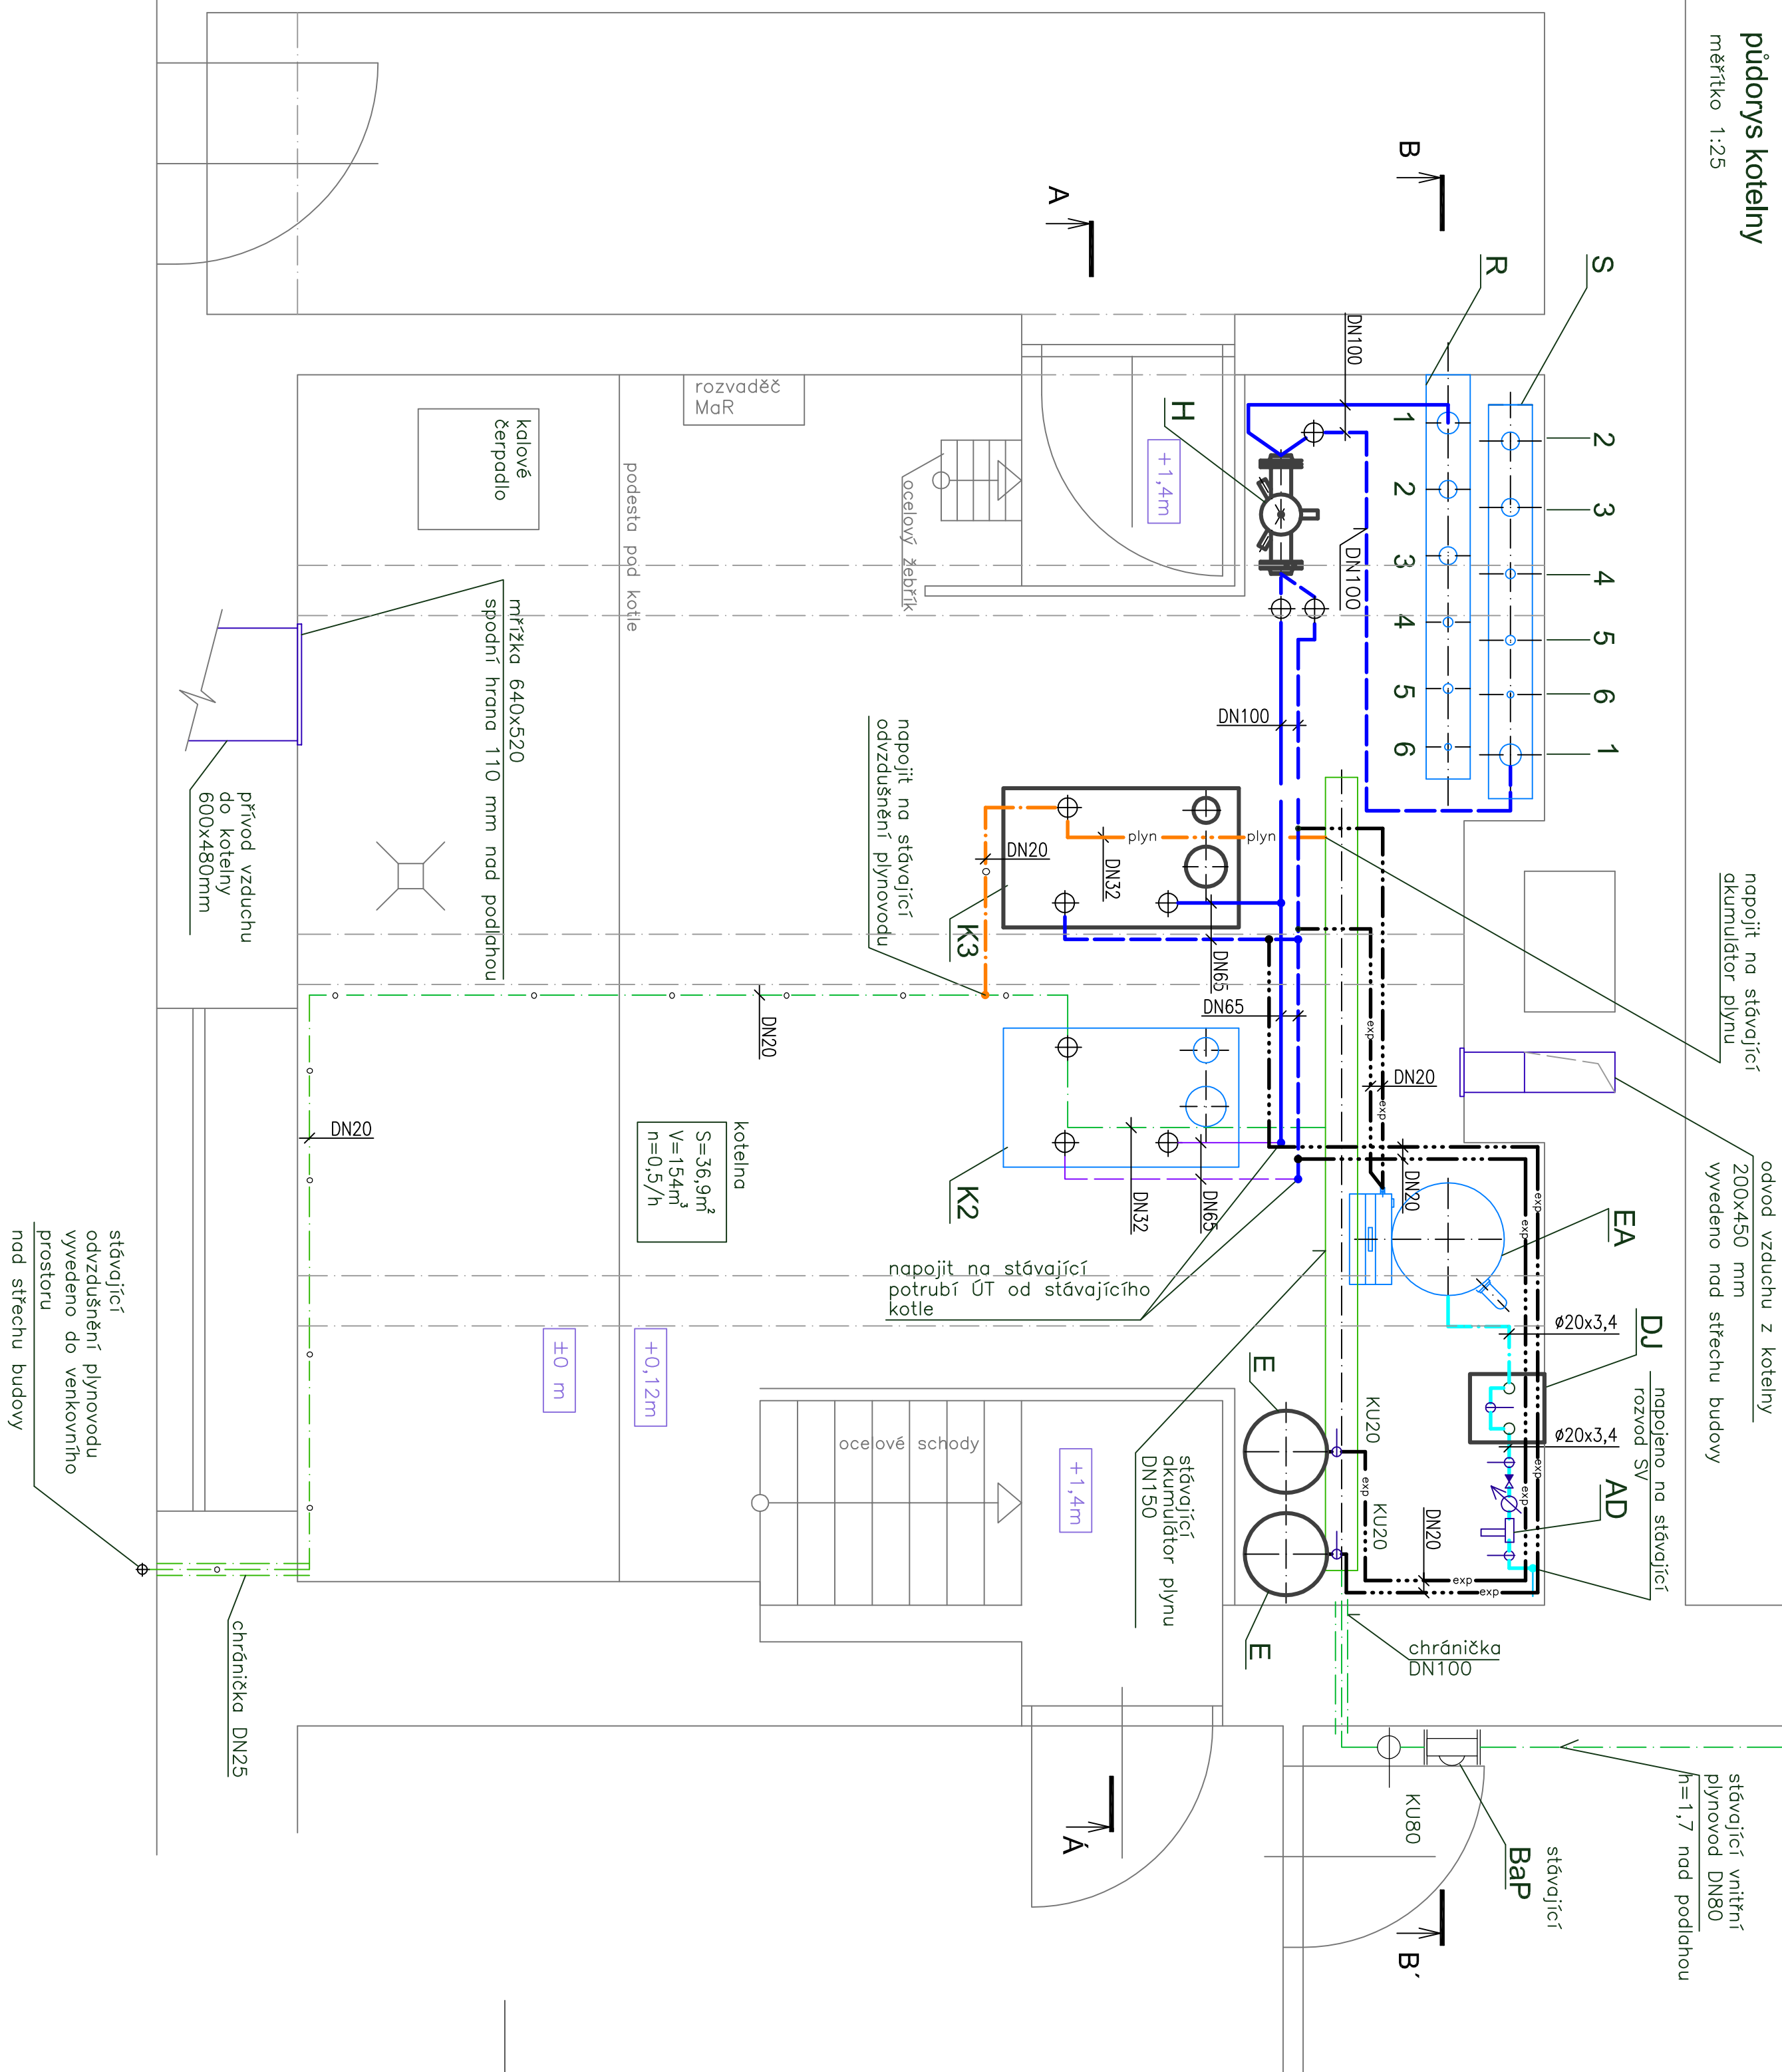

stávající zařízení

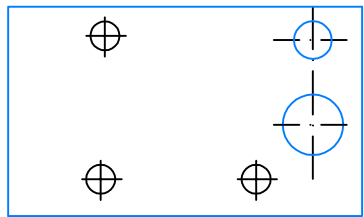

nově instalované zařízení

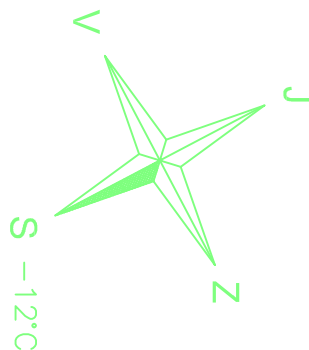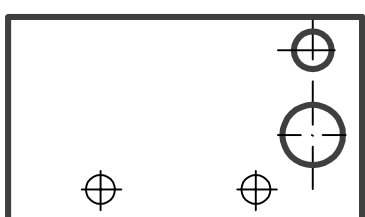

Název díky :	Modernizace zdroje tepla Gymnázia Turnov
Místo stavby :	Jana Palacha 804, příspěvková organizace
Zodp. projektant :	Ing. Antonín Horych
Datum :	2/2019
Název dokumentu :	Půdorys koteleny- navrhovaný stav
D 1.4.b.3	
Datum :	2/2019