


BYT 2 +kk varianta B

VZDUCHOTECHNIKA -PŮDORYS

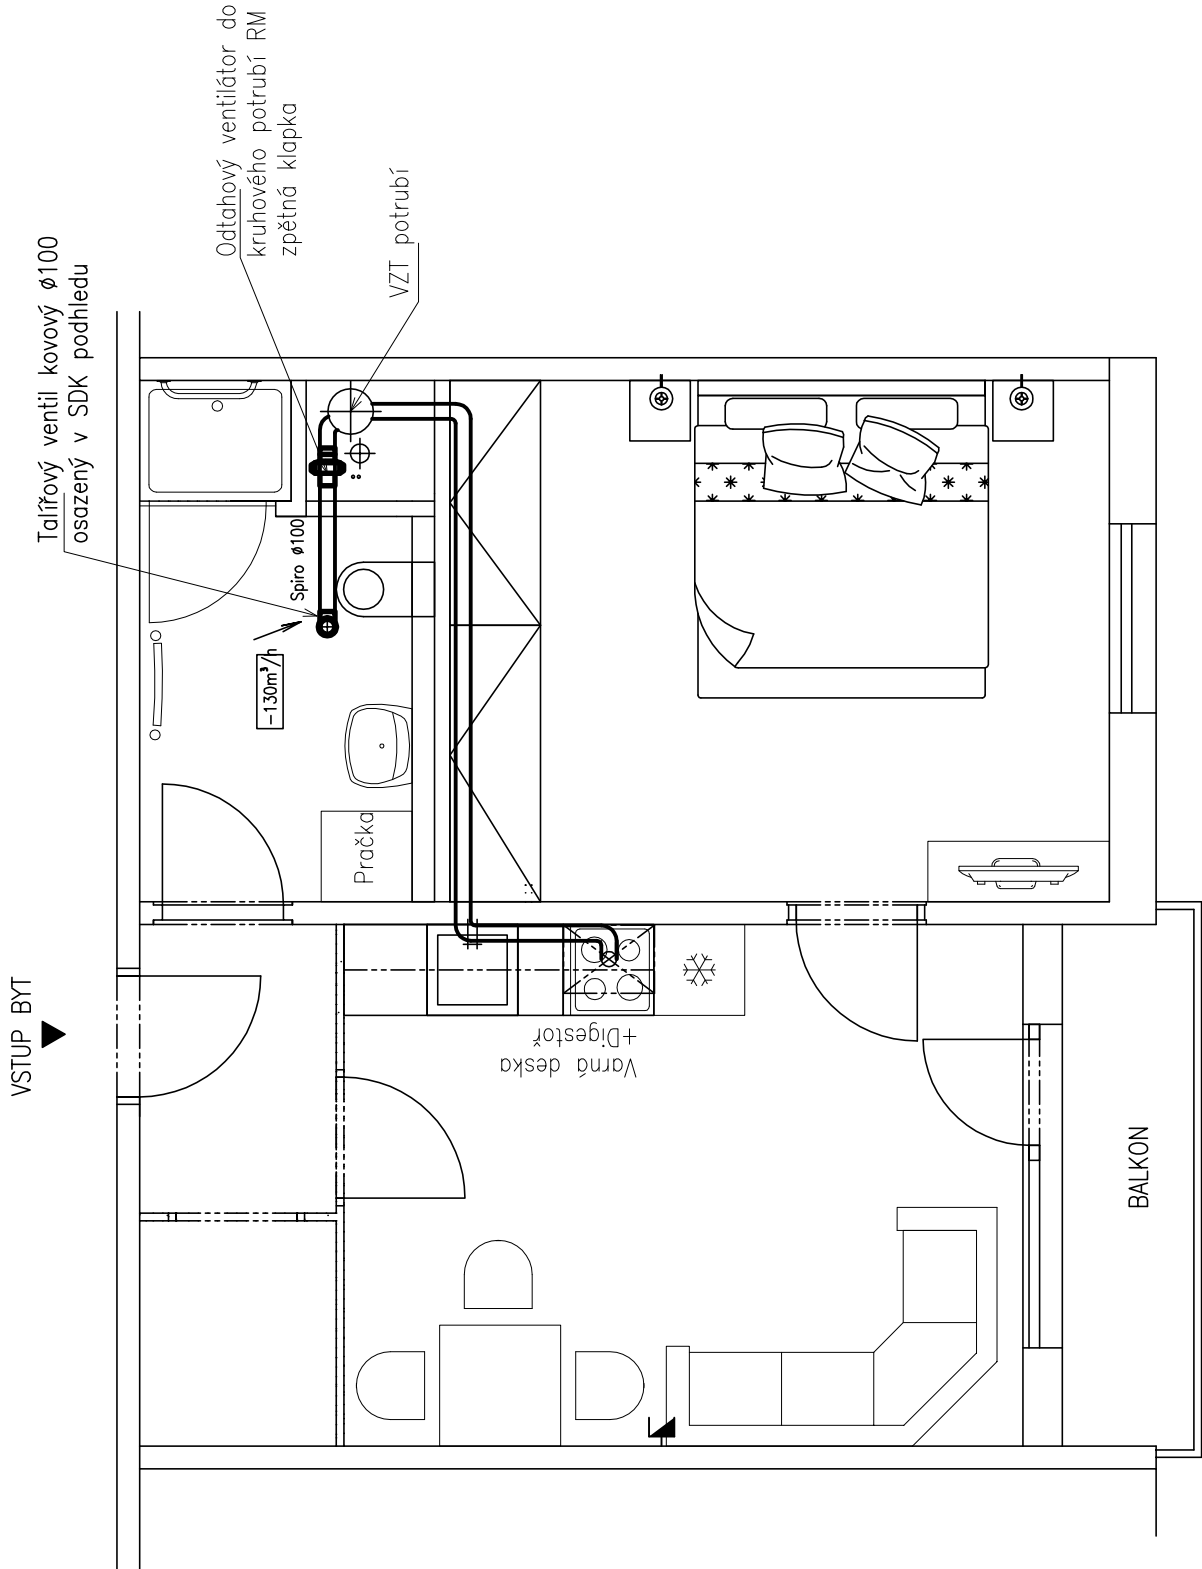

LEGENDA:

- VŠECHNY ROZVODY BUDOU VEDENY POD STROPEM JEDNOTLIVÝCH MÍSTNOSTÍ, A BUDOU PROVEDENY ZE SPIRO POTRUBÍ (PŘÍP. Z HADIC ALUFLEX, SONOFLEX)
- VZDUCHOTECHNICKÉ ROZVODY BUDOU VEDENY V SDK PODHLEDECH MÍSTNOSTÍ
- JAKO ODTAHOVÉ ELEMENTY BUDOU POUŽITY KOVOVÉ TALÍŘOVÉ VENTILY
- MNOŽSTVÍ VZDUCHU ODVÁDĚNÉHO Z JEDNOTLIVÝCH PROSTOR BUDE NASTAVENO PŘI ZAREGULOVÁNÍ ROZVODŮ, JE UVEDENO U KAŽDÉHO ODTAHOVÉHO PRVKU
- JEDNOTLIVÉ VENTILÁTORY BUDOU SPÍNÁNY RUČNĚ Z KOUPELNY

POZNÁMKA:

ROZVODY INSTALACÍ JSOU NAVRŽENY SCHEMATICKY.

akce:	STAVEBNÍ OPRAVY BYTŮ V DOMĚ S PEČOVATELSKOU SLUŽBOU, GRANÁTOVÁ ČP.1897, TURNOV		
	p.p.č. 1660/91, k.d. Turnov		
	objednavatel: Město Turnov, Antonína Dvořáka 335, Turnov 51101		
	stav. úřad: Turnov		
	investor: Město Turnov, Antonína Dvořáka 335, Turnov 51101		
zodp. projektant:	Ing. Pavel Marek		
vypracoval:	Tomáš Krotíl, Dis.		
obsah:	BYT 2+KK VARIANTA B		
	VZDUCHOTECHNIKA–PŮDORYS		
	datum: 02/2019		
	stupeň: DVZ		
	č. výkresu: VZT1.1		
měřítko: 1:50			

č. zakázky: 34/X 17	
ING. PAVEL MAREK projektční ateliér Kudrnáčova 1290, TURNOV p.marek@rejmon-marek.cz telefon: 481 325 185, 604 852 002	