

KULTURNÍ CENTRUM TURNOV
OBJEKT STŘELNICE
PŮDORYS 1. NADZEMNÍHO PODLAŽÍ

LEGENDA MÍSTNOSTÍ:


ČÍSLO MÍSTNOSTI	NÁZEV MÍSTNOSTI	PLOCHA m²
1.01	CHODBA	2,6
1.02	CHODBA	11,2
1.03	FOYER	118,0
1.04	HLAVNÍ SCHODIŠTĚ	25,2
1.05	VSTUPNÍ HALA	18,1
1.06	INFORMACE PŘEDPRODEJ	37,7
1.07	OSV. A ZVUK. KABINA	20,2
1.08	PŘESÍŇ	4,2
1.09	WC	1,4
1.10	UKLIDOVÁ KOMORA	1,4
1.11a	GALERIE	8,5
1.11b	GALERIE	7,0
1.12	JEVIŠTĚ	61,2
1.13	BOČNÍ JEVIŠTĚ	4,6
1.14	SCHODIŠTĚ	11,0
1.15	neobsazeno	-
1.16	ŠATNA	15,6

1.17a	SKLAD	7,8
1.17b	PŘECERPÁVACÍ JÍMKA	3,8
1.18	ŠATNA	15,6
1.19	ČAJOVÁ KUCHYŇKA	4,0
1.20	UKLIDOVÁ KOMORA	1,7
1.21	UMÝVÁRNA	4,7
1.22	SPRCHA	2,5
1.23	WC	1,0
1.24	SPRCHA	2,6
1.25	WC	1,1
1.26	UMÝVÁRNA	4,4
1.27	neobsazeno	-
1.28	ČAJOVÁ KUCHYŇKA	5,3
1.29	ŠATNA	88,5
1.30	UMÝVÁRNA ŽENY	9,5
1.31	KABINKA WC	1,1
1.32	KABINKA WC	1,0
1.33	WC - INVALIDE	3,1
1.34	UMÝVÁRNA MUŽI	4,8

1.35	PISOÁRY	10,0
1.36	KABINKA WC	1,6
1.37	UKLIDOVÁ KOMORA	1,7
1.38	WC - INVALIDE	3,2
1.39	CHODBA	60,8
1.40	STROJOVNA VZT OBJEKT	102,0
1.41	CHODBA	11,7
1.42a	KOTELNA OBJEKT	29,7
1.42b	KOTELNA RESTAURACE	17,4
1.43	SLABOPROUD	4,1
1.44	SKLAD	83,4
1.45a	UMÝVÁRNA	5,4
1.45b	WC	1,7
1.46	ŠATNA	16,0
1.47	ELEKTROROZVODNA	14,7
1.48	GARAŽ	82,6
1.49	RAMPA	7,2
1.50	SKLAD	26,2
1.51	SKLAD ODPAVKŮ	18,7

1.52	SCHODIŠTĚ	10,8
1.53	SKLAD	10,1
1.54	ZADVEŘÍ	37,8
1.55	CHODBA	31,0
1.56a	RESTAURACE	92,8
1.56b	BAR - RESTAURACE	22,4
1.57	SALONEK	26,2
1.58	SALONEK - BAR	33,3
1.59	SKLAD NÁPOJŮ	5,1
1.60a	UMÝVÁRNA MUŽI	4,5
1.60b	PISOÁRY	4,4
1.61	WC - INVALIDE	3,2
1.62a	UMÝVÁRNA ŽENY	4,2
1.62b	WC	1,6
1.63	WC - INVALIDE	2,2
1.64	UKLIDOVÁ KOMORA	1,2
1.65	VARNA	39,8
1.66	MYTÍ KUCH. NÁDOBÍ	6,7
1.67	PŘÍPRAVA MASA	7,8

1.68	HR. PŘÍPRAVA ZELENINY	7,8
1.69	SKLAD POTRAVIN	6,1
1.70	CHLAZENÝ SKLAD POTRAVIN	11,6
1.71	OFFIS	6,1
1.72	MYTÍ STOL. NÁDOBÍ	6,0
1.73	SKLAD OBALŮ	3,5
1.74	UKLIDOVÁ KOMORA	1,7
1.75	CHLAZ. SKLAD ODPAVKŮ	5,4
1.76	PŘÍRUČNÍ SKLAD	3,6
1.77	ÚKLID	3,6
1.78	STROJOVNA VZT REST.	23,1
1.79	ŠATNA - ŽENY	2,9
1.80	SPRCHA ŽENY	2,0
1.81	ŠATNA - MUŽI	2,8
1.82	SPRCHA MUŽI	1,9
1.83	PŘESÍŇ	1,1
1.84	WC PERSONÁL	1,2
1.85	WC PERSONÁL	1,2
1.86	RESTAURACE-ZAHRÁDKA	188,7

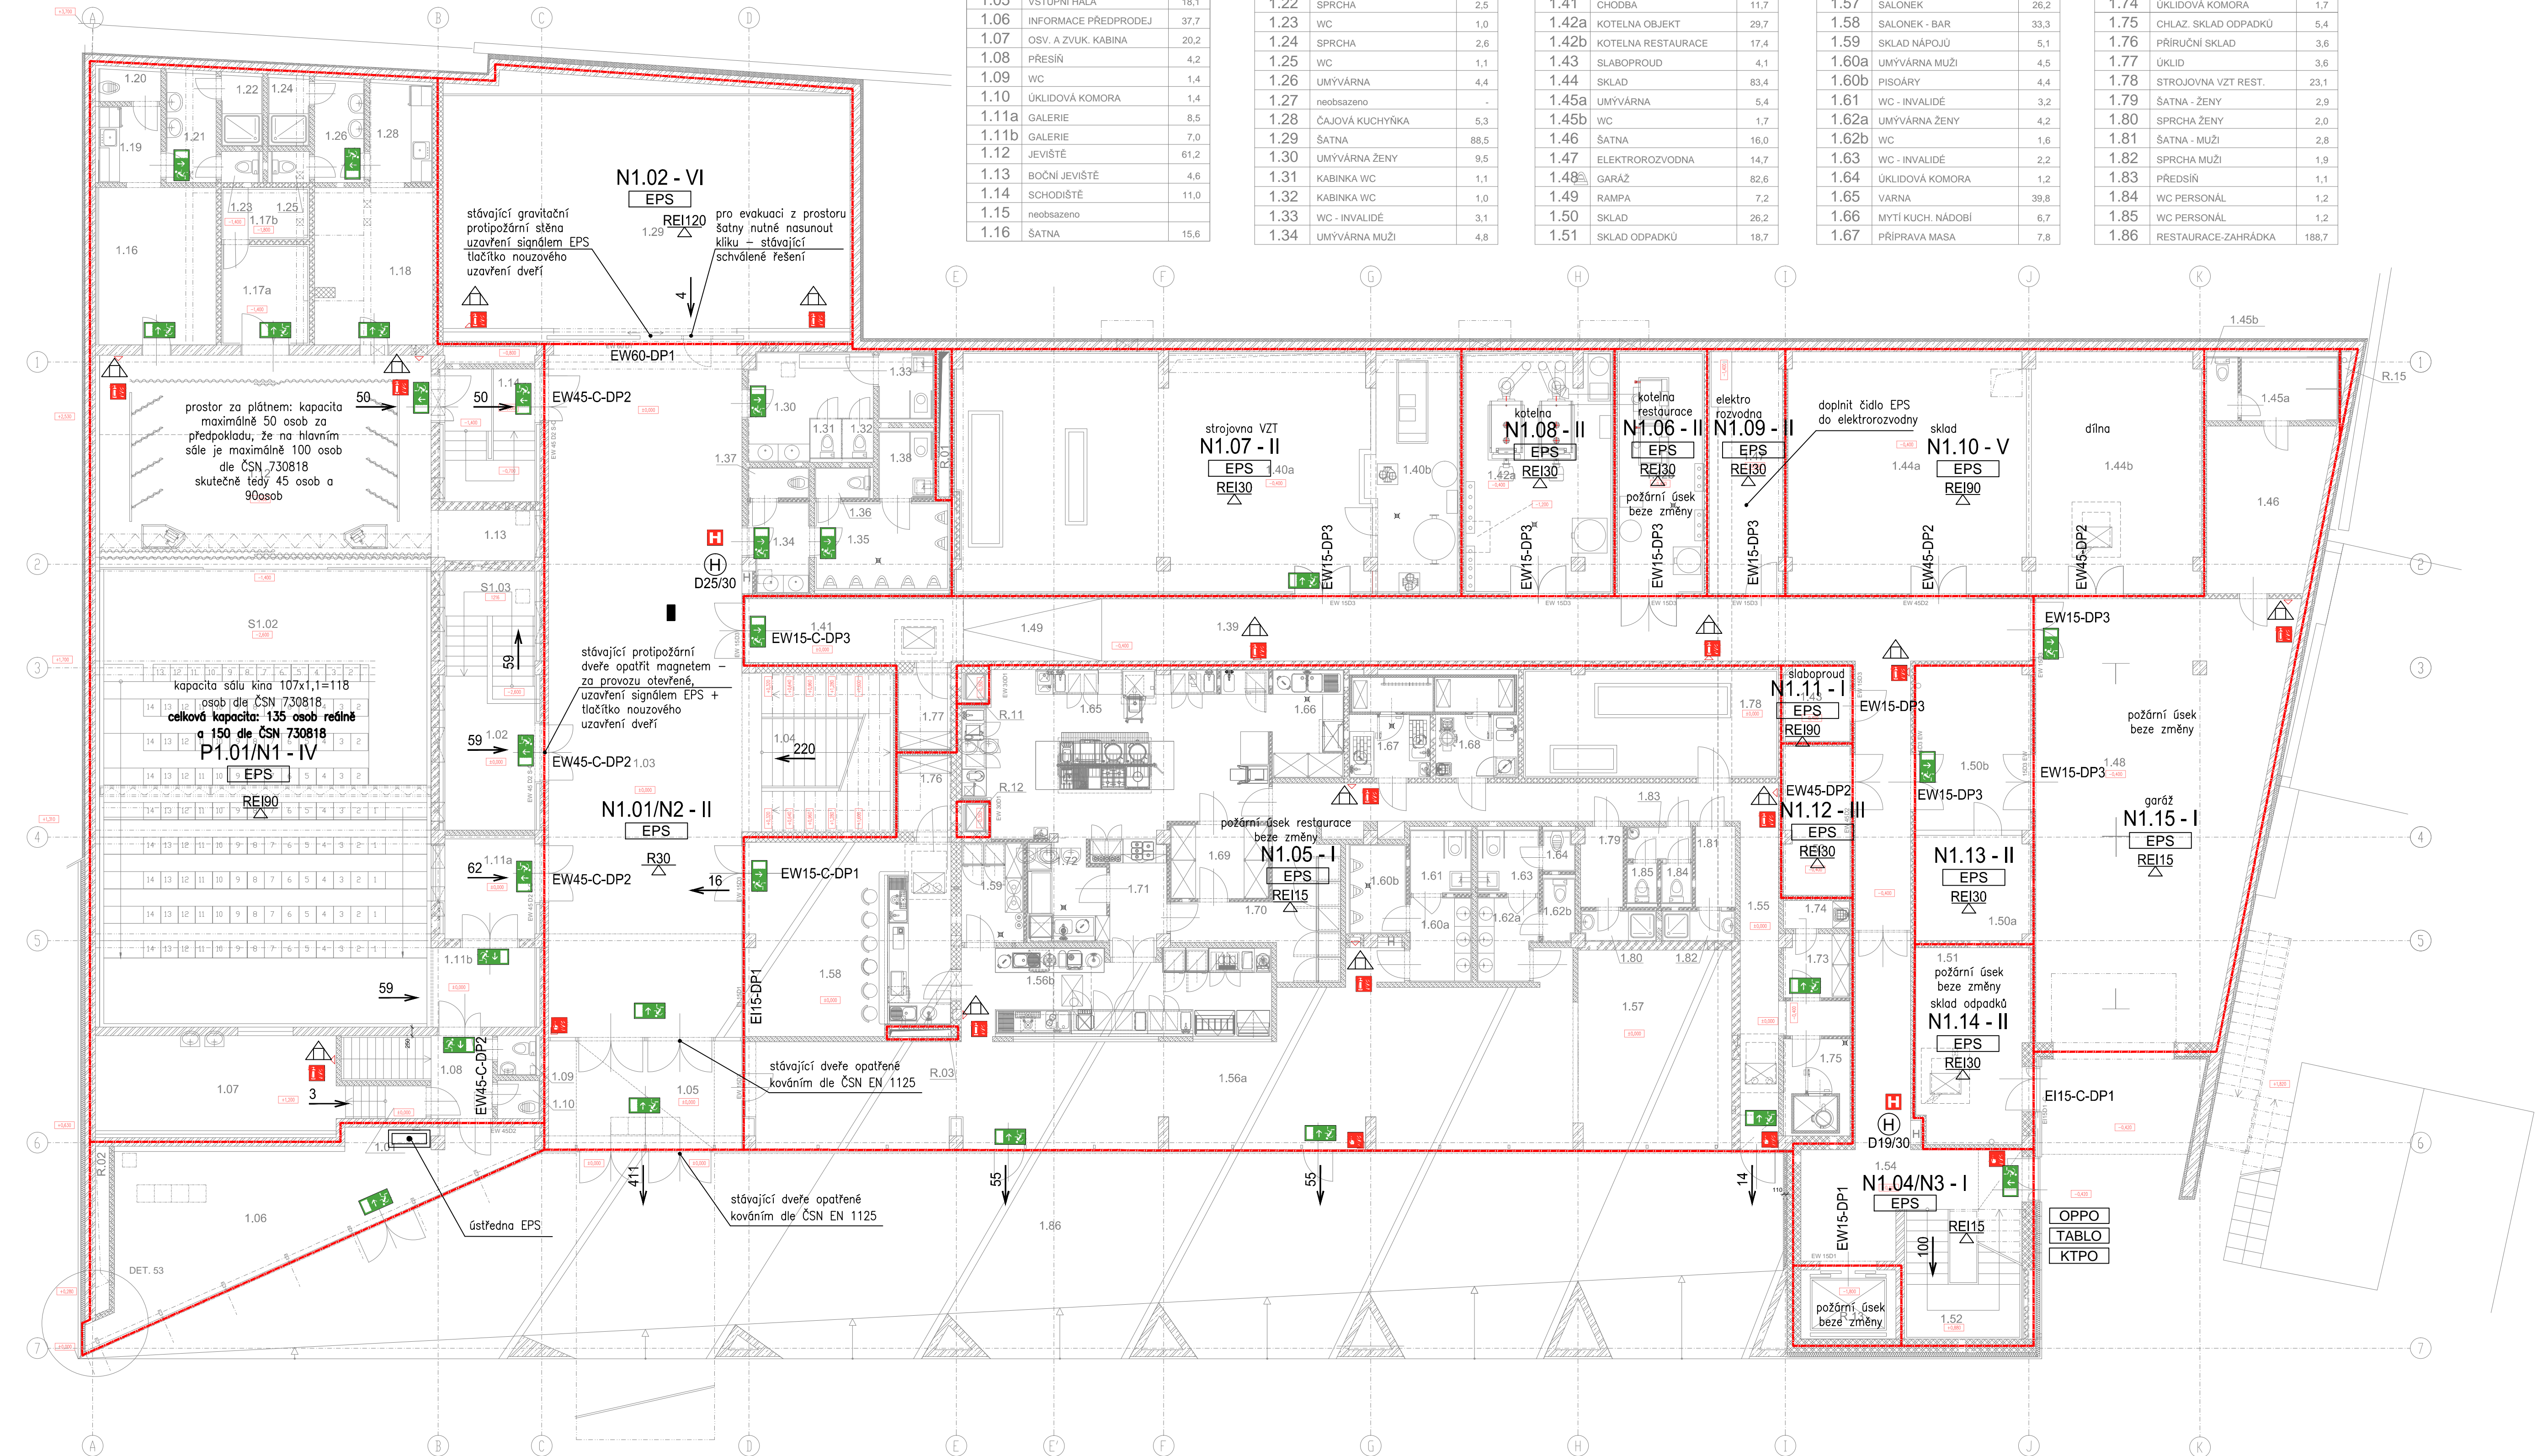

LEGENDA:

- HRANICE POŽÁRNÍHO ÚSEKU
- HRANICE POŽÁRNĚ NEBEZPEČNÉHO PROSTORU
- SMĚR ÚNIKU OSOB
- POŽÁRNÍ ODOLNOST STROPNÍ KONSTRUKCE
- POŽÁRNÍ ODOLNOST SVISLÝCH KONSTRUKCÍ
- POŽÁRNÍ DVEŘE EI ODOLNOST ..minut
- RUČNÍ HASÍCÍ PŘÍSTROJ PRAŠKOVÝ P6Te(21A)
- NOUZOVÉ SVÍTIDLO VČETNĚ PIKTOGRAMU ÚNIKOVÝ VÝCHOD
- TLAČÍTKOVÝ HLASIČ POŽÁRU
- TABULKA OZNAČENÍ PŘENOSNÉHO HASÍČHO PŘÍSTROJE
- V POŽÁRNÍM ÚSEKU JE PŘEDVEDENA INSTALACE EPS

- OPPO OBSLUŽNÝ PANEL POŽÁRNÍ OCHRANY
- TABLO TABLO EPS - PODRUŽNÉ
- KTPO KLÍČOVÝ TREZOR POŽÁRNÍ OCHRANY

POZNÁMKA:

- NEJVĚTŠÍ DOVOLENÝ POČET SEDEDEL V SOUVISLÝCH ŘADÁCH JE STANOVEN PRO ŠÍŘKU VOLNÉHO PRŮCHODU MEZI ŘADAMI O ŠÍŘCE 500MM NA 20 SEDEDEL (PRO A=L.L.) PŘI ULÍČKÁCH Z OBOU STRAN - SPLNĚNO
- VŠECHNY DVEŘE MUSÍ BYT OPATŘENY PANIKOVÝM KOVÁNÍM DLE ČSN EN 11251
- VE SHROMAŽDŮVACÍCH PROSTORECH S PROVOZEM PŘI ZATEMNĚNÍ, V ŠERU NEBO SVĚTELNÝMI EFEKTY, MUSÍ PO VYHLÁŠENÍ POŽÁRNÍHO POPLACHU SVÍTIT BÍLÉ POVEŠEČNÉ SVĚTLÉ BARVY A INTENZITY (PROTIPANIKOVÉ OSVĚTLENÍ DLE ČSN EN 1838). TOTO OSVĚTLENÍ MŮŽE BÝT NAPÁJENO Z BEŽNÝCH ZDROJŮ, POKUD JE NOUZOVÉ OSVĚTLENÍ ZAJIŠTĚNO ODDELENĚ A SAMOSTATNĚ - TOTO JE SPLNĚNO. PO VYHLÁŠENÍ POŽÁRNÍHO POPLACHU SE ROZSVÍTÍ OSVĚTLENÍ NA SÁLE. ZMĚNA JE VYVOLÁNA SIGNÁLEM EPS.
- PŘI VYHLÁŠENÍ POŽÁRNÍHO POPLACHU MUSÍ BÝT PŘERUŠENO PROVOZNI OZVUČENÍ NAHRÁZEHO EVAKUAČNÍM ROZHLASEM K ORGANIZACI EVAKUACE. ZMĚNA JE VYVOLÁNA SIGNÁLEM EPS

Zodpovědný projektant	Vypracoval	Kontroloval		PROFES PROJEKT spol. s r.o. projektová a inženýrská činnost Vejřhova 272, 511 01 Turnov tel. 481 319 833 e-mail: profprojekt@profprojekt.cz www.profprojekt.cz	
Ing. Stanislav Šéfr	Ing. Stanislav Šéfr	Rudolf Hördler			
Místo: Turnov		Stavební úřad: Turnov	Stupeň	DSR	
Objednatel: Kulturní centrum Turnov, Markova 311, 511 01 Turnov			Datum	07.2019	
Akce: KULTURNÍ CENTRUM TURNOV OBJEKT STŘELNICE ZVÝŠENÍ POŽÁRNÍ BEZPEČNOSTI D.1.3. POŽÁRNĚ BEZPEČNOSTNÍ ŘEŠENÍ			Číslo zakázky	19020	
			Měřítko 1:100	Výtisk č.	
Příloha: PŮDORYS 1. NADZEMNÍHO PODLAŽÍ			Příloha č.	D.1.3.b-02	