


BYT 1+kk

KANALIZACE -PŮDORYS

VSTUP BYT

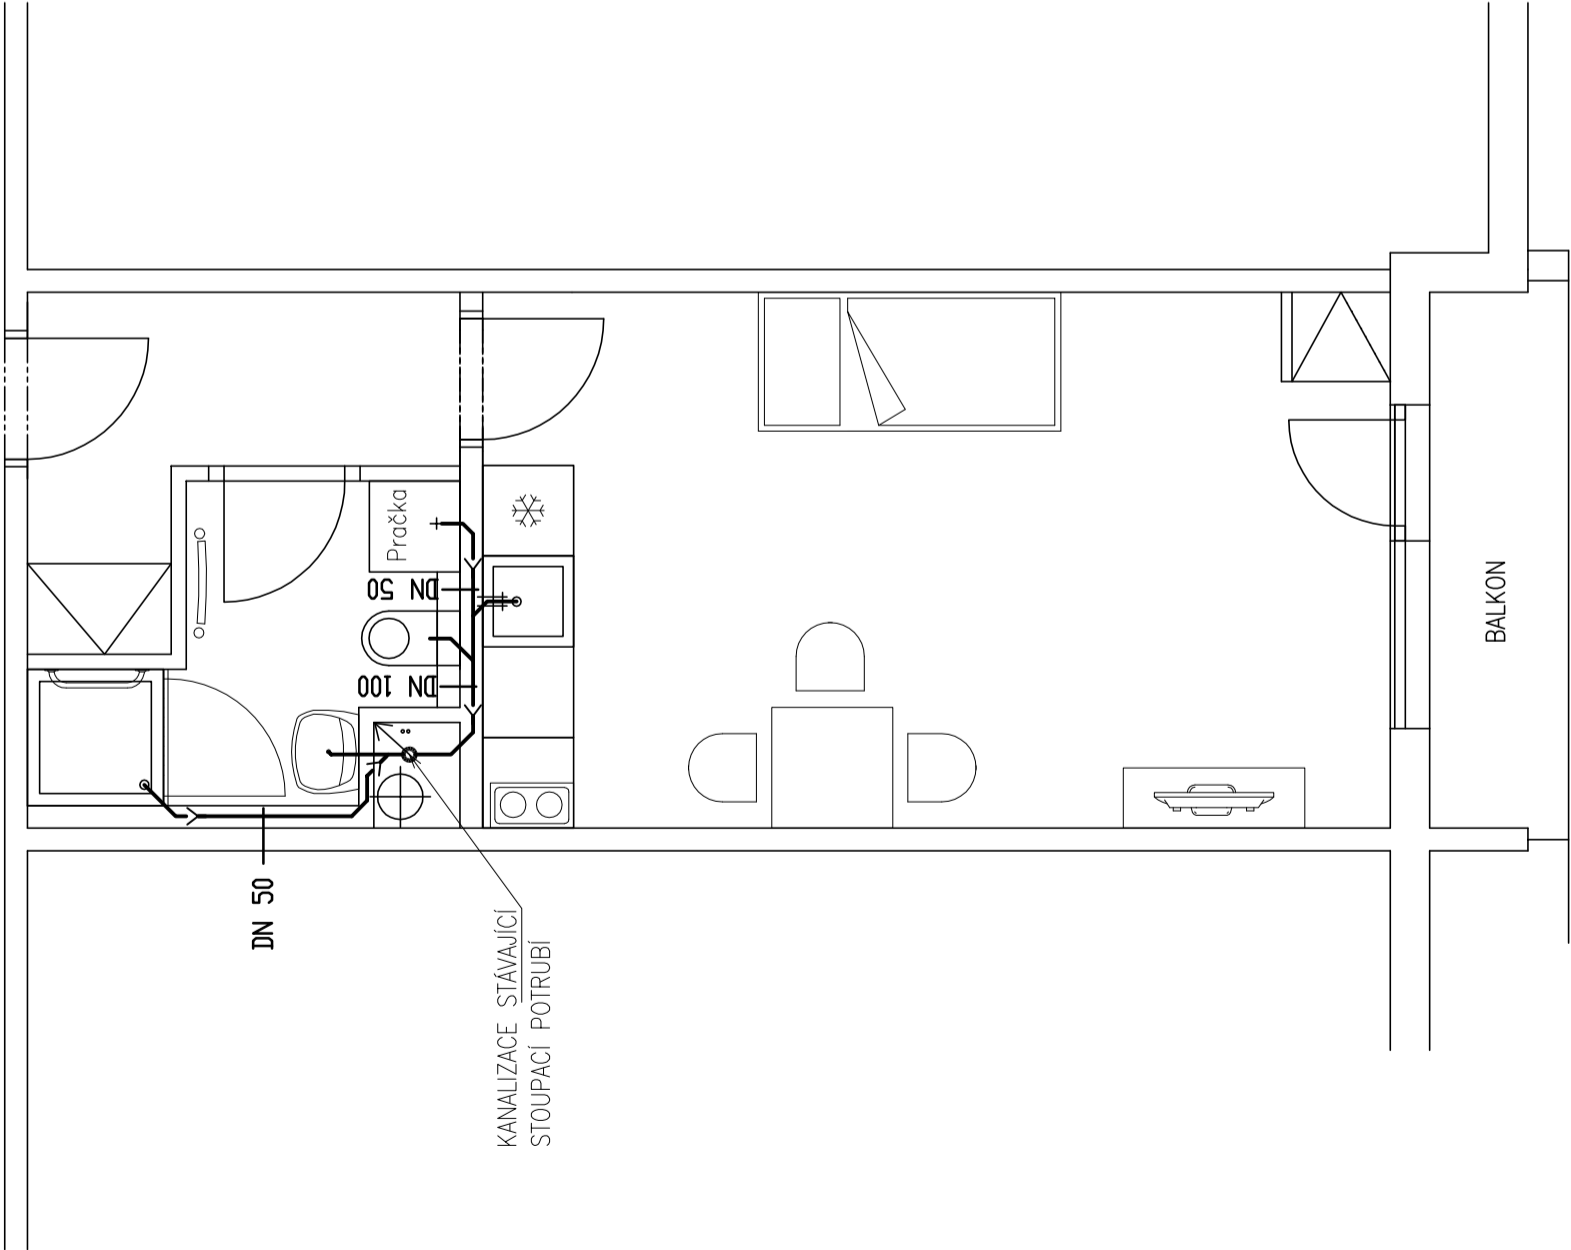

LEGENDA:

→→→ Nové vnitřní kanalizační potrubí splaškové kanalizace

POZNÁMKA:

ROZVODY INSTALACÍ JSOU NAVRŽENY SCHEMATICKY.

akce:	STAVEBNÍ OPRAVY BYTŮ V DOMĚ S PEČOVATELSKOU SLUŽBOU, GRANÁTOVÁ ČP.1897, TURNOV			č. zakázky: 34/X 17	
				<div><div>ING. PAVEL MAREK</div><div>projektční ateliér</div><div>Kudrnáčova 1290, TURNOV</div><div>p.marek@rejon-marek.cz</div><div>telefon: 481 325 185,</div><div>604 852 002</div></div>	
místo:	p.p.č. 1660/91, kč. Turnov				
objednavatel:	Město Turnov, Antonína Dvořáka 335, Turnov 51101				
stav. úřad:	Turnov				
investor:	Město Turnov, Antonína Dvořáka 335, Turnov 51101			datum: 02/2019	
zodp. projektant:	Ing. Pavel Marek			stupeň: DVZ	
vyracovali:	Tomáš Krotíl, Dis.			č. výkresu: K1.1	
obsah:	BYT 1+KK			měřítko: 1:50	
	KANALIZACE –PŮDORYS				