


BYT 2 +kk varianta B

VNITŘNÍ VODOVOD -PŮDORYS

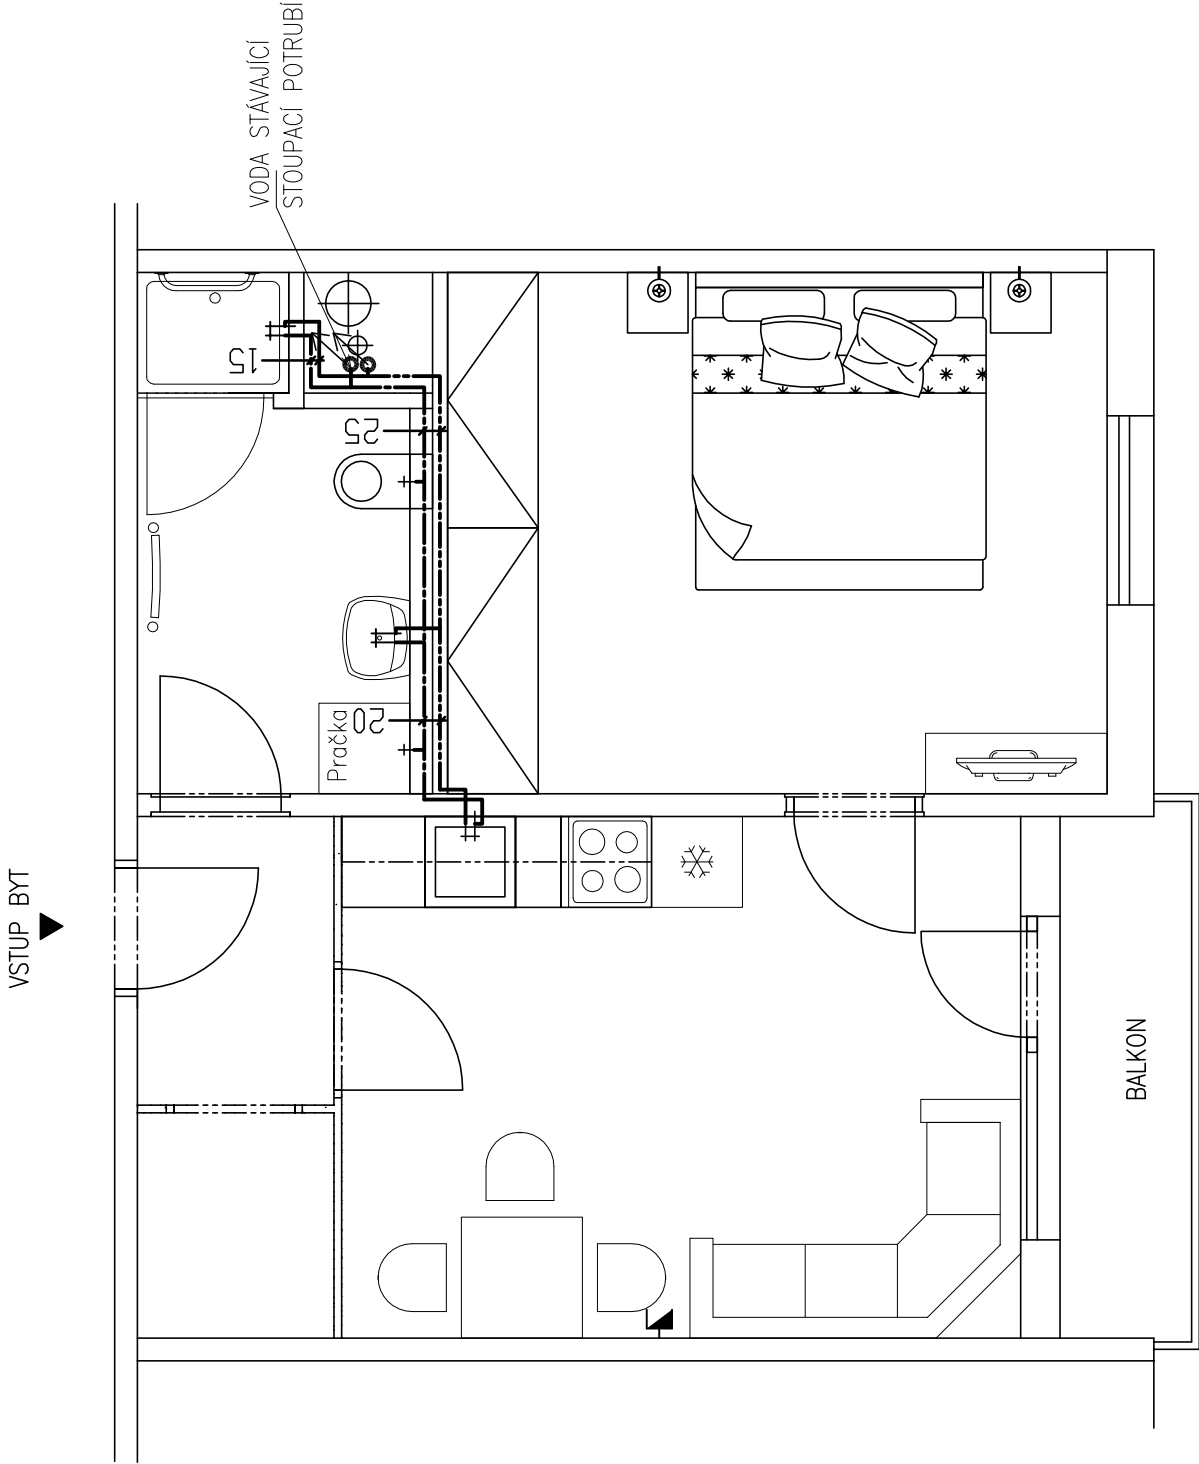

LEGENDA:

- PŘÍVOD VODY
- - - ROZVOD STUDENÉ VODY
- . - . ROZVOD TEPLÉ UŽITKOVÉ VODY

POZNÁMKA:

ROZVODY INSTALACÍ JSOU NAVRŽENY SCHEMATICKY.

akce:	STAVEBNÍ OPRAVY BYTŮ V DOMĚ S PEČOVATELSKOU SLUŽBOU, GRANÁTOVÁ ČP.1897, TURNOV			č. zakázky: 34/X 17
	místo:	p.p.č. 1660/91, kú. Turnov		
		objednavatel: Město Turnov, Antonína Dvořáka 335, Turnov 51101		
		stav. úřad: Turnov		
		investor: Město Turnov, Antonína Dvořáka 335, Turnov 51101		
zodp. projektant:	Ing. Pavel Marek			datum: 02/2019
vypracoval:	Tomáš Krottil, Dis.			
obsah:	BYT 2+KK VARIANTA B			stupeň: DVZ
	VNITŘNÍ VODOVOD –PŮDORYS			
				č. výkresu: V1.1
				měřítko: 1:50
<div><div>ING. PAVEL MAREK</div><div>projektční ateliér</div><div>Kudrnáčova 1290, TURNOV</div><div>p.marek@rejmon-marek.cz</div><div>telefon: 481 325 185,</div><div>604 852 002</div></div>				