


BYT 2 +kk varianta B

KANALIZACE -PŮDORYS

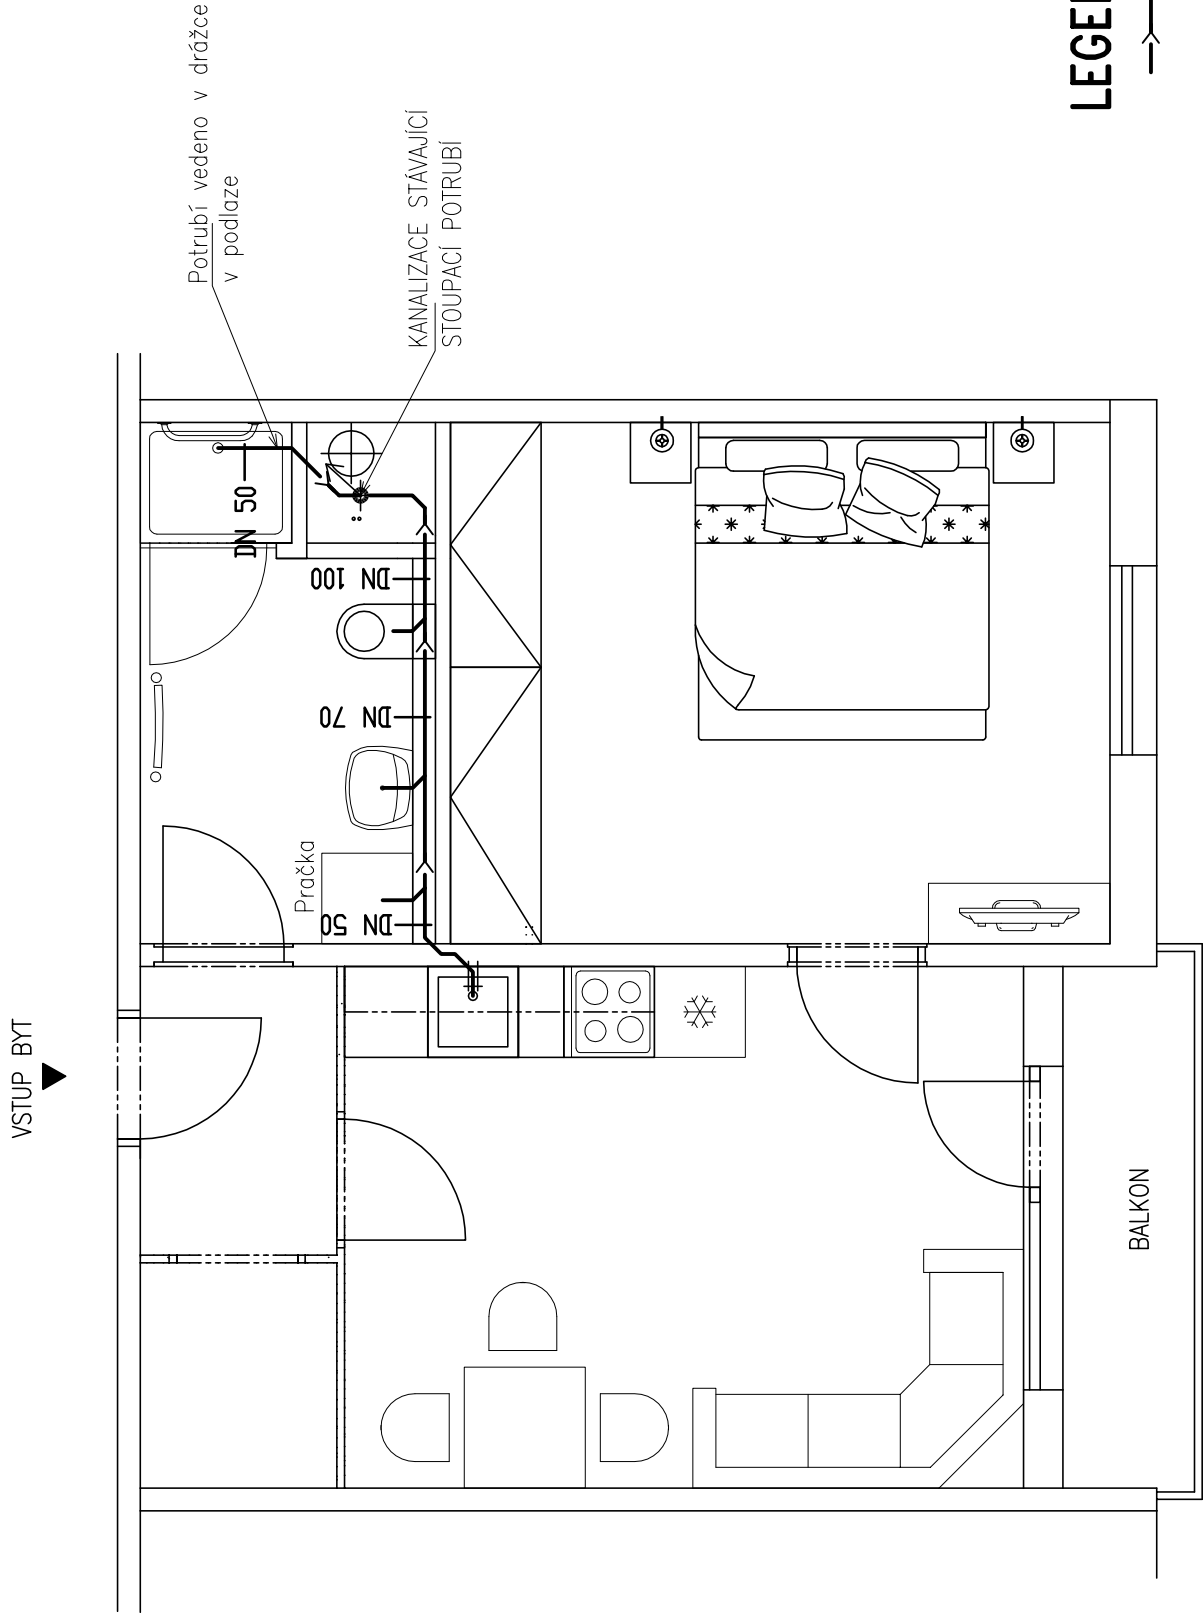

LEGENDA:

→→→ Nové vnitřní kanalizační potrubí splaškové kanalizace

POZNÁMKA:

ROZVODY INSTALACÍ JSOU NAVRŽENY SCHEMATICKY.

| | | | | |
|-------------------|-------------------------------------------------------------------------------------------------------------------------------------|--|---------------------|--|
| akce: | STAVEBNÍ OPRAVY BYTŮ V DOMĚ S PEČOVATELSKOU SLUŽBOU, GRANÁTOVÁ ČP.1897, TURNOV | | č. zakázky: 34/X 17 | |
| | ING. PAVEL MAREK projektční ateliér Kudrnáčova 1290, TURNOV p.marek@rejon-marek.cz telefon: 481 325 185, 604 852 002 | | | |
| místo: | p.p.č. 1660/91, k.ú. Turnov | | | |
| objednavatel: | Město Turnov, Antonína Dvořáka 335, Turnov 51101 | | | |
| stav. úřad: | Turnov | | | |
| investor: | Město Turnov, Antonína Dvořáka 335, Turnov 51101 | | datum: 02/2019 | |
| zodp. projektant: | Ing. Pavel Marek | | stupeň: DVZ | |
| vypracoval: | Tomáš Krotíl, Dis. | | č. výkresu: K1.1 | |
| obsah: | BYT 2+KK VARIANTA B KANALIZACE –PŮDORYS | | měřítko: 1:50 | |