


KOORDINAČNÍ SITUACE

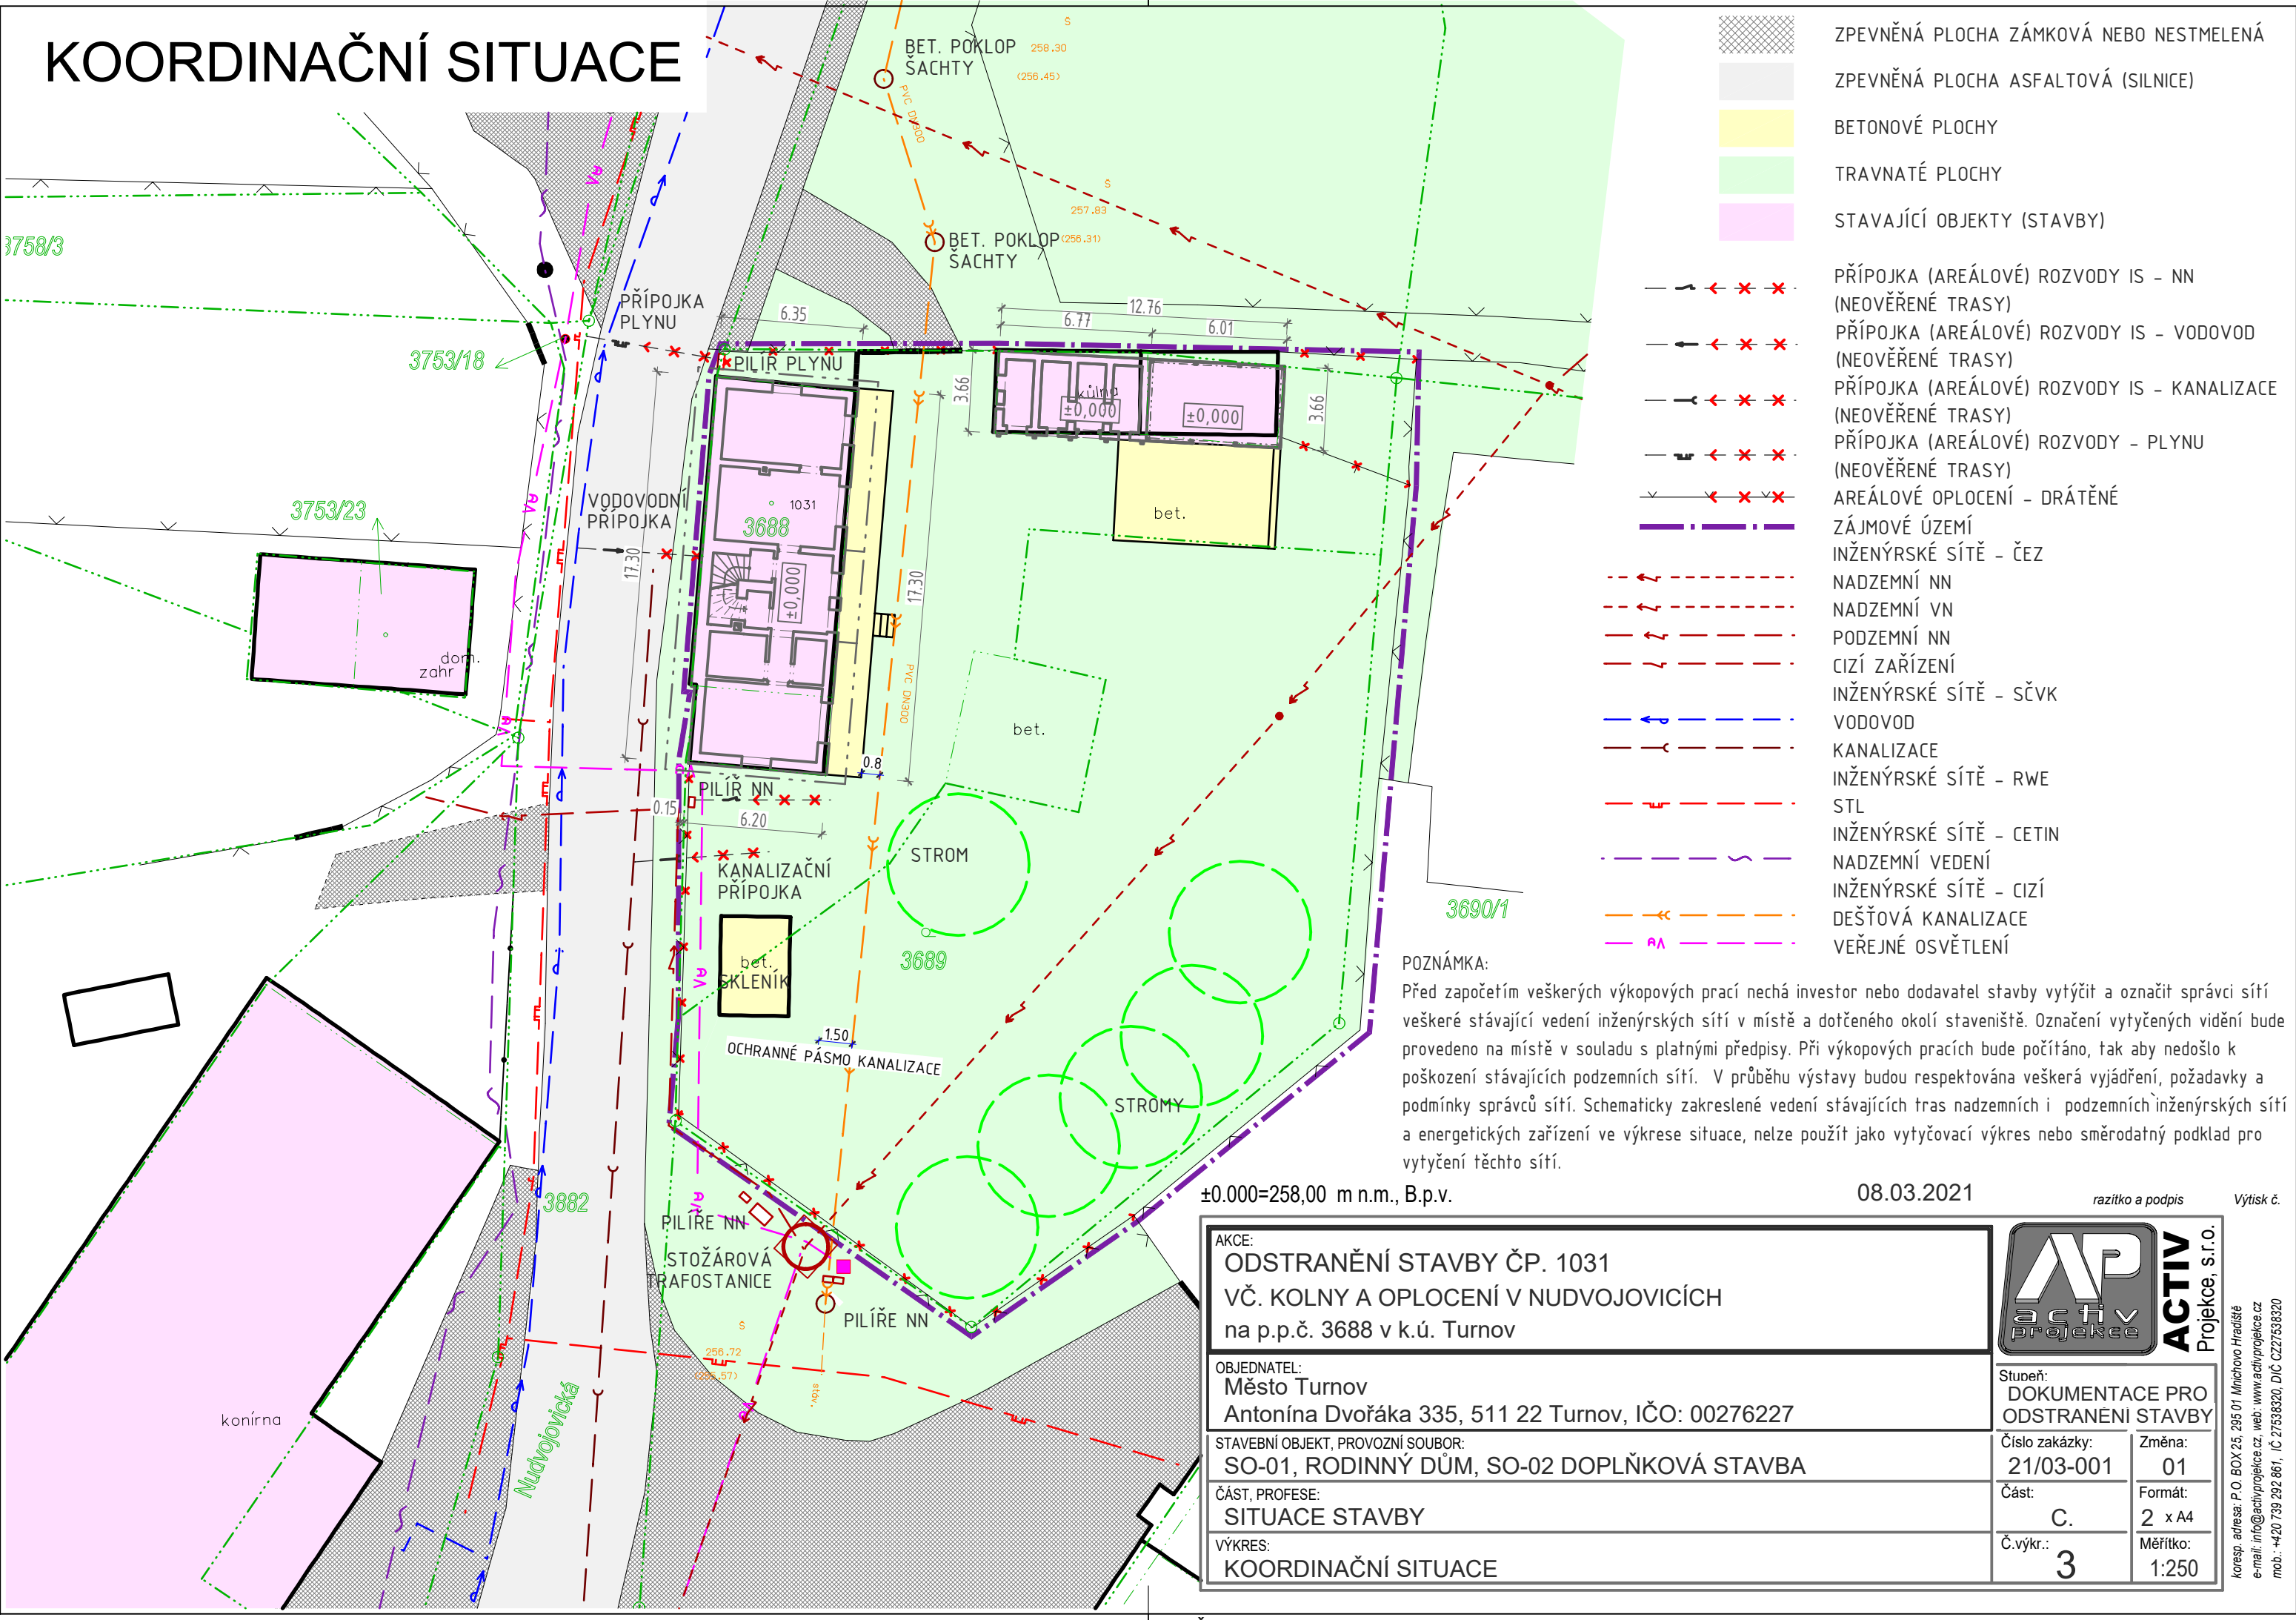


- ZPEVNĚNÁ PLOCHA ZÁMKOVÁ NEBO NESTMELENÁ
- ZPEVNĚNÁ PLOCHA ASFALTOVÁ (SILNICE)
- BETONOVÉ PLOCHY
- TRAVNATÉ PLOCHY
- STAVAJÍCÍ OBJEKTY (STAVBY)

- PŘÍPOJKA (AREÁLOVÉ) ROZVODY IS - NN (NEOVĚŘENÉ TRASY)
- PŘÍPOJKA (AREÁLOVÉ) ROZVODY IS - VODOVOD (NEOVĚŘENÉ TRASY)
- PŘÍPOJKA (AREÁLOVÉ) ROZVODY IS - KANALIZACE (NEOVĚŘENÉ TRASY)
- PŘÍPOJKA (AREÁLOVÉ) ROZVODY - PLYNU (NEOVĚŘENÉ TRASY)
- AREÁLOVÉ OPLOCENÍ - DRÁTĚNÉ
- ZÁJMOVÉ ÚZEMÍ
- INŽENÝRSKÉ SÍTĚ - ČEZ
- NADZEMNÍ NN
- NADZEMNÍ VN
- PODZEMNÍ NN
- CIZÍ ZAŘÍZENÍ
- INŽENÝRSKÉ SÍTĚ - SČVK
- VODOVOD
- KANALIZACE
- INŽENÝRSKÉ SÍTĚ - RWE
- STL
- INŽENÝRSKÉ SÍTĚ - CETIN
- NADZEMNÍ VEDENÍ
- INŽENÝRSKÉ SÍTĚ - CIZÍ
- DEŠŤOVÁ KANALIZACE
- VEŘEJNÉ OSVĚTLENÍ

POZNÁMKA:
Před započítáním veškerých výkopových prací nechá investor nebo dodavatel stavby vytýčit a označit správci sítí veškeré stávající vedení inženýrských sítí v místě a dotčeného okolí staveniště. Označení vytýčených vedení bude provedeno na místě v souladu s platnými předpisy. Při výkopových pracích bude počítáno, tak aby nedošlo k poškození stávajících podzemních sítí. V průběhu výstavby budou respektována veškerá vyjádření, požadavky a podmínky správců sítí. Schematicky zakreslené vedení stávajících tras nadzemních i podzemních inženýrských sítí a energetických zařízení ve výkresu situace, nelze použít jako vytýčovací výkres nebo směrodatný podklad pro vytýčení těchto sítí.

±0.000=258,00 m n.m., B.p.v. 08.03.2021 razítka a podpis Výtisk č.

AKCE: ODSTRANĚNÍ STAVBY ČP. 1031 VČ. KOLNY A OPLOCENÍ V NUDVOJOVICÍCH na p.p.č. 3688 v k.ú. Turnov		 ACTIV Projekce, s.r.o.	
OBJEDNATEL: Město Turnov Antonína Dvořáka 335, 511 22 Turnov, IČO: 00276227			Stupeň: DOKUMENTACE PRO ODSTRANĚNÍ STAVBY
STAVEBNÍ OBJEKT, PROVOZNÍ SOUBOR: SO-01, RODINNÝ DŮM, SO-02 DOPLŇKOVÁ STAVBA			Číslo zakázky: 21/03-001
ČÁST, PROFESE: SITUACE STAVBY			Změna: 01
VÝKRES: KOORDINAČNÍ SITUACE			Formát: 2 x A4
		Část: C.	Měřítko: 1:250
		Č.výkr.: 3	

koresp. adresa: P.O. BOX 25, 295 01 Mnichovo Hradiště
e-mail: info@activprojekce.cz, web: www.activprojekce.cz
mob.: +420 739 292 861, IČ 27538320, DIČ CZ27538320