


2. NP

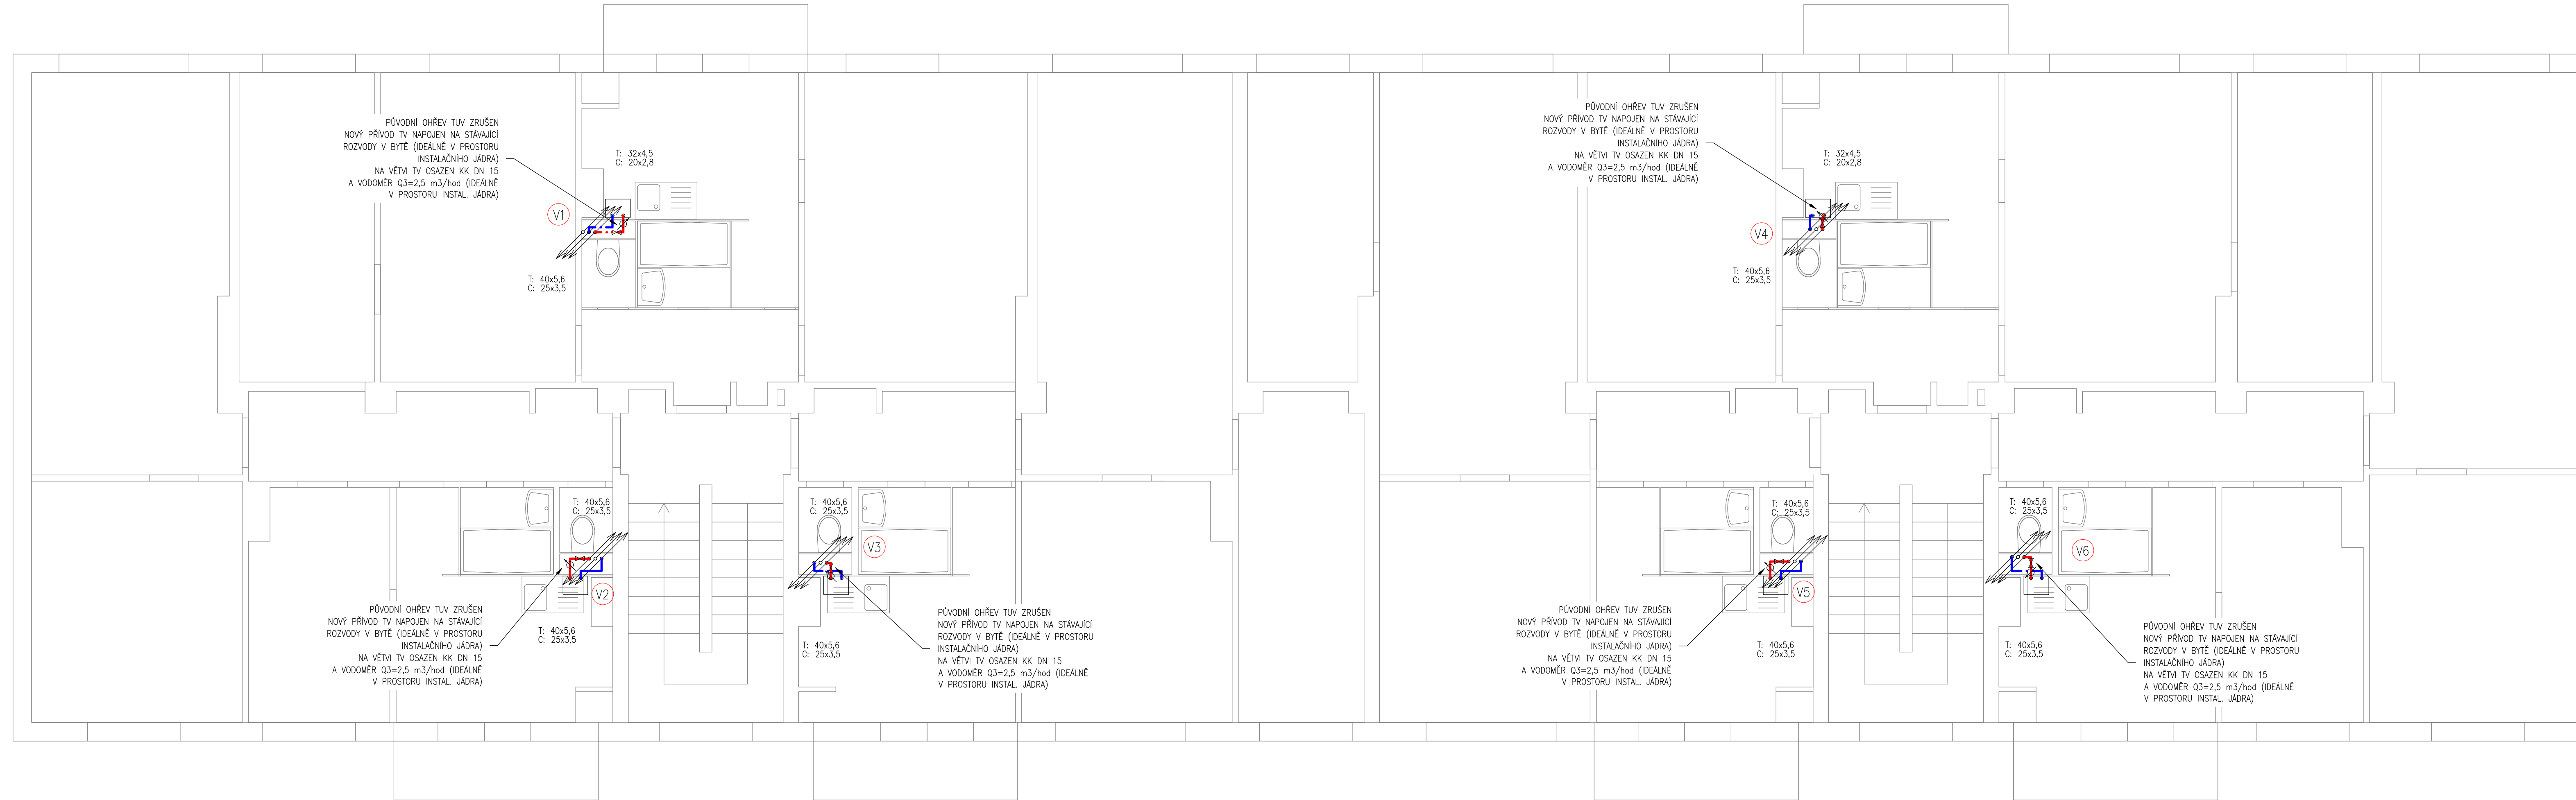

LEGENDA:

— — — — — CÍRKULACE (PPr3, PN16)

— — — — — TEPLÁ VODA (PPr3, PN16)

⤴ SVISLÉ VEDENÍ – VODOVOD

Ⓥ1

D.1.4.1 - ROZVOD TUV

Paré:		DOPLNĚNÍ ROZVODŮ TUV DO OBJEKTU Přepeřská 1449 - 50, Turnov			
Objednatel:  Město Turnov Antonína Dvořáka 335 511 01 Turnov	Zpracovatel ČÁSTI: PVK PROJEKT PVK Projekt s.r.o. Projektování, inženýrská činnost Hluboká 279, 511 01 Turnov www.pvkprojekt.cz, Tel.: +420 484 840 467 email: pvkprojekt@pvkprojekt.cz	Vypracoval: Ing. Petr Koldovský			
		Odpovědný projektant: Ing. Petr Koldovský			
Datum: 11.2021	Měřítko: 1 : 50	Zak. č.: 21 - T066	Stupeň: DSP a DPS	Č. výkresu: 04	Revize: 0
Výkres: PŮDORYS 2. NP					