


PŮDORYS 3.N.P. - NOVÝ STAV

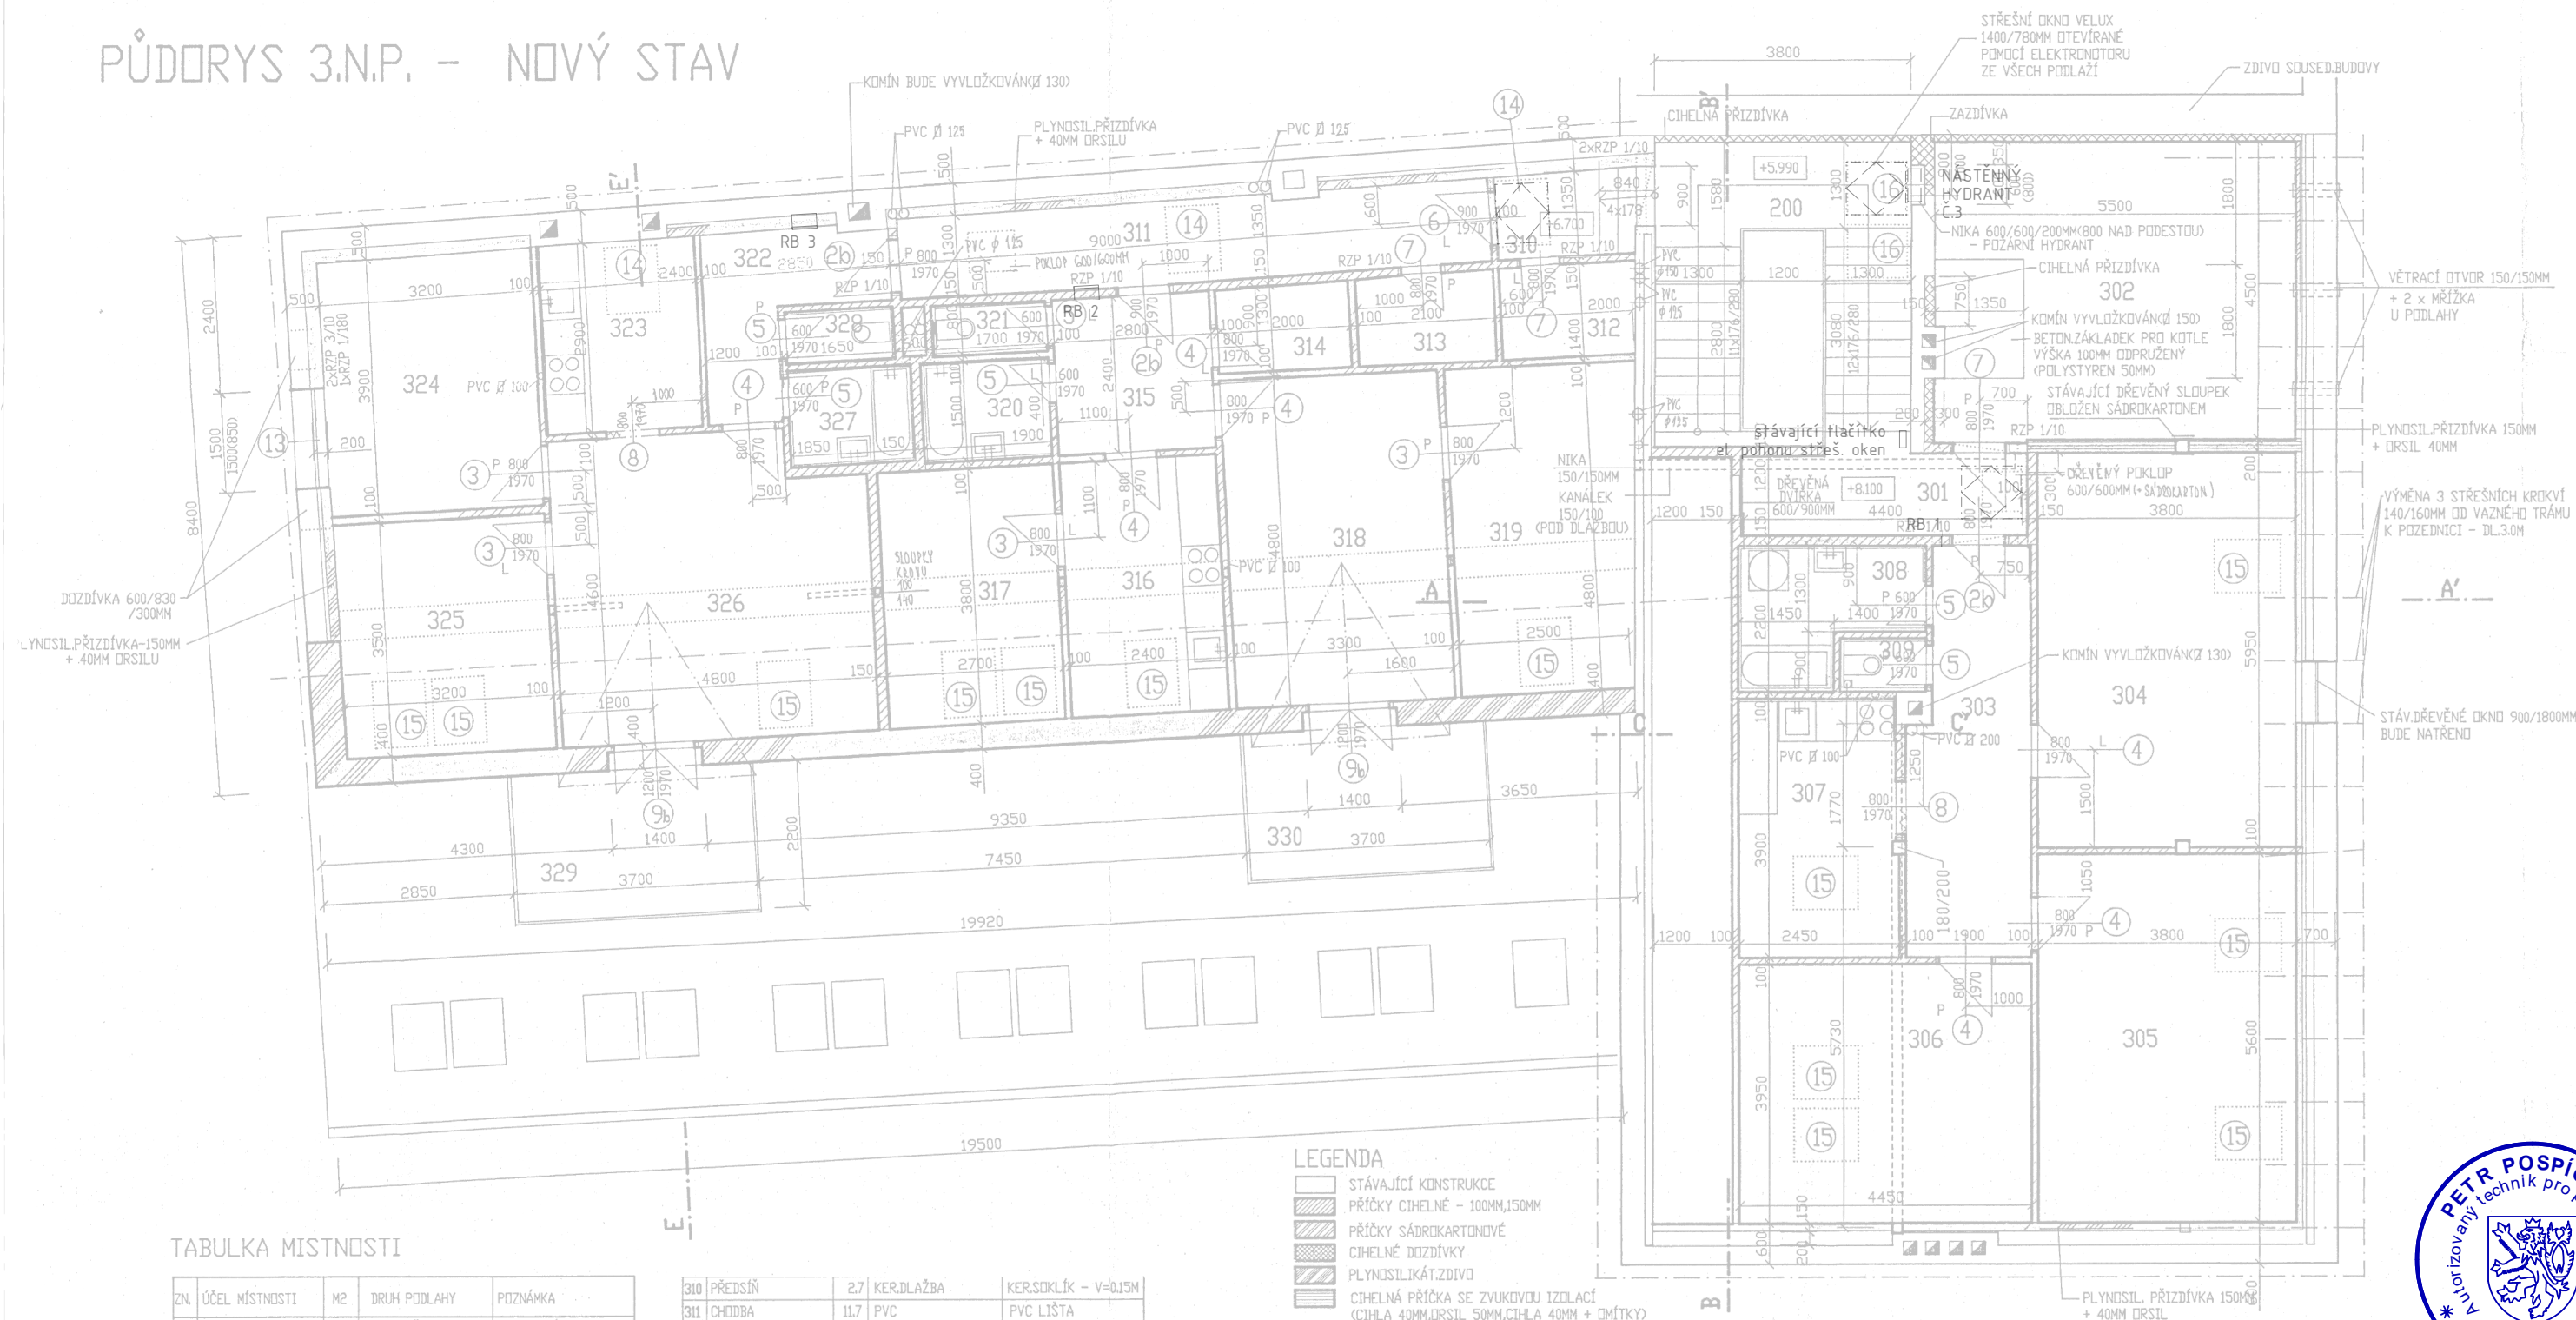

TABULKA MÍSTNOSTI

ZN.	ÚČEL MÍSTNOSTI	M2	DRUH PODLAHY	POZNÁMKA
301	CHODBA	5.3	KER.DLAŽBA	KER.SOKLÍK - V=0.15M
302	KOTELNA	25.4	PVC	LIŠTA PVC
303	PŘEDSÍŇ	11.5	PVC	LIŠTA PVC
304	LOŽNICE	23.5	PVC	LIŠTA PVC
305	OBÝV.POKOJ	23.2	PVC	LIŠTA PVC
306	POKOJ	18.4	PVC	LIŠTA PVC
307	KUCHYŇ	8.4	PVC	LIŠTA PVC
308	KOUPELNA	4.9	KER.DLAŽBA	KER.OBKLADEK - V=2.1M
309	WC	1.2	KER.DLAŽBA	KER.OBKLADEK - V=1.5M

310	PŘEDSÍŇ	2.7	KER.DLAŽBA	KER.SOKLÍK - V=0.15M
311	CHODBA	11.7	PVC	PVC LIŠTA
312	KOMORA	2.8	PVC	
313	KOMORA	2.8	PVC	
314	KOMORA	2.8	PVC	
315	PŘEDSÍŇ	6.7	PVC	PVC LIŠTA
316	KUCHYŇ	9.1	PVC	PVC LIŠTA
317	POKOJ	10.3	PVC	PVC LIŠTA
318	OBÝVACÍ POKOJ	15.9	PVC	PVC LIŠTA
319	LOŽNICE	13.0	PVC	PVC LIŠTA
320	KOUPELNA	2.9	KER.DLAŽBA	KER.OBKLADEK - V=2.1M
321	WC	1.4	KER.DLAŽBA	KER.OBKLADEK - V=1.5M
322	PŘEDSÍŇ	5.4	PVC	PVC LIŠTA
323	KUCHYŇ	8.0	PVC	PVC LIŠTA
324	LOŽNICE	13.2	PVC	PVC LIŠTA
325	POKOJ	11.6	PVC	PVC LIŠTA
326	OBÝVACÍ POKOJ	21.2	PVC	PVC LIŠTA
327	KOUPELNA	2.8	KER.DLAŽBA	KER.OBKLADEK - V=1.5M
328	WC	1.3	KER.DLAŽBA	KER.OBKLADEK - V=1.5M
329	BALKÓN	8.0	KER.DLAŽBA	
330	BALKÓN	8.0	KER.DLAŽBA	
331	SCHODIŠTĚ	18.0	KER.DLAŽBA	KER.SOKLÍK

LEGENDA

- STÁVAJÍCÍ KONSTRUKCE
- PŘÍČKY CIHELNÉ - 100MM, 150MM
- PŘÍČKY SÁDROKARTONOVÉ
- CIHELNÉ DOZDÍVKY
- PLYNOSILKÁ ZDÍVO
- CIHELNÁ PŘÍČKA SE ZVUKOVOU IZOLACÍ (CIHLA 40MM, ORSIL 50MM, CIHLA 40MM + DMÍTKY)

0,000=XXX,XX m n.m., B.p.v.

24.08.2022

razítko a podpis

Výtisk č.

AKCE:

**STAVEBNÍ ÚPRAVY SE ZMĚNOU UŽÍVÁNÍ
MĚSTSKÉHO OBJEKTU ČP. 84, UL. SKÁLOVA V TURNOVĚ
na st.p.č. 506 v k.ú. Turnov**

OBJEDNATEL:

**Město Turnov
Antonína Dvořáka 335, 511 01 Turnov, IČ: 00276227**

STAVEBNÍ OBJEKT, PROVOZNÍ SOUBOR:

SO - 01 Budova čp. 84

ČÁST, PROFESE:

STÁVAJÍCÍ STAV

VÝKRES:

PŮDORYS 3.NP



Stupeň: **OHŁÁŠENÍ
STAVBY + DPS**

Číslo zakázky:
22/05-001

Část:

D

Č.výkr.:

103

Změna:

Formát:

2 x A4

Měřítko:

1:100

koresp. adresa: P.O. BOX 25, 295 01 Mladá Boleslav
e-mail: info@aktivprojekce.cz, web: www.aktivprojekce.cz
mob. +420 739 292 861, IČ 27538320, DIČ CZ27538320