
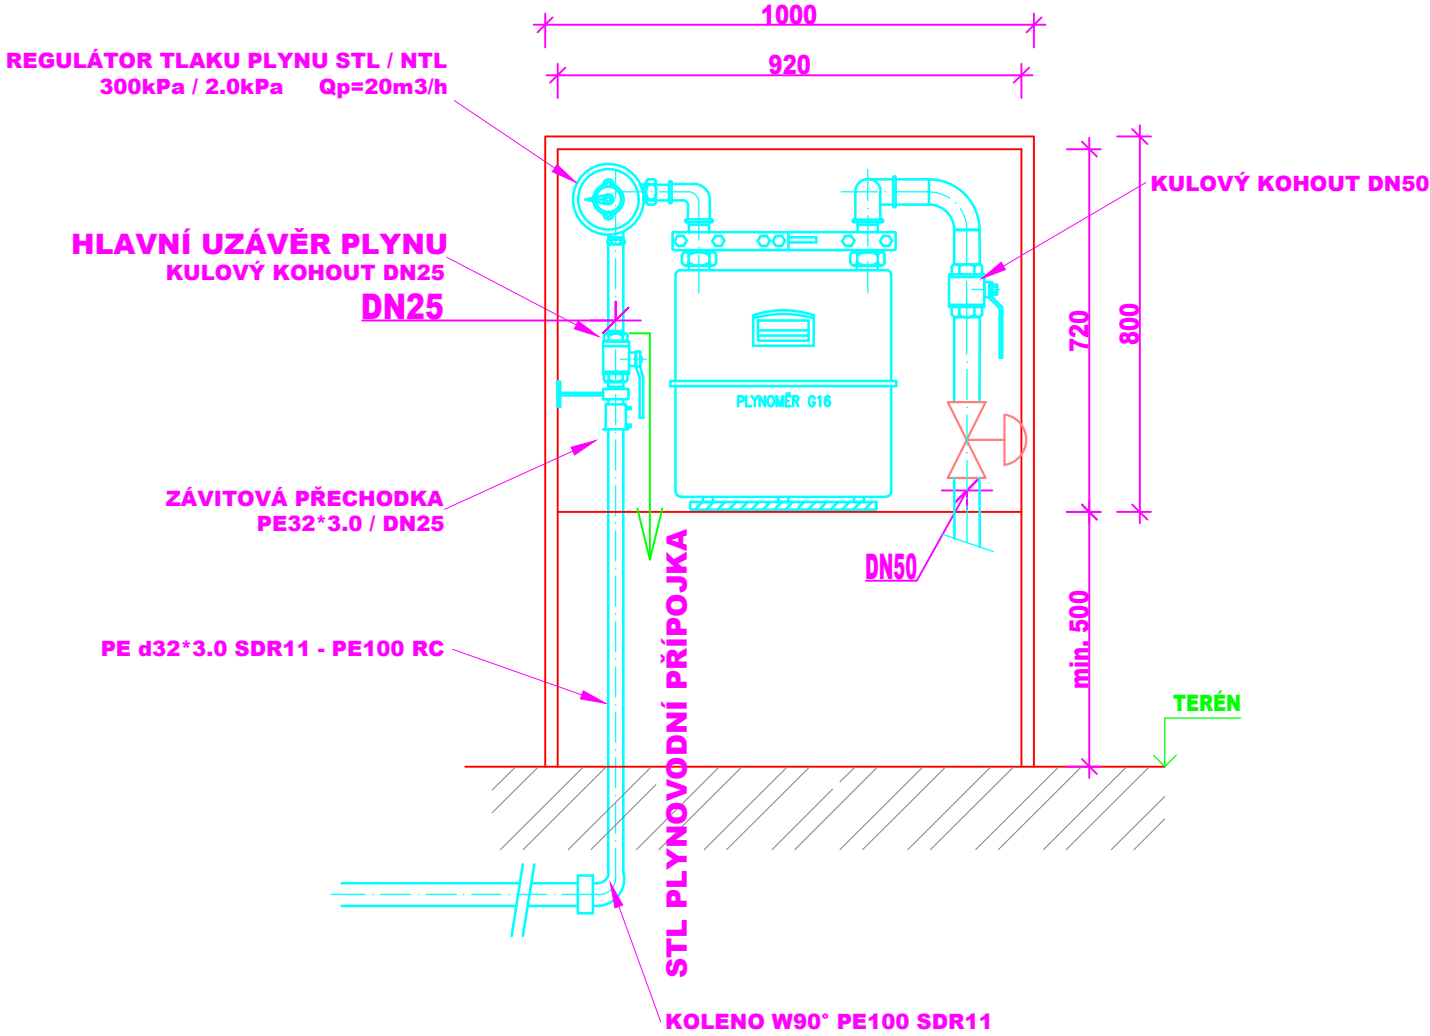


DETAIL NIKY HUP, MĚŘENÍ A REGULACE PLYNU:

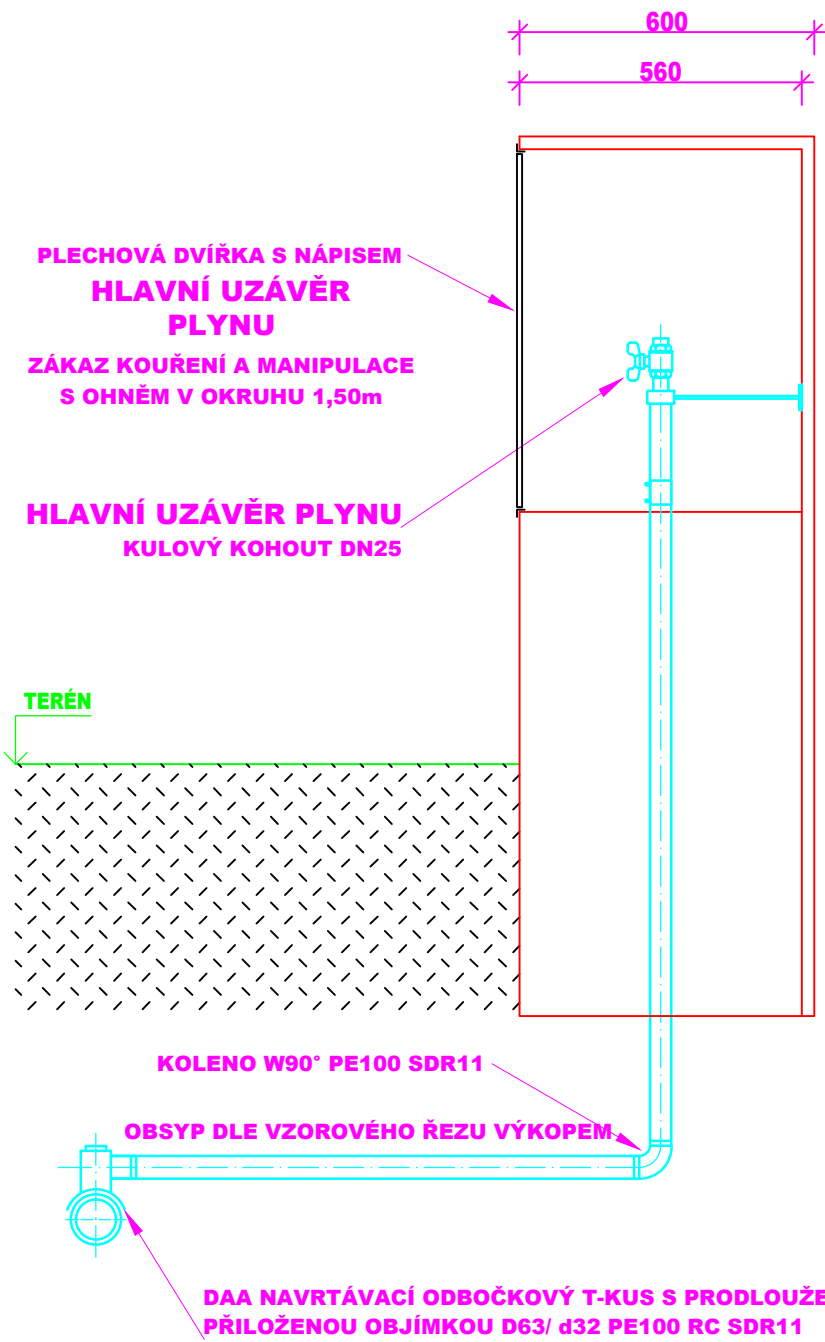

| | | | |
|---|---|--|--------|
| ±0,000 =+293,65 m.n.m. Souř.systém: JTSK Výškový systém: BpV | | | |
| název projektu | | Bytový dům v ul. 5. května | |
| stupeň | DPS | místo stavby | TURNOV |
| DOKUMENTACE PRO PROVEDENÍ STAVBY | | p.č. 1289, 1290, 1291 k.ú. Turnov [771601] | |
| stavebník | generální architekt | | |
|  Město Turnov Antonína Dvořáka 335 511 01 Turnov | |  ŘEZANINA & BARTOŇ, s.r.o. Jenikovice 111 503 46 Jenikovice | |
| autorizace | projektant části TZB ONDŘEJ ZIKÁN PROJEKTANT V OBORU TZB E. ondrejzikán@seznam.cz T. 608 816 937 Ondřej Zikán Zahradní 194, 503 41 Hradec Králové ČKAIT 0602384 v oboru vytápění a vzduchotechnika | | |
| část | D.2.1 Plynovodní přípojka | | |
| výkres | | | |
| DETAIL PILÍŘE HUP | | | |
| datum zhotovení | 05/2025 | měřítko | 1:15 |
| datum revize | - | číslo revize | - |
| | | číslo výkresu | paré |
| | | D.2.1.03 | |