



5. NADZEMNÍ PODLAŽÍ

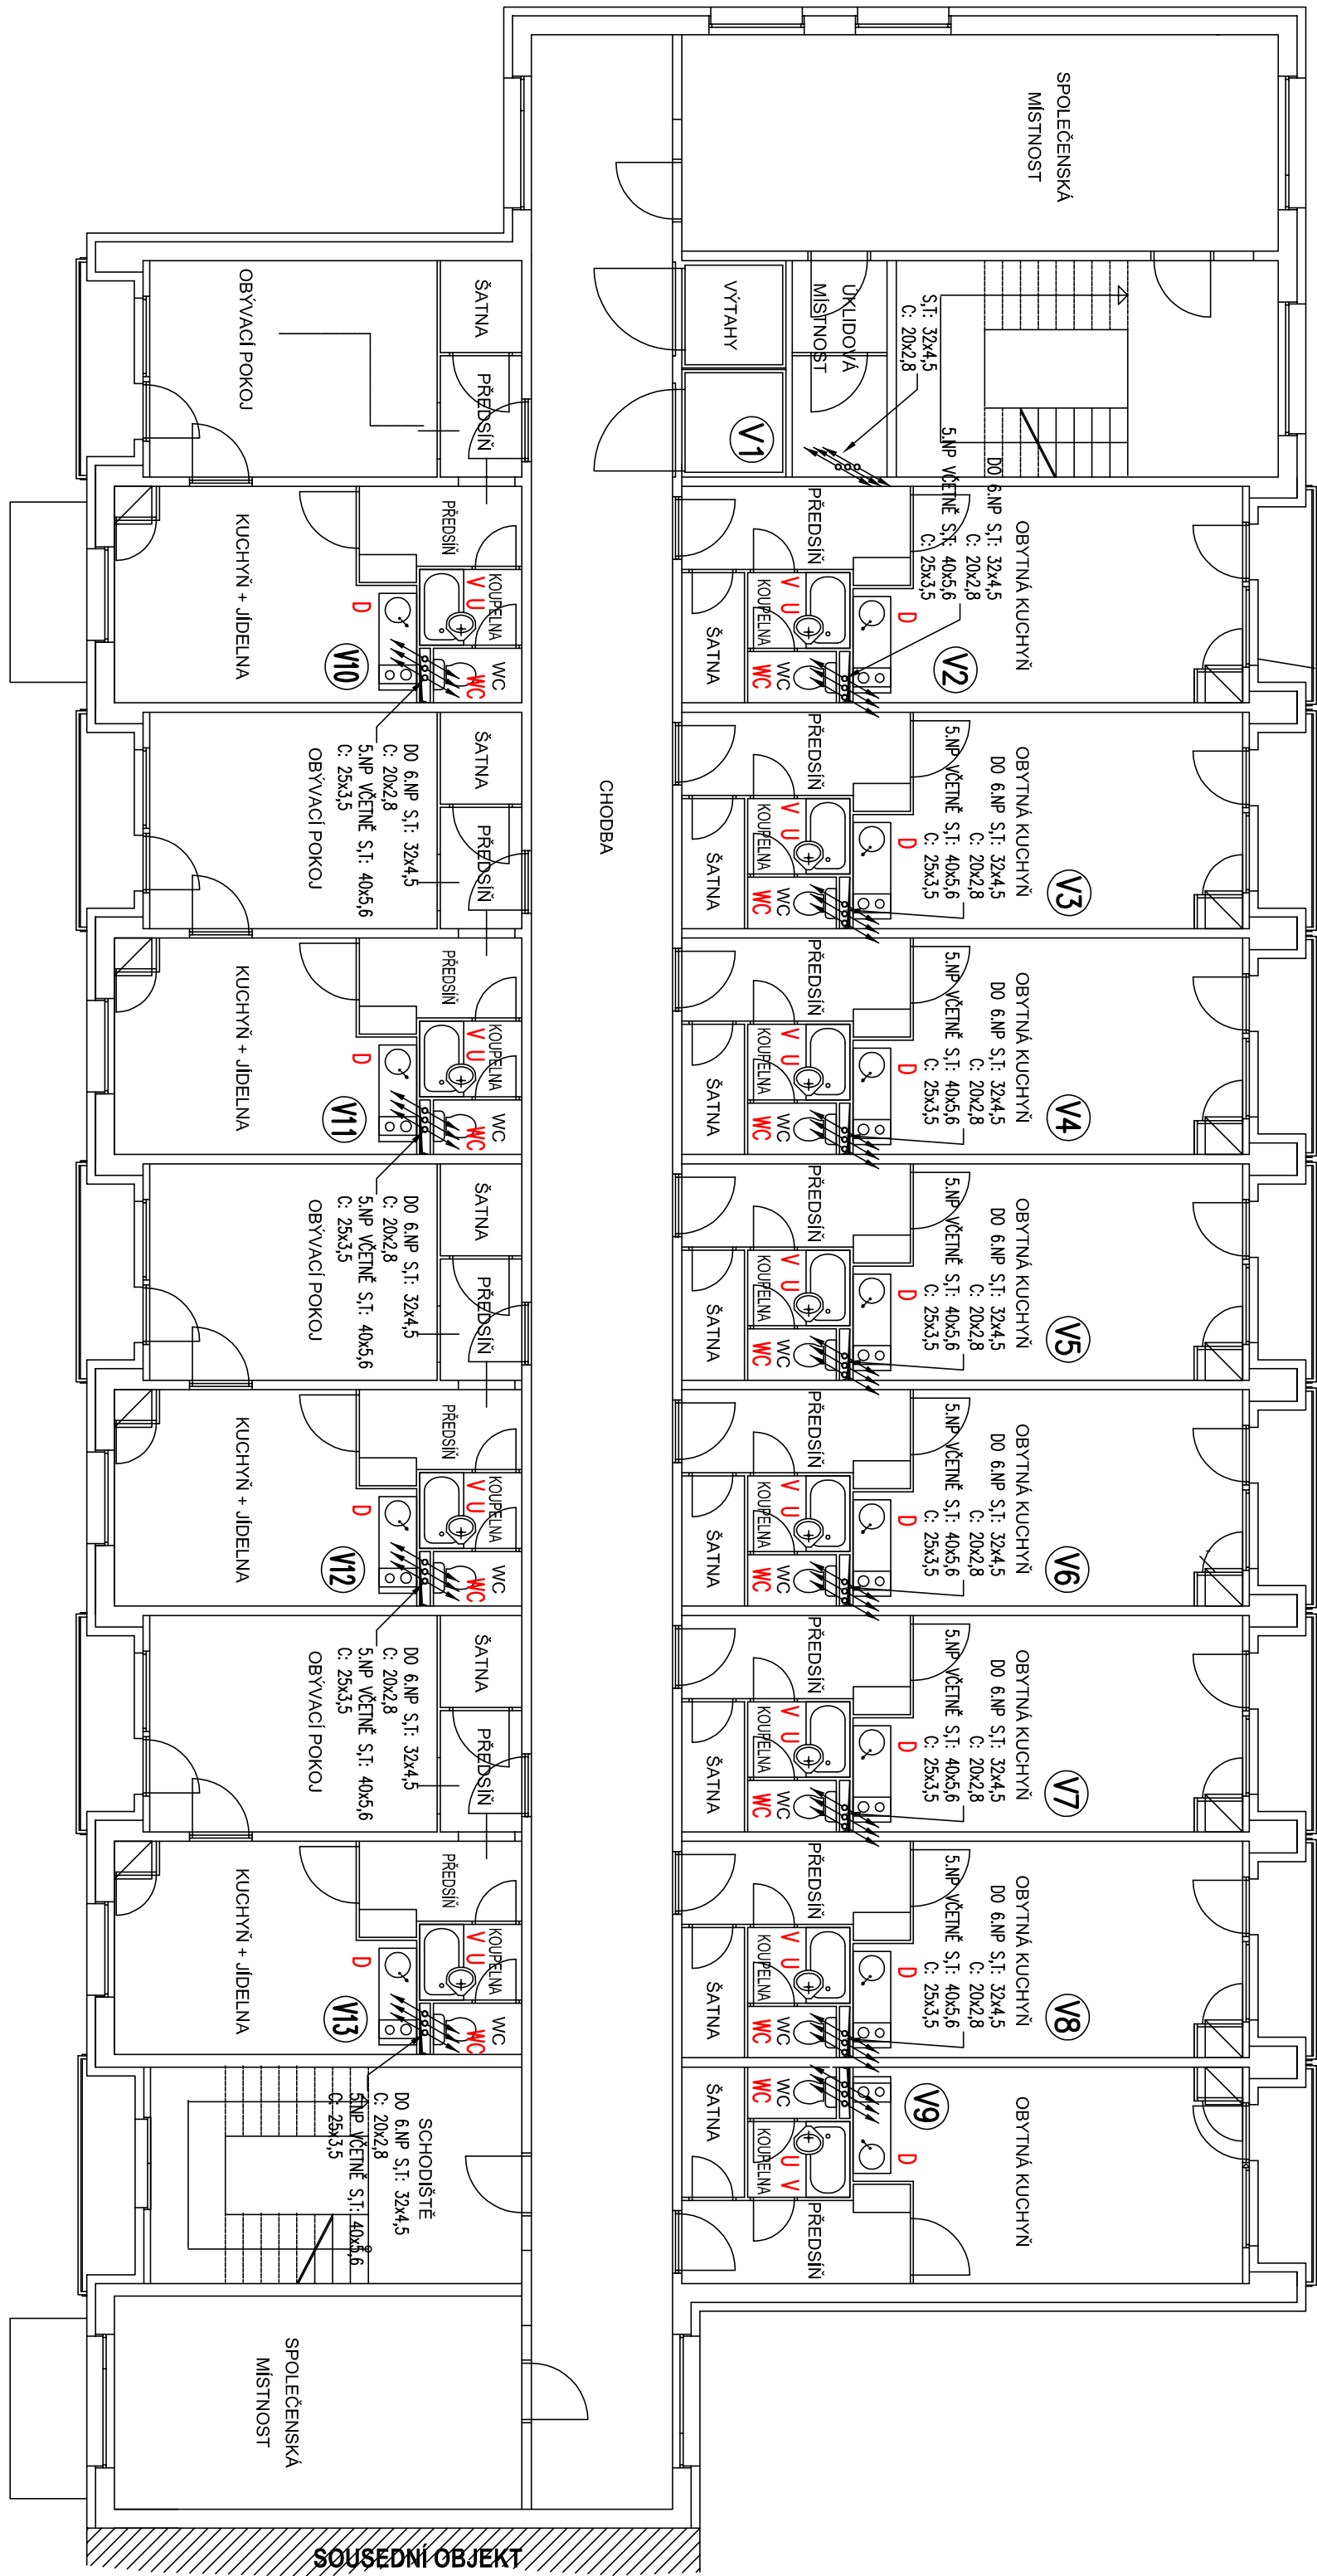

LEGENDA:

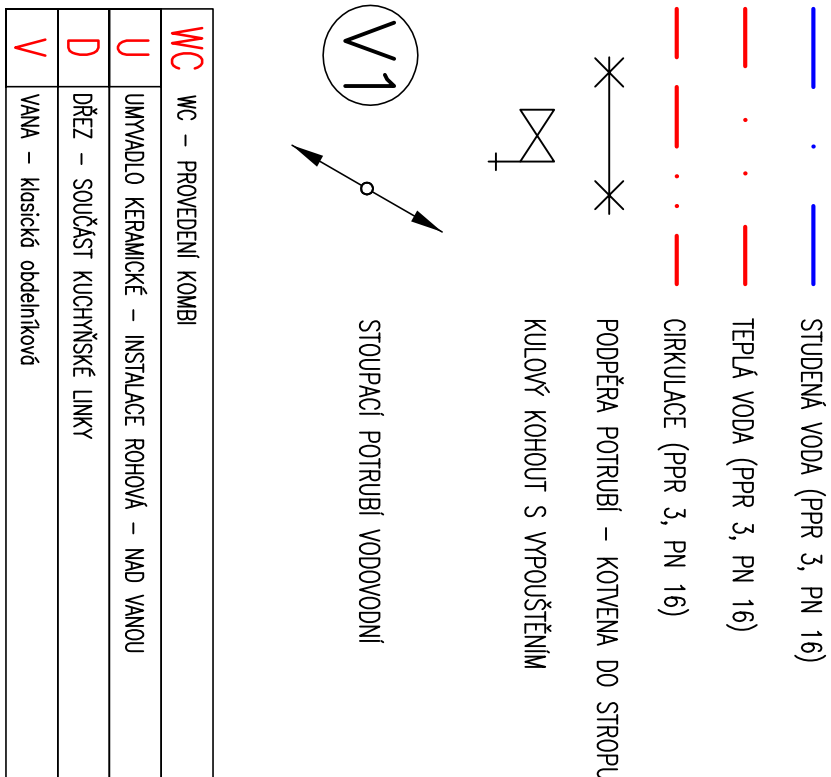

Patek:		VÝMĚNA STUPACÍHO POTRUBÍ - č.p. 1897	
Objednatel:		ulice Granátová, Turnov	
Město Turnov		Zpracoval: Části:	
Antonína Dvořáka 335		PVK Projekt s.r.o.	
ICO: 002 76 227		Projektování, inženýrská činnost	
		Hláska 279, 511 01 Turnov	
		e-mail: pvkprojekt@pvkprojekt.cz	
		Ing. Petr Kodovský	
		Odpovědný projektant:	
		Ing. Petr Kodovský	
		Datum: 04.2017	
		Měřítko: 1:100	
		Stupeň: DVZ	
		Zak. č.: 14 - 1012	
		C. výkres: Revize:	
Výkres: VODOVOD - PŮDORYS 5.NP		03 0	