



TABULKA SOUŘADNIC UMÍSTĚNÍ NOVÝCH LAMP VO

LAMPA č.	SOUŘADNICE X	SOUŘADNICE Y
4.30	682 484.544	993 891.992
4.31	682 465.592	993 880.820
4.32	682 446.639	993 869.649

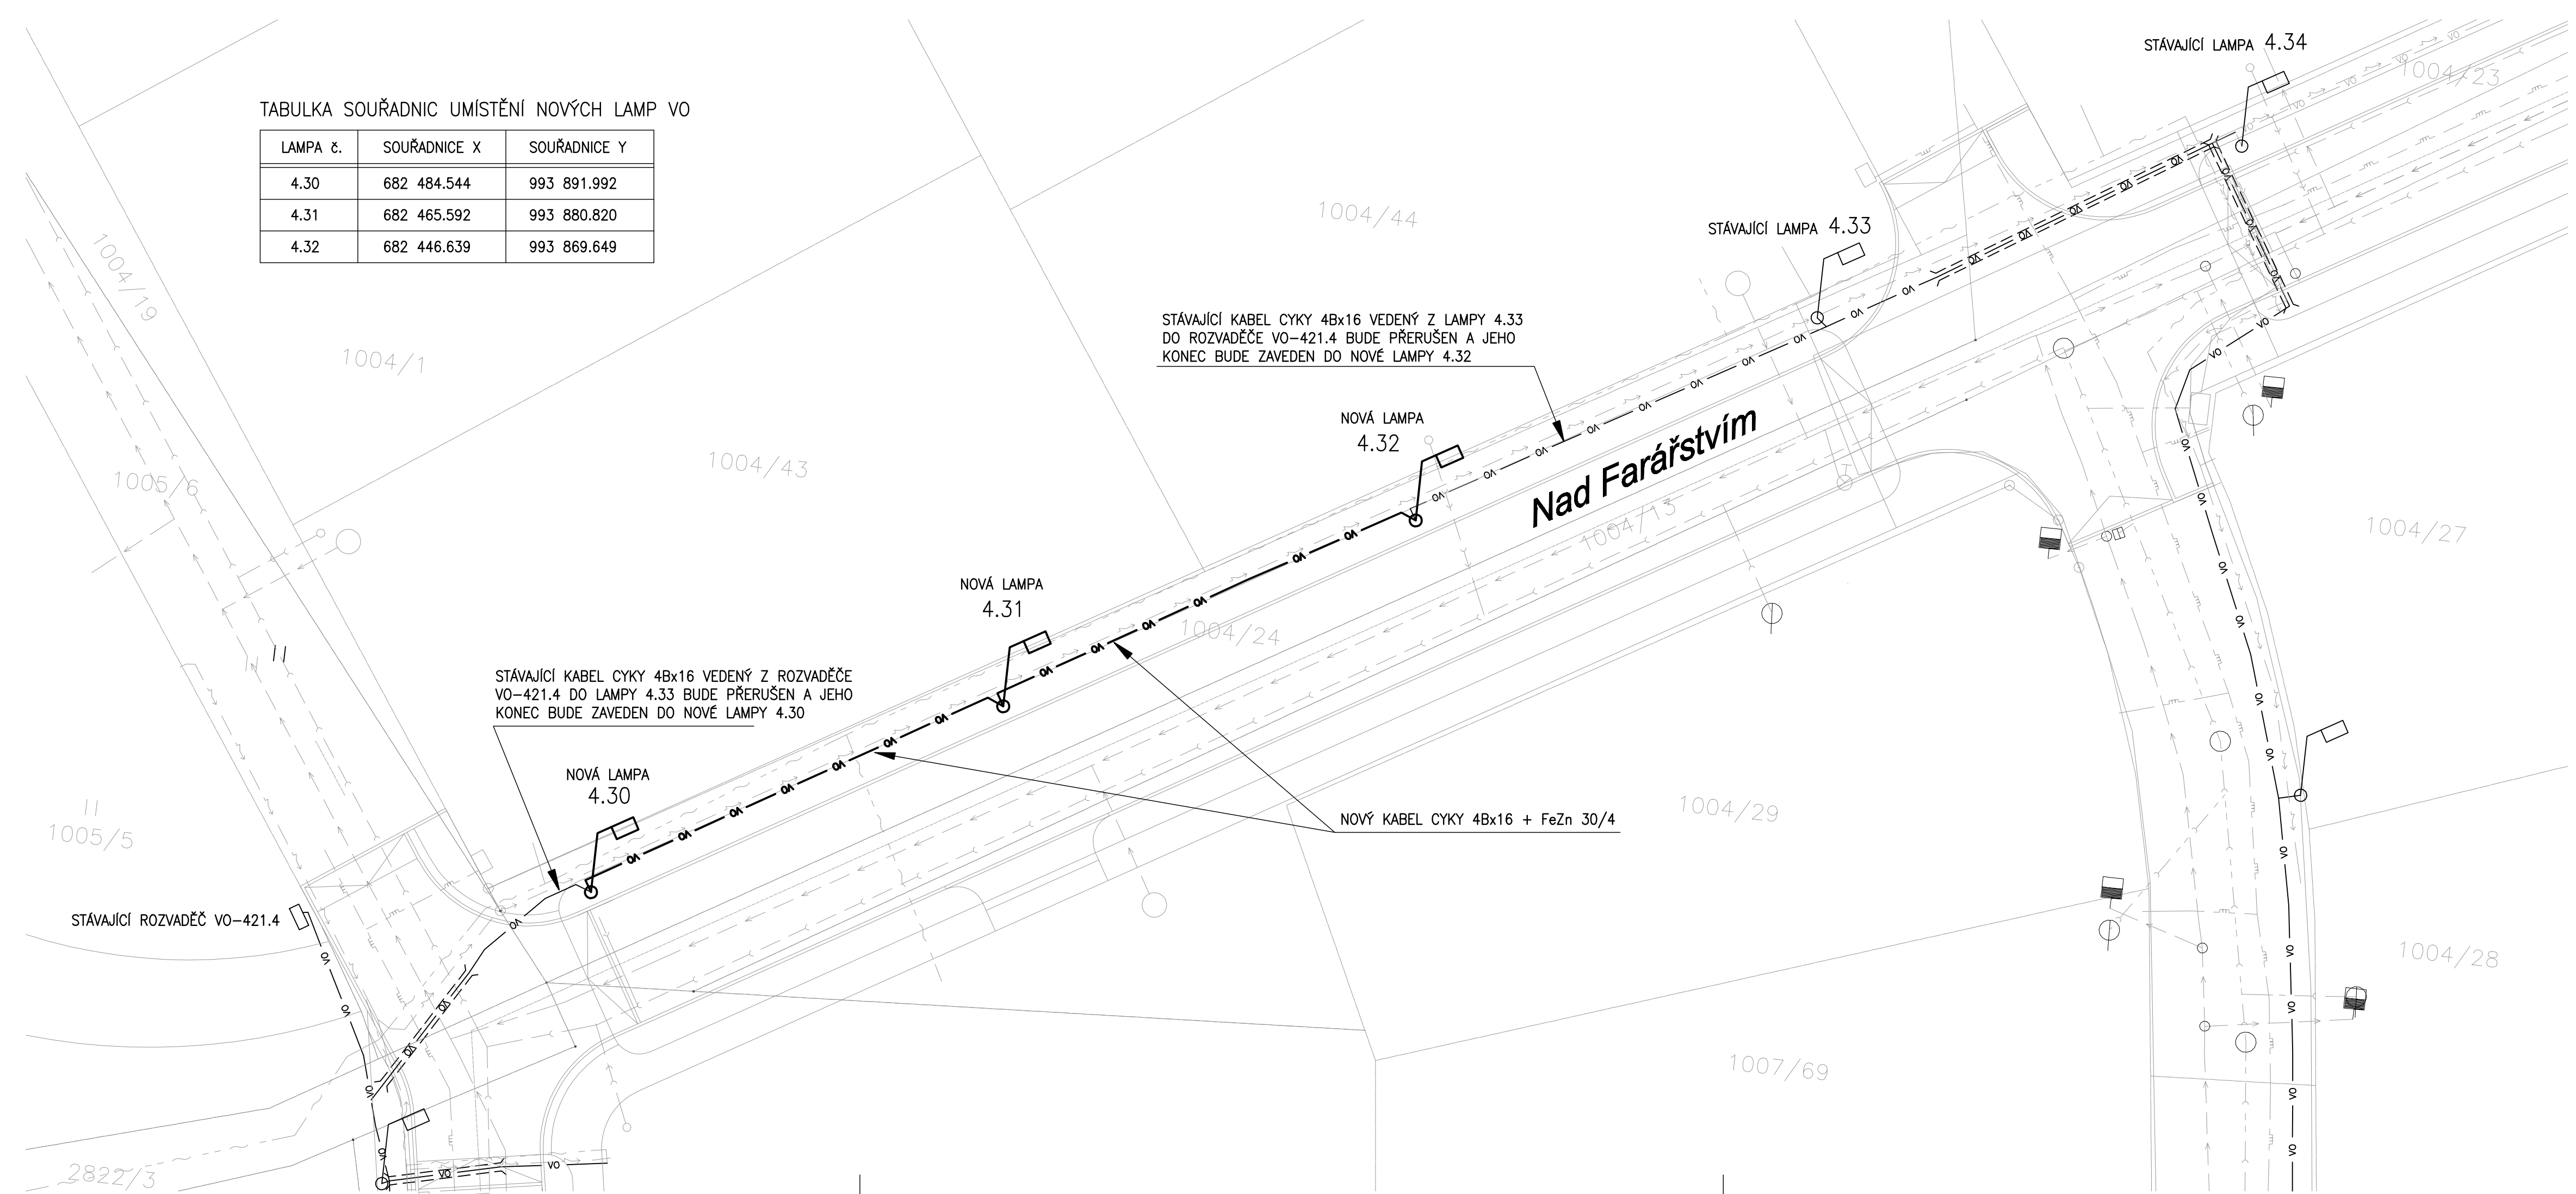

ULOŽENÍ KABELU
VE VOLNÉM TERÉNU

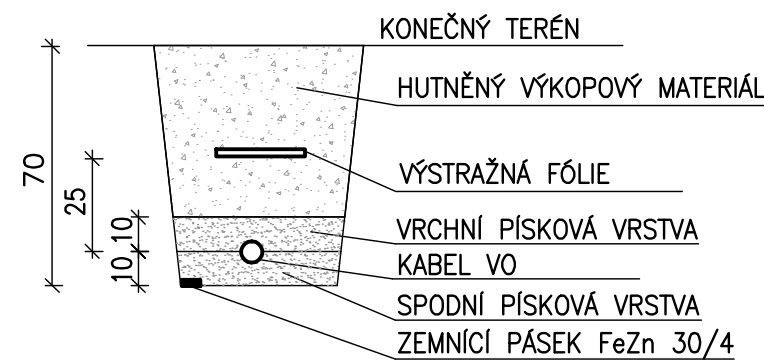

NOVÁ LAMPA VO
THORN AVENUE F2 SE ZDROJEM HSE 70W E27
NA KUŽELOVÉM ZINKOVANÉM SLOUPU O VÝŠCE 3,5 METRU

Zodpovědný projektant	Vypracoval	Kontroloval	 PROFES PROJEKT spol. s r. o. stavební a projektční firma Vejnickova 272 TURNOV tel. 481319831 fax 481319832 e-mail : profesp@profesprojekt.cz www.profesprojekt.cz
Ing. Petr Štěpánek			

Zodpovědný projektant části	Část vypracoval	Část kontroloval	 BEDNÁŘ elektro projekty 804 686 735 804 361 655 elektro.bednar@seznam.cz
Jaromír Bednář	Blanka Havelková		

Místo: Turnov	Stavební úřad: Turnov	Stupeň	DPS
Objednatel: Město Turnov, Ant. Dvořáka 335, 511 22 Turnov		Datum	06.2017
Adresa: BYTOVÁ ZÓNA HRUŠTICE - KÁROVSKO ETAPA IV., ČÁST B IO - 421.4 VEŘEJNÉ OSVĚTLENÍ		Číslo zakázky	17006
		Měřítko 1 : 200	
		Výtisk č.	
Příloha: SITUACE		Příloha č. B.4.02	